


Mapa zasadnicza
Skala 1:500

Województwo: podkarpackie
Powiat: kolbuszowski
Jednostka ewidencyjna: CMOLAS
Obręb: Toporów

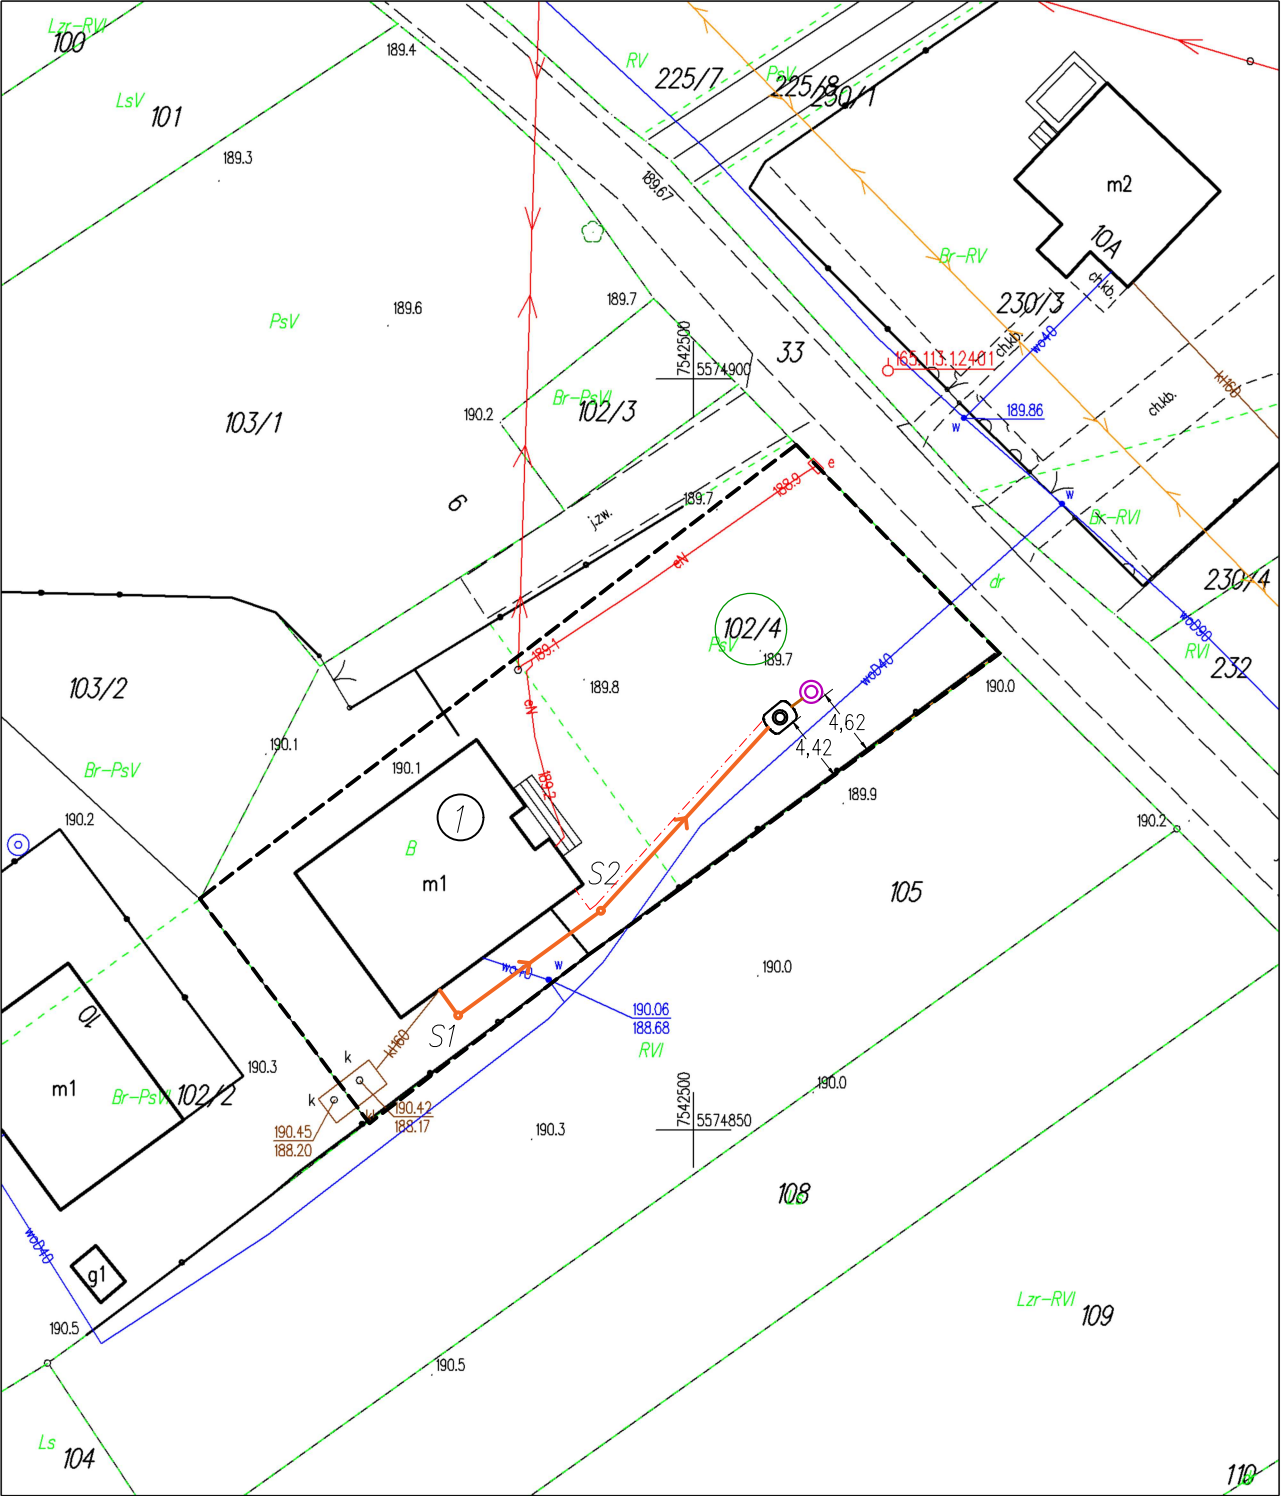

SZKIC SYTUACYJNY
skala 1 : 500
dz. nr ew. dz. 102/4
jedn. ew. :180601_2 Cmolas
obręb: 0001 Toporów

Inwestor:
Gmina Cmolas
ul. Jana Pawła II 2
36-105 Cmolas

Rodzaj inwestycji:
Budowa przydomowej oczyszczalni ścieków z zewnętrzną instalacją kanalizacji sanitarnej do istniejącego budynku mieszkalnego

Legenda:	
①	Istniejący budynek mieszkalny
⊙	Projektowana przydomowa oczyszczalnia ścieków (RLM 4)
○	Projektowana studnia chłonna
←	Projektowana zewnętrzna instalacja kanalizacji sanitarnej PVC Ø 160, L = 30,00 m
—	Kanalizacja łącząca przydomową oczyszczalnię ścieków ze studnią chłonną, PVC Ø110, L=2,00 m
S1-S2	Projektowane studnie rewizyjne PVC/PE Ø400
---	Policznikowa instalacja elektryczna, L = 18,5 m
---	Zakres terenu objętego wnioskiem

Nazwa rysunku:	SZKIC SYTUACYJNY		
Nazwa obiektu:	Budowa przydomowej oczyszczalni ścieków z zewnętrzną instalacją kanalizacji sanitarnej		
Inwestor:	Gmina Cmolas, ul. Jana Pawła II 2, 36-105 Cmolas		
Adres inwestycji:	Toporów, dz. nr ewid. 102/4		
Branża:	Projektant:	Nr uprawnień/zakres/specj.	Data:
Sanitarna	mgr inż. ANNA ŁOBODA	PDK/0193/PWOS/15 w specj. instalacyjnej w zakresie sieci, inst. i urządzeń: ciepłych, wentylacyjnych, gazowych, odciągowych i kanalizacyjnych	XII. 2024 r.
Skala:	1:500	Nr rysunku:	1