


Mapa zasadnicza  
Skala 1:500

Województwo: podkarpackie  
Powiat: kolbuszowski  
Jednostka ewidencyjna: CMOLAS  
Obręb: Toporów

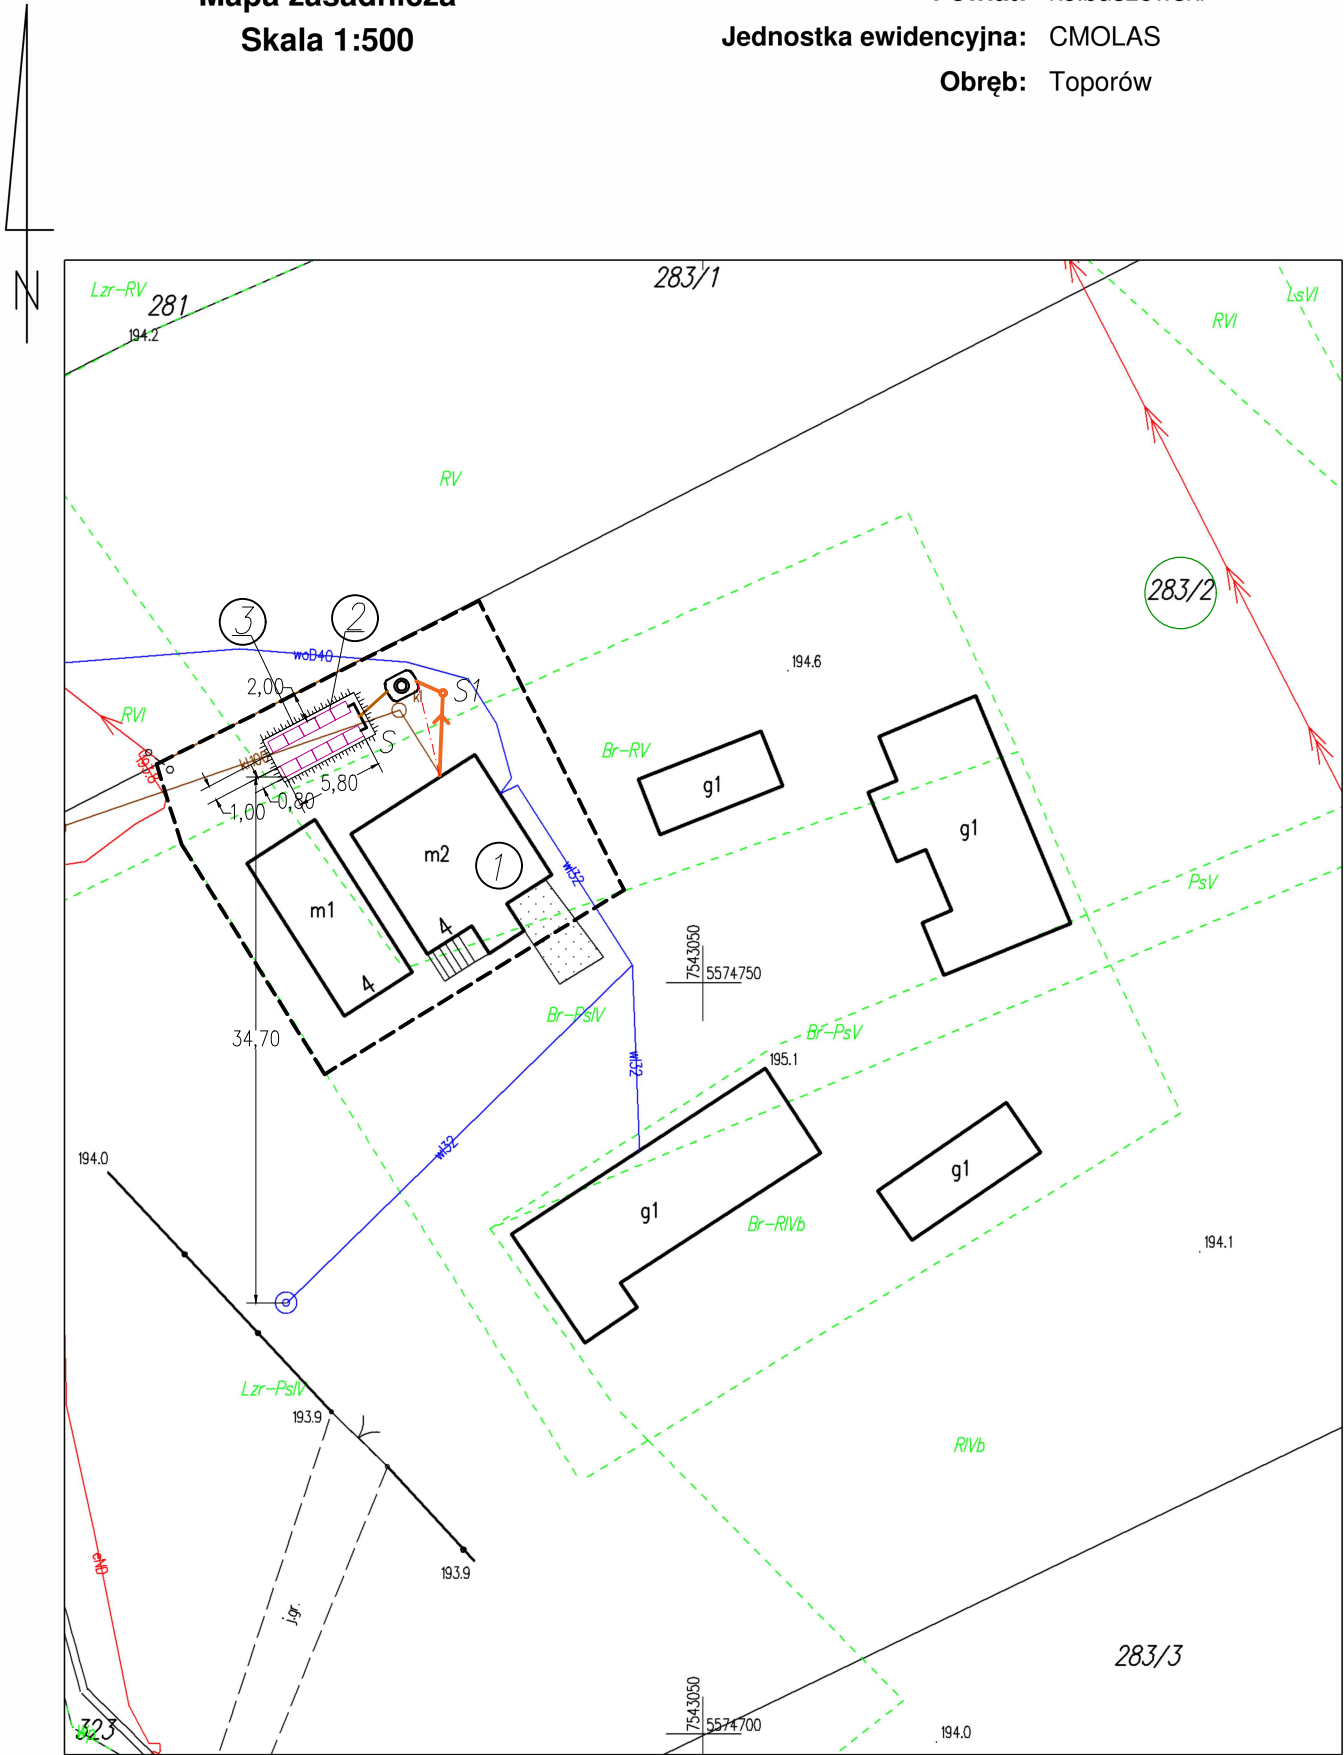

ID weryfikacji: 134977-053896c0 (na stronie: <http://kolbuszowa.geoportal2.pl/map/osrodek/weryfikacja.php>)  
Dokument wygenerowany automatycznie dnia: 01.09.2024 r. Wniosek: GK.P.6642.2.2501.2024  
Niniejsza mapa nie może służyć do celów projektowych.

SZKIC SYTUACYJNY  
skala 1 : 500  
dz. nr ew. dz. 283/2  
jedn. ew. :180601\_2 Cmolas  
obręb: 0001 Toporów

Inwestor:  
Gmina Cmolas  
ul. Jana Pawła II 2  
36-105 Cmolas  
  
Rodzaj inwestycji:  
Budowa przydomowej oczyszczalni ścieków z zewnętrzną instalacją kanalizacji sanitarnej do istniejącego budynku mieszkalnego

| Legenda: |                                                                                                                |
|----------|----------------------------------------------------------------------------------------------------------------|
| ①        | Istniejący budynek mieszkalny                                                                                  |
| 🗿        | Projektowana przydomowa oczyszczalnia ścieków (RLM 4)                                                          |
| ②        | Projektowane tunele rozsączające – 10 kpl.                                                                     |
| ③        | Projektowany kopiec filtracyjny                                                                                |
| ↔        | Projektowana zewnętrzna instalacja kanalizacji sanitarnej<br>PVC Ø 160, L = 7,50 m                             |
| —        | Kanalizacja łącząca projektowaną przydomową oczyszczalnię ścieków ze studnią rozdzielczą, PE Ø40x3,7, L=2,50 m |
| —        | Kanalizacja łącząca studnię rozdzielczą z tunelami rozsączającymi, PVC Ø110, L=3,00 m                          |
| S1       | Projektowana studnia rewizyjna PVC/PE Ø400                                                                     |
| S        | Projektowana studnia rozdzielcza                                                                               |
| ---      | Policznikowa instalacja elektryczna, L = 6,50 m                                                                |
| ---      | Zakres terenu objętego wnioskiem                                                                               |

|                   |                                                                                        |                                                                                                                                                                 |              |
|-------------------|----------------------------------------------------------------------------------------|-----------------------------------------------------------------------------------------------------------------------------------------------------------------|--------------|
| Nazwa rysunku:    | SZKIC SYTUACYJNY                                                                       |                                                                                                                                                                 |              |
| Nazwa obiektu:    | Budowa przydomowej oczyszczalni ścieków z zewnętrzną instalacją kanalizacji sanitarnej |                                                                                                                                                                 |              |
| Inwestor:         | Gmina Cmolas, ul. Jana Pawła II 2, 36-105 Cmolas                                       |                                                                                                                                                                 |              |
| Adres inwestycji: | Toporów, dz. nr ewid. 283/2                                                            |                                                                                                                                                                 |              |
| Branża:           | Projektant:                                                                            | Nr uprawnień/zakres/specj.                                                                                                                                      | Data:        |
| Sanitarna         | mgr inż.<br>ANNA ŁOBODA                                                                | PDK/0193/PWOS/15<br>w specj. instalacyjnej<br>w zakresie sieci, inst. i urządzeń:<br>ciepłowniczych, wentylacyjnych, gazowych,<br>odciągowych i kanalizacyjnych | XII. 2024 r. |
| Skala:            | 1:500                                                                                  | Nr rysunku:                                                                                                                                                     | 1            |