


Mapa zasadnicza
Skala 1:500

Województwo: podkarpackie
Powiat: kolbuszowski
Jednostka ewidencyjna: CMOLAS
Obręb: Poręby Dymarskie

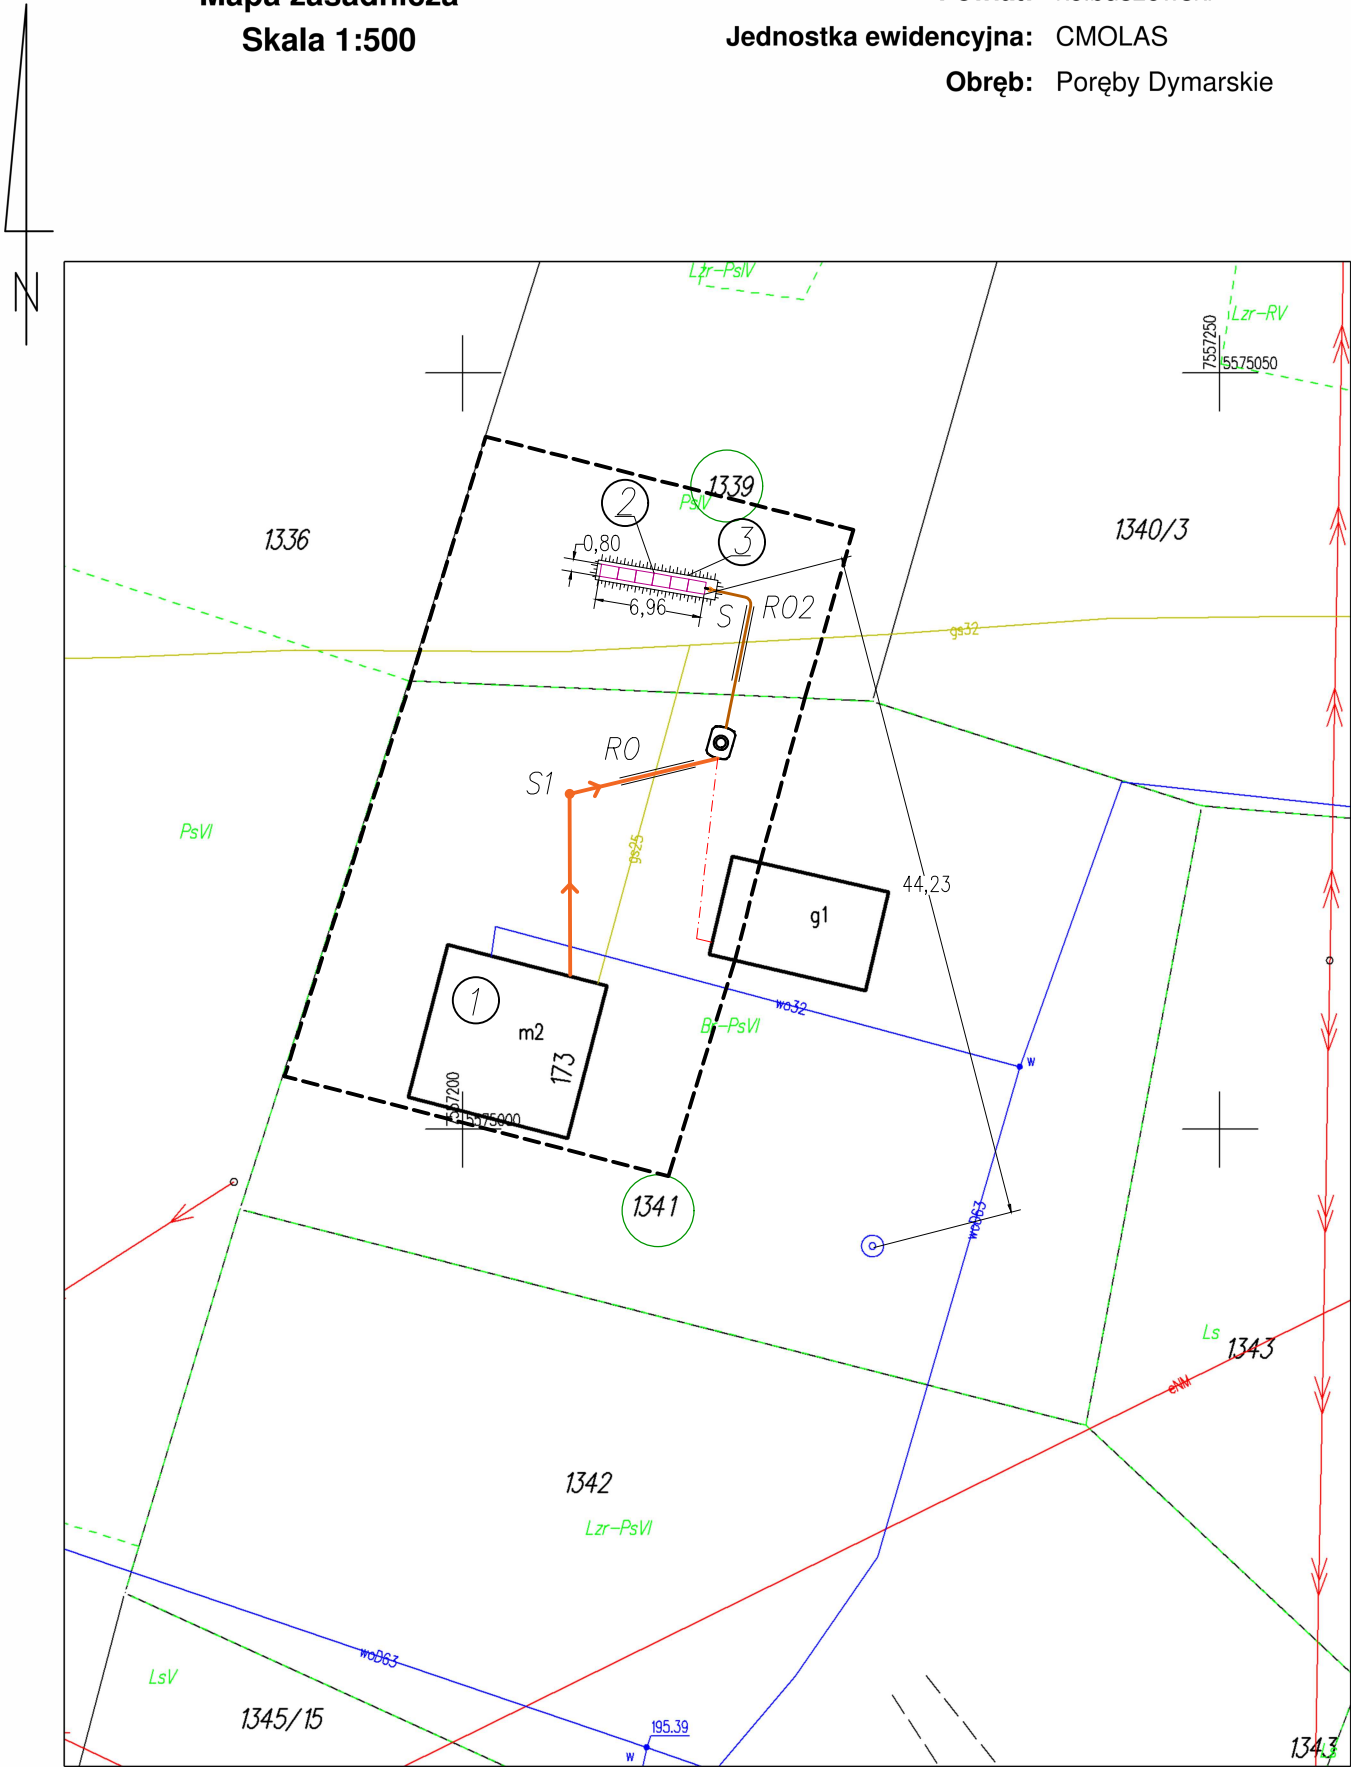

SZKIC SYTUACYJNY
skala 1 : 500
dz. nr ew. dz. 1341, 1339
jedn. ew. :180601_2 Cmolask
obręb: 0007 Poręby Dymarskie

Inwestor:
Gmina Cmolask
ul. Jana Pawła II 2
36–105 Cmolask

Rodzaj inwestycji:
Budowa przydomowej oczyszczalni ścieków z zewnętrzną instalacją kanalizacji sanitarnej do istniejącego budynku mieszkalnego

Legenda:	
1	Istniejący budynek mieszkalny
2	Projektowana przydomowa oczyszczalnia ścieków (RLM 3)
3	Projektowane tunele rozszczające – 6 kpl.
4	Projektowany kopiec filtracyjny
5	Projektowana zewnętrzna instalacja kanalizacji sanitarnej PVC Ø 160, L = 22,00 m
6	Kanalizacja łącząca projektowaną przydomową oczyszczalnię ścieków ze studnią rozdzielczą, PE Ø40x3,7, L=11,50 m
7	Kanalizacja łącząca studnię rozdzielczą z tunelami rozszczajającymi, PVC Ø110, L=2,00 m
S1	Projektowana studnia rewizyjna PVC/PE Ø400
S	Projektowana studnia rozdzielcza
8	Policznikowa instalacja elektryczna, L = 13,00 m
RO	Projektowana rura ochronna PE Ø250, L=5,00 m
RO2	Projektowana rura ochronna PE Ø90, L=5,00 m

Nazwa rysunku:	SZKIC SYTUACYJNY		
Nazwa obiektu:	Budowa przydomowej oczyszczalni ścieków z zewnętrzną instalacją kanalizacji sanitarnej		
Inwestor:	Gmina Cmolask, ul. Jana Pawła II 2, 36–105 Cmolask		
Adres inwestycji:	Poręby Dymarskie, dz. nr ewid. 1341, 1339		
Branża:	Projektant:	Nr uprawnień/zakres/specj.	Data:
Sanitarna	mgr inż. ANNA ŁOBODA	PDK/0193/PWOS/15 w specj. instalacyjnej w zakresie sieci, inst. i urządzeń: cieplnych, wentylacyjnych, gazowych, odciągowych i kanalizacyjnych	XII. 2024 r.
Skala: 1:500			Nr rysunku: 1