


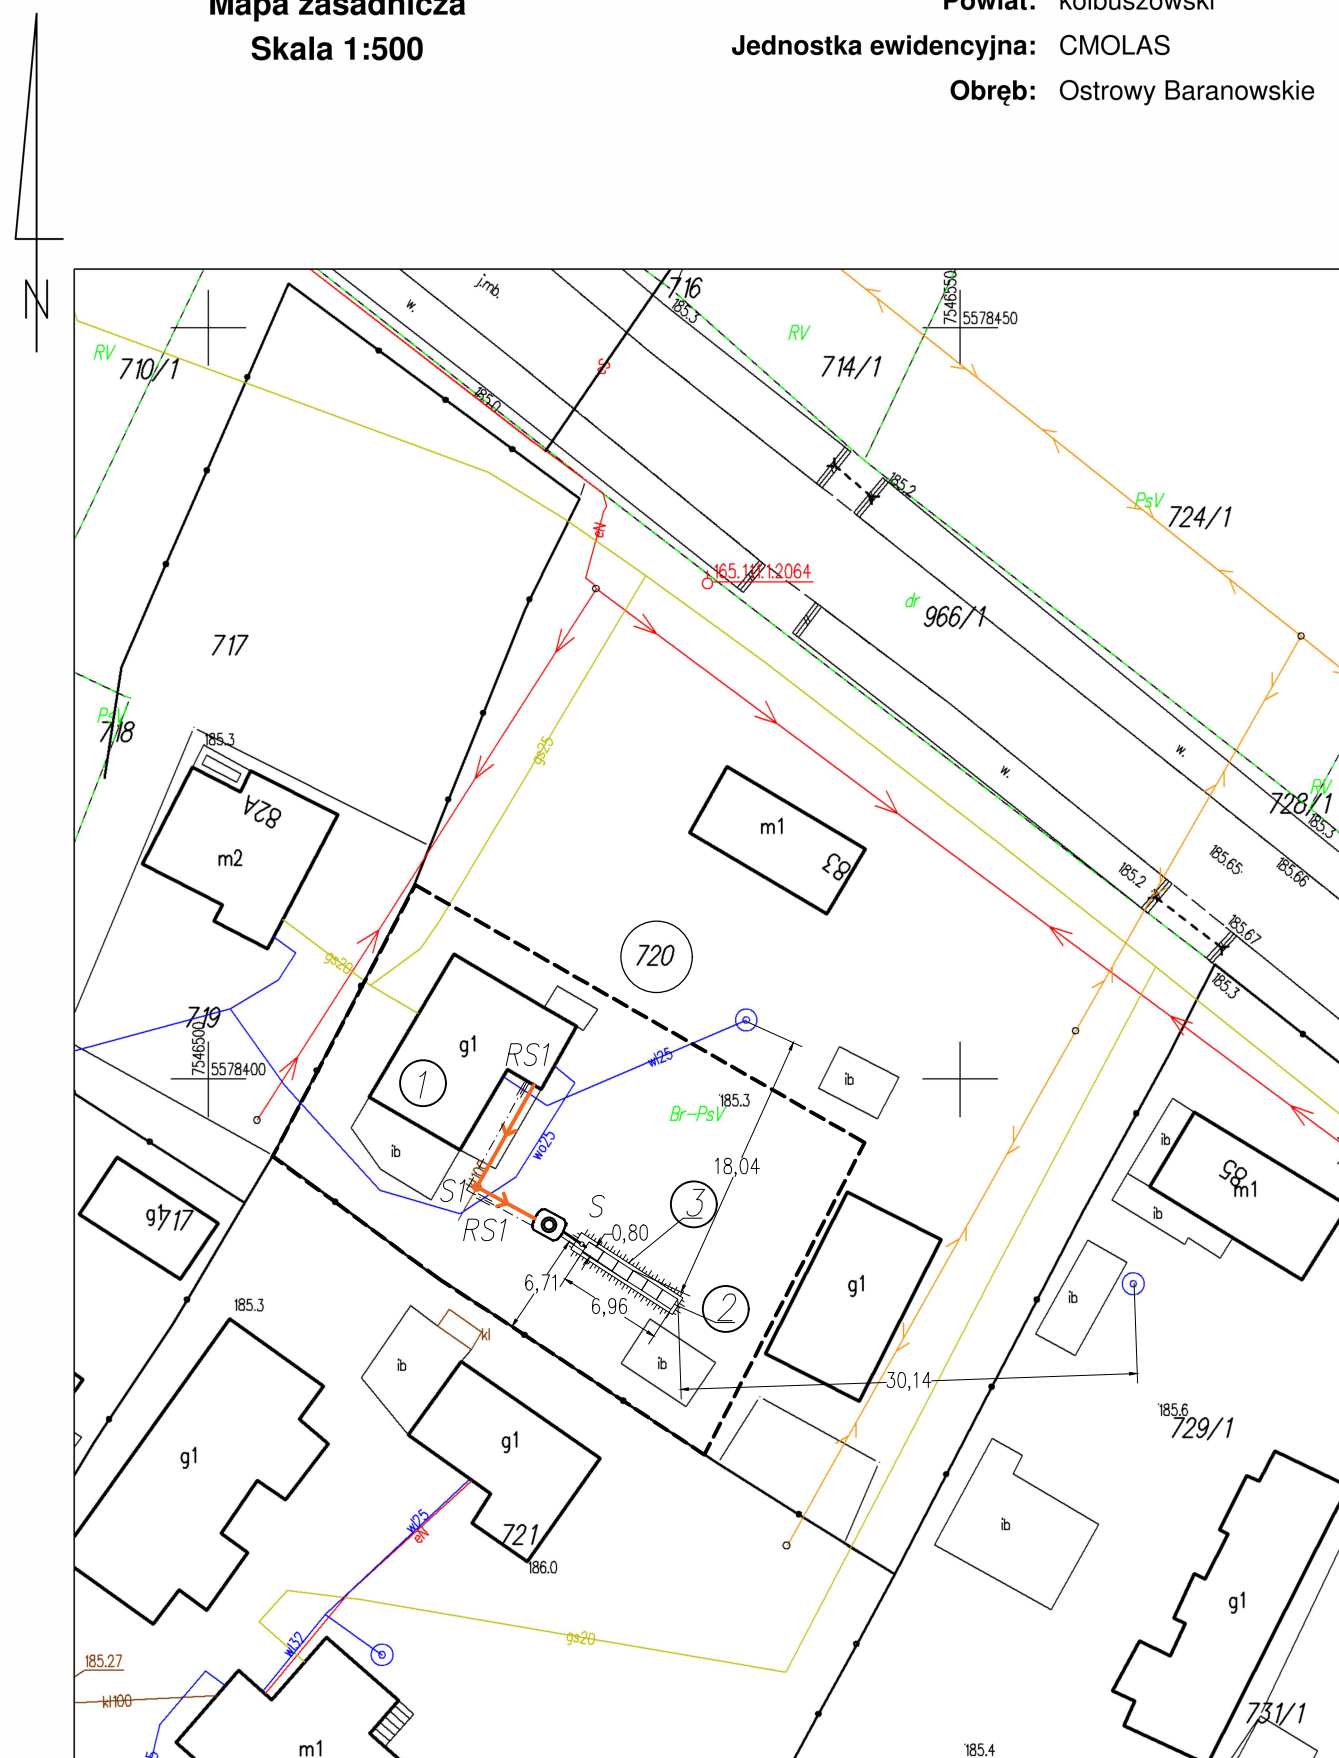

ID weryfikacji: 135031-96e4cd92 (na stronie: <http://kolbuszowa.geoportal2.pl/map/osrodek/weryfikacja.php>)
Dokument wygenerowany automatycznie dnia: 02.09.2024 r. Wniosek: GK.P.6642.2.2518.2024
Niniejsza mapa nie może służyć do celów projektowych.

Rodzaj inwestycji:
Budowa przydomowej oczyszczalni ścieków z zewnętrzną instalacją kanalizacji sanitarnej do istniejącego budynku mieszkalnego

Legenda:	
	Istniejący budynek mieszkalny
	Projektowana przydomowa oczyszczalnia ścieków (RLM 1)
	Projektowane tunele rozszczepiające – 6 kpl.
	Projektowany kopiec filtracyjny
	Projektowana zewnętrzna instalacja kanalizacji sanitarnej PVC $\varnothing$ 160, L = 12,00 m
	Kanalizacja łącząca projektowaną przydomową oczyszczalnię ścieków ze studnią rozdzielczą, PE $\varnothing$ 40x3,7, L=1,50 m
	Kanalizacja łącząca studnię rozdzielczą z tunelami rozszczepiającymi, PVC $\varnothing$ 110, L=2,00 m
S1	Projektowana studnia rewizyjna PVC/PE $\varnothing$ 400
S	Projektowana studnia rozdzielcza
	Policznikowa instalacja elektryczna, L = 13,00 m
	Zakres terenu objętego wnioskiem
RS1	Projektowana rura osłonowa A110PS, L=1,00 m

Nazwa rysunku:	SZKIC SYTUACYJNY		
Nazwa obiektu:	Budowa przydomowej oczyszczalni ścieków z zewnętrzną instalacją kanalizacji sanitarnej		
Inwestor:	Gmina Cmolas, ul. Jana Pawła II 2, 36-105 Cmolas		
Adres inwestycji:	Ostrowy Baranowskie, gm. Cmolas, dz. nr ewid. 720		
Branża:	Projektant:	Nr uprawnień/zakres/specj.	Data:
Sanitarna	mgr inż. ANNA ŁOBODA	PDK/0193/PWOS/15 w specj. instalacyjnej w zakresie sieci, inst. i urządzeń: ciepłowniczych, wentylacyjnych, gazowych, odciągających i kanalizacyjnych	XII. 2024 r.
Skala: 1:500			Nr rysunku: 1