


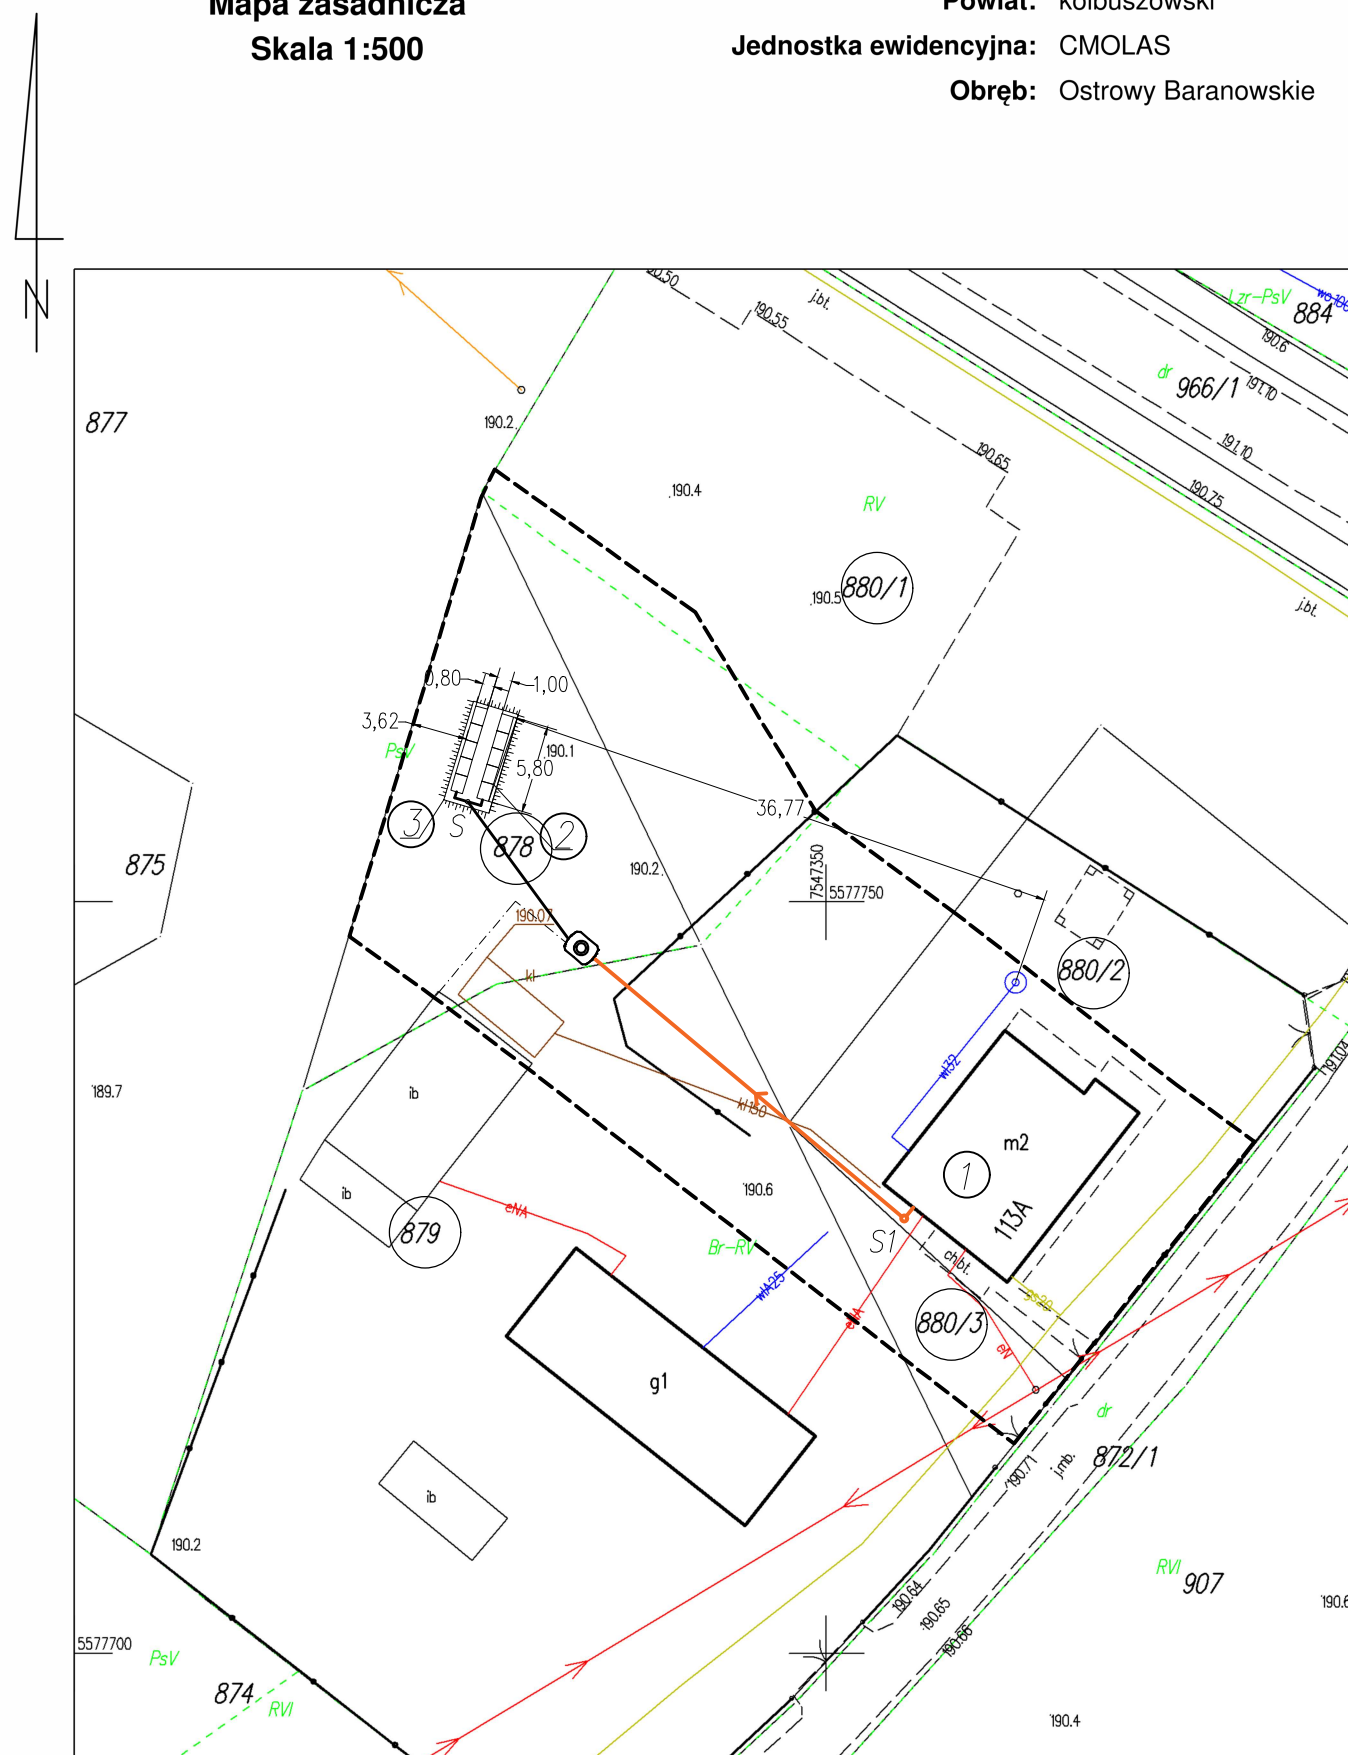

SZKIC SYTUACYJNY
skala 1 : 500
dz. nr ew. dz. 878, 879, 880/1, 880/2, 880/3
jedn. ew. :180601_2 Cmolas,
obręb: 0003 Ostrowy Baranowskie

Inwestor:
Gmina Cmolas
ul. Jana Pawła II 2
36-105 Cmolas

Rodzaj inwestycji:
Budowa przydomowej oczyszczalni ścieków z zewnętrzną instalacją kanalizacji sanitarnej do istniejącego budynku mieszkalnego

Legenda:	
	Istniejący budynek mieszkalny
	Projektowana przydomowa oczyszczalnia ścieków (RLM 5)
	Projektowane tunele rozszczające – 10 kpl.
	Projektowany kopiec filtracyjny
	Projektowana zewnętrzna instalacja kanalizacji sanitarnej PVC $\varnothing$ 160, L = 28,00 m
	Kanalizacja łącząca projektowaną przydomową oczyszczalnię ścieków ze studnią rozdzielczą, PE $\varnothing$ 40x3,7, L=11,00 m
	Kanalizacja łącząca studnię rozdzielczą z tunelami rozszczajającymi, PVC $\varnothing$ 110, L=3,00 m
S1	Projektowana studnia rewizyjna PVC/PE $\varnothing$ 400
S	Projektowana studnia rozdzielcza
	Policznikowa instalacja elektryczna, L = 12,00 m

Nazwa rysunku:	SZKIC SYTUACYJNY		
Nazwa obiektu:	Budowa przydomowej oczyszczalni ścieków z zewnętrzną instalacją kanalizacji sanitarnej		
Inwestor:	Gmina Cmolas, ul. Jana Pawła II 2, 36–105 Cmolas		
Adres inwestycji:	Ostrowy Baranowskie, dz. nr ewid. 878, 879, 880/1, 880/2, 880/3		
Branża:	Projektant:	Nr uprawnień/zakres/specj.	Data:
Sanitarna	mgr inż. ANNA ŁOBODA	PDK/0193/PWOS/15 w specj. instalacyjnej w zakresie sieci, inst. i urządzeń: ciepłych, wentylacyjnych, gazowych, odciepniowych i kanalizacyjnych	XII. 2024 r.
Skala: 1:500			Nr rysunku: 1