


Mapa zasadnicza
Skala 1:500

Województwo: podkarpackie
Powiat: kolbuszowski
Jednostka ewidencyjna: CMOLAS
Obręb: Poręby Dymarskie

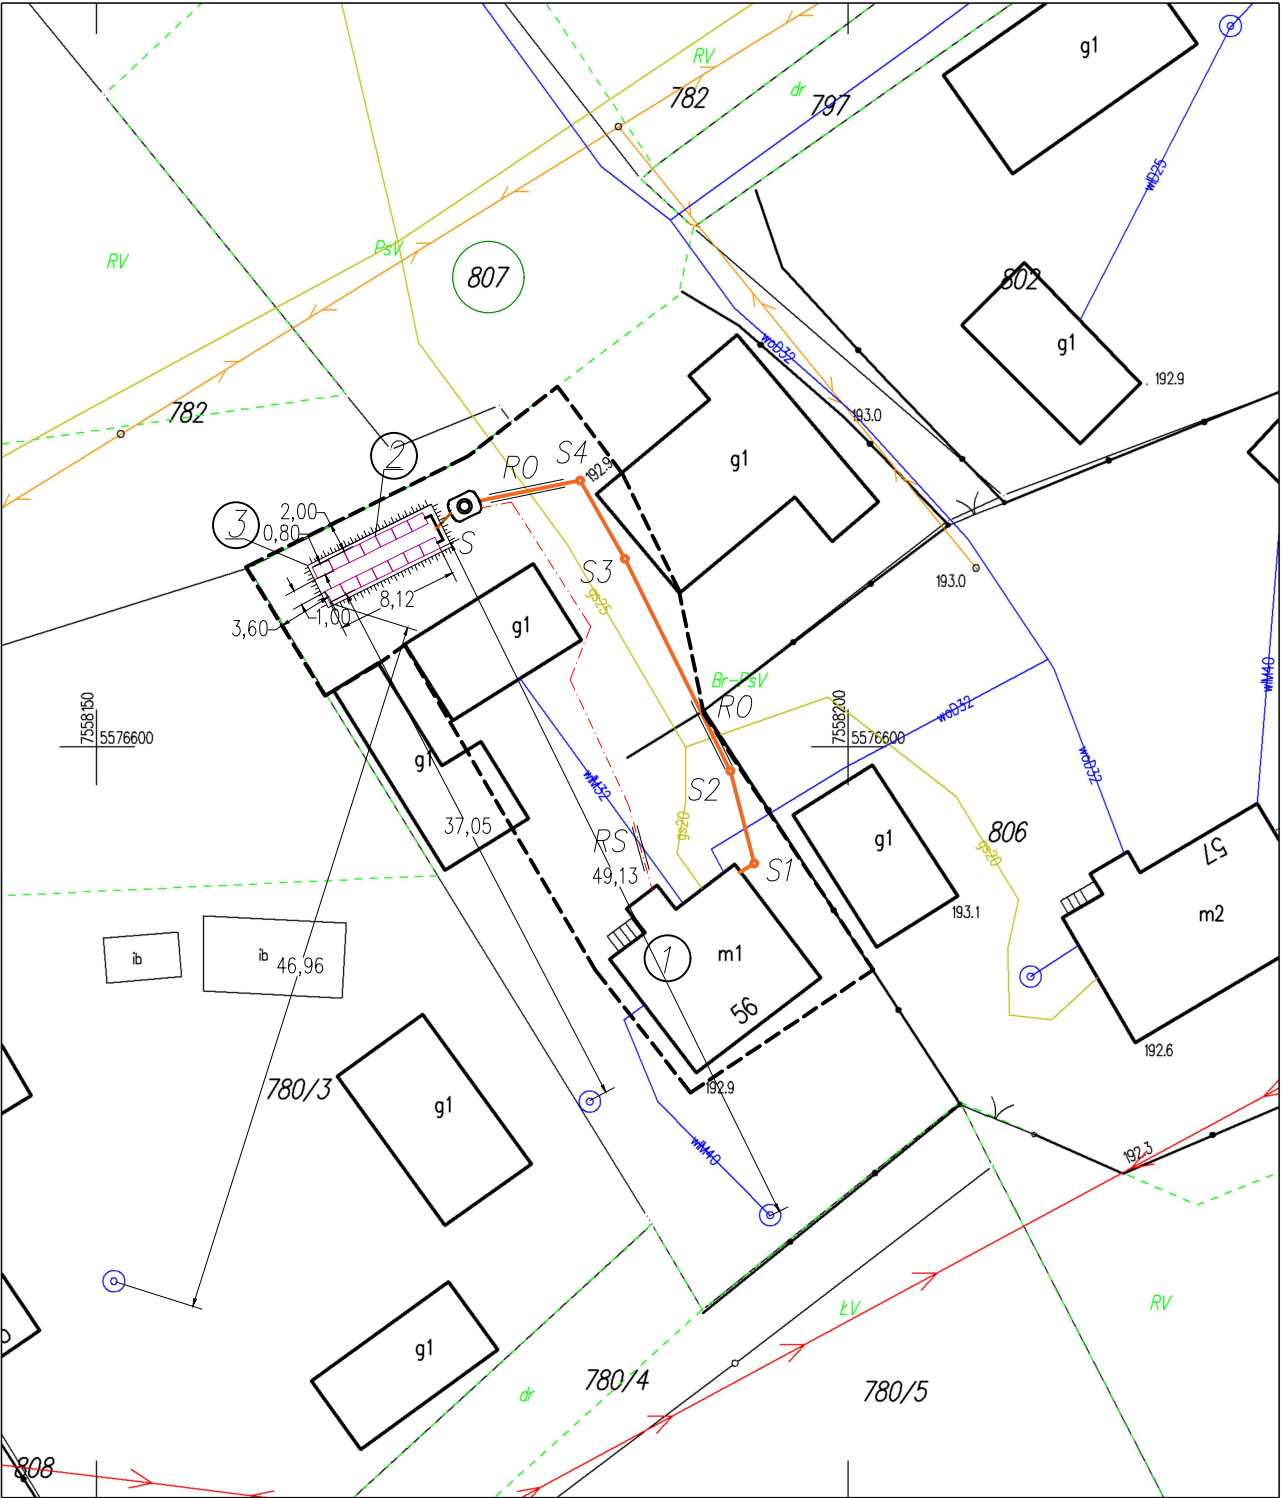

ID weryfikacji: 134875-c363ffec (na stronie: <http://kolbuszowa.geoportal2.pl/map/osrodek/weryfikacja.php>)
Dokument wygenerowany automatycznie dnia: 01.09.2024 r. Wniosek: GK.P.6642.2.2458.2024
Niniejsza mapa nie może służyć do celów projektowych.

Nr 5

SZKIC SYTUACYJNY
skala 1 : 500
dz. nr ew. dz. 807
jedm. ew. :180601_2 Cmolos
obręb: 0007 Poręby Dymarskie

Inwestor:
Gmina Cmolos
ul. Jana Pawła II 2
36-105 Cmolos

Rodzaj inwestycji:
Budowa przydomowej oczyszczalni ścieków z zewnętrzną instalacją kanalizacji sanitarnej do istniejącego budynku mieszkalnego

Legenda:	
1	Istniejący budynek mieszkalny
2	Projektowana przydomowa oczyszczalnia ścieków (RLM 7)
3	Projektowane tunele rozsączające – 14 kpl.
3	Projektowany kopiec filtracyjny
←	Projektowana zewnętrzna instalacja kanalizacji sanitarnej PVC Ø 160, L = 36,00 m
—	Kanalizacja łącząca projektowaną przydomową oczyszczalnię ścieków ze studnią rozdzielczą, PE Ø40x3,7, L=2,00 m
—	Kanalizacja łącząca studnię rozdzielczą z tunelami rozsączającymi, PVC Ø110, L=3,00 m
S1-S4	Projektowane studnie rewizyjne PVC/PE Ø400
S	Projektowana studnia rozdzielcza
---	Policznikowa instalacja elektryczna, L = 30,50 m
---	Zakres terenu objętego wnioskiem
RO	Rura ochronna PE Ø250, L=5,00 m x 2,0 szt.
RS	Projektowana rura osłonowa A110PS, L = 3,0 m

Nazwa rysunku:	SZKIC SYTUACYJNY		
Nazwa obiektu:	Budowa przydomowej oczyszczalni ścieków z zewnętrzną instalacją kanalizacji sanitarnej		
Inwestor:	Gmina Cmolos, ul. Jana Pawła II 2, 36-105 Cmolos		
Adres inwestycji:	Poręby Dymarskie, dz. nr ewid. 807		
Branża:	Projektant:	Nr uprawnień/zakres/specj.	Data:
Sanitarna	mgr inż. ANNA ŁOBODA	PDK/0193/PWOS/15 w specj. instalacyjnej w zakresie sieci, inst. i urządzeń: ciepłych, wentylacyjnych, gazowych, odciągowych i kanalizacyjnych	XII. 2024 r.
Skala:	1:500	Nr rysunku:	1