


Mapa zasadnicza
Skala 1:500

Województwo: podkarpackie
Powiat: kolbuszowski
Jednostka ewidencyjna: CMOLAS
Obręb: Cmolas

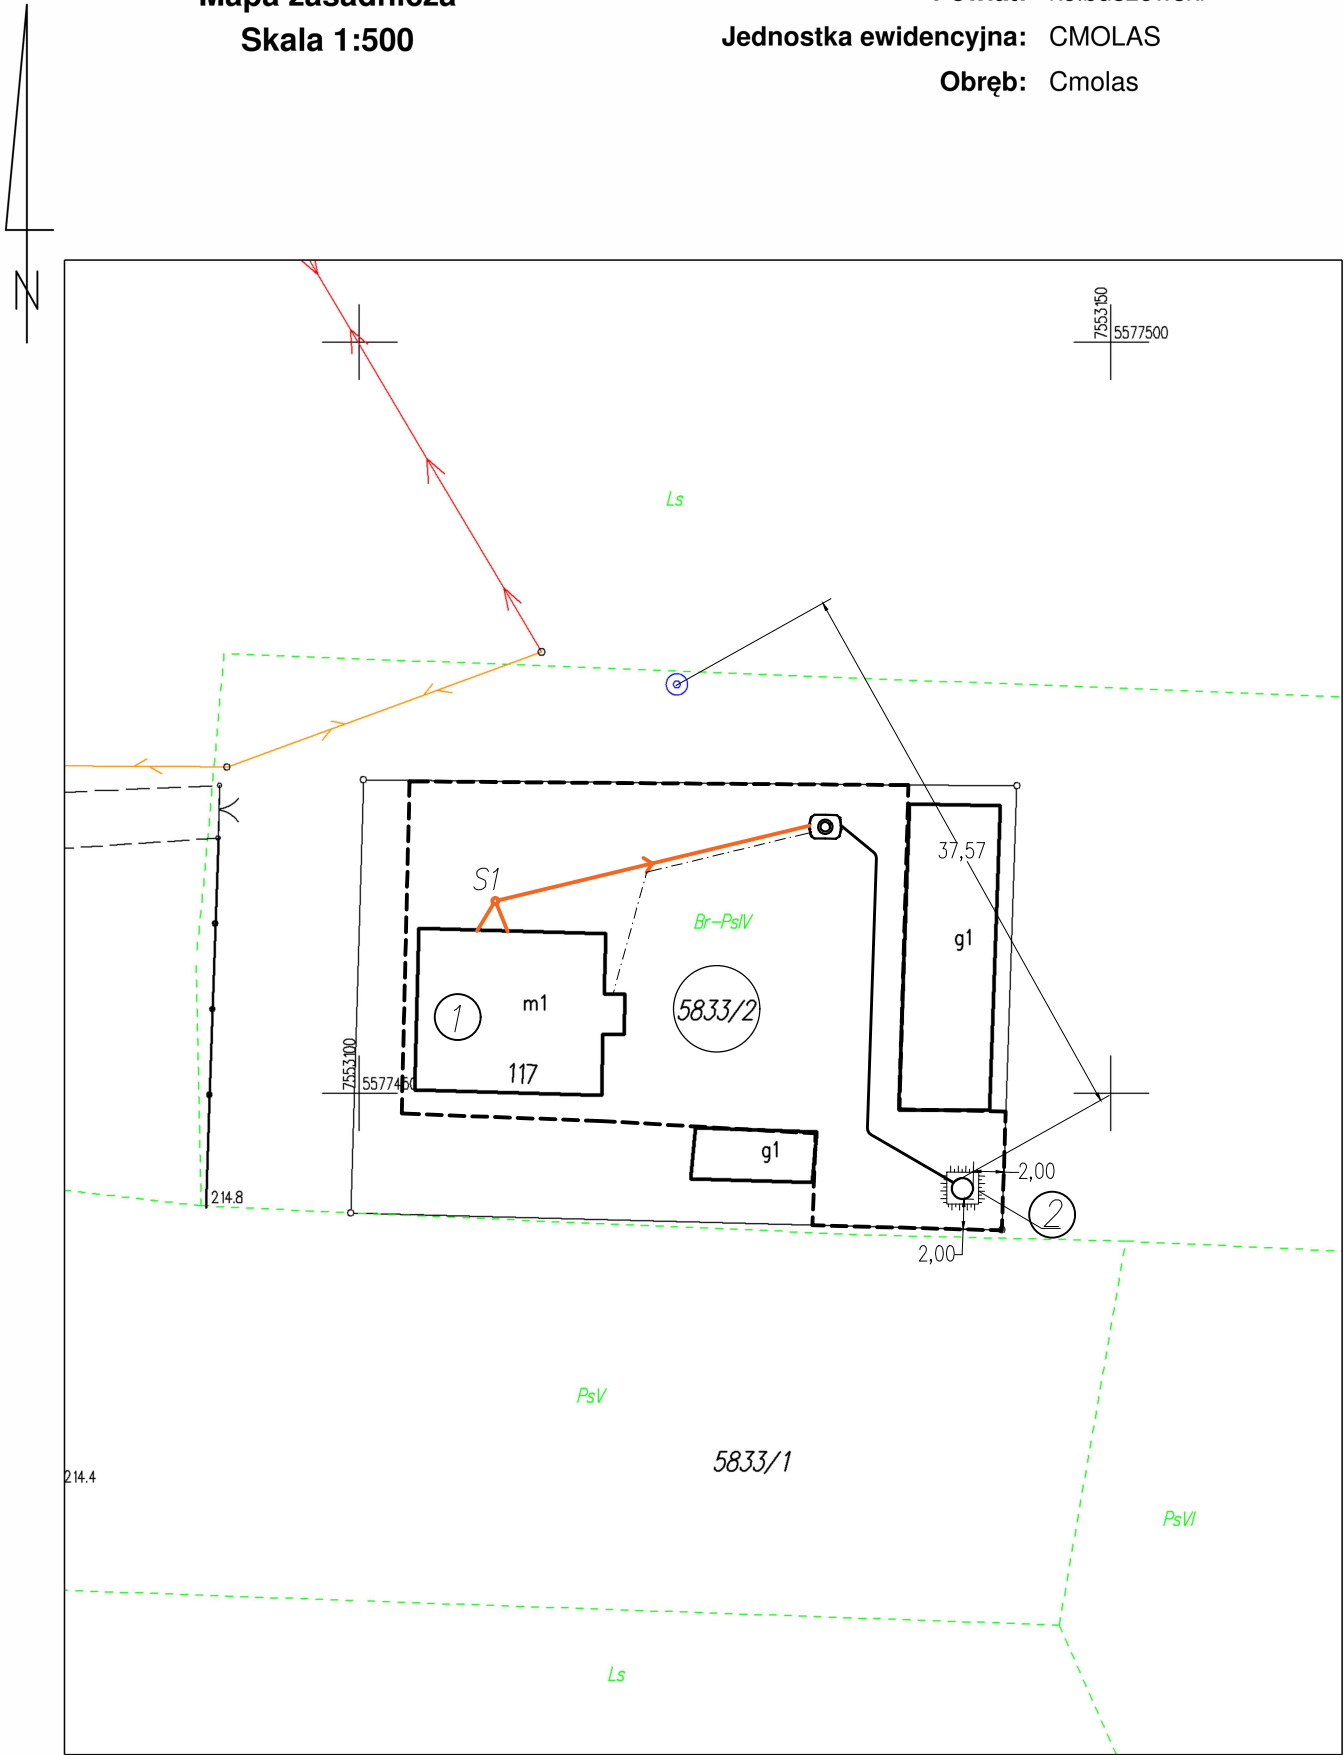

ID weryfikacji: 134863-b4bbf407 (na stronie: <http://kolbuszowa.geoportal2.pl/map/osrodek/weryfikacja.php>)
Dokument wygenerowany automatycznie dnia: 01.09.2024 r. Wniosek: GK.P.6642.2.2560.2024
Niniejsza mapa nie może służyć do celów projektowych.

SZKIC SYTUACYJNY
skala 1 : 500
dz. nr ew. dz. 5833/2
jedn. ew. :180601_2 Cmolas
obręb: 0008 Cmolas

Inwestor:
Gmina Cmolas
ul. Jana Pawła II 2
36–105 Cmolas

Rodzaj inwestycji:
Budowa przydomowej oczyszczalni ścieków z zewnętrzną instalacją kanalizacji sanitarnej do istniejącego budynku mieszkalnego

Legenda:	
①	Istniejący budynek mieszkalny
🗿	Projektowana przydomowa oczyszczalnia ścieków (RLM 4)
○	Projektowana studnia chłonna
②	Projektowany kopiec filtracyjny
←	Projektowana zewnętrzna instalacja kanalizacji sanitarnej PVC Ø 160, L = 26,00 m
—	Kanalizacja łącząca projektowaną przydomową oczyszczalnię ścieków ze studnią rozdzielczą, PE Ø40x3,7, L=28,00 m
S1	Projektowana studnia rewizyjna PVC/PE Ø400
— · — · — · —	Policznikowa instalacja elektryczna, L = 19,50 m

Nazwa rysunku:	SZKIC SYTUACYJNY		
Nazwa obiektu:	Budowa przydomowej oczyszczalni ścieków z zewnętrzną instalacją kanalizacji sanitarnej		
Inwestor:	Gmina Cmolas, ul. Jana Pawła II 2, 36–105 Cmolas		
Adres inwestycji:	Cmolas, dz. nr ewid. 5833/2		
Branża:	Projektant:	Nr uprawnień/zakres/specj.	Data:
Sanitarna	mgr inż. ANNA ŁOBODA	PDK/0193/PWOS/15 w specj. instalacyjnej w zakresie sieci, inst. i urządzeń: ciepłych, wentylacyjnych, gazowych, odociągowych i kanalizacyjnych	XII. 2024 r.
Skala: 1:500			Nr rysunku: 1