


Mapa zasadnicza
Skala 1:500

Województwo: podkarpackie
Powiat: kolbuszowski
Jednostka ewidencyjna: CMOLAS
Obręb: Poręby Dymarskie

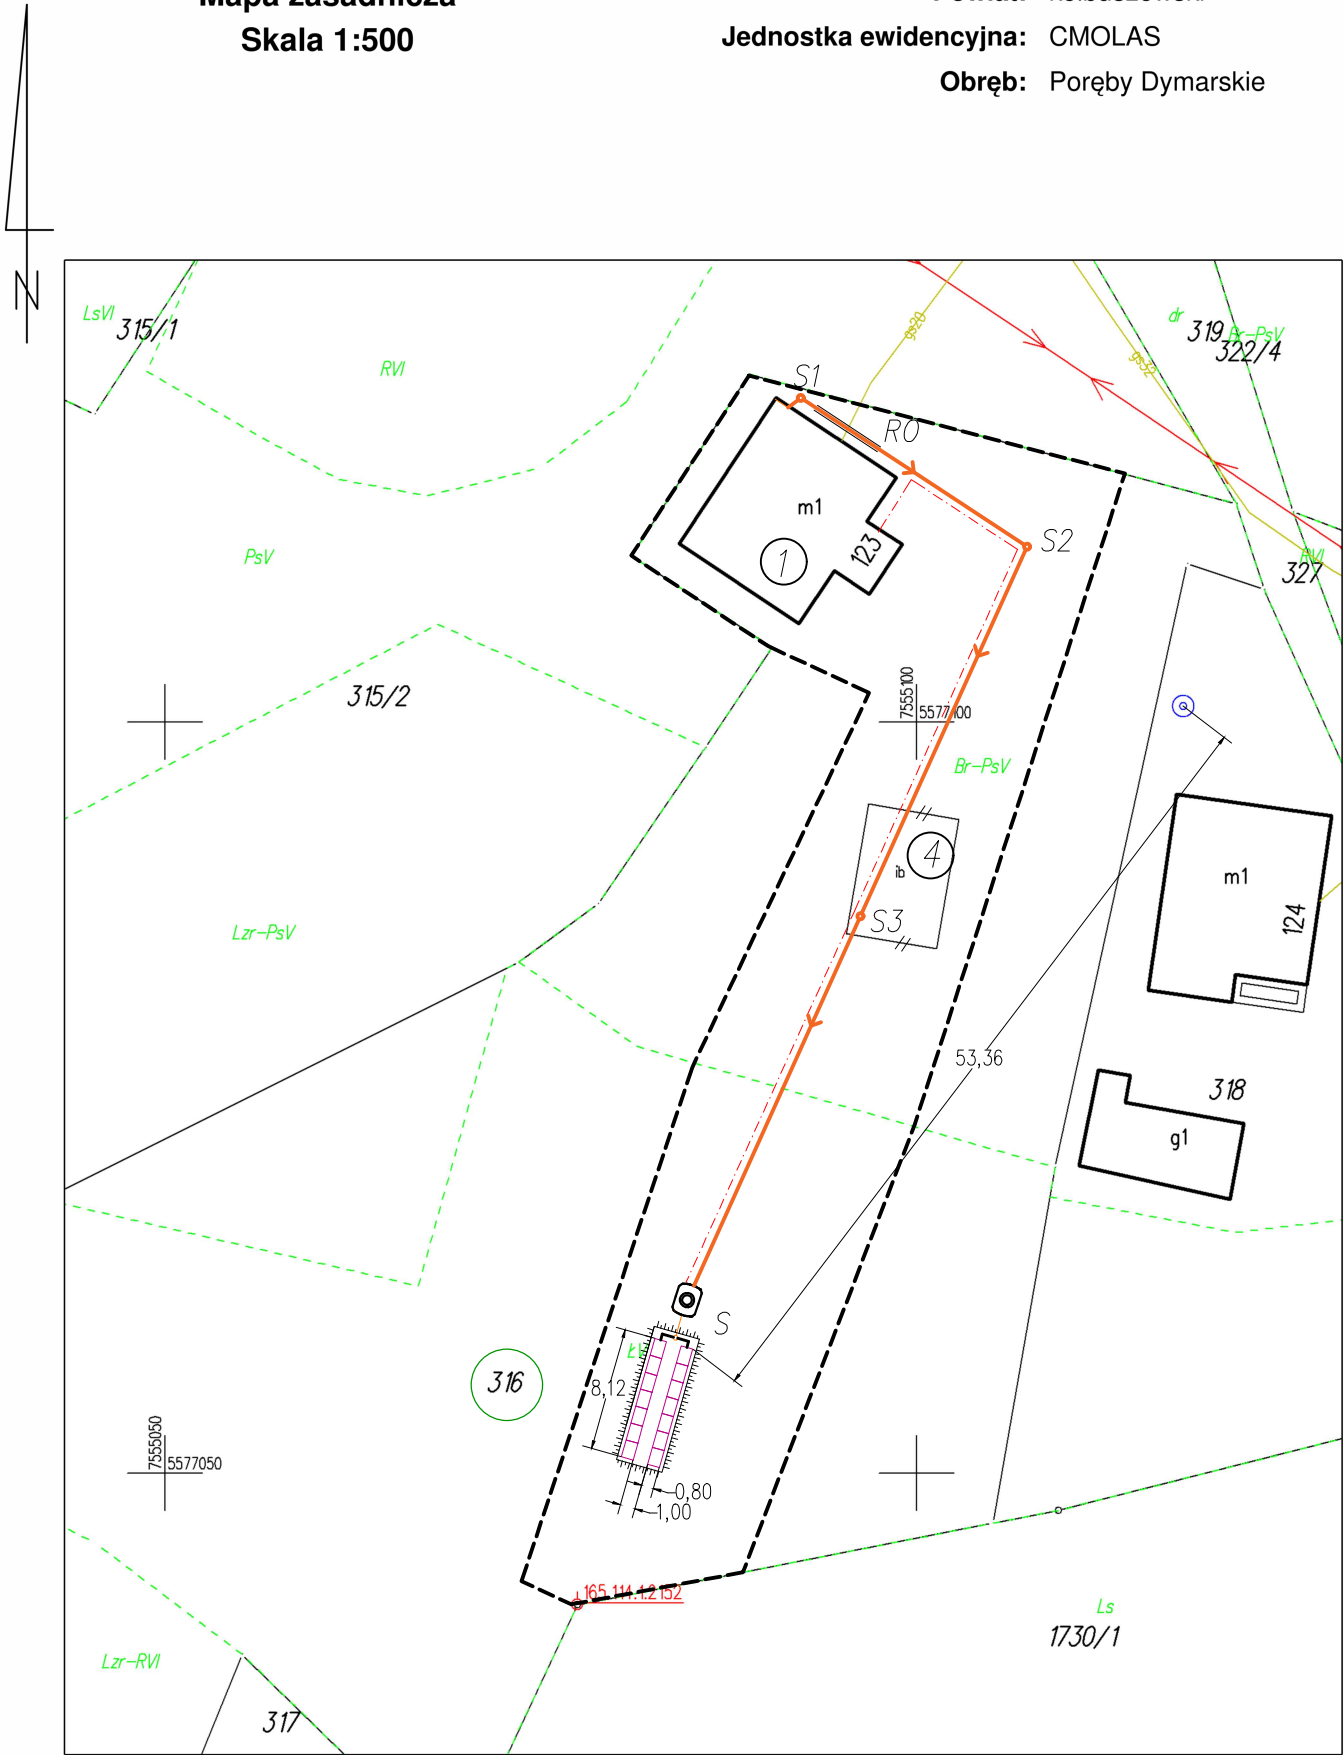

ID weryfikacji: 137532-627be950 (na stronie: <http://kolbuszowa.geoportal2.pl/map/osrodek/weryfikacja.php>)
Dokument wygenerowany automatycznie dnia: 30.10.2024 r. Wniosek: GK.P.6642.2.3225.2024
Niniejsza mapa nie może służyć do celów projektowych.

SZKIC SYTUACYJNY
skala 1 : 500
dz. nr ew. dz. 316
jedn. ew. :180601_2 Cmolas
obręb: 0007 Poręby Dymarskie

Inwestor:
Gmina Cmolas
ul. Jana Pawła II 2
36-105 Cmolas

Rodzaj inwestycji:
Budowa przydomowej oczyszczalni ścieków z zewnętrzną instalacją kanalizacji sanitarnej do istniejącego budynku mieszkalnego

Legenda:	
①	Istniejący budynek mieszkalny
🗿	Projektowana przydomowa oczyszczalnia ścieków (RLM 6)
②	Projektowane tunele rozszczające – 14 kpl.
③	Projektowany kopiec filtracyjny
→	Projektowana zewnętrzna instalacja kanalizacji sanitarnej PVC Ø 160, L = 72,50 m
—	Kanalizacja łącząca projektowaną przydomową oczyszczalnię ścieków ze studnią rozdzielczą, PE Ø40x3,7, L=2,00 m
—	Kanalizacja łącząca studnię rozdzielczą z tunelami rozszczajającymi, PVC Ø110, L=3,00 m
S1-S3	Projektowane studnie rewizyjne PVC/PE Ø400
S	Projektowana studnia rozdzielcza
- - -	Policznikowa instalacja elektryczna, L = 65,50 m
- - -	Zakres terenu objętego wnioskiem
R0	Projektowana rura ochronna PE Ø250, L=5,00 m
④	Istniejący budynek gospodarczy przeznaczony do rozbiórki

Nazwa rysunku:	SZKIC SYTUACYJNY		
Nazwa obiektu:	Budowa przydomowej oczyszczalni ścieków z zewnętrzną instalacją kanalizacji sanitarnej		
Inwestor:	Gmina Cmolas, ul. Jana Pawła II 2, 36-105 Cmolas		
Adres inwestycji:	Poręby Dymarskie, dz. nr ewid. 316		
Branża:	Projektant:	Nr uprawnień/zakres/specj.	Data:
Sanitarna	mgr inż. ANNA ŁOBODA	PDK/0193/PWOS/15 w specj. instalacyjnej w zakresie sieci, inst. i urządzeń: ciepłowniczych, wentylacyjnych, gazowych, odciągowych i kanalizacyjnych	XII. 2024 r.
Skala: 1:500			Nr rysunku: 1