


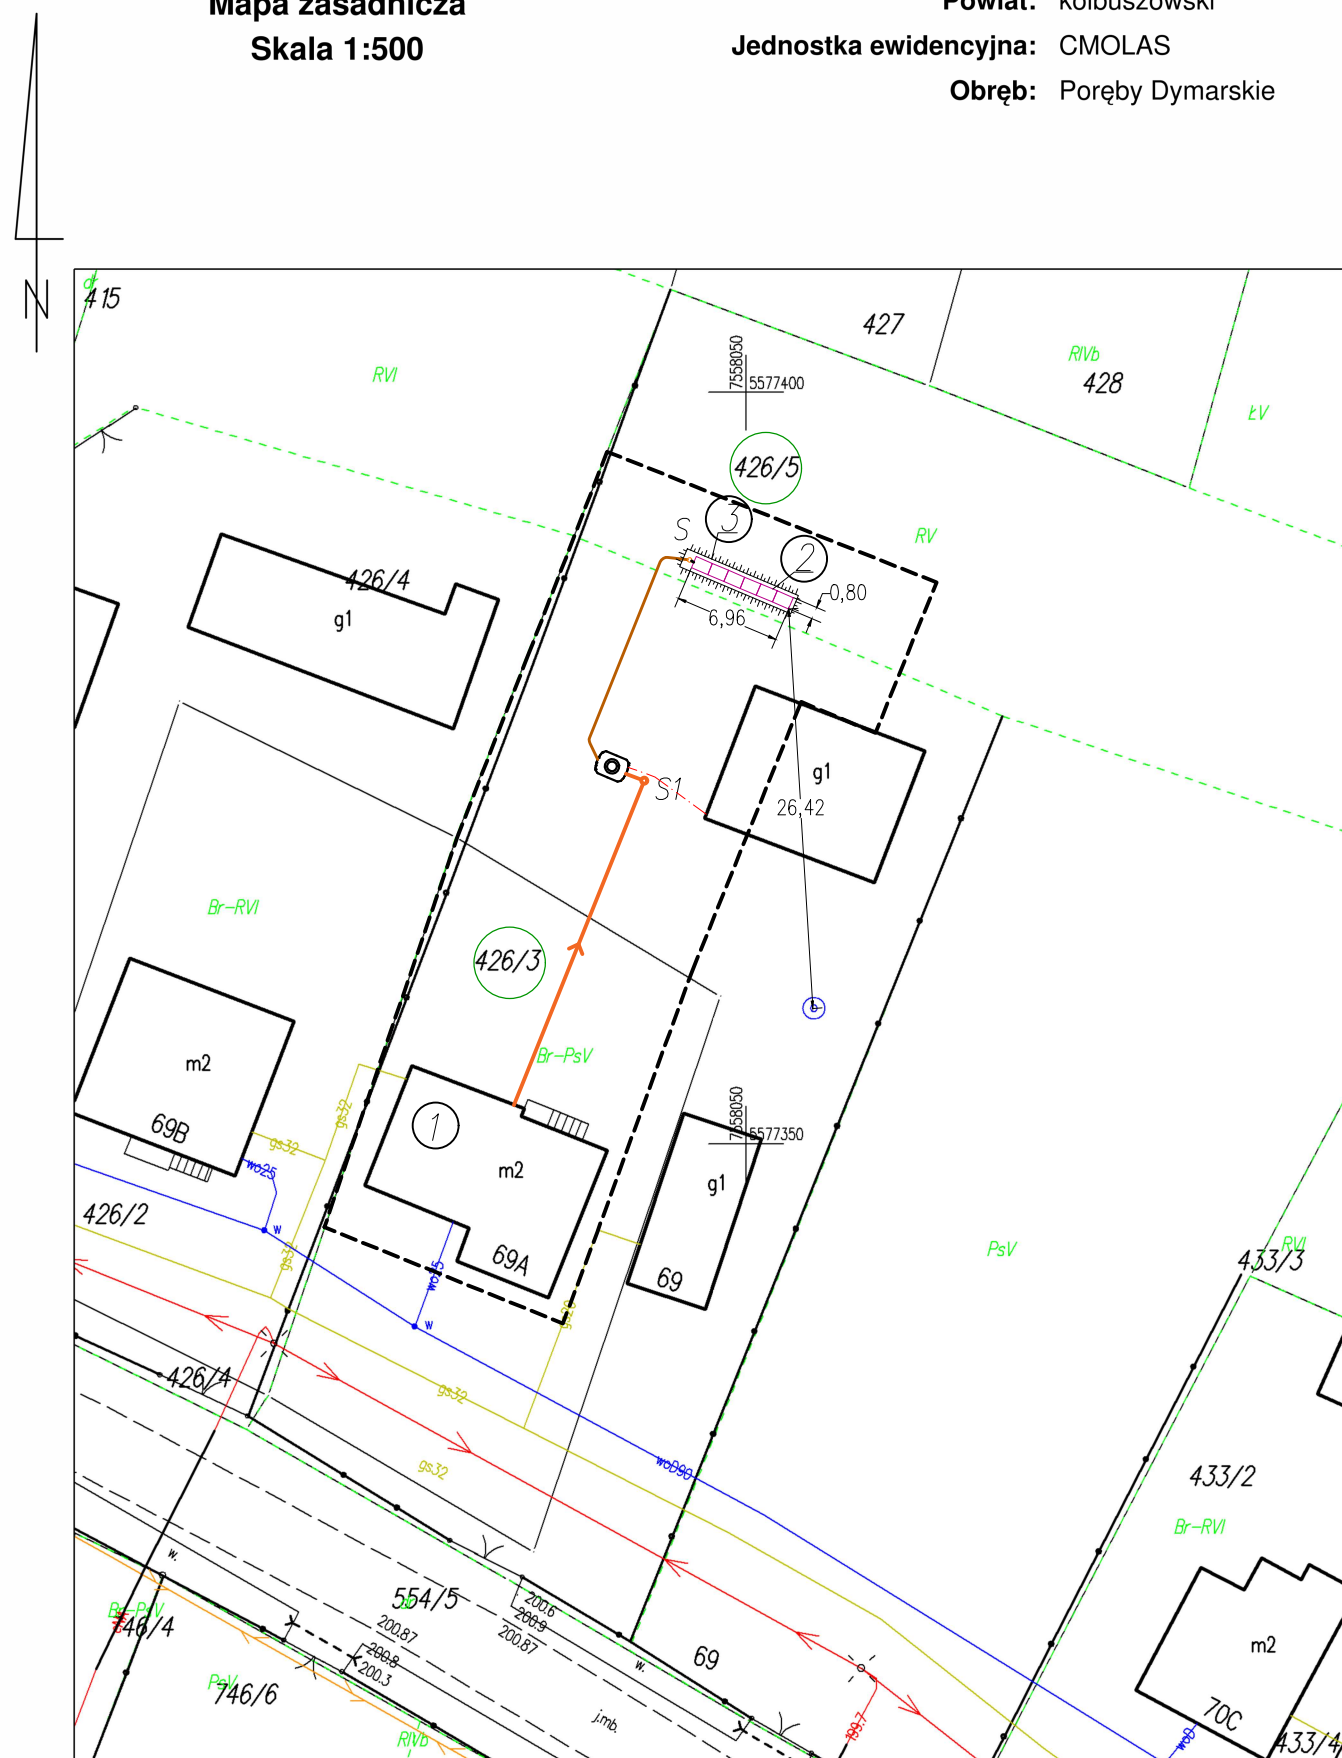

ID weryfikacji: 134887-7207fa19 (na stronie: <http://kolbuszowa.geoportal2.pl/map/osrodek/weryfikacja.php>)
Dokument wygenerowany automatycznie dnia: 01.09.2024 r. Wniosek: GK.P.6642.2.2464.2024
Niniejsza mapa nie może służyć do celów projektowych.

Rodzaj inwestycji:
Budowa przydomowej oczyszczalni ścieków z zewnętrzną instalacją kanalizacji sanitarnej do istniejącego budynku mieszkalnego

Legenda:	
	Istniejący budynek mieszkalny
	Projektowana przydomowa oczyszczalnia ścieków (RLM 3)
	Projektowane tunele rozszczające – 6 kpl.
	Projektowany kopiec filtracyjny
	Projektowana zewnętrzna instalacja kanalizacji sanitarnej PVC Ø 160, L = 24,50 m
	Kanalizacja łącząca projektowaną przydomową oczyszczalnię ścieków ze studnią rozdzielczą, PE Ø40x3,7, L=16,00 m
	Kanalizacja łącząca studnię rozdzielczą z tunelami rozszczającymi, PVC Ø110, L=2,00 m
S1	Projektowana studnia rewizyjna PVC/PE Ø400
S	Projektowana studnia rozdzielcza
	Policznikowa instalacja elektryczna, L = 6,00 m
	Zakres terenu objętego wnioskiem

Nazwa rysunku:	SZKIC SYTUACYJNY			
Nazwa obiektu:	Budowa przydomowej oczyszczalni ścieków z zewnętrzną instalacją kanalizacji sanitarnej			
Inwestor:	Gmina Cmolas, ul. Jana Pawła II 2, 36–105 Cmolas			
Adres inwestycji:	Poręby Dymarskie, gm. Cmolas, dz. nr ewid. 426/3, 426/5			
Branża:		Projektant:	Nr uprawnień/zakres/specj.	Data:
Sanitarna		mgr inż. ANNA ŁOBODA	PDK/0193/PWOS/15 w specj. instalacyjnej w zakresie sieci, inst. i urządzeń: ciepłowniczych, wentylacyjnych, gazowych, odociągających i kanalizacyjnych	XII. 2024 r.
Skala: 1:500				Nr rysunku: