


Mapa zasadnicza
Skala 1:500

Województwo: podkarpackie
Powiat: kolbuszowski
Jednostka ewidencyjna: CMOLAS
Obręb: Poręby Dymarskie

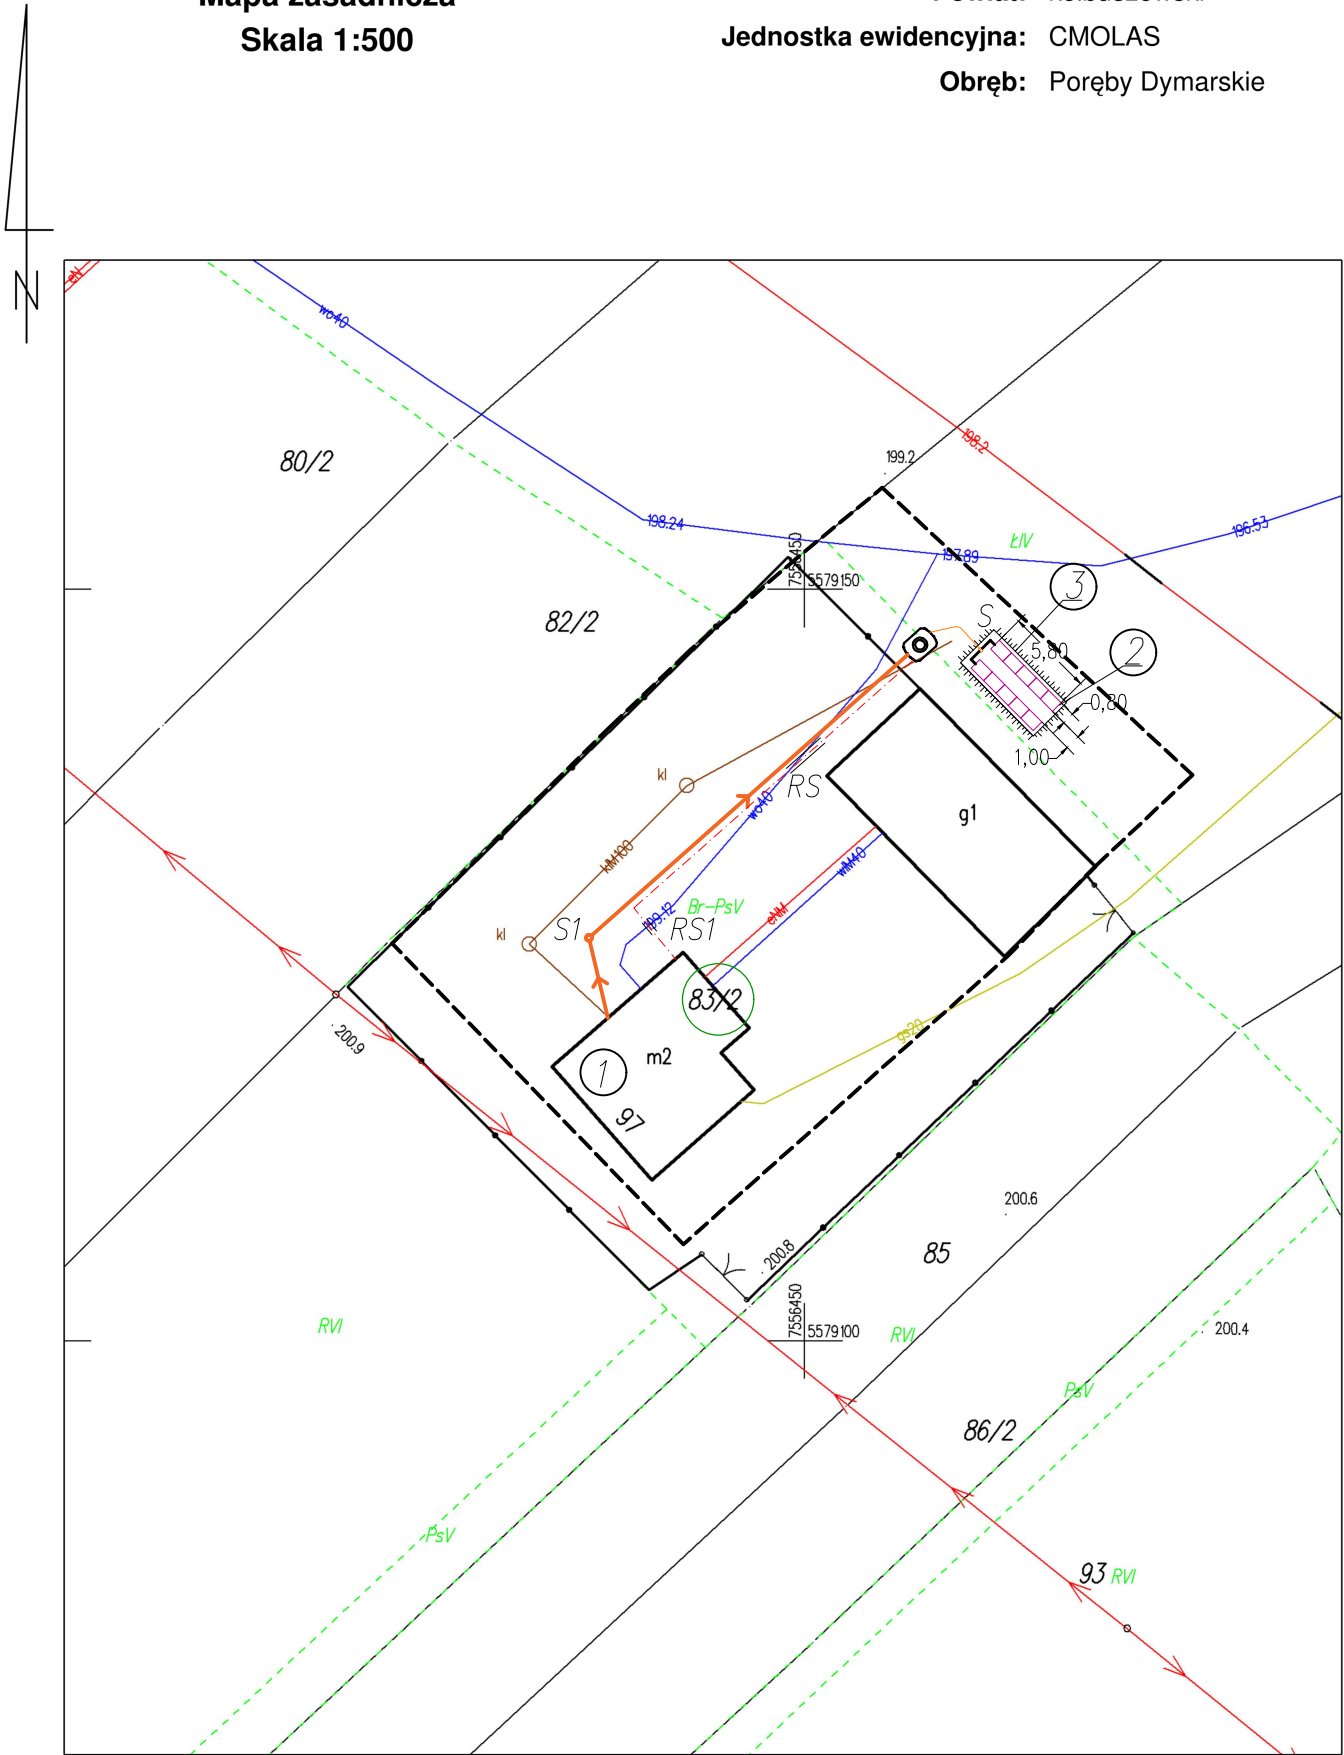

ID weryfikacji: 134891-e598d803 (na stronie: <http://kolbuszowa.geoportal2.pl/map/osrodek/weryfikacja.php>)
Dokument wygenerowany automatycznie dnia: 01.09.2024 r. Wniosek: GK.P.6642.2.2466.2024
Niniejsza mapa nie może służyć do celów projektowych.

SZKIC SYTUACYJNY
skala 1 : 500
dz. nr ew. dz. 83/2
jedn. ew. :180601_2 Cmolas
obręb: 0007 Poręby Dymarskie

Inwestor:
Gmina Cmolas
ul. Jana Pawła II 2
36-105 Cmolas

Rodzaj inwestycji:
Budowa przydomowej oczyszczalni ścieków z zewnętrzną instalacją kanalizacji sanitarnej do istniejącego budynku mieszkalnego

Legenda:	
①	Istniejący budynek mieszkalny
🗿	Projektowana przydomowa oczyszczalnia ścieków (RLM 4)
②	Projektowane tunele rozsączające – 10 kpl.
③	Projektowany kopiec filtracyjny
→	Projektowana zewnętrzna instalacja kanalizacji sanitarnej PVC Ø 160, L = 34,00 m
—	Kanalizacja łącząca projektowaną przydomową oczyszczalnię ścieków ze studnią rozdzielczą, PE Ø40x3,7, L=4,00 m
—	Kanalizacja łącząca studnię rozdzielczą z tunelami rozsączającymi, PVC Ø110, L=3,00 m
S1	Projektowana studnia rewizyjna PVC/PE Ø400
S	Projektowana studnia rozdzielcza
- - -	Policznikowa instalacja elektryczna, L = 29,50 m
RS1	Projektowana rura osłonowa A110, L = 1,00 m
RS	Projektowana rura osłonowa A110, L = 3,00 m

Nazwa rysunku:	SZKIC SYTUACYJNY		
Nazwa obiektu:	Budowa przydomowej oczyszczalni ścieków z zewnętrzną instalacją kanalizacji sanitarnej		
Inwestor:	Gmina Cmolas, ul. Jana Pawła II 2, 36-105 Cmolas		
Adres inwestycji:	Poręby Dymarskie, gm. Cmolas, dz. nr ewid. 83/2		
Branża:	Projektant:	Nr uprawnień/zakres/specj.	Data:
Sanitarna	mgr inż. ANNA ŁOBODA	PDK/0193/PWOS/15 w specj. instalacyjnej w zakresie sieci, inst. i urządzeń: ciepłowniczych, wentylacyjnych, gazowych, odciągowych i kanalizacyjnych	XII. 2024 r.
Skala:	1:500	Nr rysunku:	1