

Mapa do celów projektowych

skala: 1:500
obiekt: Sobień dz.: 164
jedn. ewid.: 100701_5 BIAŁACZÓW-OBSZAR WIEJSKI
obręb ewid.:
0009 SOBIEŃ dz.: 164
powiat: opoczyński
woj. łódzkie
praca została zarejestrowana pod
nr zgłoszenia: GN.6641.482.2025
sekcja: 7.152.14.24.3.2, 7.152.14.24.4.1

rodzaj roboty: aktualizacja w zakresie
oznaczonym kolorem fioletowym
stan na dzień: 21.03.2025r.

Mapę wykonano:
1. w układzie współrzędnych "2000.7"
2. w układzie wysokościowym PL-EVRF2007-NH

Granice działek naniesiono na podstawie danych ewidencyjnych
Nie przeprowadzono badań KW w celu określenia słabejności gruntowej


Nie wyklucza się istnienia w terenie innych niewykazanych na niniejszej mapie
urządzeń podziemnych, które nie były zgłoszone do inwentaryzacji lub o których
brak jest informacji w instytucjach branżowych
Punkty osnowy geodezyjnej podlegają ochronie (ustawa z dnia 17.05.1989 - Prawo
Geodezyjne i Kartograficzne. Rozporządzenie Ministra Spraw Wewnętrznych
i Administracji z dnia 15.04.1999 - Dziennik Ustaw Nr 45 poz 454).

Legenda:
- linie rozgraniczające tereny o różnym sposobie zagospodarowania

Wykonał:



Jestem świadomy odpowiedzialności karnej za złożenie fałszywych oświadczeń. Oświadczam, że operat techniczny zawierający rezultaty prac geodezyjnych w wyniku których powstał niniejszy dokument uzyskał pozytywny wynik weryfikacji.	
Identyfikator zgłoszenia prac geodezyjnych	GN.6641.482.2025
Organ służby geodezyjnej, który otrzymał zgłoszenie	Starosta Powiatu Opoczyńskiego
Wykonawca prac geodezyjnych	PRYZMAT Usługi Geodezyjne i Kartograficzne Rafał Boksa Joaniów 13, 26-333 Paradyż NIP 7681717954, REG. 363924295
Nr oraz data sporządzenia dokumentu zawierającego wynik pozytywnej weryfikacji	Protokół nr GN.6641.482.2025_1 z dnia 02.04.2025
Imię i nazwisko oraz nr uprawnień zawodowych kierownika prac	

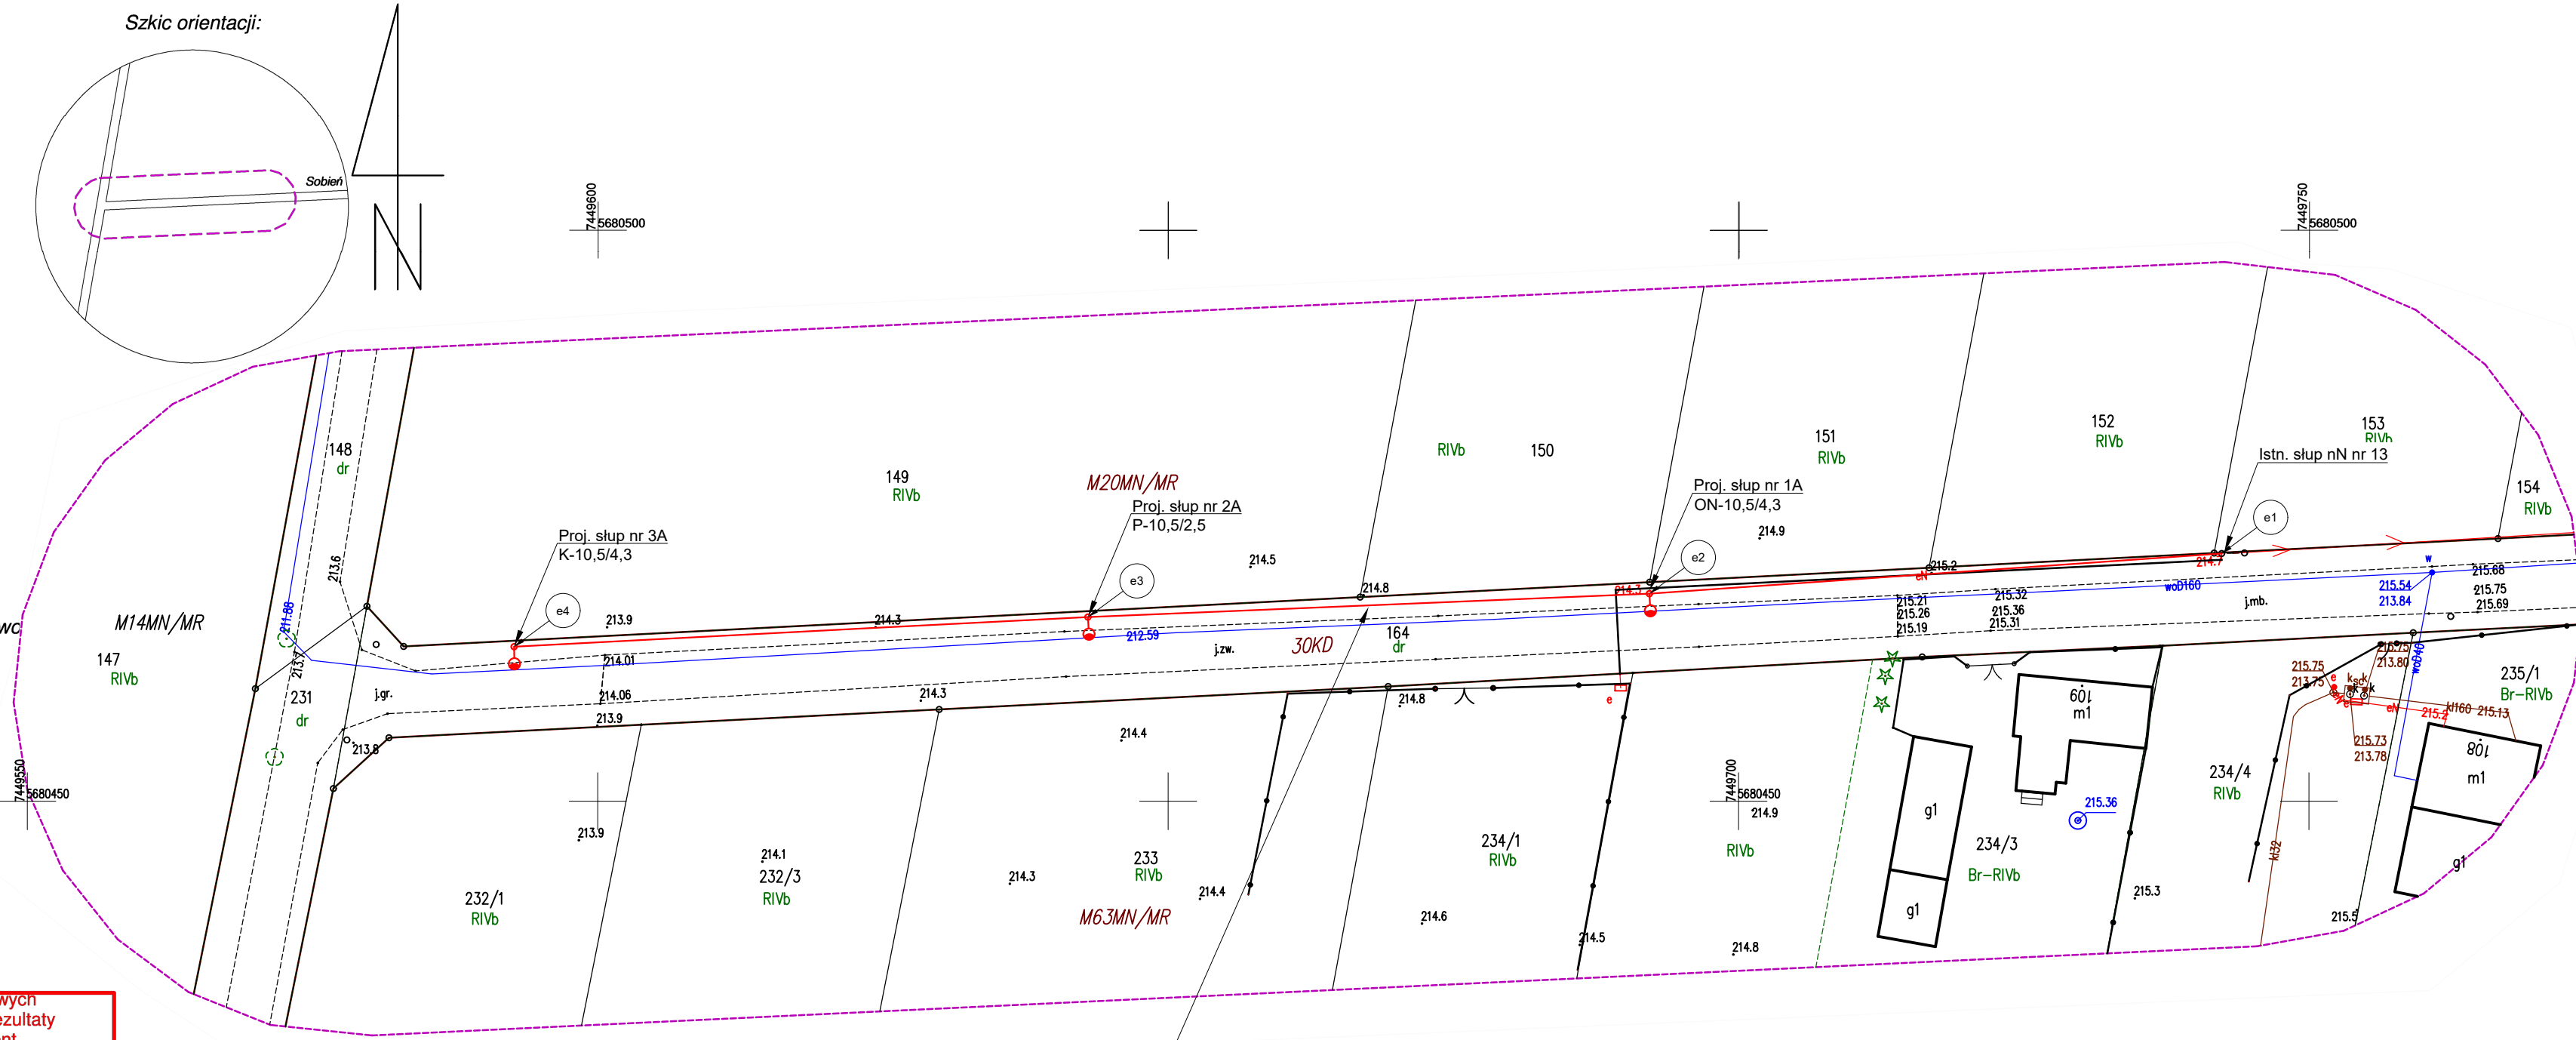

Proj. przewód linii napowietrznej oświetlenia ulicznego
typu AsXS_n 2x25mm²
L=150/156m (dł. trasy / dł. przewodu)
relacji istn. słup nr 13 - proj. słup nr 3A

Legenda:
- słup wraz z lampą oświetleniową
- linia napowietrzna oświetlenia ulicznego typu AsXS _n 2x25mm ²

UWAGA: Niniejsza mapa jest wydrukiem mapy sytuacyjno - wysokościowej do celów projektowych w skali 1:500 zaewidencjonowanej w Starostwie Powiatowym w Opocznie w dniu 02.04.2025r. pod numerem GN.6641.482.2025_1. Przedmiotowa mapa jest aktualna na dzień opracowania projektu. Za zgodność z oryginałem. mgr inż. Leszek Byczkowski Upewnienia budowlane do projektowania bez ograniczeń w specjalności instalacyjnej w zakresie sieci, instalacji i urządzeń elektrycznych i elektroenergetycznych nr ewid. LOD/3155/PBE/16				
Jednostka projektowa:	P.U.H. UNIPRO Leszek Byczkowski Sp. z o.o. Różanna 61, 26-300 Opoczno, tel. 601-989-071, e-mail: puhunipro@gmail.com			
Inwestor:	Gmina Białaczów ul. Piotrkowska 12, 26-307 Białaczów			
Obiekt:	Budowa linii napowietrznej oświetlenia ulicznego drogi gminnej dz. nr 164 w m. Sobień, gm. Białaczów			
Tytuł rysunku:	Projekt zagospodarowania terenu.			Nr rysunku: 1
Projektował:	Imię i nazwisko: mgr inż. Leszek Byczkowski	Nr uprawnień: LOD/3155/PBE/16	Podpis:	Skala: 1:500
Sprawił:	Imię i nazwisko:	Nr uprawnień:	Podpis:	Data: 08.2025