


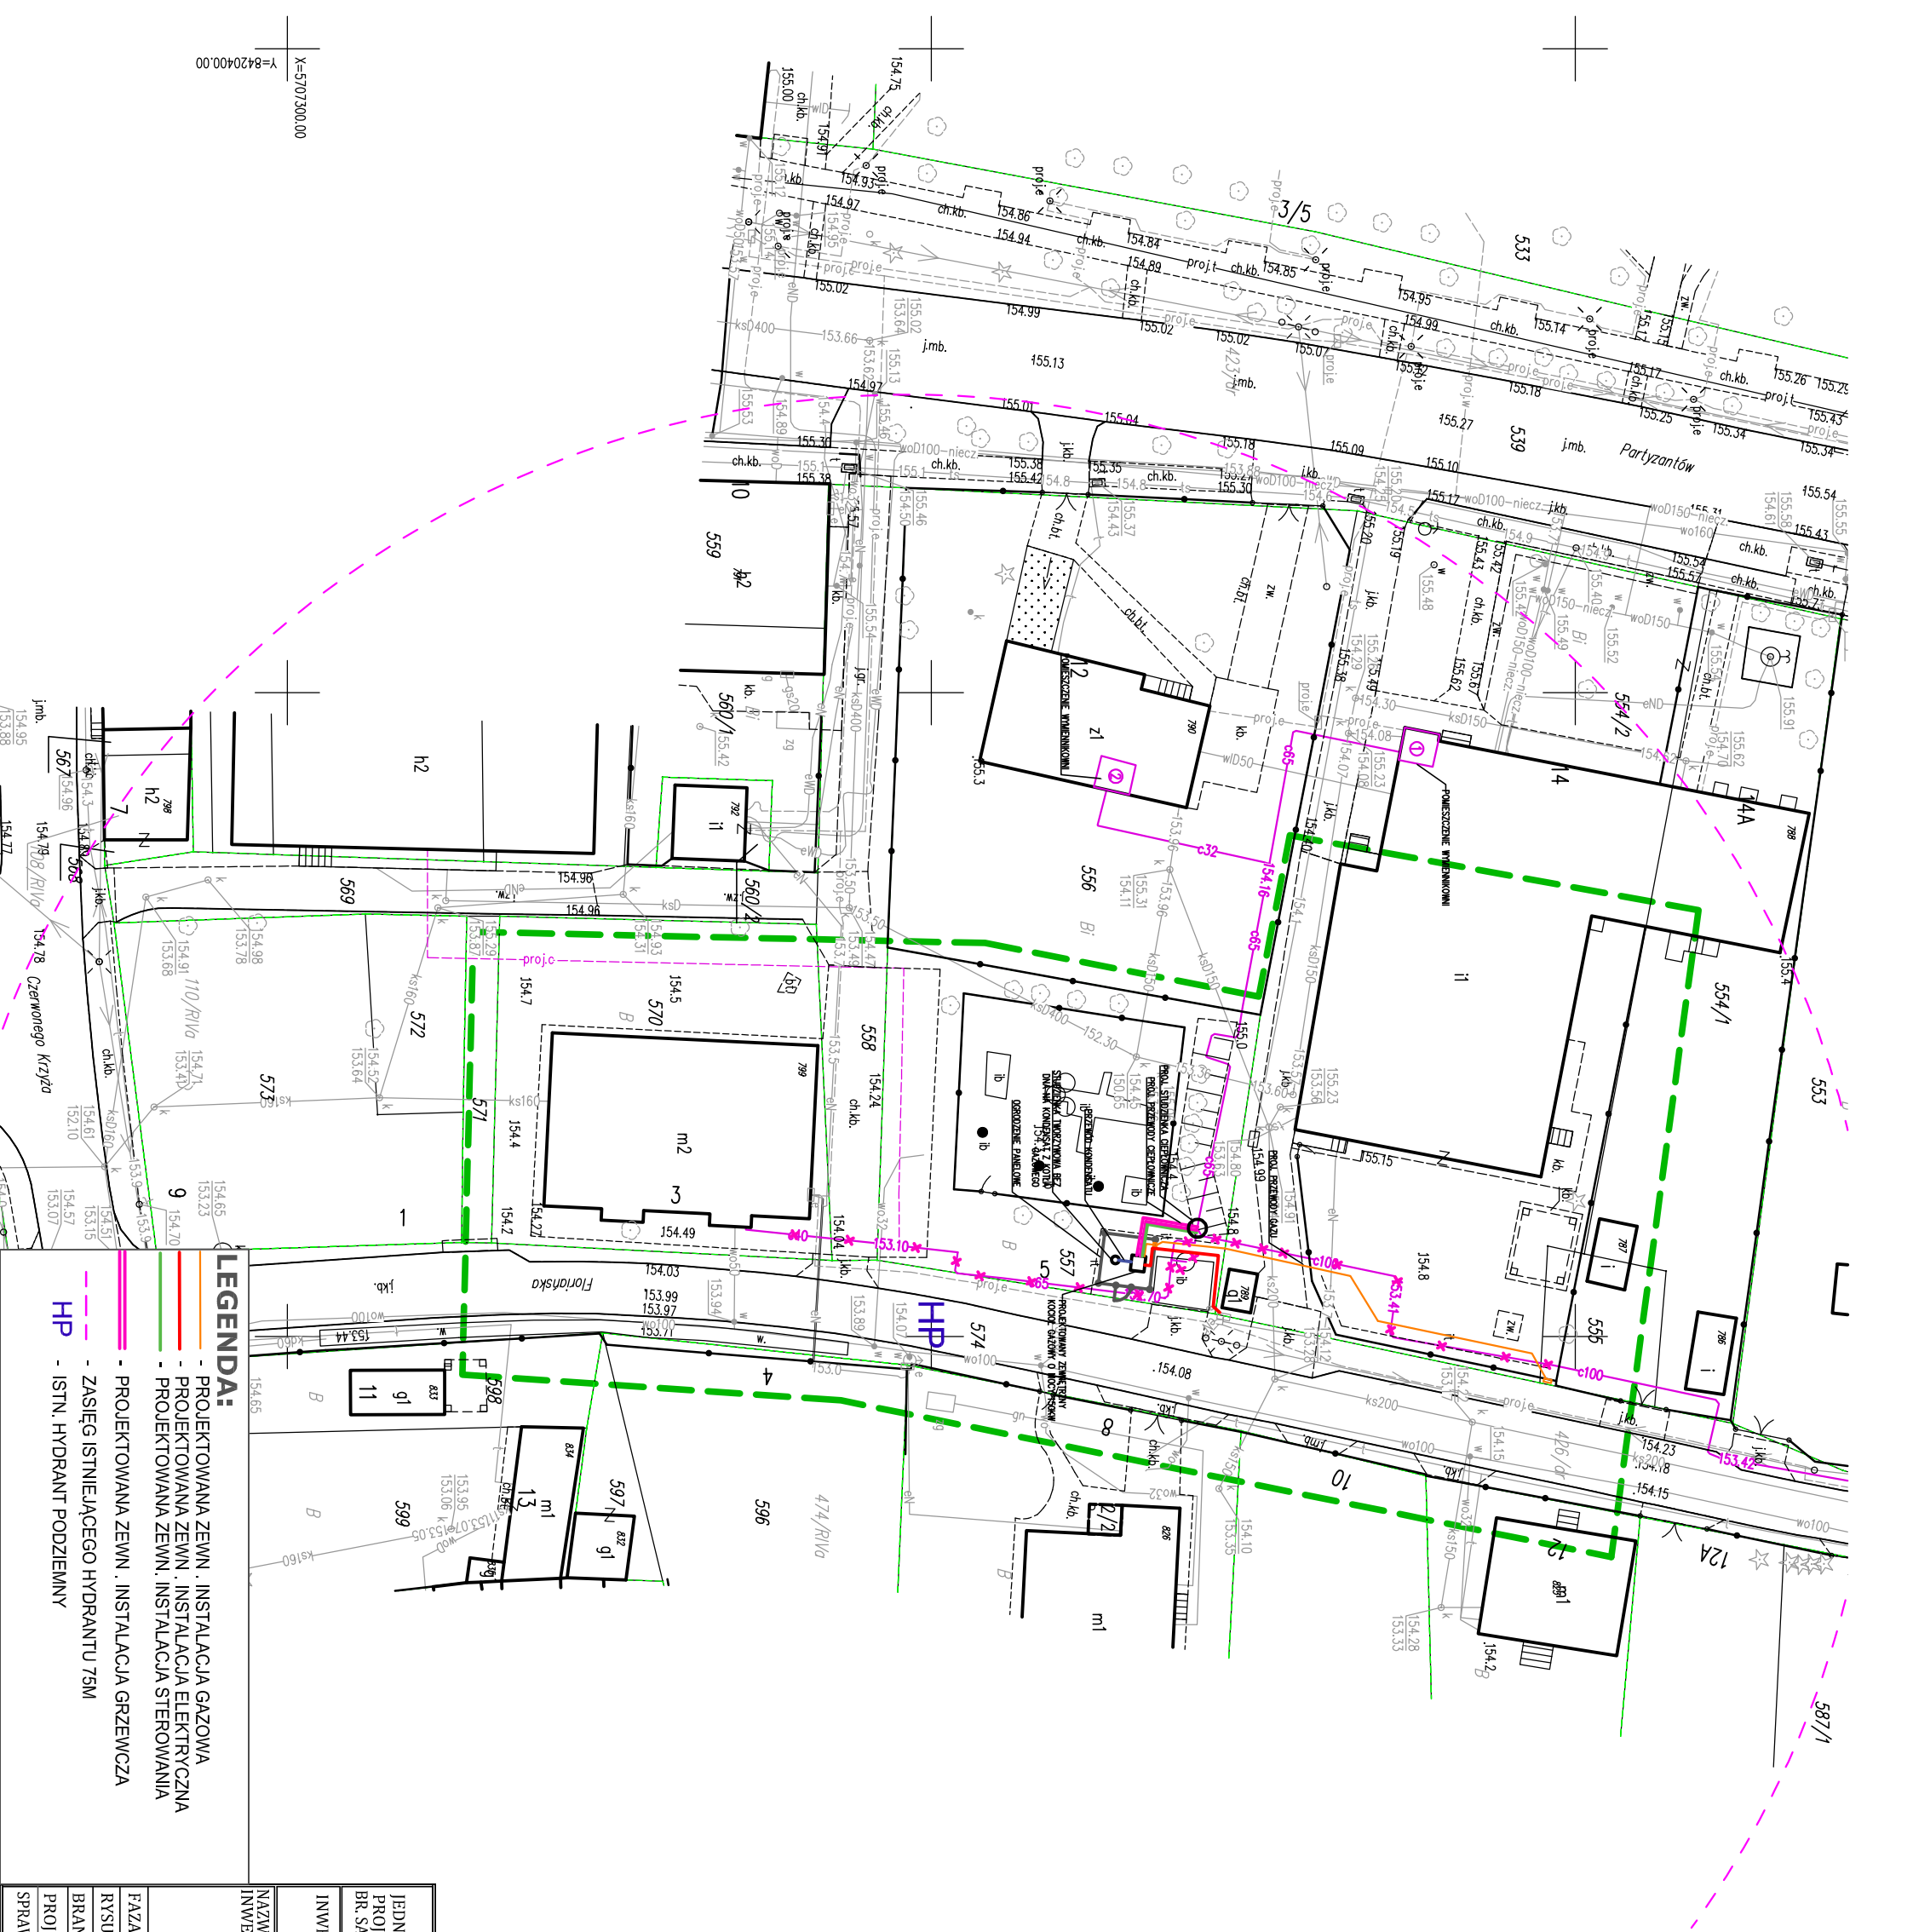

MAPA DO CELÓW PROJEKTOWYCH

dotyczy części działek 554/2, 557, 558, 570 oraz części działek sąsiednich, obr. 0001 Ostrow Lubelski-Miasto, ul. Partyzantów 14, 144, ul. Floriańska 3, 5 w Ostrowie Lubelskim, jedn. ewid. 060810_4 Ostrow Lubelski, pow. lubartowski, woj. lubelskie

Skala 1:500

Niniejszą mapę wykonano na podstawie zaktualizowanej

na obszarze objętym zamowieniem (oznaczonym kolorem zielonym)

mapy zasadniczej m. Ostrow Lubelski w skali 1:500, według stanu na dzień 17.04.2026r.

Układ współrzędnych 2000/8. Wysokości w układzie P-EUR2007-NH.

Nie badano ksiąg wieczystych.

Granice działek wykazane w obszarze objętym zamowieniem zostały określone zgodnie ze standardami geodezyjnymi i spełniają wymagania dokładnościowe.

Rob. Nr 82/2026

ID zgłoszenie: GEO.6642.1.702.2026

Sekcja: 8157.11.13.2

Oświadczam, że niniejszy dokument został opracowany w wyniku prac geodezyjnych i kartograficznych, których rezultaty zawiera operat techniczny pozytywnie zweryfikowany, jednocześnie informuję, że jestem świadomy odpowiedzialności karnej za złożenie fałszywego oświadczenia.

Identyfikator zgłoszenia prac geodezyjnych: GEO.6642.1.702.2026

Organ prowadzący państwowy zasób geodezyjny i kartograficzny: Starosta Lubartowski

Numer oraz data sporządzenia dokumentu zawierającego wynik pozytywnej weryfikacji: GEO.6642.1.702.2026_3 18.05.2026

Przyjęto do zasobu PODOK w Lubartowie pod num. P.0608.2026.1113 w dniu 18.05.2026

Inne oraz nazwisko oraz numer uprawnień Janusz Chamera Nr uprawnień 17654

Wzrost: 23.686

NIP 712-19-32-019 REGON 430311299

tel. 81-718-00-75

Lublin, dnia: 19.05.2026r.

Mapa do celów projektowych podpisano elektronicznie

podpisem zaświadczającym przez Janusz Chamera w dniu 19.05.2026r.

ZGODNOŚĆ Z ORYGINAŁEM MAPY DO CELÓW PROJEKTOWYCH

JEDNOSTKA PROJEKTOWA BR. SANITARNEJ	JJ SANIT JAROSŁAW JOŹWIĄK ul. Inżynierska 9/49, 20-484 Lublin NIP: 714-193-71-84 Tel: 506741896, e-mail: jozwiak@jjsanit.pl
INWESTOR	GMINA OSTRÓW LUBELSKI
NAMZNAJ ADRES INWESTYCJI	BUDOWA ZEWNĘTRZNEGO KOTŁA GAZOWEGO WRAZ Z ZEWNĘTRZNĄ INSTALACJĄ GAZOWĄ, CIEPŁOWNICZĄ I ELEKTRYCZNĄ DO ZASILENIA BUDYNKU CENTRUM KULTURY ORAZ PRZECIENIĘ ZDROWIA W M. OSTRÓW LUBELSKI NA DZ. NR. 557,555,554/2 OBR. GEOD. 060810_4.0001
FAZA	PROJEKT TECHNICZNY
RYSunek	PLAN SYTUACYJNO WYSOKOŚCIOWY
BRANŻA	SANITARNA
PROJEKTANT	mgr inż. Jarosław Joźwiak
SPRAWDZAJĄCA	mgr inż. Magdalena Joźwiak

LEGENDA:

- PROJEKTOWANA ZEWN. INSTALACJA GAZOWA
- PROJEKTOWANA ZEWN. INSTALACJA ELEKTRYCZNA
- PROJEKTOWANA ZEWN. INSTALACJA STEROWANIA
- PROJEKTOWANA ZEWN. INSTALACJA GRZEWICZA
- ZASIĘG ISTNIEJĄCEGO HYDRANTU 75M
- ISTN. HYDRANT PODZIEMNY