
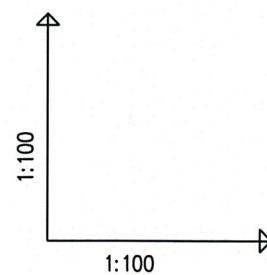


ZEWNĘTRZNA INSTALACJA KAN. SANITARNEJ

PRZYŁĄCZE KAN. SANITARNEJ

istniejące

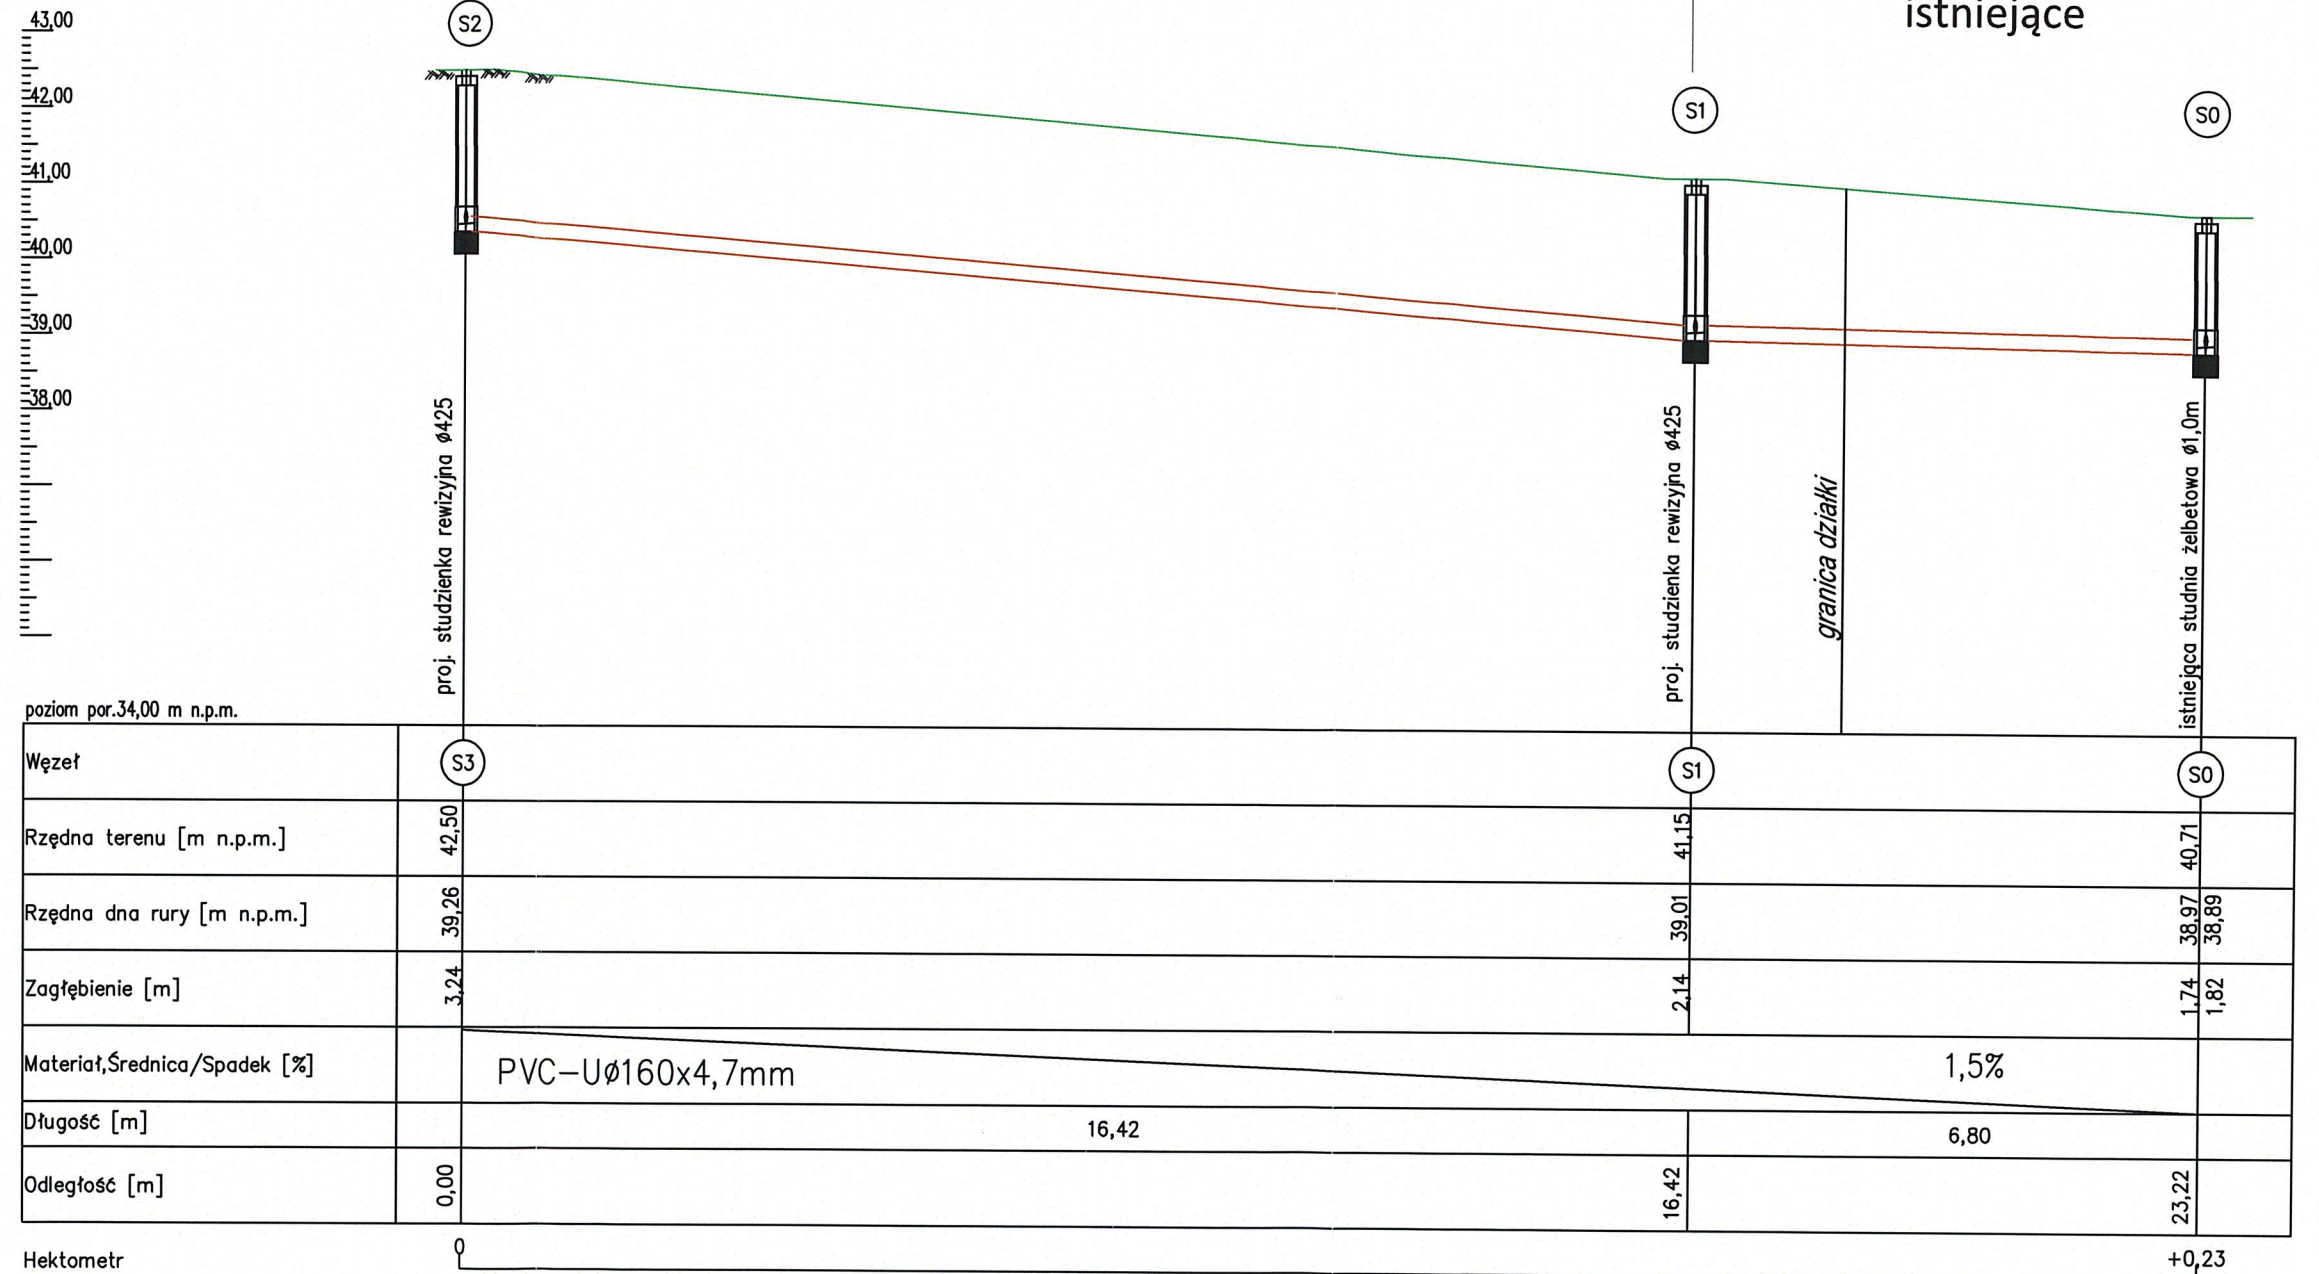

UWAGA:

1. Pod przewody wykonać podsypkę piaskową o uziarnieniu 0.25–2mm i grubości 10cm
2. Przewody do wysokości 30cm zasypać piaskiem o uziarnieniu 0.25–2mm
3. Przed przystąpieniem do robót, należy wykonać przekopy próbne i zlokalizować istniejące uzbrojenie terenu.
4. Rzędne wjazdów dostosować do projektowanych rzędnych terenu.

nazwa i adres obiektu budowlanego URZĄD GMINY W BARTOSZYCACH PLAC ZWYCIĘSTWA 2 11-200 BARTOSZYCE			
inwestor URZĄD GMINY W BARTOSZYCACH PLAC ZWYCIĘSTWA 2 11-200 BARTOSZYCE			
projektant specjalności sanitarnej mgr inż. KAROLINA BARTKOWIAK nr ew. WKP/0138/POOS/10 UPR.BUD. BIO DO PROJ. W SPEC. SANITARNEJ	data 15.03.2022	podpis 	faza PROJEKT TECHNICZNY ZEWN. KAN. SANITARNEJ
tytuł rysunku PROFIL INSTALACJI KANALIZACJI SANITARNEJ	nr rysunku PZT02		skala 1:100/100