


Projektowane obiekty budowlane	
--------------------------------	--

Oznaczenie kancelaryjne zgłoszenia pracy geodezyjnej	GNO.6640.1974.2023
--	--------------------

Oznaczenie granic obszaru, który był przedmiotem aktualizacji	— — — — —
Oznaczenie i informacje o służebnościach gruntowych mających wpływ na zagospodarowanie gruntów, zlokalizowanych w granicach projektowanej inwestycji	
Oznaczenie i symbol konturu użytku gruntowego, który nie jest ujawniony w bazie danych ewidencji gruntów i budynków	

Szkic lokalizacji roboty Skala 1:25000

Oświadczam, że niniejszy dokument został opracowany w wyniku prac geodezyjnych i kartograficznych, których rezultaty zawiera operat technicznie pozytywnie zweryfikowany. Jednocześnie informuję, że jestem świadomy odpowiedzialności karnej za złożenie fałszywego oświadczenia.	
Identyfikator zgłoszenia prac geodezyjnych	GNO.6640.1974.2023
Organ służby geodezyjnej, który otrzymał zgłoszenie	STAROSTA WIELUŃSKI
Wykonawca prac geodezyjnych	GEO-POMIAR s.c.
Nr oraz data sporządzenia dokumentu zawierającego wynik pozytywnej weryfikacji	GNO.6640.1974.2023 _1 2024-01-16
Imię i nazwisko oraz numer uprawnień zawodowych kierownika prac	mgr inż. Ireneusz Kruk Nr uprawnień 8921

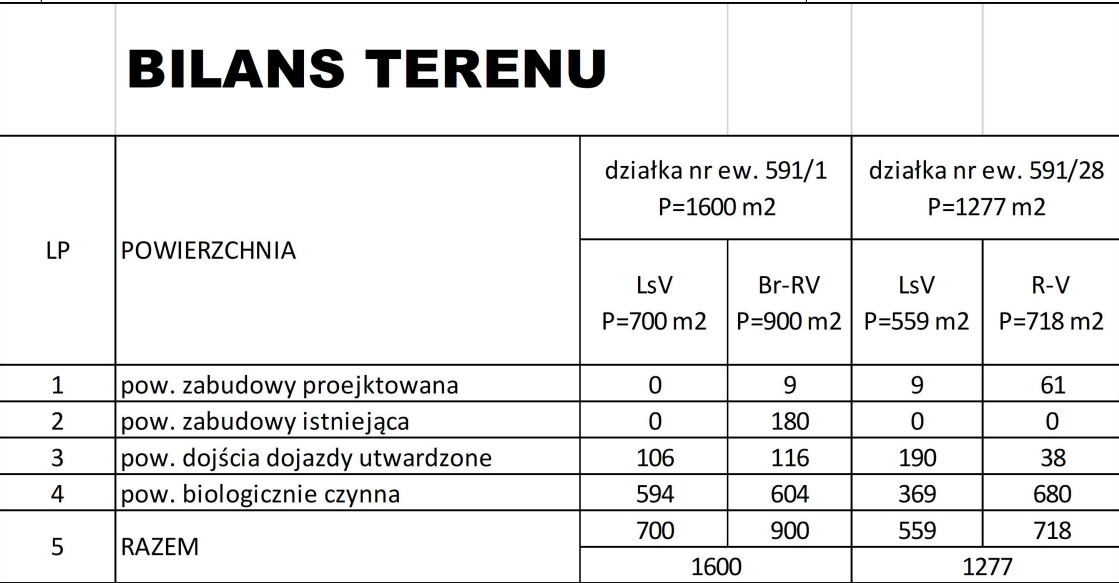

A,B...F granice teren

S1 studnia nr 1- do projektowana przebudowa

- zjazdu z drogi gminnej (na podstawie odrębnej procedury)

— projektowana instalacja wody surowej

- projektowana instalacja wody uzdatnionej
— projektowana instalacja wody na sieć wodociągowa

projektowana kanalizacja wód nadsadowych, spustu i przelewu

projektowana kanalizacja sanitarna i neutralizatora

— projektowana wewnętrzna linia zasilająca WLZ
- - - - - projektowana kanalizacja teletechniczna

projektowane instalacje elektryczne
projektowane słupy oświetleniowe L1-L4

 ZPK złącze kablowo pomiarowe po przeniesieniu

 szs projektowane szafki zasilająco sterujące

☐ projektowany wewnętrzny układ komunikacyjny

o ogrodzenie panelowe projektowane

promień strefy ochrony bezpośredniej studni, 10 m

Jednostka projektowa : "NEUBERG" Zakład Usługowy Energetyki Zbigniew Neubergul. Kościelna 14 98-200 Sieradz		Inwestor: Gmina Wierzchlas ul. Szkolna 7 98-324 Wierzchlas	
projektował:	Imię i nazwisko	Data	
architektura:	mgr inż. arch. Tadeusz Miziąła	04.2024	
konstrukcja:	mgr inż. Wiesław Olczyk	04.2024	
instal. sanitarne	mgr inż. Kazimierz Kościelny	04.2024	
instal. elektr.	mgr inż. Łukasz Neuberg	04.2024	
spr. architektura:	mgr inż. arch. Anna Bobrowska - Sałuda	04.2024	
spr. konstrukcja:	mgr inż. Waldemar Sałuda	04.2024	
spr. instal. sanit.	mgr inż. Agnieszka Kominiarek	04.2024	
spr. instal. elektr.	mgr inż. Damian Ślipek	04.2024	
Skala: 1:500	Inwestycja: przebudowa SUW w Kraszkowicach polegająca na przebudowie istniejącego budynku stacji, budowie dwóch zbiorników retencyjnych wody czystej V= 155 m3 każdy wraz z infrastrukturą dz. nr ew. 591 /I, 591 /28, Kraszkowice gmina Wierzchlas		
Nr rys. 1	Tytuł rysunku: projekt zagospodarowania terenu		