

UWAGA: nie wyklucza się istnienia w terenie innych przewodów, o których brak informacji wynika z zaszczości historycznych lub niedopełnienia przepisów zgłoszenia do inwentaryzacji (Ustawa Prawo Geodezyjne i Kartograficzne z 17.05.1989 t.j. Dz. U. z 2021 r. poz. 1990, z 2022r. poz. 1846, 2185.)

Projektowane obiekty budowlane


MAPA 1:500 DO CELÓW PROJEKTOWYCH

Oznaczenie kancelaryjne zgłoszenia pracy geodezyjnej		GNO.6640.1974.2023
Miejscowość		KRASZKOWICE
Numery działek ewidencyjnych		591/1
Obręb ewidencyjny	Identyfikator	101710.2.0007
	Nazwa	KRASZKOWICE
Jednostka ewidencyjna	Identyfikator	101710_2
	Nazwa	Wierzchlas
Sekcja		6.150.27.07.1.4; ...3.2
Nazwa układu współrzędnych	Prostokątnych płaskich	2000/6
	Wysokości	PL-EVRF2007-NH
Oznaczenie granic obszaru, który był przedmiotem aktualizacji		— — — — —
Oznaczenie i informacje o słabejnościach gruntowych mających wpływ na zagospodarowanie gruntów, zlokalizowanych w granicach projektowanej inwestycji		
Oznaczenie i symbol konturu użytku gruntowego, który nie jest ujawniony w bazie danych ewidencji gruntów i budynków		
Stan aktualny na dzień	28.12.2023	
Data sporządzenia mapy	11.01.2024	
Mapę sporządził	inż. Hubert Bator-Kmieciak	
Numer księgi robót	882/2023	
Kierownik roboty	mgr inż. Ireneusz Kruk	
Firma:		

Szkic lokalizacji roboty Skala 1:25000



Oświadczam, że niniejszy dokument został opracowany w wyniku prac geodezyjnych i kartograficznych, których rezultaty zawiera operat techniczny pozytywnie zweryfikowany. Jednocześnie informuję, że jestem świadomy odpowiedzialności karnej za złożenie fałszywego oświadczenia.	
Identyfikator zgłoszenia prac geodezyjnych	GNO.6640.1974.2023
Organ służby geodezyjnej, który otrzymał zgłoszenie	STAROSTA WIELUŃSKI
Wykonawca prac geodezyjnych	GEO-POMIAR s.c.
Nr oraz data sporządzenia dokumentu zawierającego wynik pozytywnej weryfikacji	GNO.6640.1974.2023_I 2024-01-16
Imię i nazwisko oraz numer uprawnień zawodowych kierownika prac	mgr inż. Ireneusz Kruk Nr uprawnień 8921

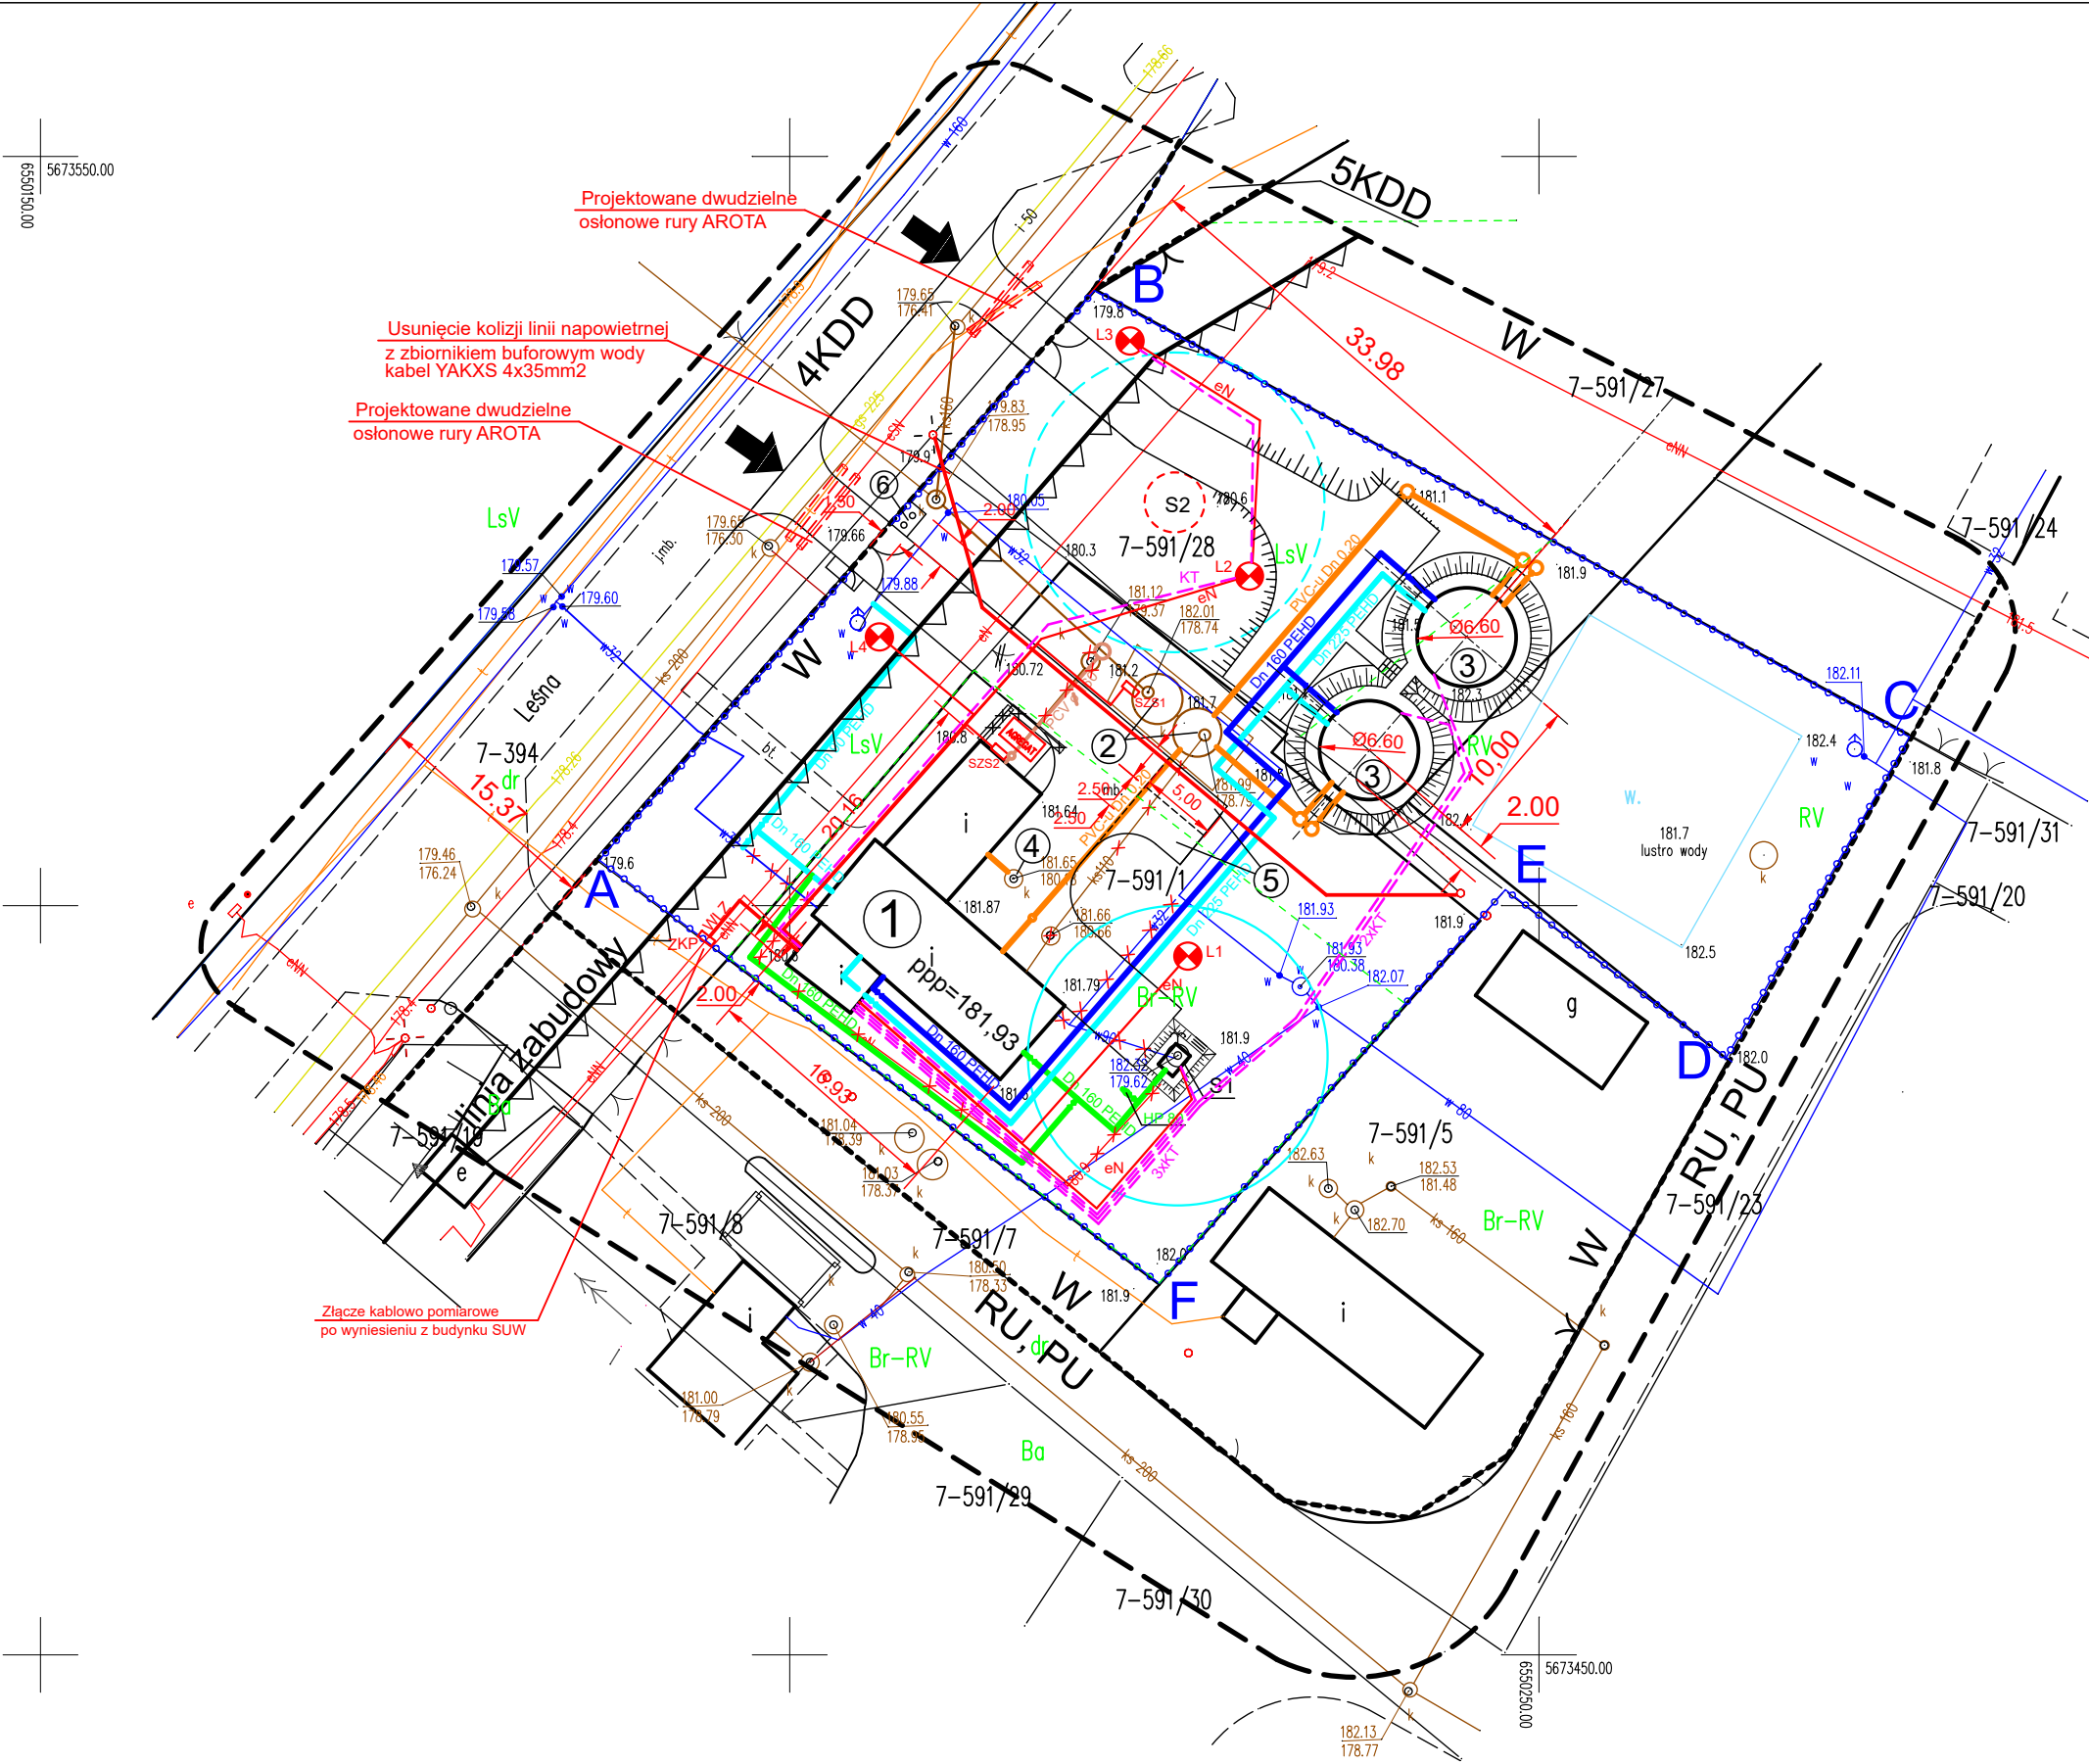

BILANS TERENU

powierzchnia terenu inwestycji (działki nr ew. 591/1 i 591/28) -2877,00 m2 (1600,00+1277,00)
powierzchnia zabudowy projektowana - 77,18 m2
istniejąca powierzchnia zabudowy - 179,92 m2
powierzchnia zabudowy razem - 257,10 m2
place utwardzone projektowane - 450,5 m2

Legenda:

- A,B...F granice terenu inwestycji
- S1 studnia nr 1- do projektowana przebudowa
 - S2 studnia nr 2 - do realizacji w perspektywie
 - 1 istniejący budynek stacji uzdatniania wody do przebudowy
 - 2 odstożniki popłuczyn istniejące
 - 3 zbiorniki wody czystej V=155,5 m3 każdy - projektowane
 - 4 neutralizator ścieków z chlorowni - istniejący
 - 5 miejsca parkingowe - 2 szt.
 - 6 miejsce na śmietnik
- zjazdu z drogi gminnej (na podstawie odrębnej procedury)
- projektowana instalacja wody surowej
 - projektowana instalacja wody uzdatnionej
 - projektowana instalacja wody na sieć wodociagową
 - projektowana kanalizacja wód nadosadowych, spustu i przelewu
 - projektowana kanalizacja sanitarna i neutralizatora
 - projektowane wewnętrzna linia zasilająca WLZ
 - projektowana kanalizacja teletechniczna
 - projektowane instalacje elektryczne
 - projektowane słupy oświetleniowe L1-L4
 - złącze kablowo pomiarowe po przeniesieniu
 - projektowane szafki zasilająco sterujące
 - projektowany wewnętrzny układ komunikacyjny
 - elementy do rozbiórki (sieci, ogrodzenie, lampy)
 - ogrodzenie panelowe projektowane
 - promień strefy ochrony bezpośredniej studni, 10 m

Jednostka projektowa : "NEUBERG" Zakład Usługowy Energetyki Zbigniew Neubergul. Kościelna 14 98-200 Sieradz		Inwestor: Gmina Wierzchlas ul. Szkolna 7 98-324 Wierzchlas	
projektował:	Imię i nazwisko	Data	
architektura:	mgr inż. arch. Tadeusz Miziała	04.2024	
konstrukcja:	mgr inż. Wiesław Olczyk	04.2024	
instal. sanitarne	mgr inż. Kazimierz Kościelny	04.2024	
instal. elektr.	mgr inż. Łukasz Neuberg	04.2024	
spr. architektura:	mgr inż. arch. Anna Bobrowska - Sałuda	04.2024	
spr. konstrukcja:	mgr inż. Waldemar Sałuda	04.2024	
spr. instal. sanit.	mgr inż. Agnieszka Kominiarek	04.2024	
spr. instal. elektr.	mgr inż. Damian Ślipek	04.2024	
Skala: 1:500	Inwestycja: przebudowa SUW w Kraszkowicach polegająca na przebudowie istniejącego budynku stacji, budowie dwóch zbiorników retencyjnych wody czystej V= 155 m3 każdy wraz z infrastrukturą dz. nr ew. 591 /1, 591 /28, 394 Kraszkowice gmina Wierzchlas		
Nr rys. 1	Tytuł rysunku: projekt zagospodarowania terenu		