


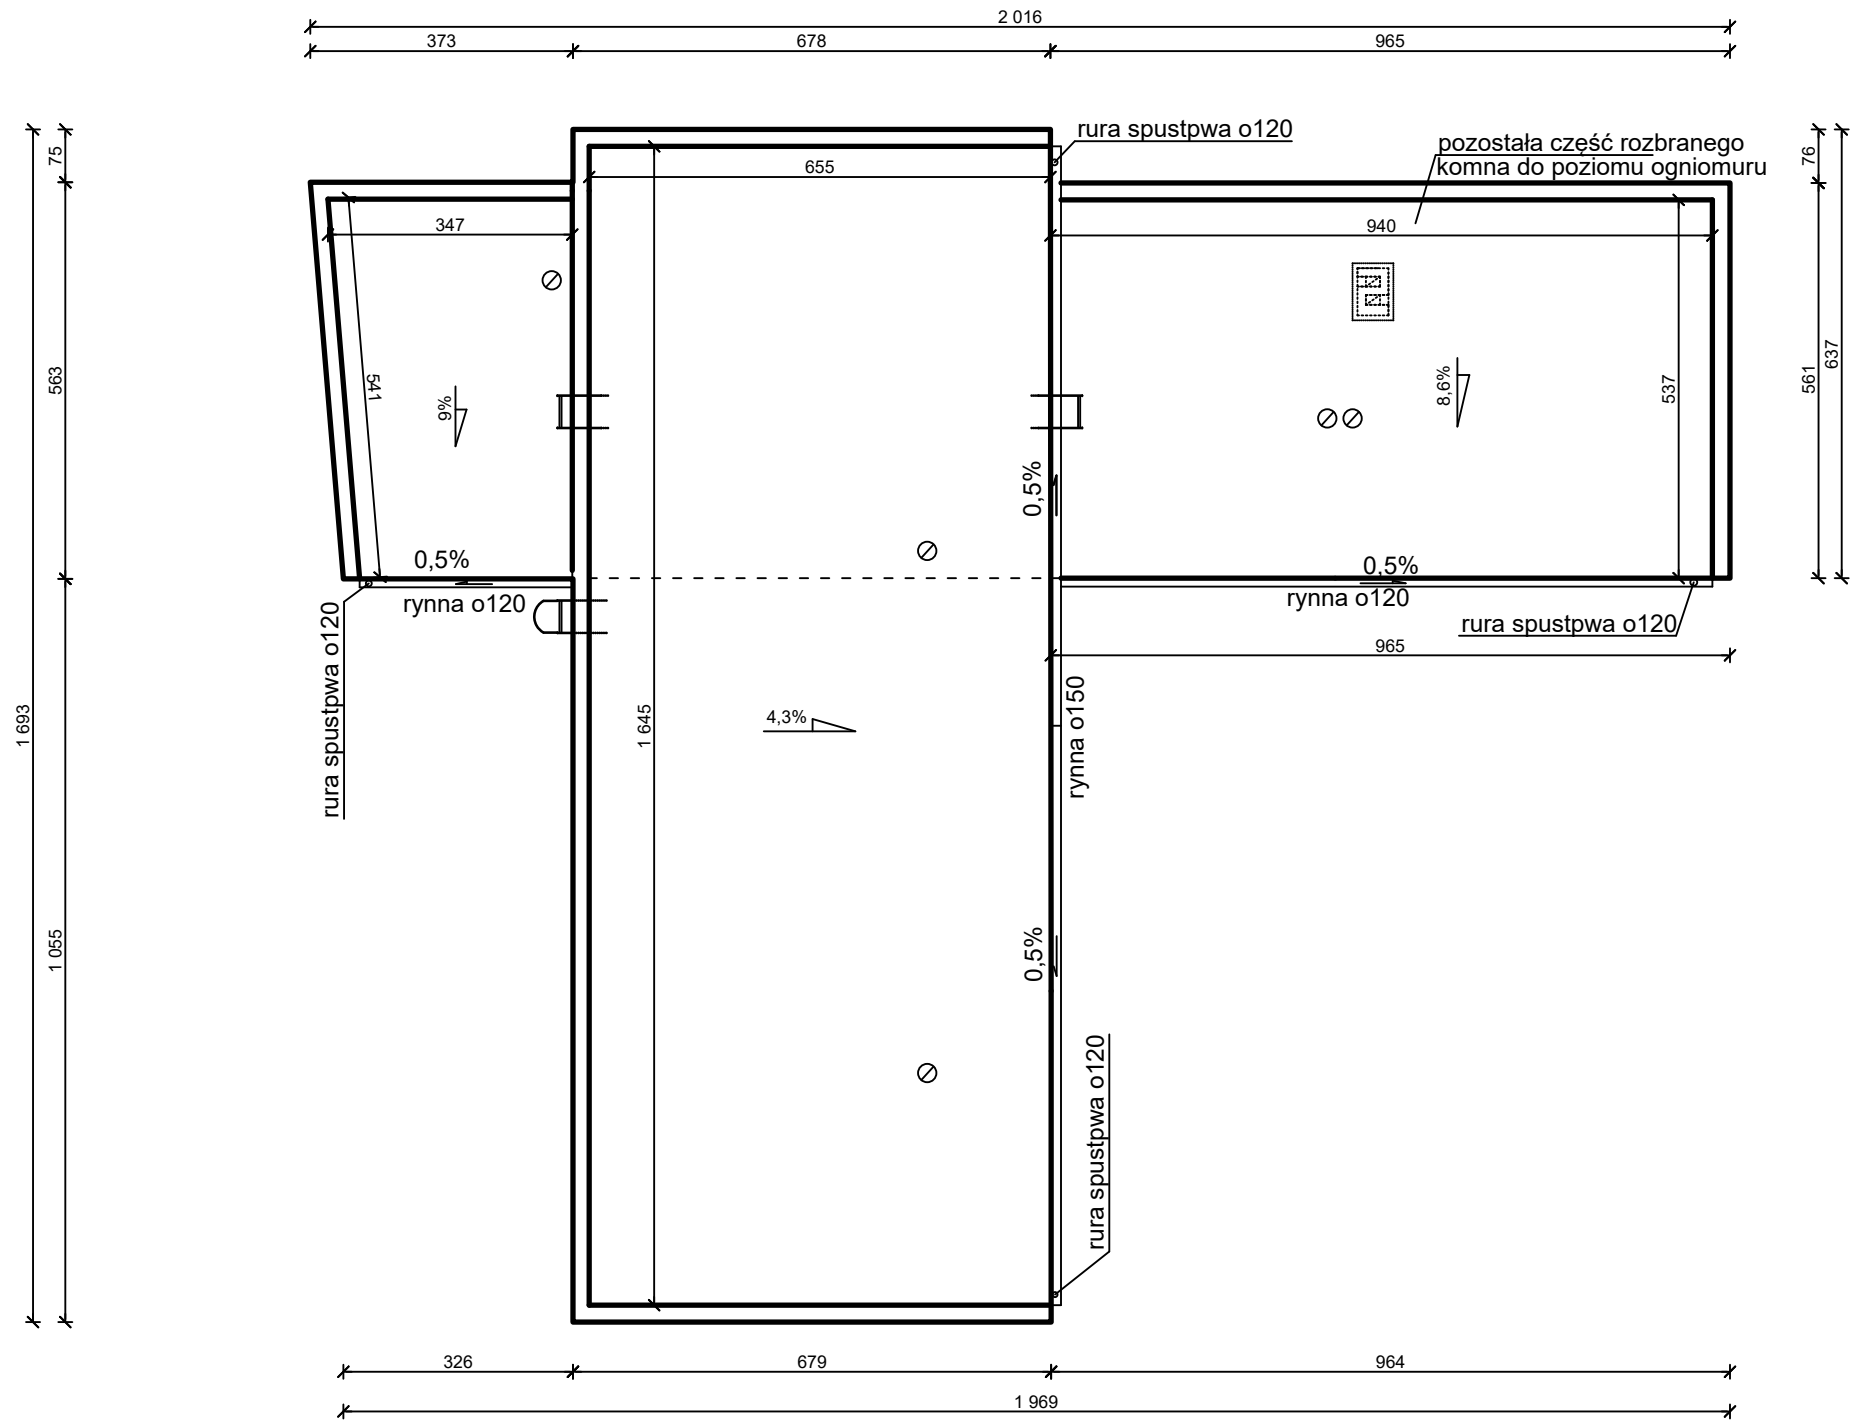

Inwestor: Gminna Wierchlas			
Temat: PRZEBUDOWA STACJI UZDATNIANIA WODY W KRASZKOWICACH GMINA WIERCHLAS			
Lokalizacja inwestycji: KRASZKOWICE DZ. NR EW. 591/1, 591/28, 394			
Temat rysunku: STAN PROJEKTOWANY - RZUT DACHU		Skala: 1:100	Nr rys.:
Branża:	budowlana	Nr upr. bud.	Podpis:
projektował:	mgr inż.arch. Tadeusz Miziała	92/70	
sprawdził:	mgr inż.arch. Anna Saluda	11/R-516/L/OIA/06	
Opracował:	mgr inż. Wiesław Olczyk	76/01/WŁ	