


OZNACZENIA-OŚWIETLENIE	
	-oprawa 45W p/t LED płyta mleczna
Aw	-oprawa awaryjna LED 1h-certyfikowana CNBOP
	-włącznik ośw. pojedynczy 10A/230V IP20
	-włącznik ośw. podwójny 2P 10A/230V IP44
	-gniazdo wtykowe pojedyncze 2P+Z 16A/230V p/t IP44
TE	- tablica elektryczna istniejąca do modernizacji

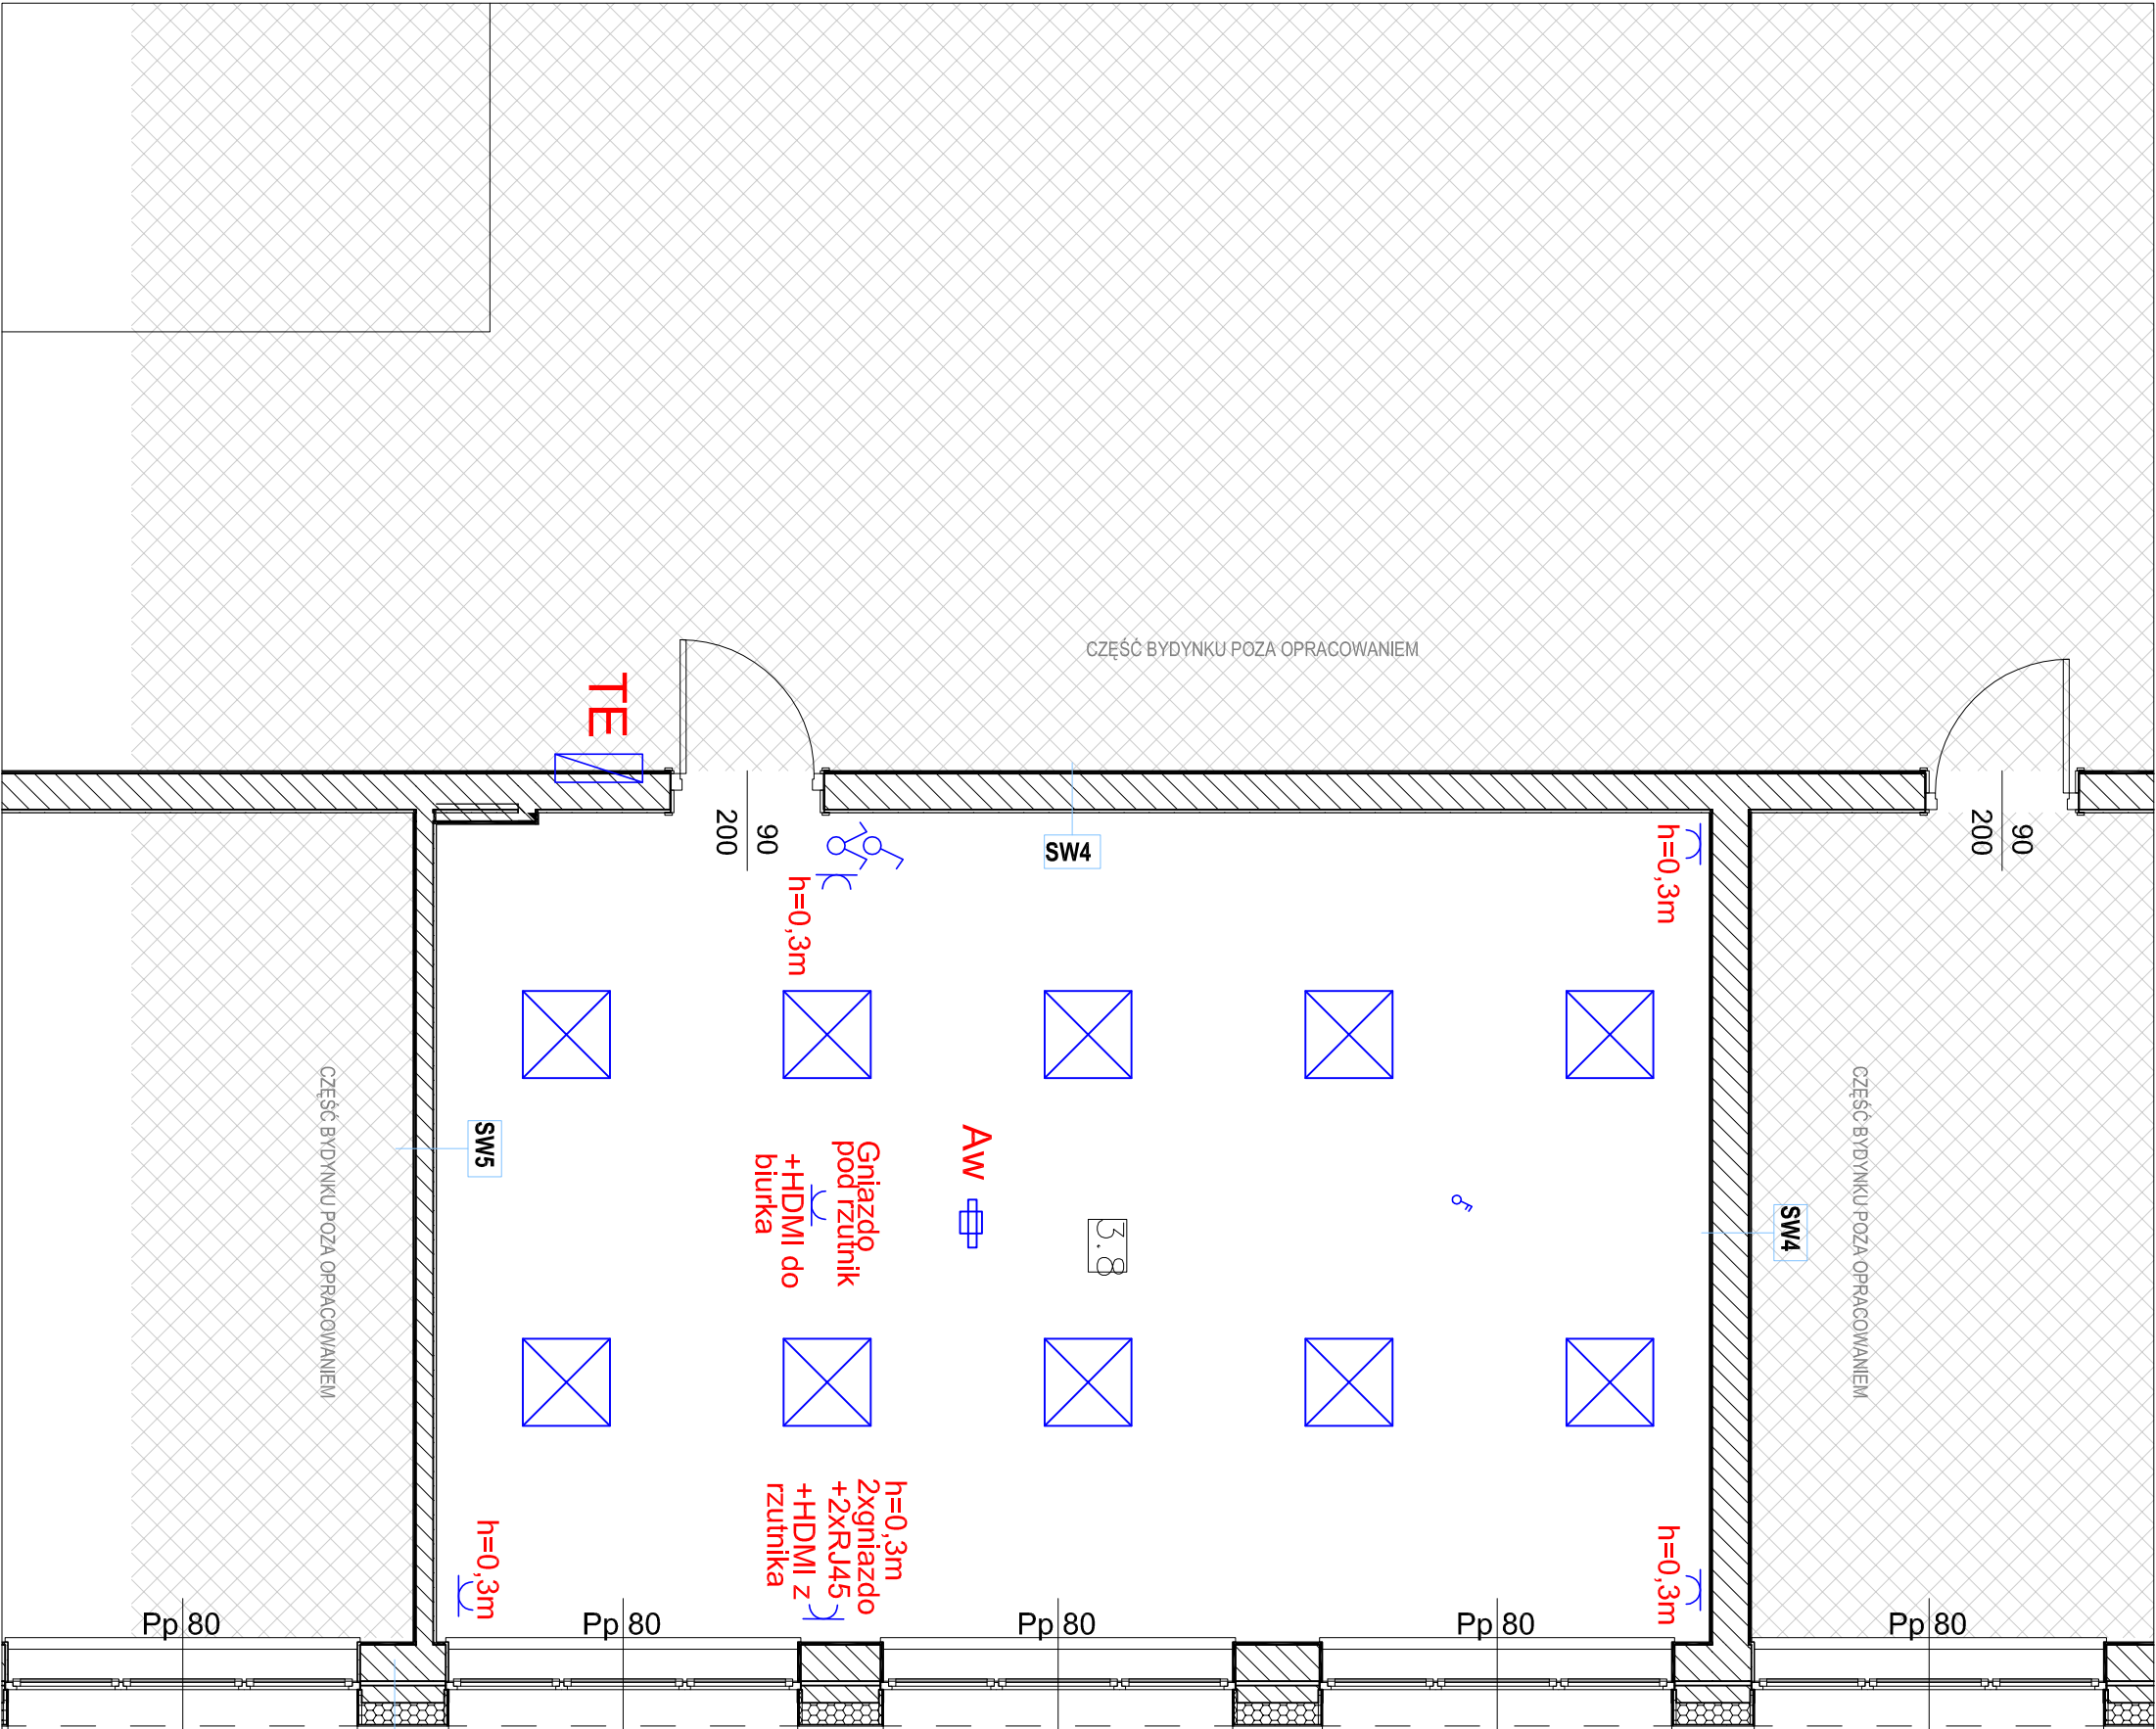

TEMAT:		REMONT SALI LEKCYJNEJ	
INWESTOR:		Liceum Ogólnokształcące im. ks. Piotra Skargi w Szamotłach UL. Mickiewicza 9, 64-500 SZAMOTUŁY	
LOKALIZACJA:		SZAMOTUŁY, GMINA SZAMOTUŁY, DZIAŁKA NR 4301/6	
FAZA:		PROJ. BUDOWLANY	BRANŻA ELEKTRYCZNA
PROJEKTANT:		mgr inż. Wiesław Kapłon upr. nr WKP/0385/PWOE/09 specj. elektryczna	skala 1:50 data
			26.06.2026
SPRAWDZAJĄCY:		mgr inż. Marcin Gątnielewski upr. nr WKP/0483/PWOE/15 specj. elektryczna	
TREŚĆ RYSUNKU:		RZUT SALI 209 INSTALACJE ELEKTRYCZNE	
		nr rys. E1	