


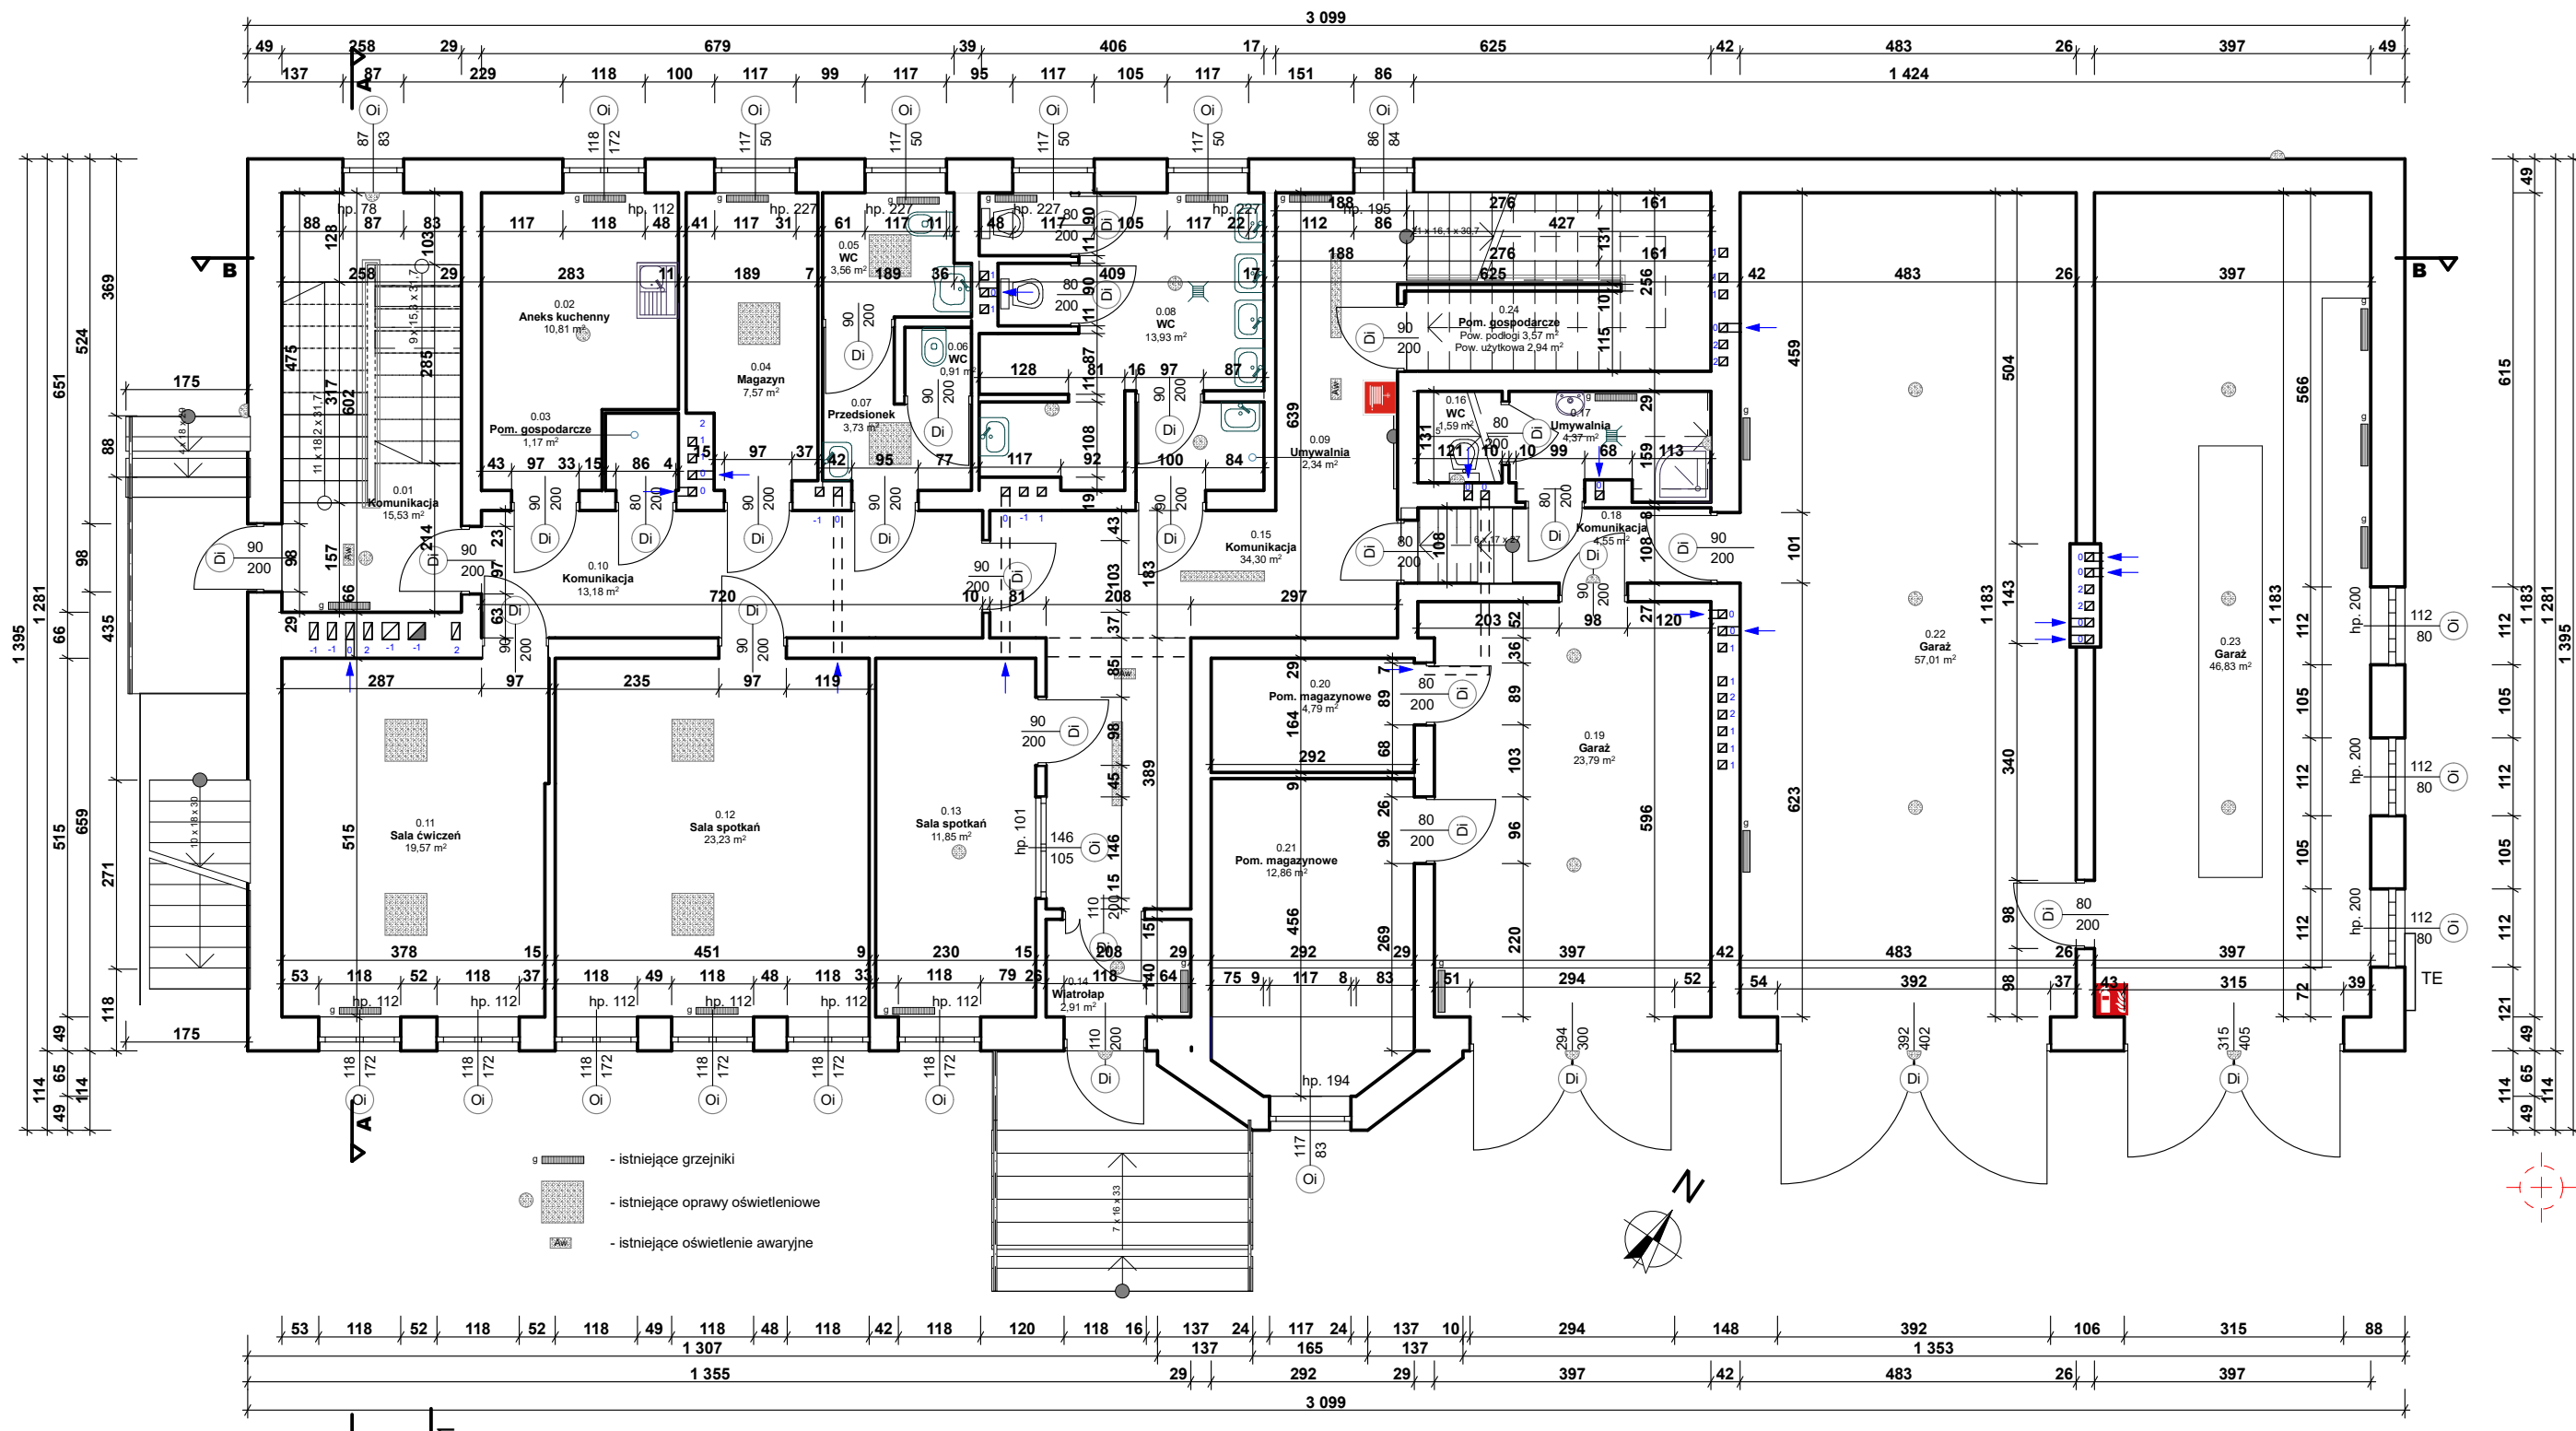

 zik studio architektury i urbanistyki grzegorz zarzycki tel. 502-236-301, ul. Zagnańska 71a, 25-002 Kielce, biuro@zikstudio.pl, www.zikstudio.pl			
Inwestycja	PROJEKT PRZEBUDOWY I ZMIANY SPOSOBU UŻYTKOWANIA CZĘŚCI BUDYNKU O FUNKCJI KOMUNIKACYJNEJ, HIGIENICZNO-SANITARNEJ, POMOCNICZEJ, GOSPODARCZEJ I KUCHENNEJ NA FUNKCJE HIGIENICZNO-SANITARNE, KOMUNIKACYJNE, ANEKSU KUCHENNEGO, GOSPODARCZEJ I PORZĄDKOWE WRAZ Z INSTALACJĄ ZADASZEN NAD WEJŚCIAMI I WJAZDAMI DO BUDYNKU USŁUGOWEGO PEŁNIĄCEGO FUNKCJE ŚWIETLICY WIEJSKIEJ Z CZĘŚCIĄ DLA OCHOTNICZEJ STRAŻY POŻARNEJ W PIEKOSZOWIE WRAZ Z NIEZBEDNĄ INFRASTRUKTURĄ TECHNICZNĄ Identyfikator działki: 260414_2.0013.416/23; 260414_2.0013.416/24		Data 11.2021r.
			Skala 1:100
Branża	Architektura		Nr I.02
Przedmiot	Rzut parteru	Podpis	
Projektant	mgr inż. arch. Grzegorz Zarzycki upr. nr SW-45/2008		
Sprawdzający	mgr inż. arch. Izabela Kulągowska upr. SW - 17/2005		