


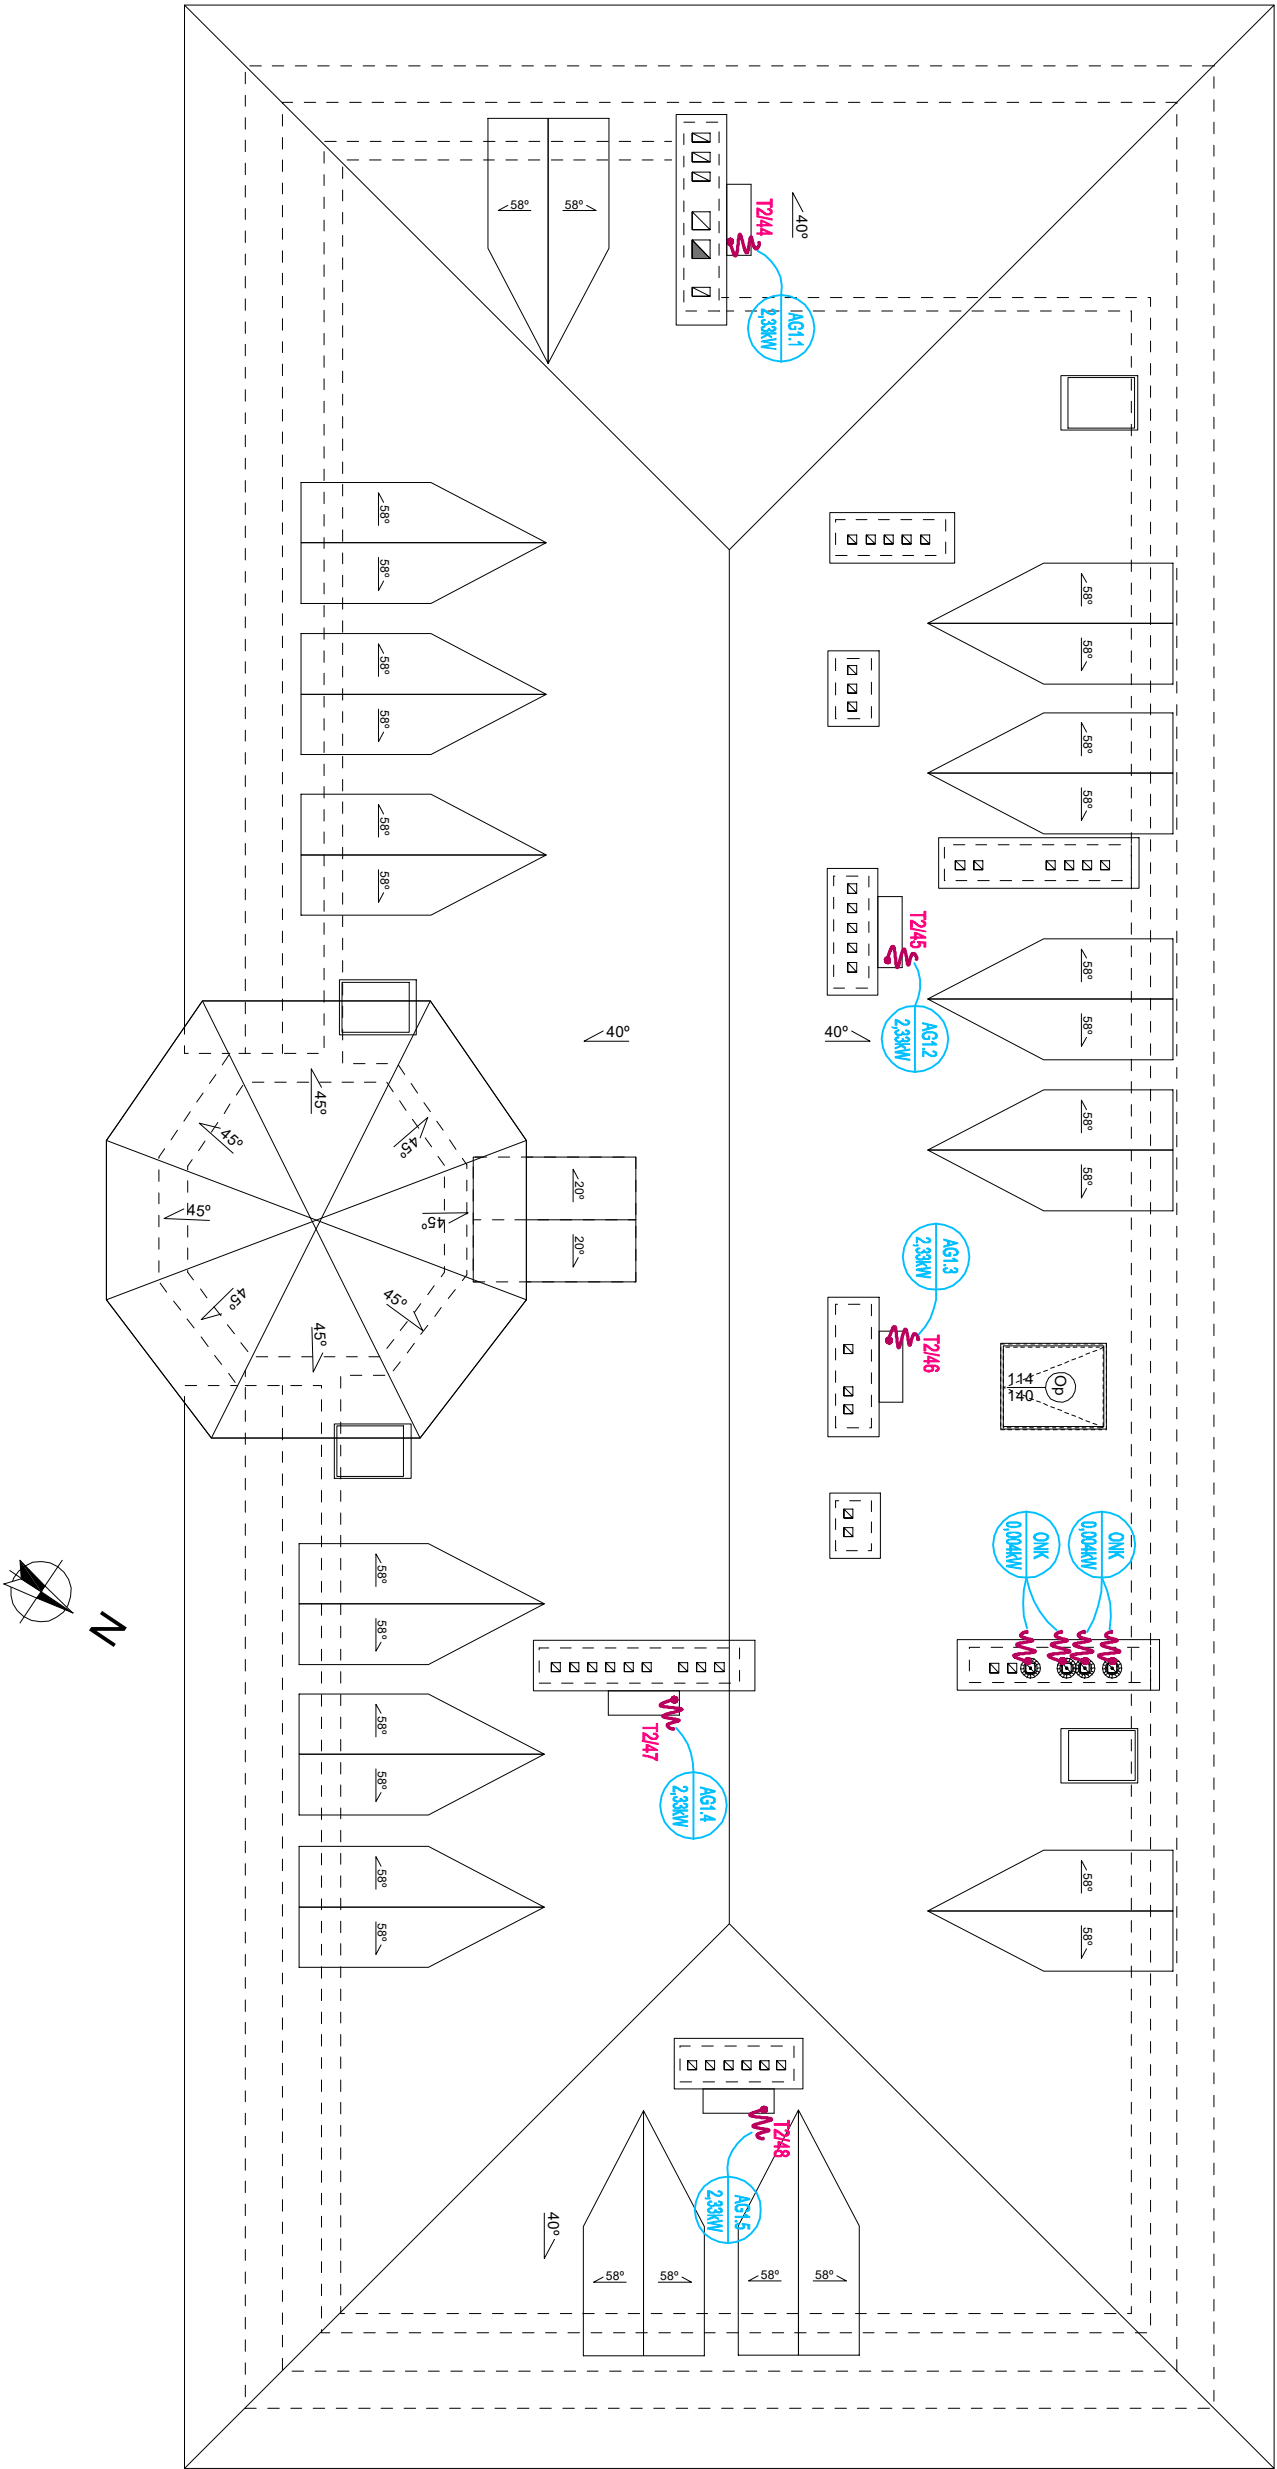

- wypust zasilający dane urządzenie według opisu

- agregat chłodniczy, jednostka zewnętrzna 2,33kW/230V

- obrotowa nasada kominowa 0,004kW/24V

Dla ochrony nowoprojektowanych urządzeń elektrycznych projektuje się iglice odgromowe. Mają one na celu utworzenie strefy ochronnej nad urządzeniami. Zgodnie z PN-EN 62305-3 dla budynku przyjęło kąt ochrony 65°. Należy zachować odstęp izolacyjny zwodów poziomych od urządzeń elektrycznych - w przeciwnym wypadku zastosować rury odgromowe ochronne. Projektowane iglice odgromowe należy nawiązać do istniejących zwodów poziomych za pomocą drutu Dfe/Zn Ø8mm.

		
zik studio architektury i urbanistyki grzegorz zarzycki		
tel. 502-236-301, ul. Zagajnikowa 71a, 25-002 Kielce, biuro@zikstudio.pl, www.zikstudio.pl		
Inwestycja	PRZEBUDOWA I ZMIANA SPOSOBU UŻYTKOWANIA CZĘŚCI BUDYNKU O FUNKCJI KOMUNIKACYJNEJ, HIGIENICZNO – SANITARNEJ, POMOCNICZEJ I KUCHENNEJ NA FUNKCJE HIGIENICZNO – SANITARNE, KOMUNIKACYJNE, ANEKSU KUCHENNEGO, GOSPODARCZE I PORZĄDKOWE WRAZ Z INSTALACJĄ ZADASZENIOWĄ WŁASCIWĄ I WŁASZCZĄ DO BUDYNKU BIBLIOTECY CENTRUM KULTURY (BCK) WRAZ Z NIEZBĘDNĄ INFRASTRUKTURĄ	
Branża	Instalacje elektryczne	Identyfikator projektu: 2804.14_2.0013.4.16/23; 2804.14_2.0013.4.16/24
Przedmiot	Rzut dachu - zasilanie urządzeń	Podpis
Projektant	mgr inż. Marek Alf upr. SWK/0096/PWOE/14	
Sprawdzający	mgr inż. Jarosław Kołera upr. KI-214/93	
		Data 12.2023r.
		Skala 1:100
		Nr E.10