


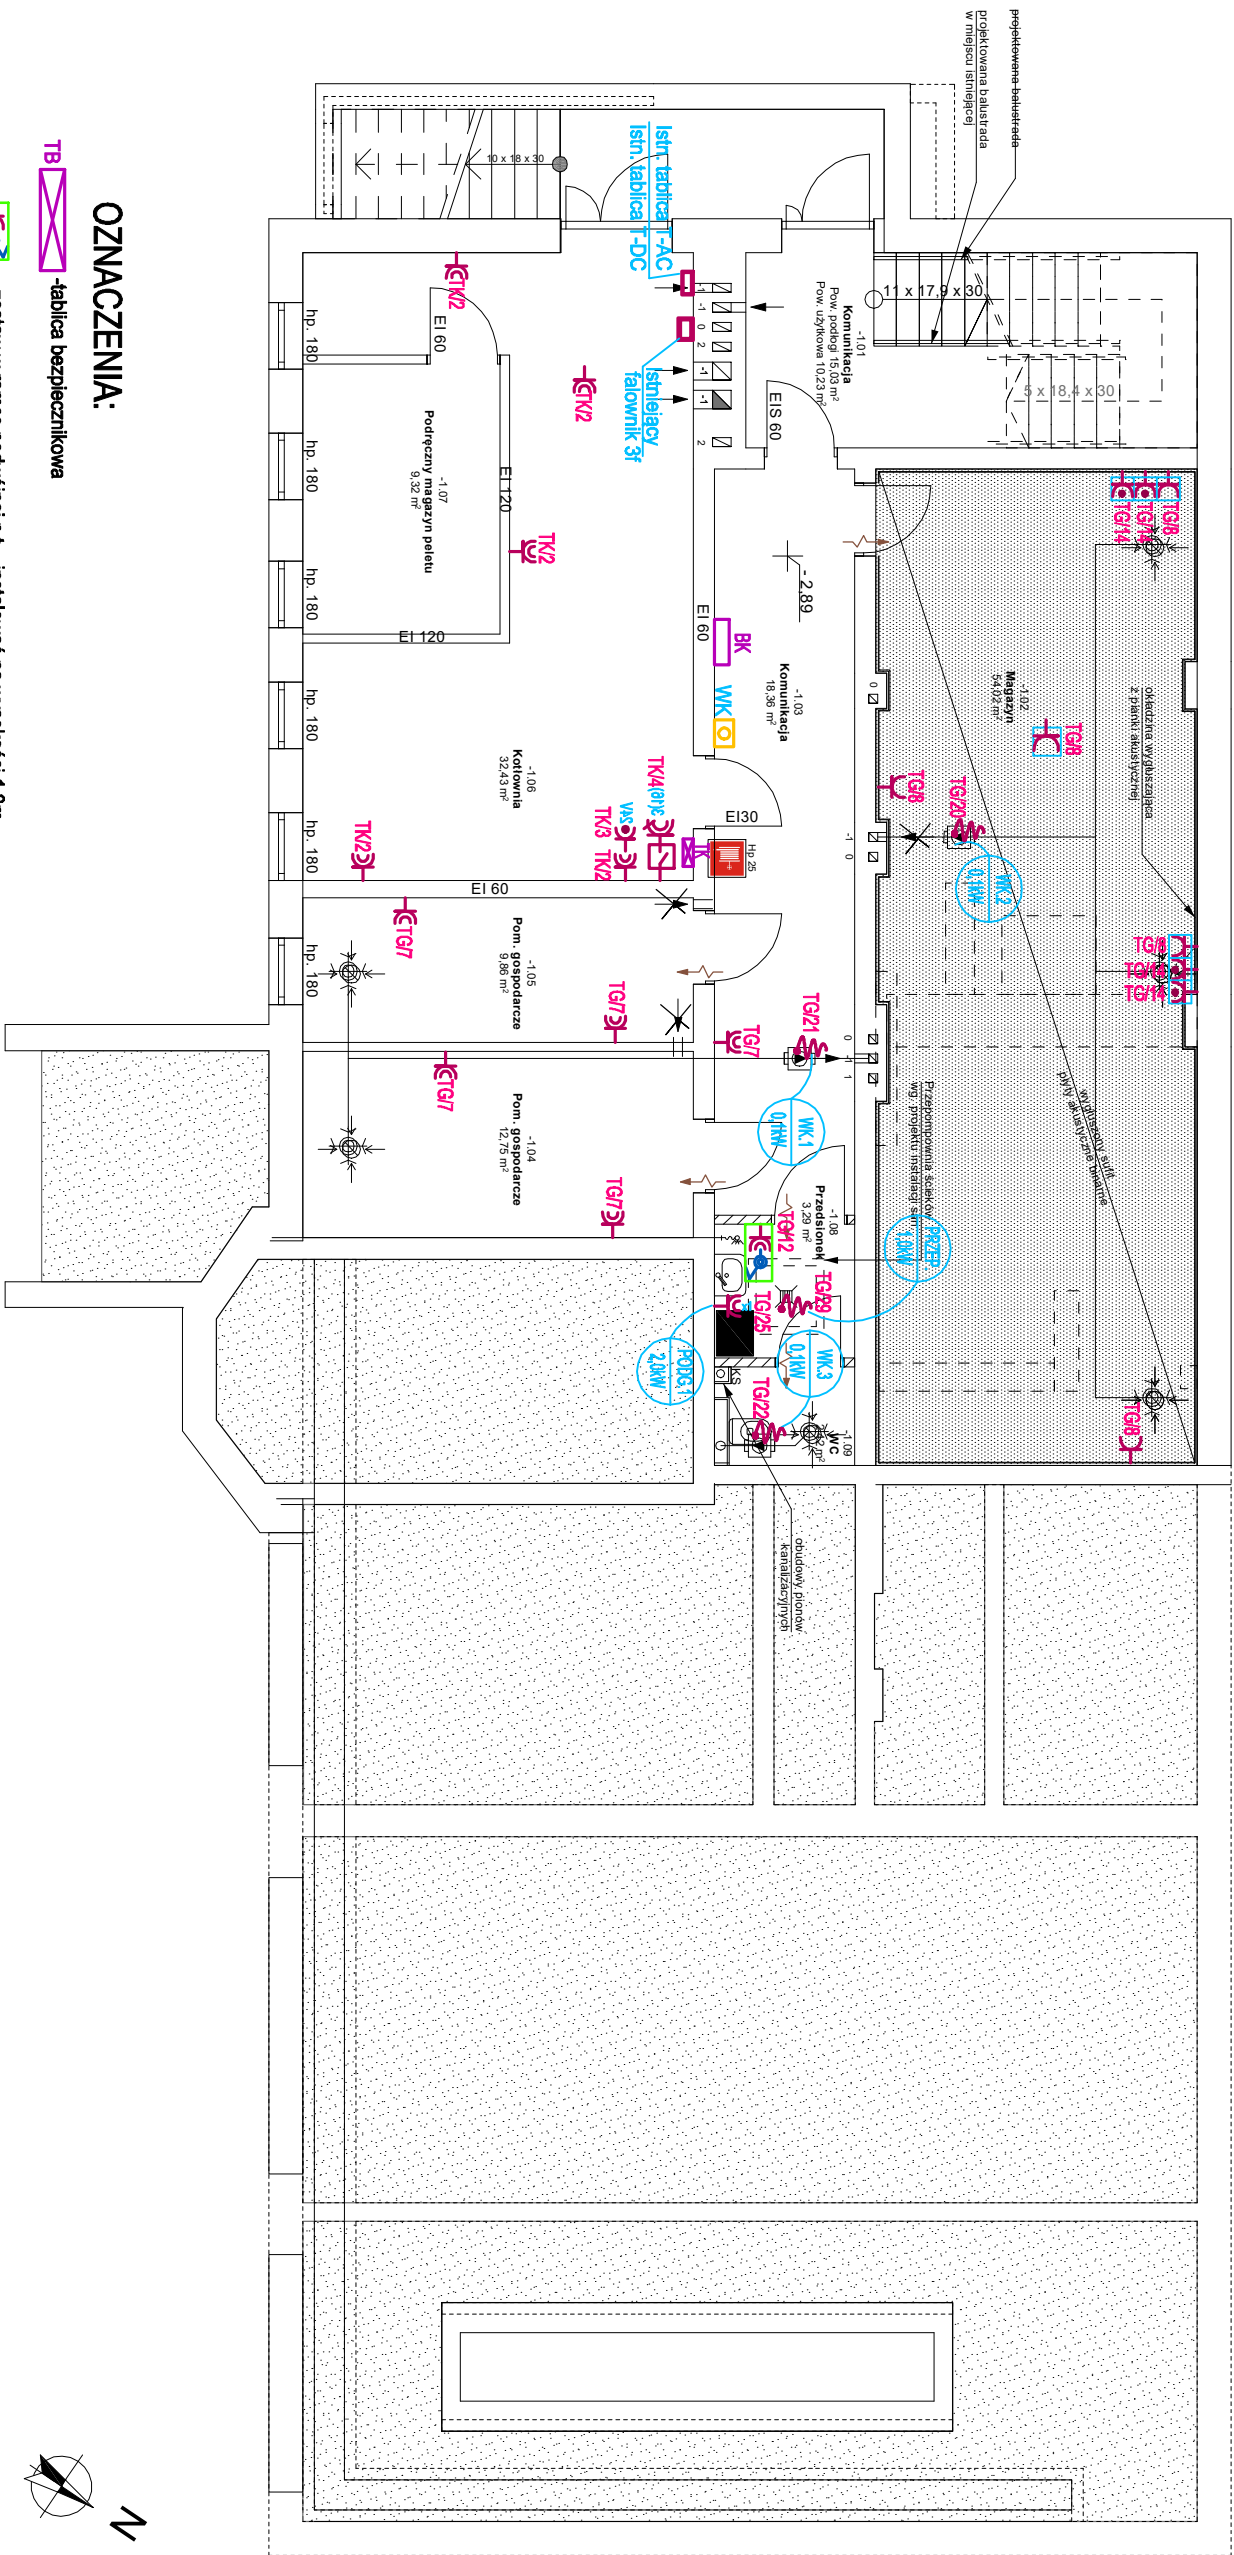

OZNACZENIA:

TB -tablica bezpiecznikowa

- zestaw w ramce podwójnej p.t. - instalować na wysokości 1,3m
(gniazdo wtyczkowe jednofazowe p.t.)
pojedyncze hermetyczne, łącznik 1-biegunowy (IP44)

- zestaw gniazdowy p.t. w ramce wspólnej montowany na suficie
gniazdo 2x230V - ogólne
- zestaw gniazdowy p.t. w ramce wspólnej
gniazdo 230V - dedykowane komputerowe DATA
gniazdo 230V - dedykowane komputerowe DATA
gniazdo 230V - ogólne

- gniazdo wtyczkowe jednofazowe p.t. podwójne
- 2x gniazdo wtyczkowe jednofazowe p.t. pojedyncze hermetyczne
w ramce wspólnej

- gniazdo wtyczkowe jednofazowe p.t. pojedyncze hermetyczne
nad kuchnią, montaż na wysokości 2,2m
- wypust zasilający dane urządzenie według opisu
- gniazdo 400V 16A z wyłącznikiem IP55
- gniazdo wtyczkowe n.t. 24V
- wyłącznik główny prądu dla kotłowni

- przycisk wyzwalacza wyłącznika przeciwpożarowego WPPoż
urządzenie uruchamiające + urządzenie sygnalizacyjne US
WPPoż - certyfikowany wyłącznik przeciwpożarowy budynku WPPoż

WK1 0,1kW WK2 0,1kW WK3 0,1kW
PODG1 2,0kW PRZEP 1,0kW
- wentylator kanałowy 0,1kW/230V
- pojemnościowy podgrzewacz elektryczny 2,0kW/230V
- przepompownia 1,0kW/230V

INSTALACJA PRZYWOŁAWCZA
- kasownik
- włącznik pociągowy
- lampka czerwona z buczkiem
- transformator z bezpieczną izolacją

zik studio architektury i urbanistyki grzegorz zarzycki			tel. 502-236-301, ul. Zagnañska 71a, 25-002 Kielce, biuro@zikstudio.pl, www.zikstudio.pl	
Inwestycja			PRZEBUDOWA I ZMIANA SPOSOBU UŻYTKOWANIA CZĘŚCI BUDYNKU O FUNKCJI KOMUNIKACYJNEJ, HIGIENICZNO - SANITARNEJ, POMOCNICZEJ I KUCHENNEJ NA FUNKCJE HIGIENICZNO - SANITARNE, KOMUNIKACYJNE, ANEKSU KUCHENNEGO, GOSPODARCZE I PORZĄDKOWE WRAZ Z INSTALACJĄ ZADASZENIOWĄ WEJŚCIAMI I WIAZDAMI DO BUDYNKU BIBLIOTEKI CENTRUM KULTURY (BCK) WRAZ Z NIEZBEDNĄ INFRASTRUKTURĄ TECHNICZNĄ	Data 12.2023r.
Branża			Identyfikator: działy: 280414_2, 2013, 416/23, 280414_2, 2013, 416/24	Skala 1:100
Przedmiot			Instalacje elektryczne	Nr E.2
Projektant			Rzut piwnicy - instalacja siły	
Sprawdzający			mgr inż. Marek Alf upr. SWK/0096/PW/OE/14	
			mgr inż. Jarosław Kołera upr. KI-214/93	