


RZUT PARTERU-
INSTALACJA SIŁY
SKALA 1:100

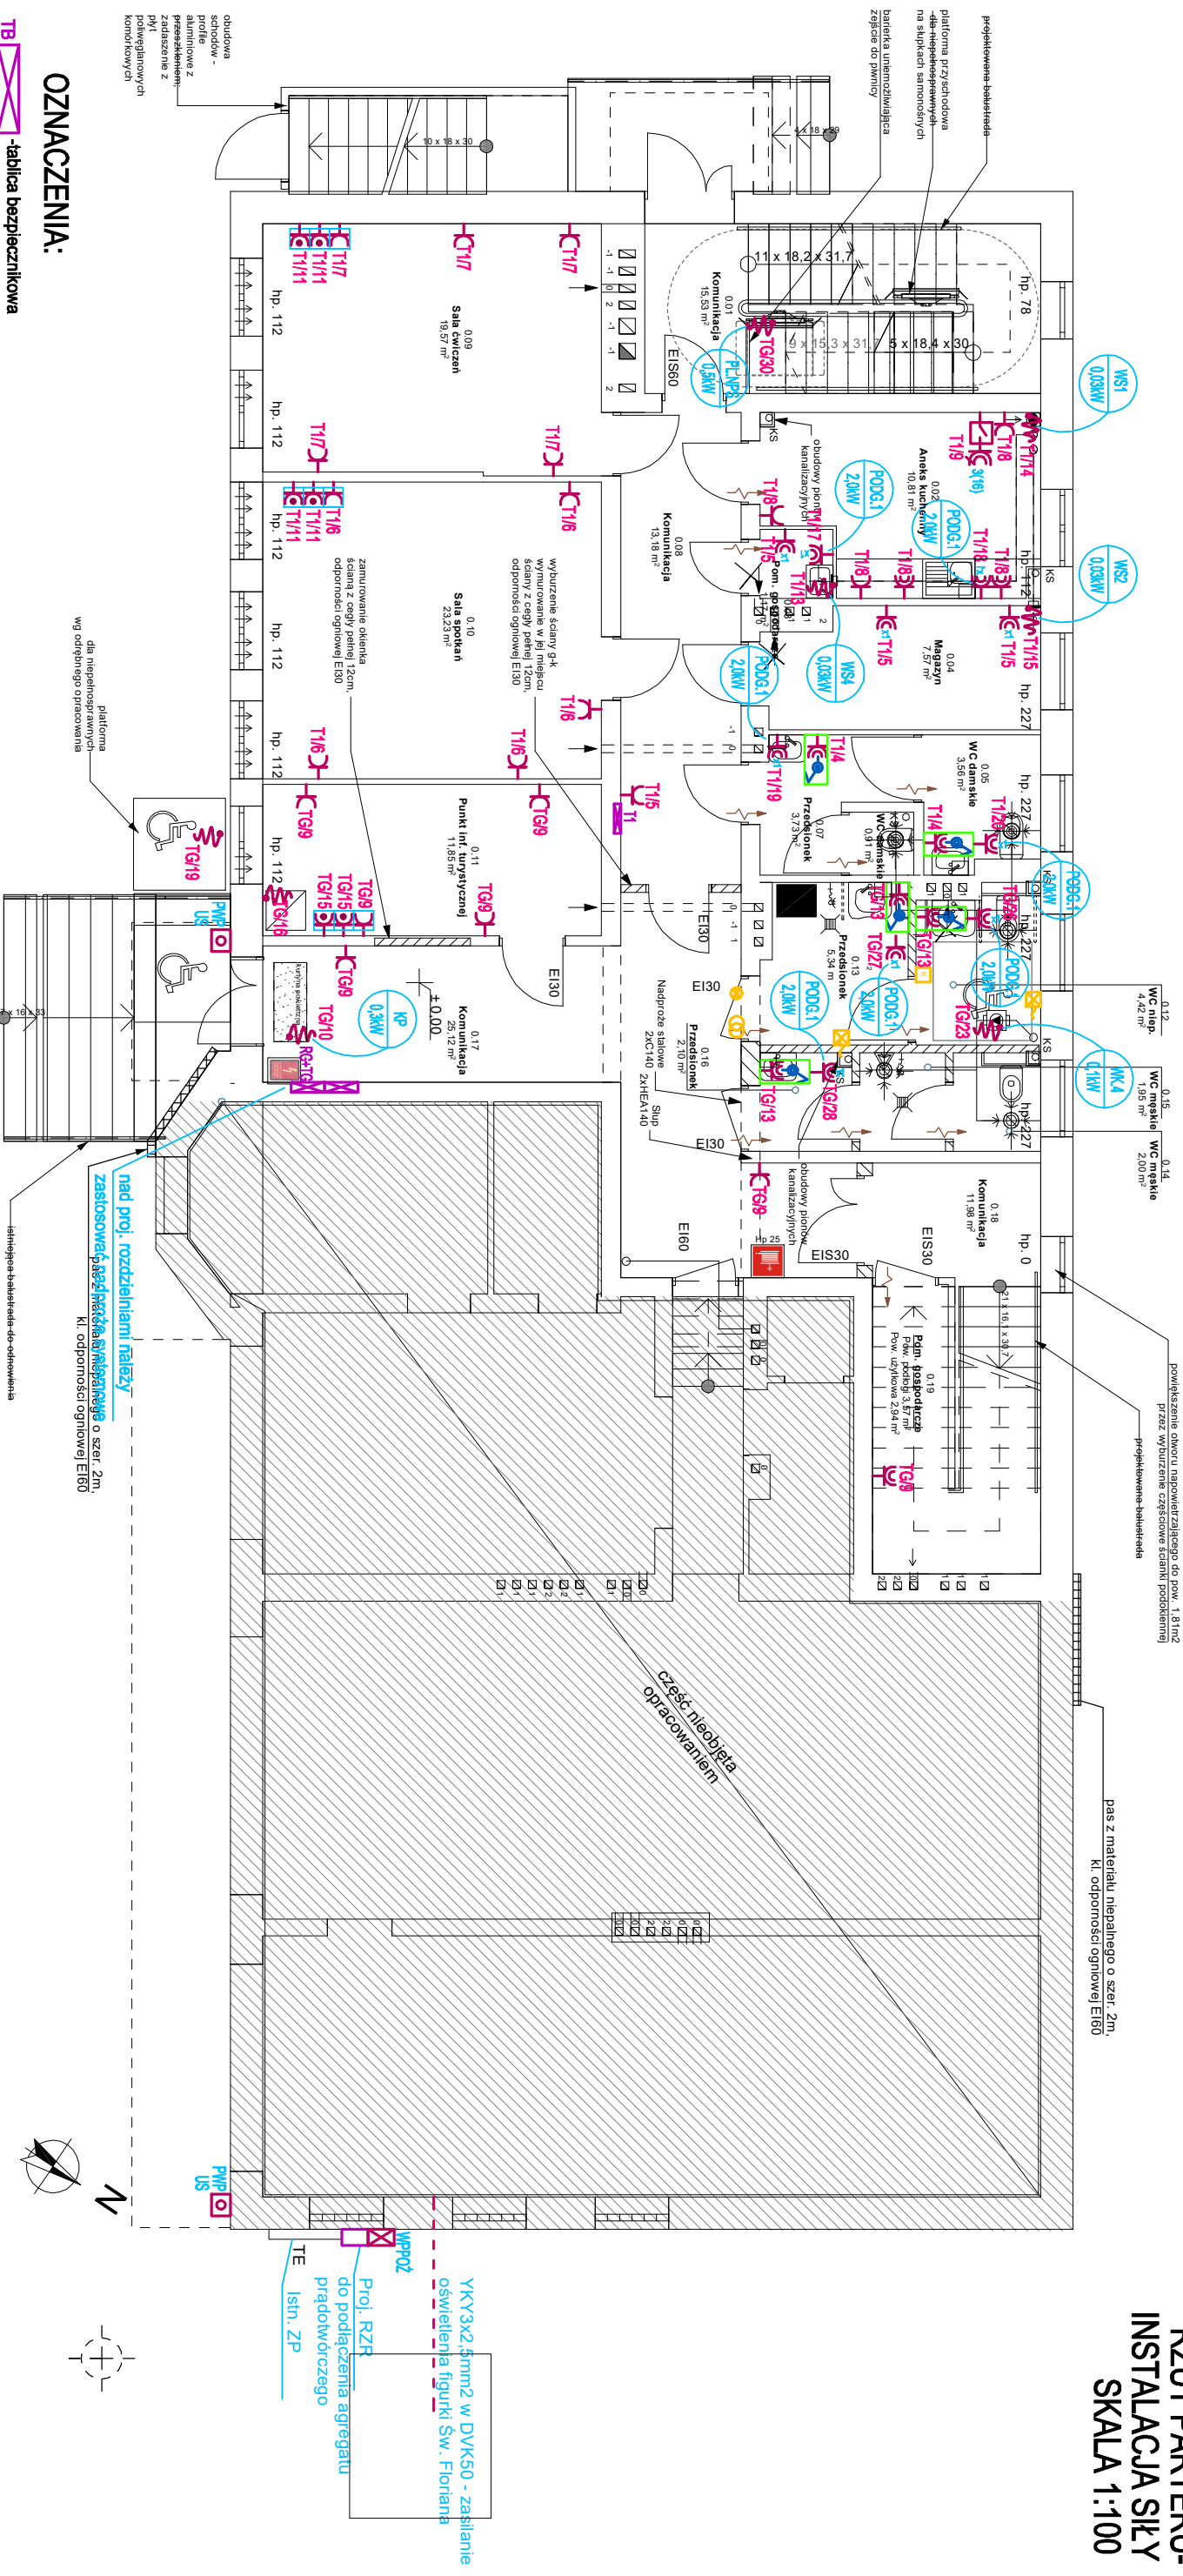

OZNACZENIA:

-tablica bezpiecznikowa

- zestaw w ramce podwójnej p.t. - instalować na wysokości 1,3m
(gniazdo wtyczkowe jednofazowe p.t.)
pojedyncze hemetyczne, łącznik 1-biegunowy IP44)

- zestaw gniazdowy p.t. w ramce wspólnej montowany na suficie

gniazdo 2x230V - ogólne

- zestaw gniazdowy p.t. w ramce wspólnej

gniazdo 230V - dedykowane komputerowe DATA
gniazdo 230V - dedykowane komputerowe DATA
gniazdo 230V - ogólne

- gniazdo wtyczkowe jednofazowe p.t. podwójne

- 2x gniazdo wtyczkowe jednofazowe p.t. pojedyncze hemetyczne
w ramce wspólnej

- POD6.1 2.0kW - pojemnościowy podgrzewacz elektryczny 2,0kW/230V
- WK.4 0.1kW - wentylator kanałowy 0,1kW/230V
- WK.2 0.121kW - wentylator kanałowy 0,121kW/230V
- WK.3 0.02kW - wentylator kanałowy 0,02kW/230V

- CT1 - gniazdo wtyczkowe jednofazowe p.t. pojedyncze hemetyczne
- CT10 - gniazdo wtyczkowe jednofazowe p.t. pojedyncze zas. okapu nad kuchnią, montaż na wysokości 2,2m
- CT19 - wypust zasilający dane urządzenie według opisu
- CT16 400V 16A z wyłącznikiem IP55
- CT14V - gniazdo wtyczkowe n.t. 24V
- CT14 - wyłącznik główny prądu dla kotłowni
- CT10 - przycisk wyzwalacza wyłącznika przeciwpożarowego WPROZ
- CT10 - urządzenie uruchamiające + urządzenie sygnalizacyjne US
- CT10 - certyfikowany wyłącznik przeciwpożarowy budynku WPROZ
- CT10 - przeprawy podgrzewacz elektryczny 13,0kW/230V
- CT10 - wentylator osłowy ścienny 0,03kW/230V
- CT10 - kurtyna powietrzna zimna 0,3kW/230V
- CT10 - platforma dla nps 0,5kW/230V

INSTALACJA PRZEWODNIWCA

- kasownik
- włącznik podłogowy
- lampka czarna z buczkiem
- transformator z bezpieczną izolacją

			
zik studio architektury i urbanistyki grzegorz zarzycki			
tel. 502-236-301, ul. Zagajana 71a, 25-002 Kielce, biuro@zikstudio.pl, www.zikstudio.pl			
Inwestycja	PRZEBUDOWA I ZMIANA SPOSOBU UŻYTKOWANIA CZĘŚCI BUDYNKU O FUNKCJI KOMUNIKACYJNEJ, HIGIENICZNO - SANITARNEJ, POMOCNICZEJ I KUCHENNEJ NA FUNKCJE HIGIENICZNO - SANITARNE, KOMUNIKACYJNE, ANEKSU KUCHENNEGO, GOSPODARSTWA I PORZĄDKOWE WRAZ Z INSTALACJĄ ZADOSIENIOWĄ WŁASCIWĄ DO BUDYNKU BIBLIOTECY CENTRUM KULTURY (BCK) WRAZ Z NIEZBĘDNIĄ INFRASTRUKTURĄ		
Branża	Instalacje elektryczne	Identyfikator rysunku: 260414_2.0013.416/23; 260414_2.0013.416/24	
Przedmiot	Rzut parteru - instalacja siły	Podpis	Data 12.2023r.
Projektant	mgr inż. Marek Alf upr. SWK/0096/PWOE/14		
Sprawdzający	mgr inż. Jarosław Kołera upr. KI-214/93		
Nr			Skala 1:100
E.4			