


RZUT WIEŻBY DACHOWEJ -
INSTALACJA OŚWIETLENIA
SKALA 1:100

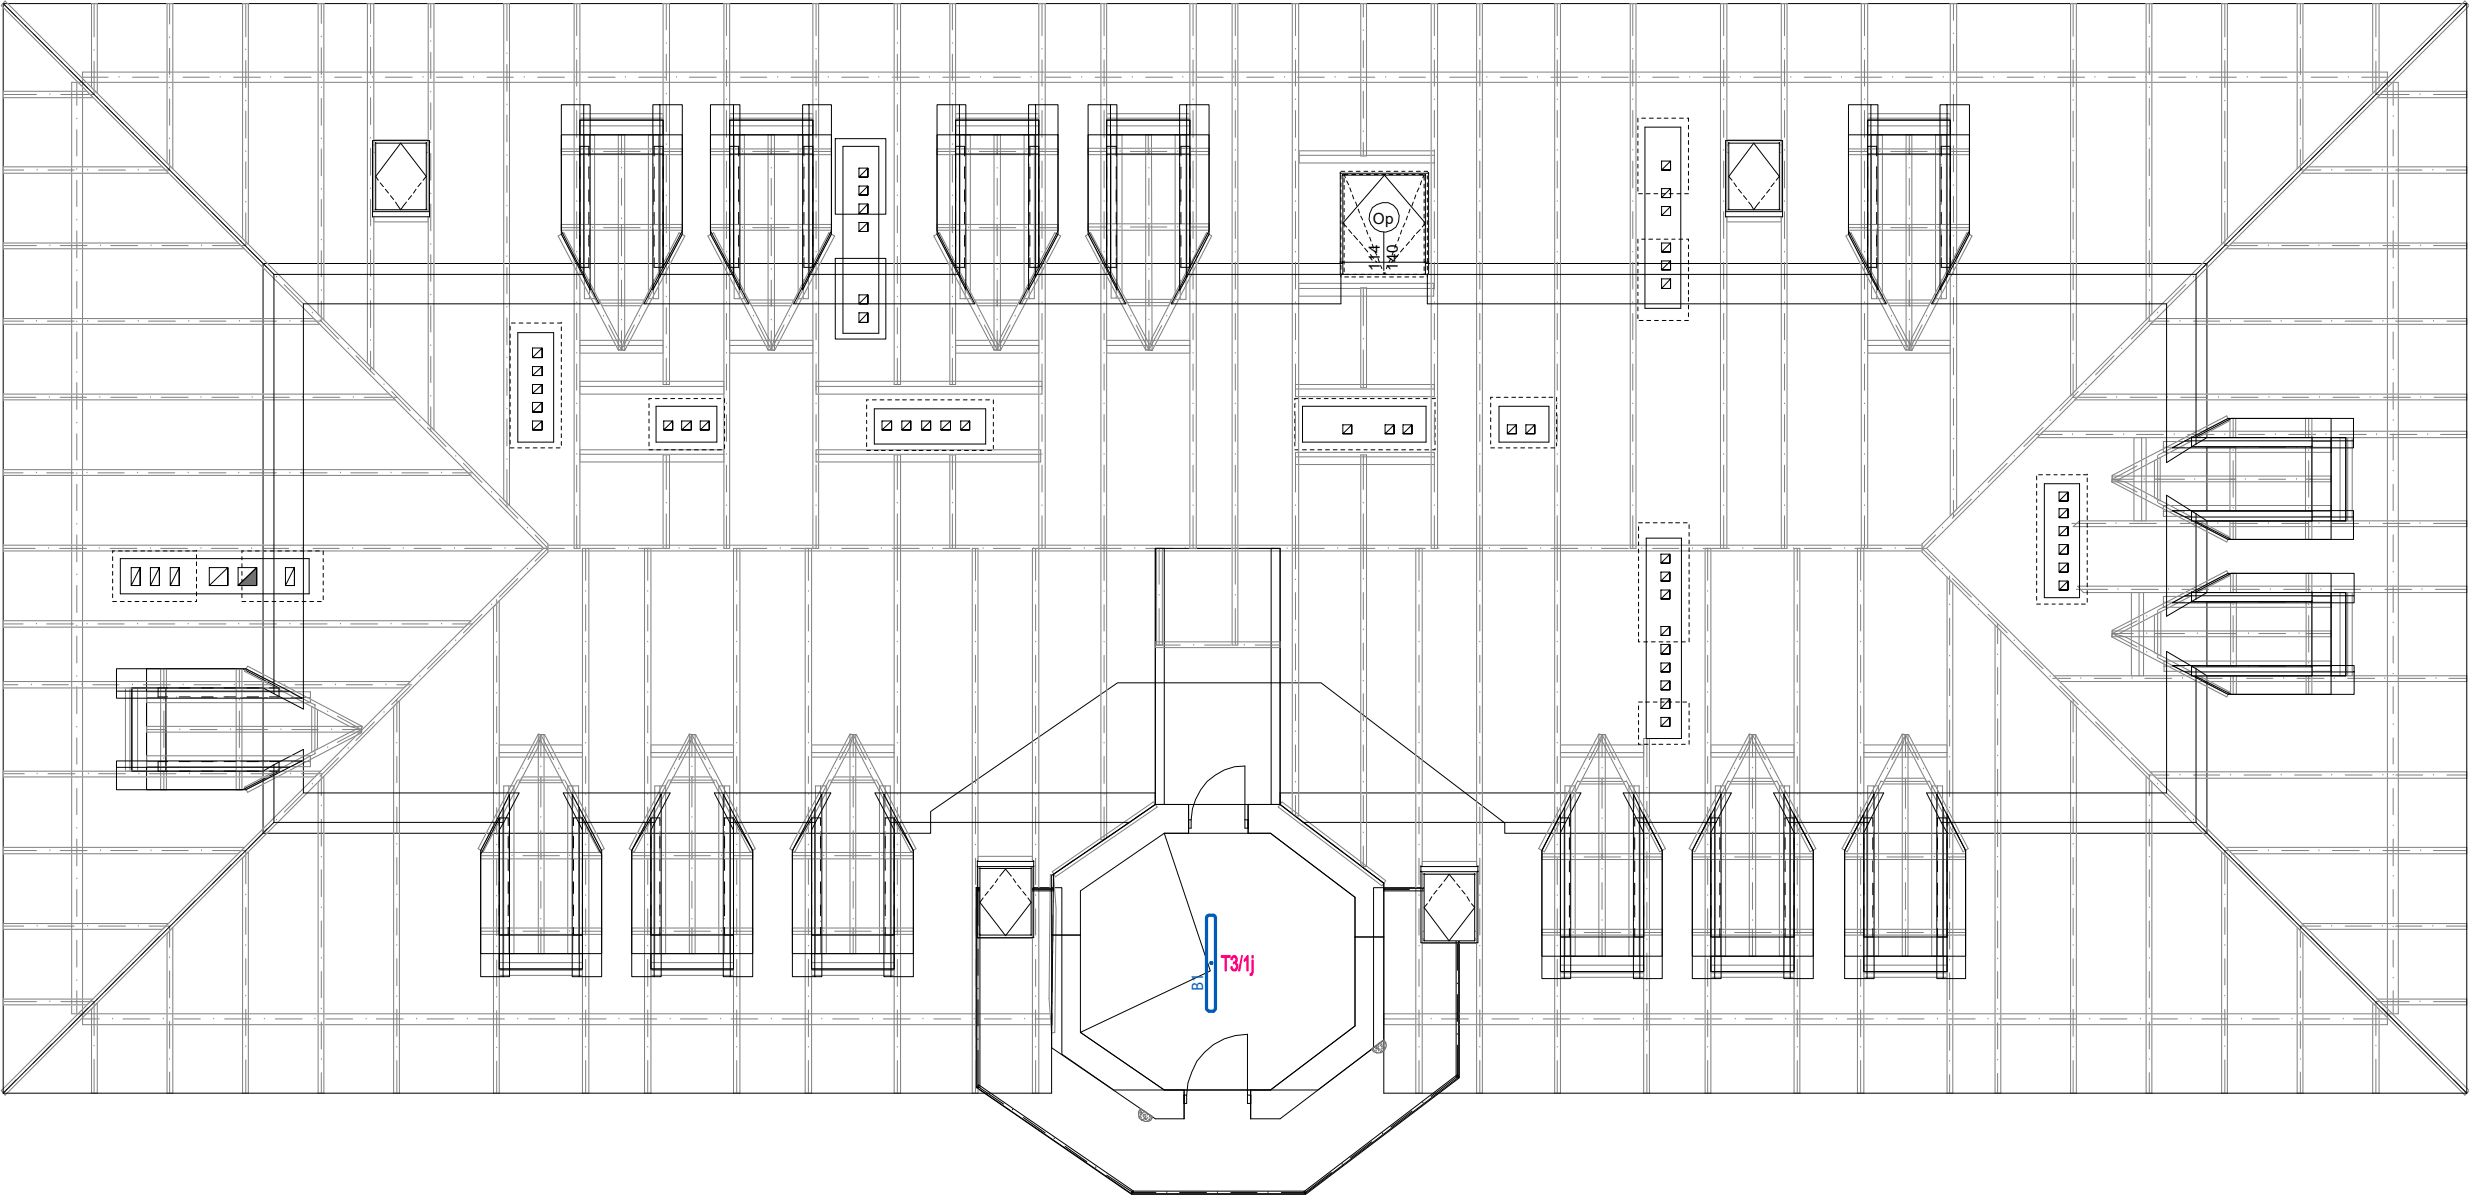

OZNACZENIA:

- TB** - tablica bezpiecznikowa
- wypust oświetleniowy, zastosować oprawę zewnętrzną LED IP65 20W
- istniejący naświetlacz zewnętrzny
- A1** - wypust oświetleniowy, zastosować oprawę natynkową 4400lm 28W
- A2** - wypust oświetleniowy, zastosować oprawę natynkową 5500lm 33W
- B1** - wypust oświetleniowy, zastosować oprawę natynkową LED 4400lm 34W IP65
- C1** - wypust oświetleniowy, zastosować oprawę natynkową LED 4400lm 29W
- D1** - wypust oświetleniowy, zastosować oprawę ścienną 1100lm 12W
- E1** - wypust oświetleniowy, zastosować oprawę LED 3400lm 36W UGR<19
- E2** - wypust oświetleniowy, zastosować oprawę LED 3400lm 36W UGR<19
- E3** - wypust oświetleniowy, zastosować oprawę LED 4500lm 36W IP65
- F2** - wypust oświetleniowy, zastosować oprawę 4800lm 39W
- G1** - wypust oświetleniowy, zastosować oprawę natynkową LED IP44 1900lm 15W
- G2** - wypust oświetleniowy, zastosować oprawę natynkową LED IP44 2300lm 20W
- H1** - wypust oświetleniowy, zastosować oprawę nadumywalkową 2200lm 14W
- I1** - wypust oświetleniowy, zastosować oprawę podtynkową LED IP44 1100lm 8W

- J1** - wypust oświetleniowy, zastosować oprawę wiszącą LED 16500lm 130W MPR DALI
- J2** - wypust oświetleniowy, zastosować oprawę wiszącą LED 11000lm 66W MPR DALI
- J3** - wypust oświetleniowy, zastosować oprawę wiszącą LED 5400lm 48W MPR DALI
- K1** - wypust oświetleniowy, zastosować oprawę nastropową 36° 3000lm 25W DALI
- K2** - wypust oświetleniowy, zastosować oprawę nastropową 24° 3000lm 25W DALI
- K3** - wypust oświetleniowy, zastosować oprawę nastropową 12° 3000lm 25W DALI
- T3x** - zastosować szynoprzewód np. DALI

- AW1** - oprawa awaryjna nastropowa do przestrzeni otwartej 3W 1h AT
- AW2** - oprawa awaryjna nastropowa do ciągów komunikacyjnych 3W 1h AT
- AW3** - oprawa awaryjna nastropowa IP65 3W 1h AT
- AW4** - oprawa awaryjna zewnętrzna 3W 1h AT + htr-25
- AW5** - oprawa awaryjna dostropowa do przestrzeni otwartej 1W 1h AT
- AW6** - oprawa awaryjna nastropowa do przestrzeni otwartej 3W 390lm 1h AT
- KR1** - oprawa kierunkowa B SE 1h AT
- KR2** - oprawa kierunkowa AC SE 1h AT
- KR3** - oprawa kierunkowa IP65 SE 1h AT

- M5** - multisensor ruchu np. DALI 321 lub inny o nie gorszych parametrach
- PS** - panel sterowania np. DALI 135B lub inny o nie gorszych parametrach
- HC** - zestaw w ramce podwójnej p.t. - instalować na wysokości 1,3m (gniazdo wtyczkowe jednofazowe p.t. pojedyncze hermetyczne, łącznik 1-biegunowy IP44)
- CR** - czujka ruchu 360°
- C.R.** - czujnik ruchu z czujnikiem zmierzchu
- łącznik 1-biegunowy p.t. IP20
- łącznik świecznikowy p.t. IP20
- łącznik schodowy p.t. IP20
- łącznik krzyżowy p.t. IP20
- łącznik 1-biegunowy p.t. IP44
- łącznik świecznikowy p.t. IP44
- łącznik schodowy p.t. IP44
- łącznik krzyżowy p.t. IP44
- łącznik schodowy podwójny p.t. IP20

UWAGA:
Oprawy w sali świetlicy wyposażone w system sterowania DALI

zik studio architektury i urbanistyki grzegorz zarzycki tel. 502-236-301, ul. Zagnańska 71a, 25-002 Kielce, biuro@zikstudio.pl, www.zikstudio.pl			
Inwestycja	PRZEBUDOWA I ZMIANA SPOSOBU UŻYTKOWANIA CZĘŚCI BUDYNKU O FUNKCJI KOMUNIKACYJNEJ, HIGIENICZNO – SANITARNEJ, POMOCNICZEJ, GOSPODARCZEJ I KUCHENNEJ NA FUNKCJE HIGIENICZNO – SANITARNE, KOMUNIKACYJNE, ANEKSU KUCHENNEGO, GOSPODARCZE I PORZĄDKOWE WRAZ Z INSTALACJĄ ZADAŚZEN NAD WEJŚCIAMI I WJAZDAMI DO BUDYNKU BIBLIOTEKI CENTRUM KULTURY (BCK) WRAZ Z NIEZBĘDNĄ INFRASTRUKTURĄ TECHNICZNĄ Identyfikator działki: 260414_2.0013.416/23; 260414_2.0013.416/24		Data 12.2023r.
Branża	Instalacje elektryczne		Skala 1:100
Przedmiot	Rzut wieżby dachowej - instalacja oświetlenia	Podpis	Nr E.9
Projektant	mgr inż. Marek Alf upr. SWK/0096/PWOWE/14		
Sprawdzający	mgr inż. Jarosław Kolera upr. KI-214/93		