


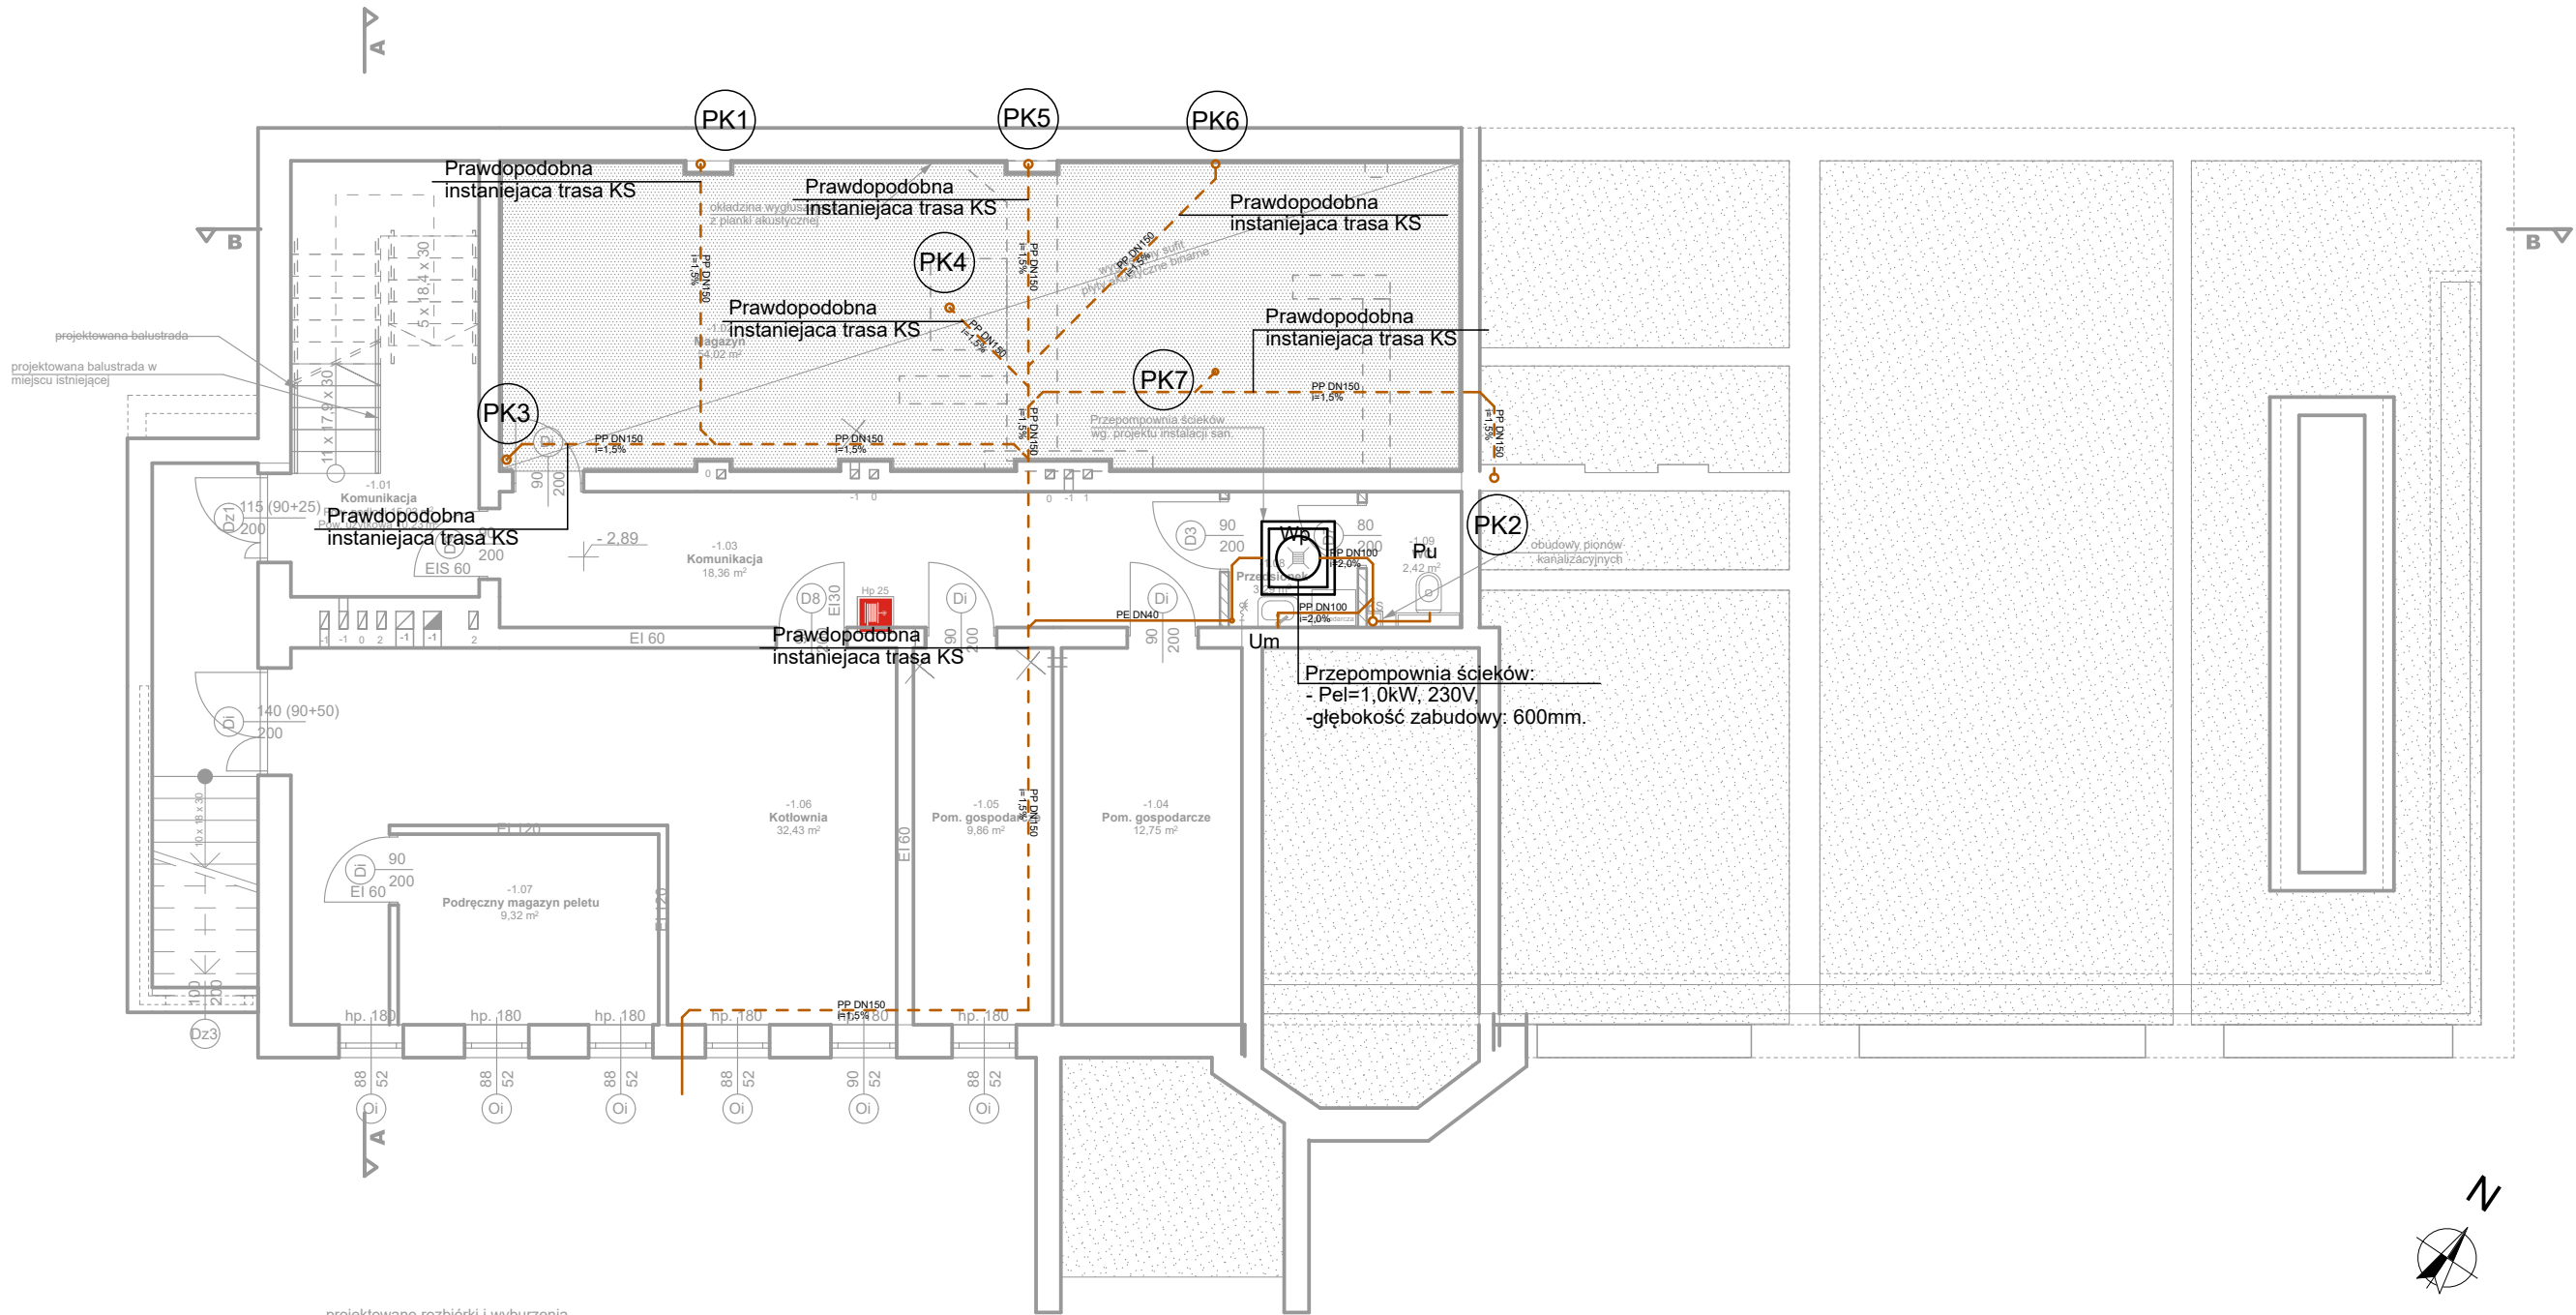

- projektowane rozbiórki i wyburzenia
- projektowane zamurowania
- istniejące - do pozostawienia
- projektowane

UWAGA: przy umywalkach należy zainstalować pojemnościowe podgrzewacze wody - zgodnie z projektem inst. sanitarnych

- projektowana wentylacja zgodnie z proj. instalacji sanitarnych
- przeciwpożarowy wyłącznik prądu
- hydrant wewnętrzny

- UWAGI:**
1. Rysunek należy rozpatrywać łącznie z pozostałymi rysunkami instalacji sanitarnych.
 2. Przejścia przewodów przez przegrody budowlane, należy zabezpieczyć tulejami ochronnymi o dwie dymensje większe niż przewód.
 3. W przypadku kolizji z innymi instalacjami kolizje rozwiązywać bezpośrednio na budowie.
 4. W obudowach pionów kanalizacyjnych i ściankach instalacyjnych wykonać otwory umożliwiające dostęp do rewizji zamontowanych na pionach kanalizacyjnych.
 5. Jeśli nie zaznaczono inaczej, przewody biegnące w sąsiedztwie ścianek instalacyjnych lub działowych z gips-kartonu należy prowadzić w ich wnętrzu. Prowadzenie przewodów na rysunku pokazano schematycznie w celu zachowania czytelności opracowania.
 6. Poziomy kanalizacji sanitarnej prowadzić w rurze ochronnej.
 7. Niniejszy rysunek stanowi integralną część projektu budowlanego i należy rozpatrywać go łącznie z opisem technicznym.
 8. Wszelkie przyjęte w fazie realizacji zamienne rozwiązania techniczne i technologiczne należy bezwzględnie konsultować i zatwierdzić z autorem niniejszego opracowania.
 9. Nie należy domierzać domiarów na rysunku.
 10. Wszystkie wymiary należy sprawdzić na budowie.

- LEGENDA:**
- przewód kanalizacji sanitarnej (prowadzenie pod posadzką)
 - przewód kanalizacji sanitarnej (prowadzenie pod stropem)
 - ZI - zlewozmywak
 - Um - umywalka
 - Pu - płuczka ustępowa
 - N - natrysk
 - Wp - wpust podłogowy
 - Pr - pralka
 - Zm - zmywarka
 - Zt - zlew technologiczny
 - R - rewizja
 - PK1 - pion kanalizacji sanitarnej

 zik studio architektury i urbanistyki grzegorz zarzycki tel. 502-236-301, ul. Zagnańska 71a, 25-002 Kielce, biuro@zikstudio.pl, www.zikstudio.pl				
Inwestycja	PRZEBUDOWA I ZMIANA SPOSOBU UŻYTKOWANIA CZĘŚCI BUDYNKU O FUNKCJI KOMUNIKACYJNEJ, HIGIENICZNO – SANITARNEJ, POMOCNICZEJ, GOSPODARCZEJ I KUCHENNEJ NA FUNKCJE HIGIENICZNO – SANITARNE, KOMUNIKACYJNE, ANEKSU KUCHENNEGO, GOSPODARCZE I PORZĄDKOWE WRAZ Z INSTALACJĄ ZADASZEN NAD WEJŚCIAMI I WJAZDAMI DO BUDYNKU BIBLIOTEKI CENTRUM KULTURY (BCK) WRAZ Z NIEZBĘDNĄ INFRASTRUKTURĄ TECHNICZNĄ Identyfikator dzialki: 260414_2.0013.4.16/23; 260414_2.0013.4.16/24			Data 12.2023r.
				Skala 1:100
Branża	Sanitarna			Nr S.01
Przedmiot	RZUT PIWNICY - INSTALACJA KANALIZACJI SANITARNEJ		Podpis	
Projektant	mgr inż. Maciej Grzegolec Nr uprawnień: SWK/0066/POOS/11			
Sprawdzający	mgr inż. Paulina Grzegolec Nr uprawnień: SWK/0243/PBS/17			