


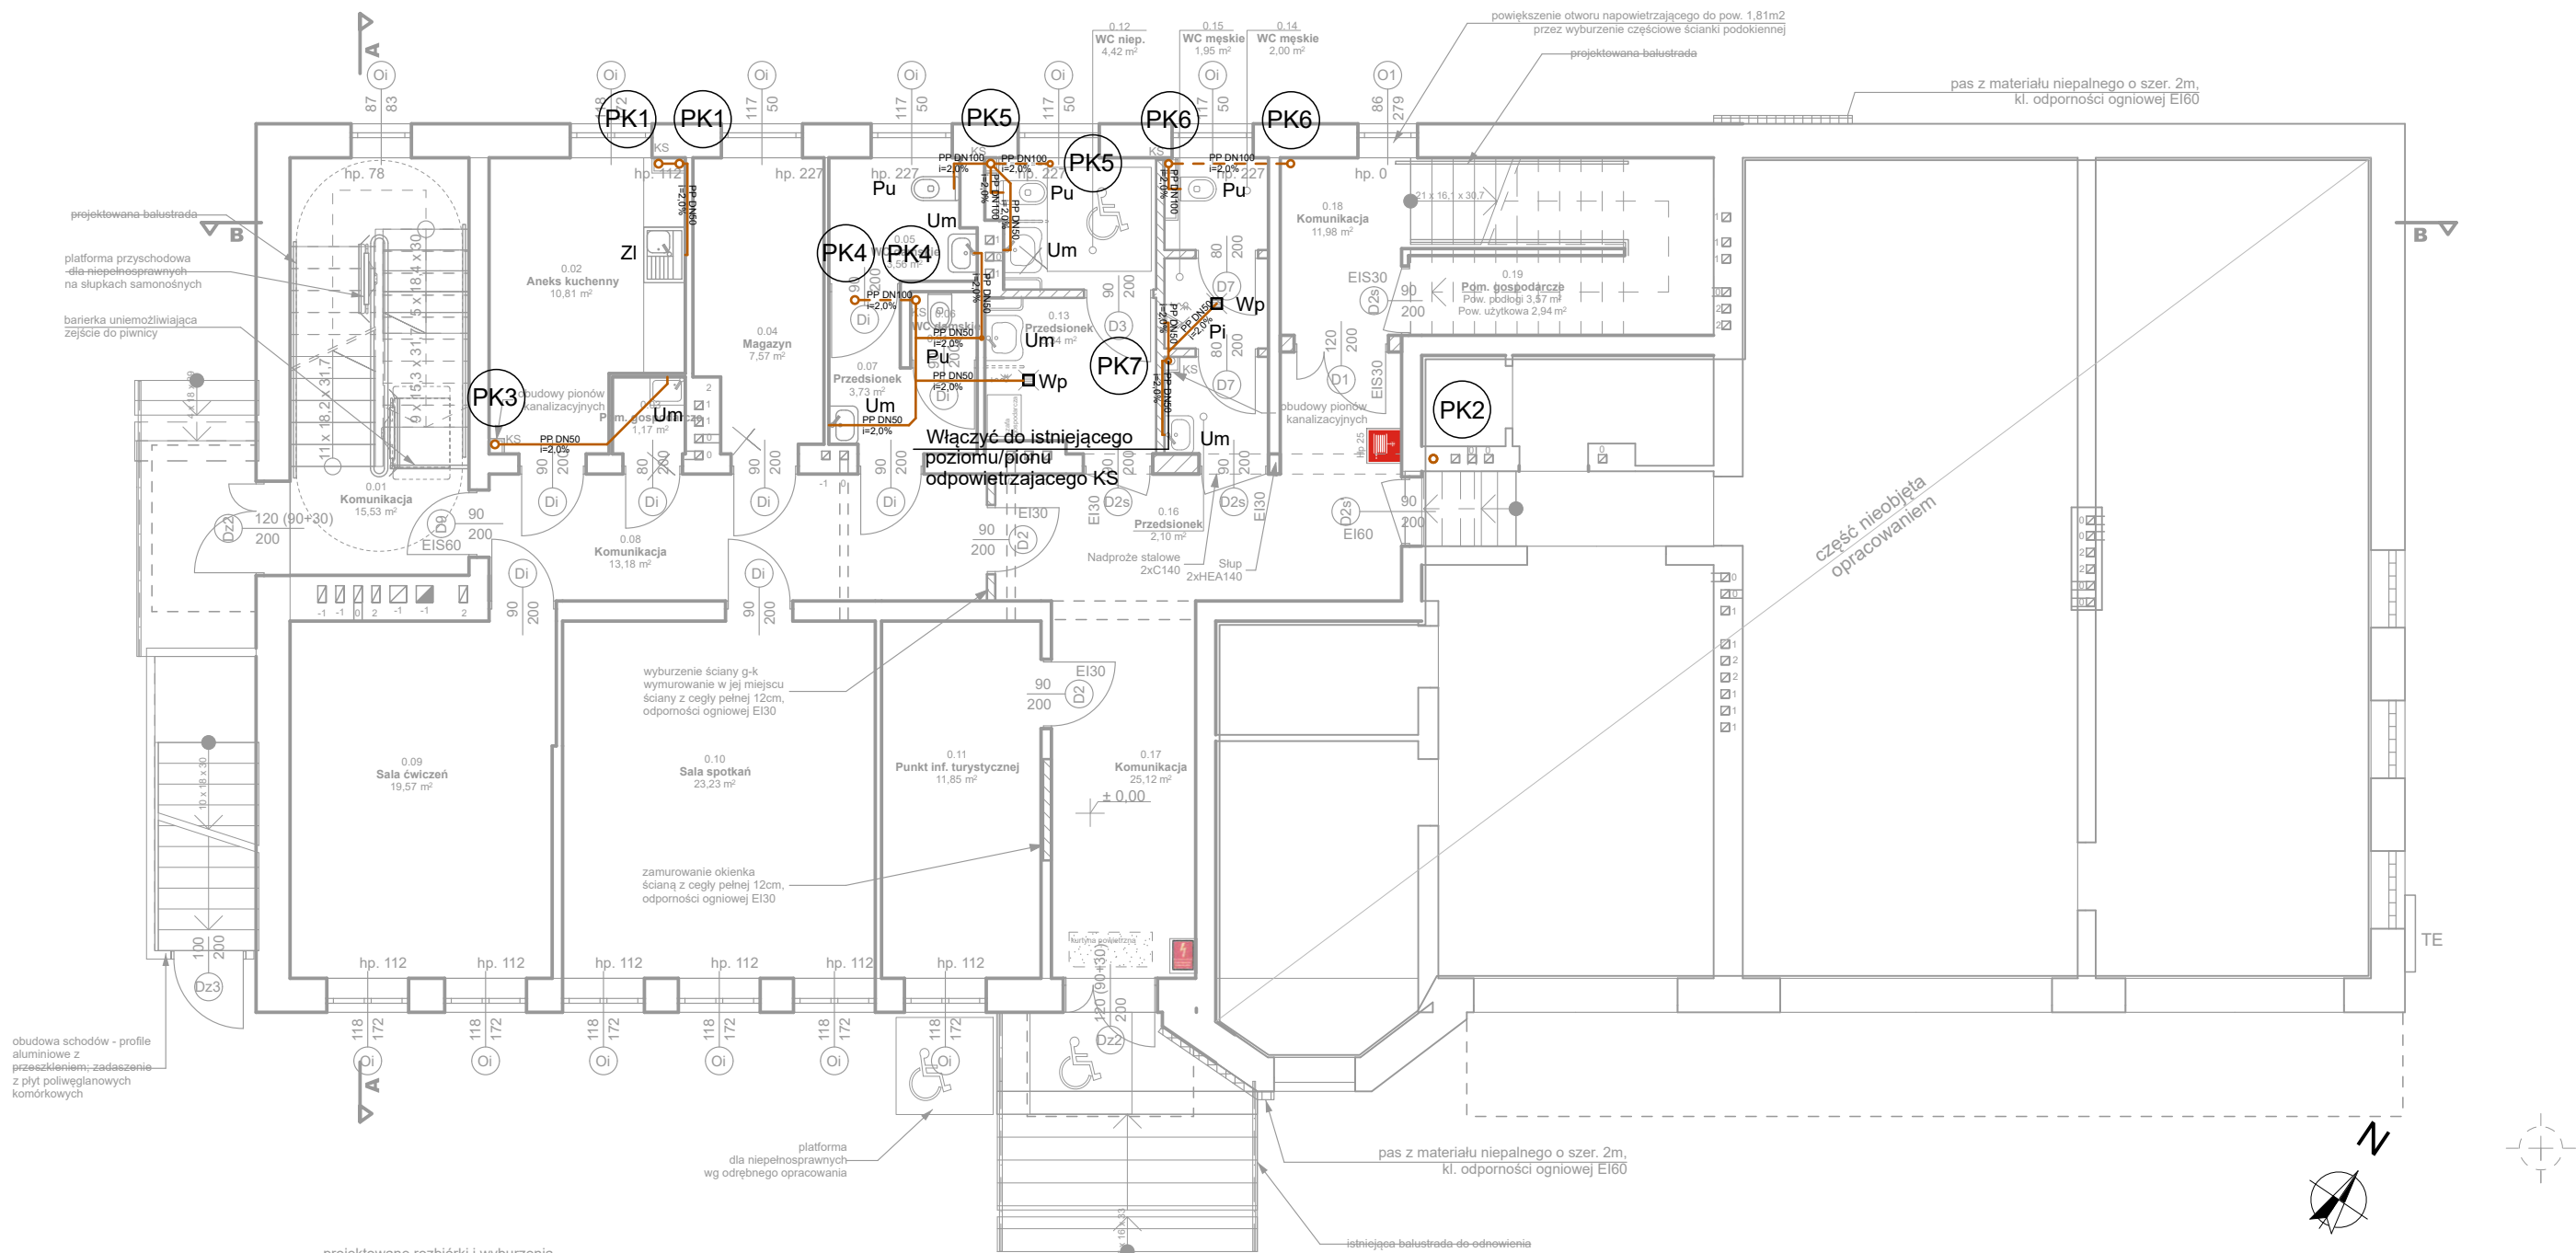

- projektowane rozbiórki i wyburzenia
- projektowane zamurowania
- istniejące - do pozostawienia
- projektowane
- UWAGA: przy umywalkach należy zainstalować pojemnościowe podgrzewacze wody - zgodnie z projektem inst. sanitarnych
- projektowana wentylacja zgodnie z proj. instalacji sanitarnych
- przeciwpożarowy wyłącznik prądu
- hydrant wewnętrzny

- UWAGI:**
- Rysunek należy rozpatrywać łącznie z pozostałymi rysunkami instalacji sanitarnych.
 - Przejścia przewodów przez przegrody budowlane, należy zabezpieczyć tulejami ochronnymi o dwie dymensje większe niż przewod.
 - W przypadku kolizji z innymi instalacjami kolizje rozwiązywać bezpośrednio na budowie.
 - W obudowach pionów kanalizacyjnych i ściankach instalacyjnych wykonać otwory umożliwiające dostęp do rewizji zamontowanych na pionach kanalizacyjnych.
 - Jeśli nie zaznaczono inaczej, przewody biegnące w sąsiedztwie ścianek instalacyjnych lub działowych z gips-kartonu należy prowadzić w ich wnętrzu. Prowadzenie przewodów na rysunku pokazano schematycznie w celu zachowania czytelności opracowania.
 - Poziomy kanalizacji sanitarnej prowadzić w rurze ochronnej.
 - Niniejszy rysunek stanowi integralną część projektu budowlanego i należy rozpatrywać go łącznie z opisem technicznym.
 - Wszelkie przyjęte w fazie realizacji zamiennie rozwiązania techniczne i technologiczne należy bezwzględnie konsultować i zatwierdzić z autorem niniejszego opracowania.
 - Nie należy domierzać domiarów na rysunku.
 - Wszystkie wymiary należy sprawdzić na budowie.

- LEGENDA:**
- przewód kanalizacji sanitarnej (prowadzenie pod posadzką)
 - przewód kanalizacji sanitarnej (prowadzenie pod stropem)
 - ZI - zlewozmywak
 - Um - umywalka
 - Pu - płuczka ustepowa
 - N - natrysk
 - Wp - wpust podłogowy
 - Pr - pralka
 - Zm - zmywarka
 - Zt - zlew technologiczny
 - R - rewizja
 - PK1 - pion kanalizacji sanitarnej

			
zik studio architektury i urbanistyki grzegorz zarzycki			
tel. 502-236-301, ul. Zagnańska 71a, 25-002 Kielce, biuro@zikstudio.pl, www.zikstudio.pl			
Inwestycja	PRZEBUDOWA I ZMIANA SPOSOBU UŻYTKOWANIA CZĘŚCI BUDYNKU O FUNKCJI KOMUNIKACYJNEJ, HIGIENICZNO – SANITARNEJ, POMOCNICZEJ, GOSPODARCZEJ I KUCHENNEJ NA FUNKCJE HIGIENICZNO – SANITARNE, KOMUNIKACYJNE, ANEKSU KUCHENNEGO, GOSPODARCZE I PORZĄDKOWE WRAZ Z INSTALACJĄ ZADAŚZEN NAD WEJŚCIAMI I WJAZDAMI DO BUDYNKU BIBLIOTEKI CENTRUM KULTURY (BCK) WRAZ Z NIEZBĘDNĄ INFRASTRUKTURĄ TECHNICZNĄ Identyfikator działy: 260414_2.0013.416/23; 260414_2.0013.416/24		Data 12.2023r.
			Skala 1:100
Branża	Sanitarna		
Przedmiot	RZUT PARTERU - INSTALACJA KANALIZACJI SANITARNEJ	Podpis	Nr
Projektant	mgr inż. Maciej Grzegolec Nr uprawnień: SWK/0066/POOS/11		S.02
Sprawdzający	mgr inż. Paulina Grzegolec Nr uprawnień: SWK/0243/PBS/17		