


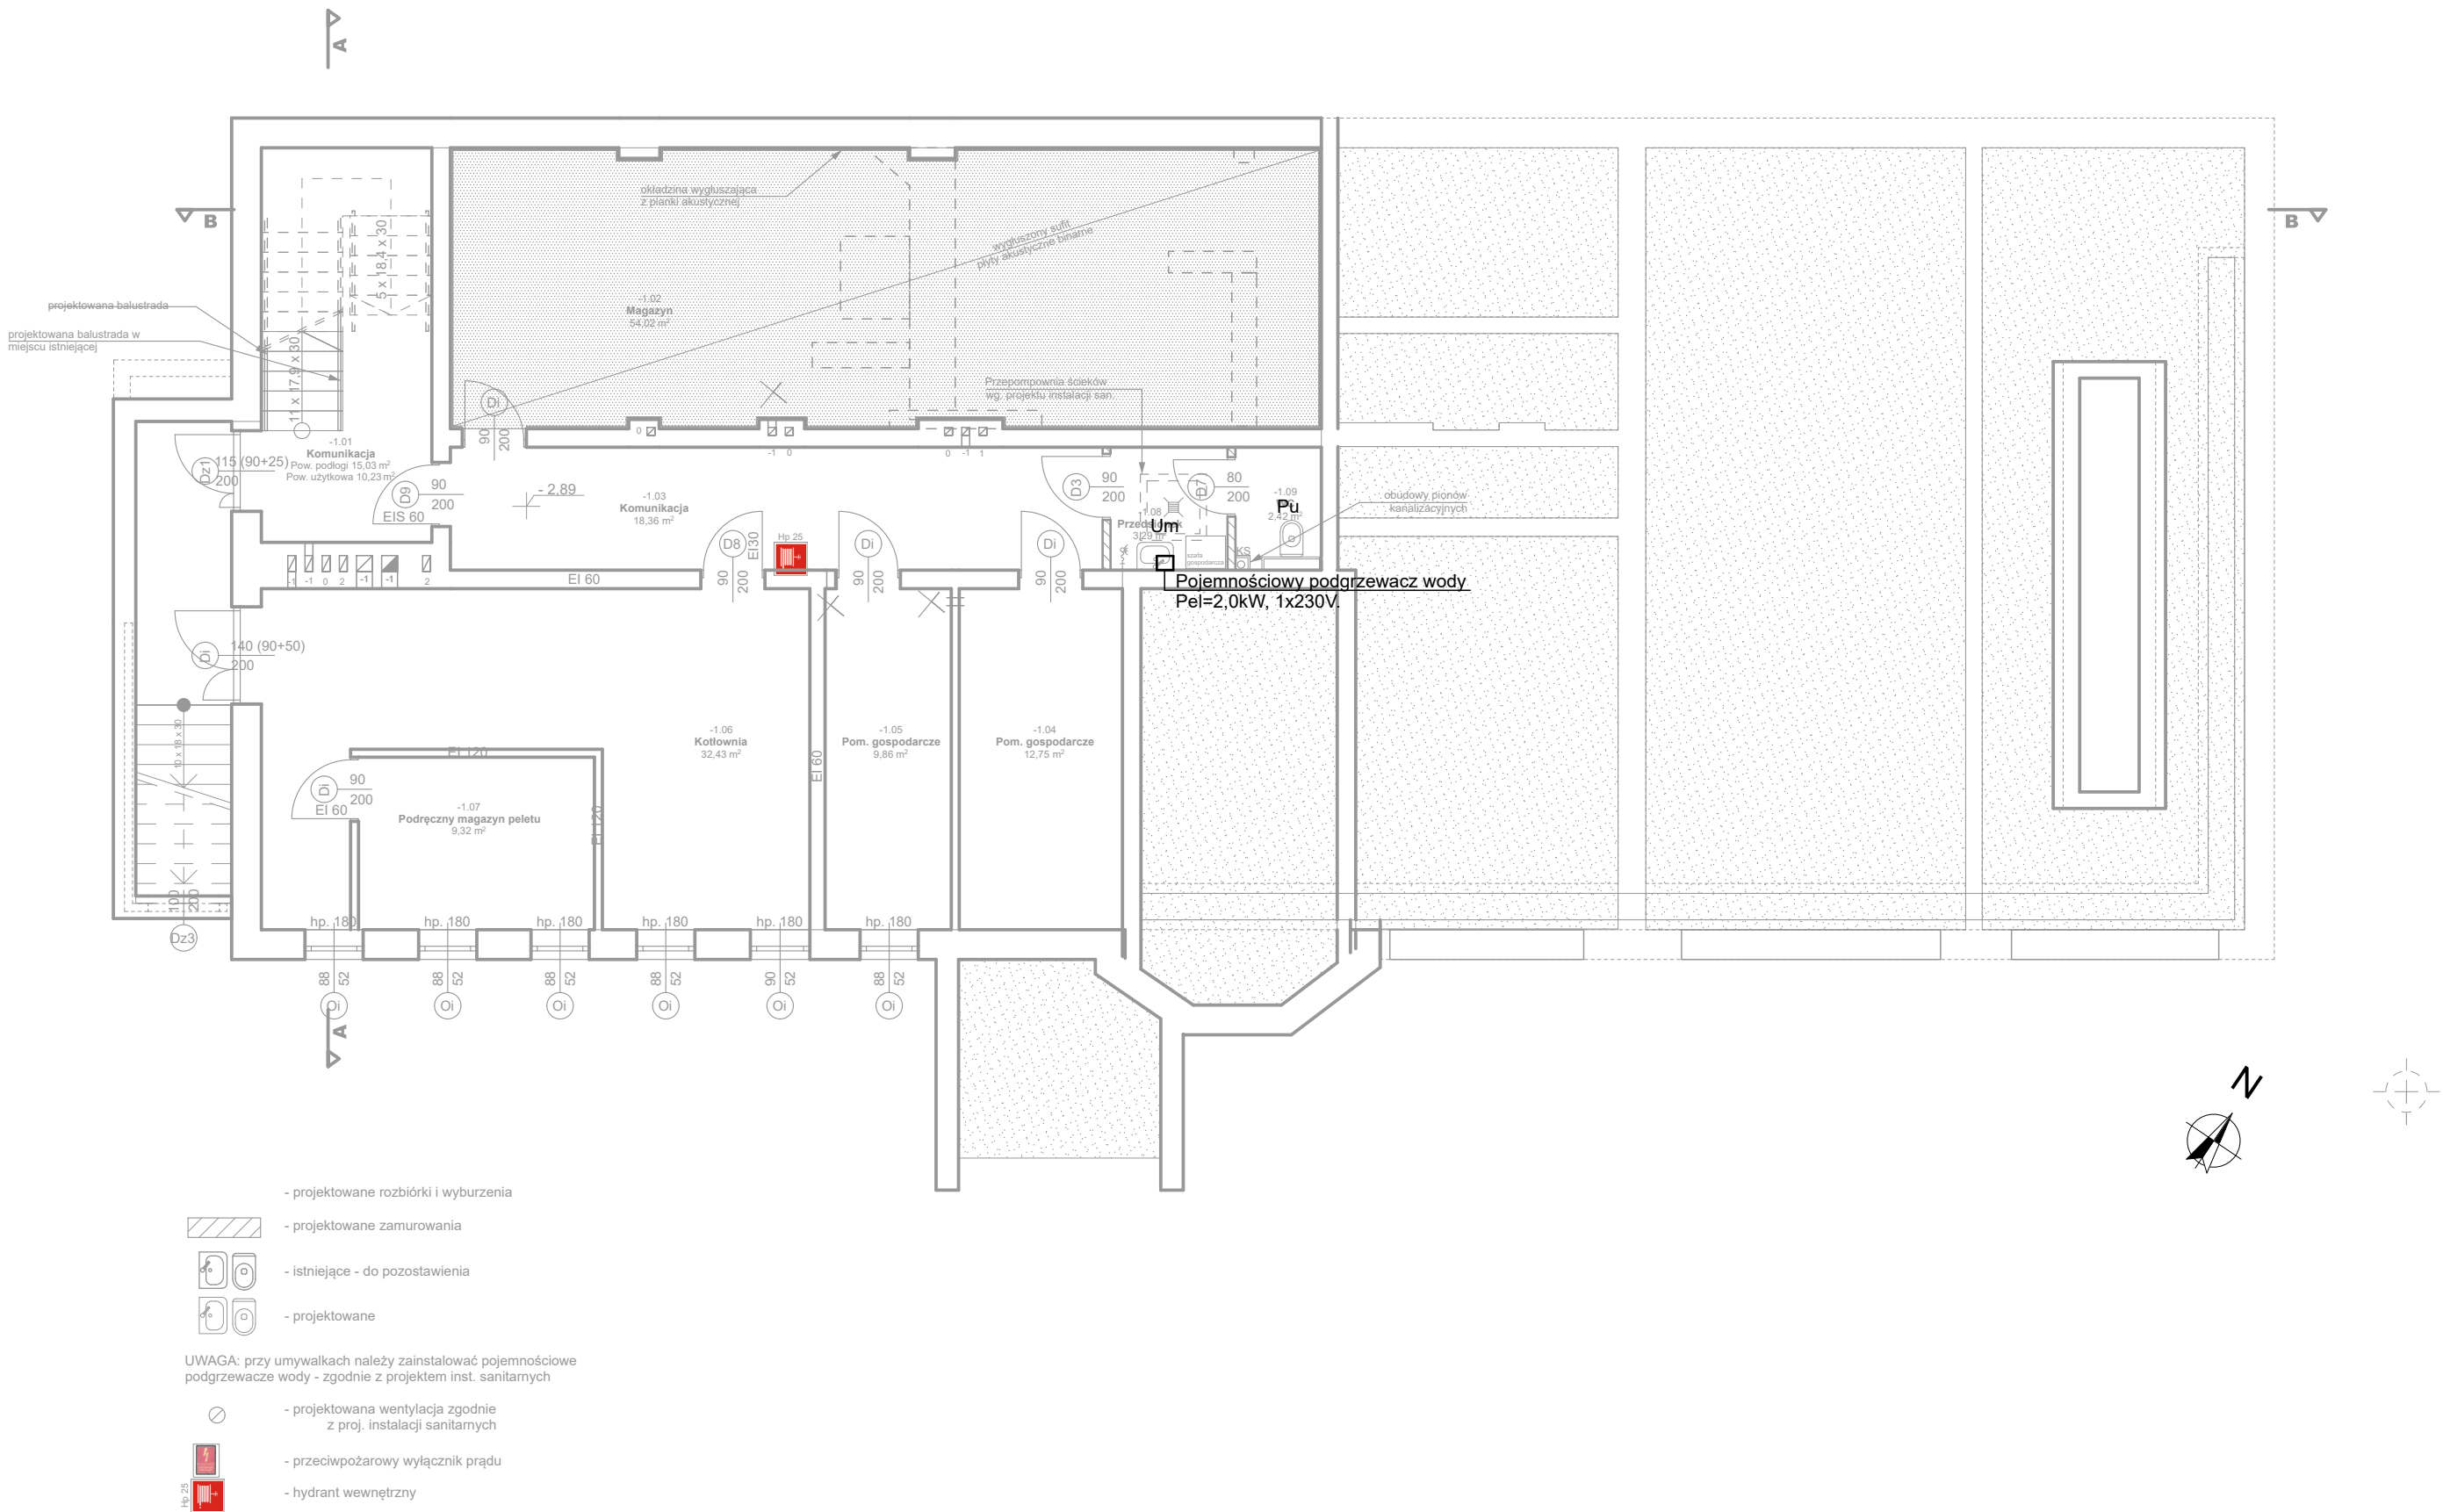

- UWAGI:**
- Rysunek należy rozpatrywać łącznie z pozostałymi rysunkami instalacji sanitarnych.
 - Przejścia przewodów przez przegrody budowlane, należy zabezpieczyć tulejami ochronnymi o dwie dymensje większe niż przewód.
 - W przypadku kolizji z innymi instalacjami kolizje rozwiązywać bezpośrednio na budowie.
 - Poziomy i pionowy instalacji wody zimnej prowadzone przez pomieszczenia ogrzewane należy zaizolować antyroszeniowo izolacją:
 - dla podejść do odbiorników wody gr. 9mm
 - dla przewodów prowadzonych w brzdach ściennych gr. 13mm
 - Przewody instalacji wody ciepłej należy zaizolować izolacją gr. 25mm.
 - Jeśli nie zaznaczono inaczej, przewody biegnące w sąsiedztwie ścianek instalacyjnych lub działowych z gips-kartonu należy prowadzić w ich wnętrzu. Prowadzenie przewodów na rysunku pokazano schematycznie w celu zachowania czytelności opracowania.
 - Niniejszy rysunek stanowi integralną część projektu budowlanego i należy rozpatrywać go łącznie z opisem technicznym.
 - Wszelkie przyjęte w fazie realizacji zamienne rozwiązania techniczne i technologiczne należy bezwzględnie konsultować i zatwierdzić z autorem niniejszego opracowania.
 - Nie należy domierzać domiarów na rysunku.
 - Wszystkie wymiary należy sprawdzić na budowie.

LEGENDA:

ZI	- zlewozmywak
Um	- umywalka
Pu	- płuczka ustępowa
N	- natrysk
Zł	- złączka do węża
Pr	- pralka
Zm	- zmywarka

zik studio architektury i urbanistyki grzegorz zarzycki			
tel. 502-236-301, ul. Zagnańska 71a, 25-002 Kielce, biuro@zikstudio.pl, www.zikstudio.pl			
Inwestycja	PRZEBUDOWA I ZMIANA SPOSOBU UŻYTKOWANIA CZĘŚCI BUDYNKU O FUNKCJI KOMUNIKACYJNEJ, HIGIENICZNO – SANITARNEJ, POMOCNICZEJ, GOSPODARCZEJ I KUCHENNEJ NA FUNKCJE HIGIENICZNO – SANITARNE, KOMUNIKACYJNE, ANEKSU KUCHENNEGO, GOSPODARCZE I PORZĄDKOWE WRAZ Z INSTALACJĄ ZADAŹEN NAD WEJŚCIAMI I WJAZDAMI DO BUDYNKU BIBLIOTEKI CENTRUM KULTURY (BCK) WRAZ Z NIEZBEDNĄ INFRASTRUKTURĄ TECHNICZNĄ		Data 12.2023r.
Branża	Sanitarna		Skala 1:100
Przedmiot	RZUT PIWNICY - INSTALACJA WODY ZIMNEJ I CIEPŁEJ	Podpis	Nr S.05
Projektant	mgr inż. Maciej Grzegolec Nr uprawnień: SWK/0066/POOS/11	P. Grzegolec	
Sprawdzający	mgr inż. Paulina Grzegolec Nr uprawnień: SWK/0243/PBS/17		