


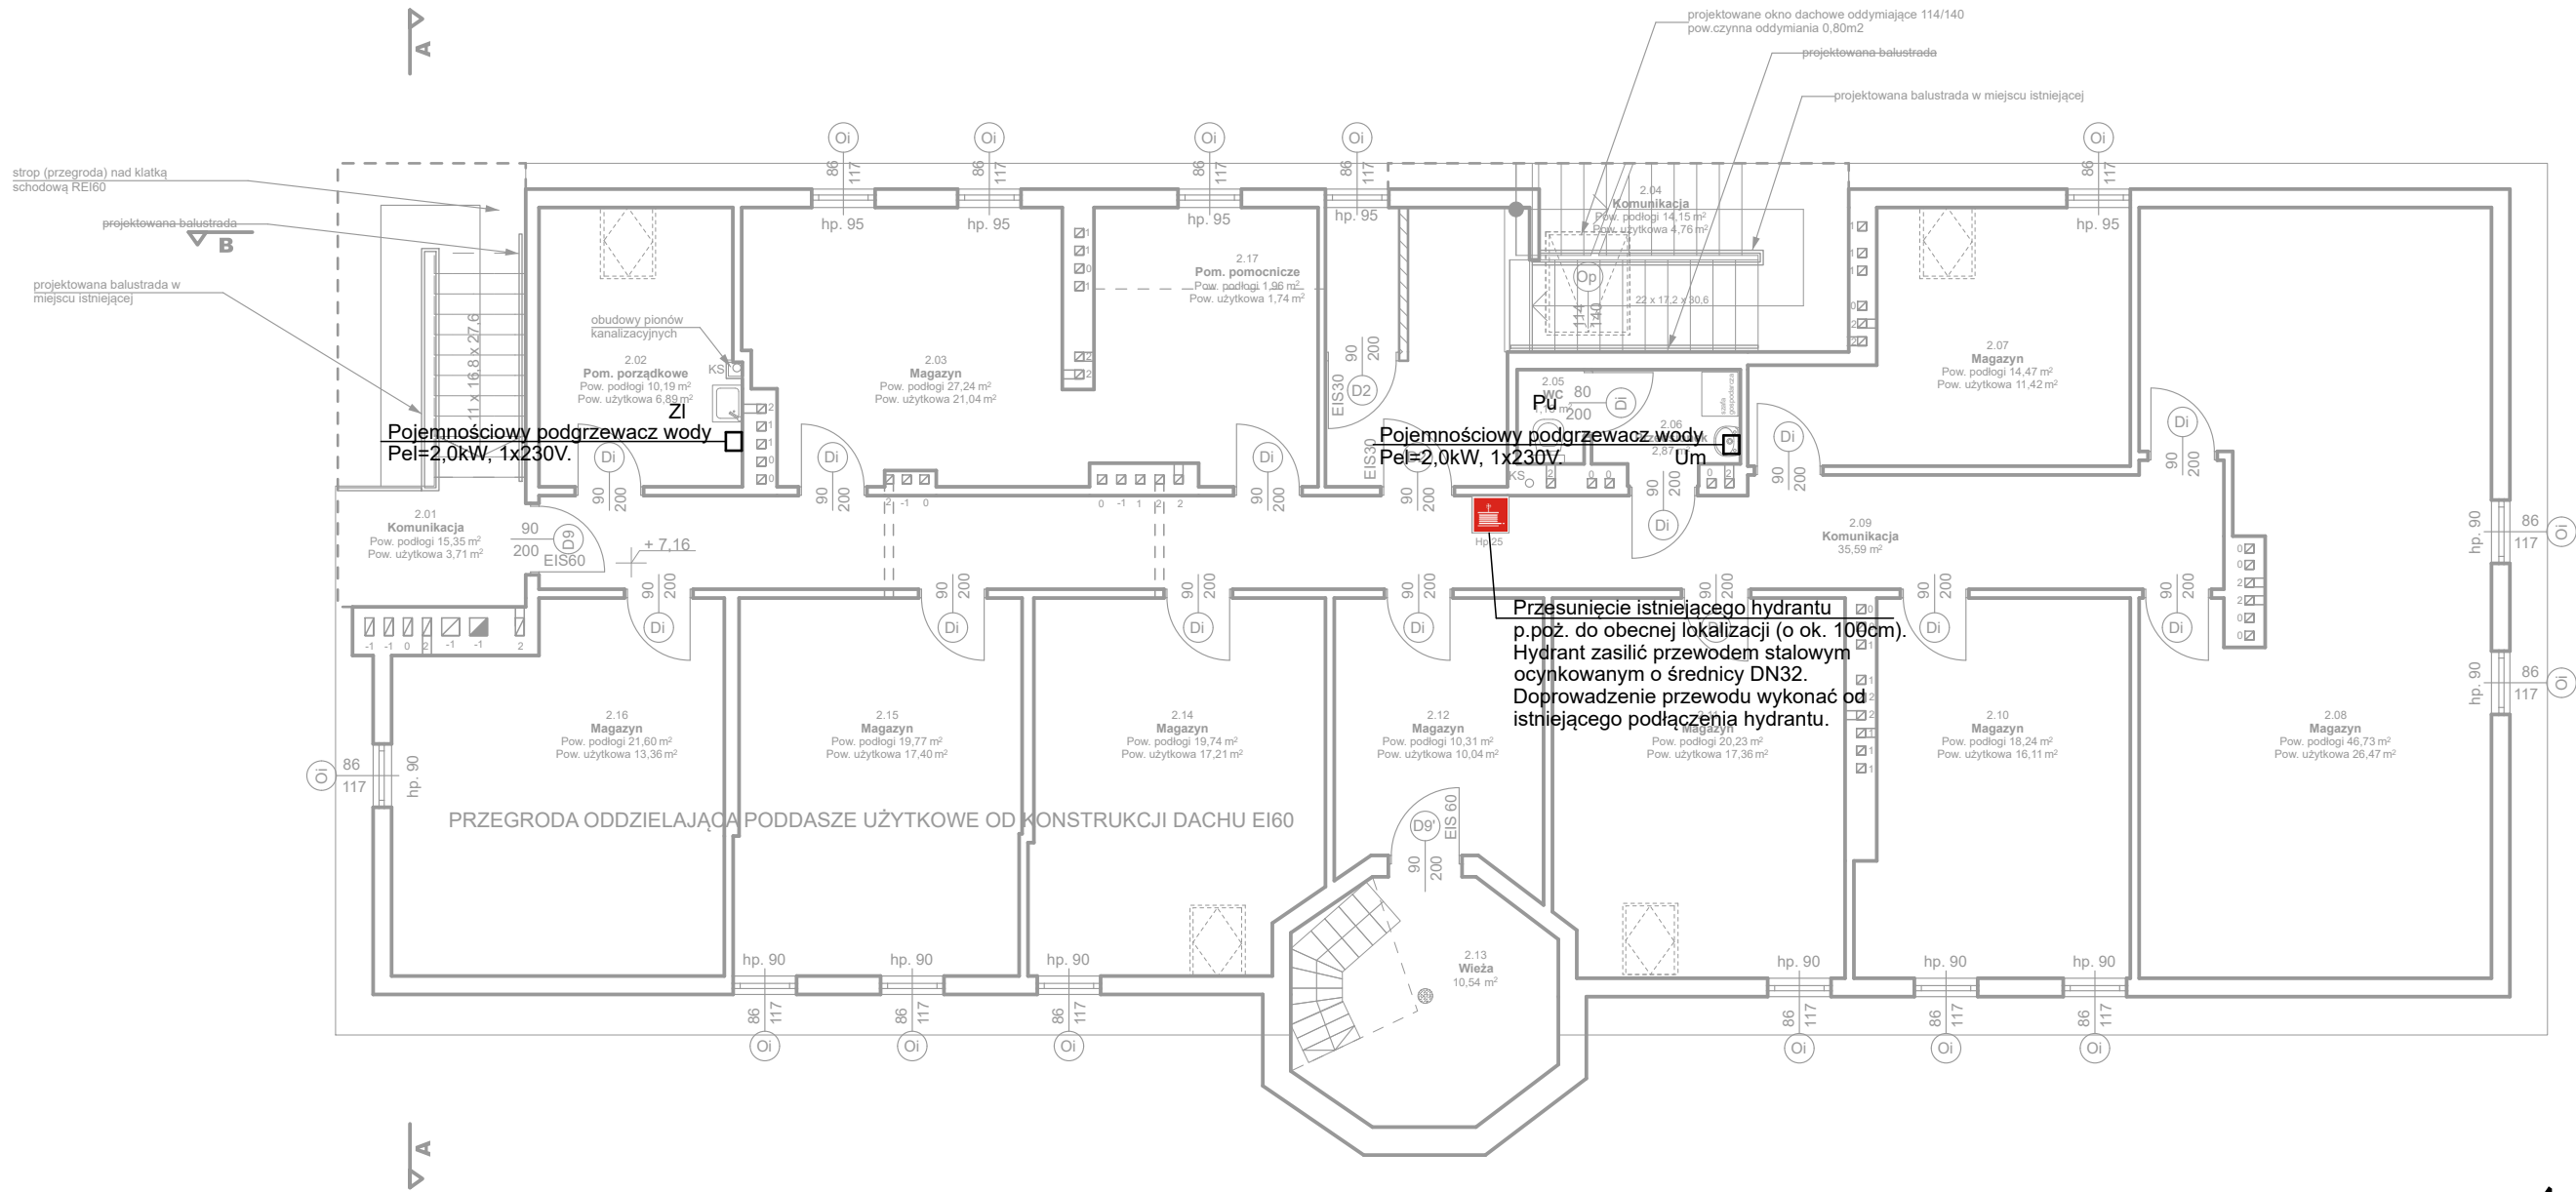

- projektowane rozbiórki i wyburzenia
- projektowane zamurowania
- istniejące - do pozostawienia
- projektowane
- UWAGA: przy umywalkach należy zainstalować pojemnościowe podgrzewacze wody - zgodnie z projektem inst. sanitarnych
- projektowana wentylacja zgodnie z proj. instalacji sanitarnych
- przeciwpożarowy wyłącznik prądu
- hydrant wewnętrzny

UWAGI:

- Rysunek należy rozpatrywać łącznie z pozostałymi rysunkami instalacji sanitarnych.
- Przejścia przewodów przez przegrody budowlane, należy zabezpieczyć tulejami ochronnymi o dwie dymensje większe niż przewód.
- W przypadku kolizji z innymi instalacjami kolizje rozwiązywać bezpośrednio na budowie.
- Poziomy i pionowy instalacji wody zimnej prowadzone przez pomieszczenia ogrzewane należy zaizolować antyroszeniową izolacją:
 - dla podejść do odbiorników wody gr. 9mm
 - dla przewodów prowadzonych w bruzdach ściennych gr.13mm
- Przewody instalacji wody ciepłej należy zaizolować izolacją gr. 25mm.
- Jeśli nie zaznaczono inaczej, przewody biegnące w sąsiedztwie ścianek instalacyjnych lub działowych z gips-kartonu należy prowadzić w ich wnętrzu. Prowadzenie przewodów na rysunku pokazano schematycznie w celu zachowania czytelności opracowania.
- Niniejszy rysunek stanowi integralną część projektu budowlanego i należy rozpatrywać go łącznie z opisem technicznym.
- Wszelkie przyjęte w fazie realizacji zamiennie rozwiązania techniczne i technologiczne należy bezwzględnie konsultować i zatwierdzić z autorem niniejszego opracowania.
- Nie należy domierzać domiarów na rysunku.
- Wszystkie wymiary należy sprawdzić na budowie.

LEGENDA:

- | | |
|----|--------------------|
| Zl | - zlewozmywak |
| Um | - umywalka |
| Pu | - płuczka ustępowa |
| N | - natrysk |
| Zł | - złączka do węża |
| Pr | - pralka |
| Zm | - zmywarka |

 zik studio architektury i urbanistyki grzegorz zarzycki tel. 502-236-301, ul. Zagnańska 71a, 25-002 Kielce, biuro@zikstudio.pl, www.zikstudio.pl			
Inwestycja	PRZEBUDOWA I ZMIANA SPOSOBU UŻYTKOWANIA CZĘŚCI BUDYNKU O FUNKCJI KOMUNIKACYJNEJ, HIGIENICZNO – SANITARNEJ, POMOCNICZEJ, GOSPODARZEJ I KUCHENNEJ NA FUNKCJE HIGIENICZNO – SANITARNE, KOMUNIKACYJNE, ANEKSU KUCHENNEGO, GOSPODARCZE I PORZĄDKOWE WRAZ Z INSTALACJĄ ZADAŚCEN NAD WEJŚCIAMI I WJAZDAMI DO BUDYNKU BIBLIOTEKI CENTRUM KULTURY (BCK) WRAZ Z NIEZBEDNĄ INFRASTRUKTURĄ TECHNICZNĄ Identyfikator działki: 260414_2.0013.416/23; 260414_2.0013.416/24		Data 12.2023r.
			Skala 1:100
Branża	Sanitarna		Nr S.08
Przedmiot	RZUT PIĘTRA II - INSTALACJA WODY ZIMNEJ I CIEPŁEJ	Podpis	
Projektant	mgr inż. Maciej Grzegolec Nr uprawnień: SWK/0066/POOS/11		
Sprawdzający	mgr inż. Paulina Grzegolec Nr uprawnień: SWK/0243/PBS/17		