


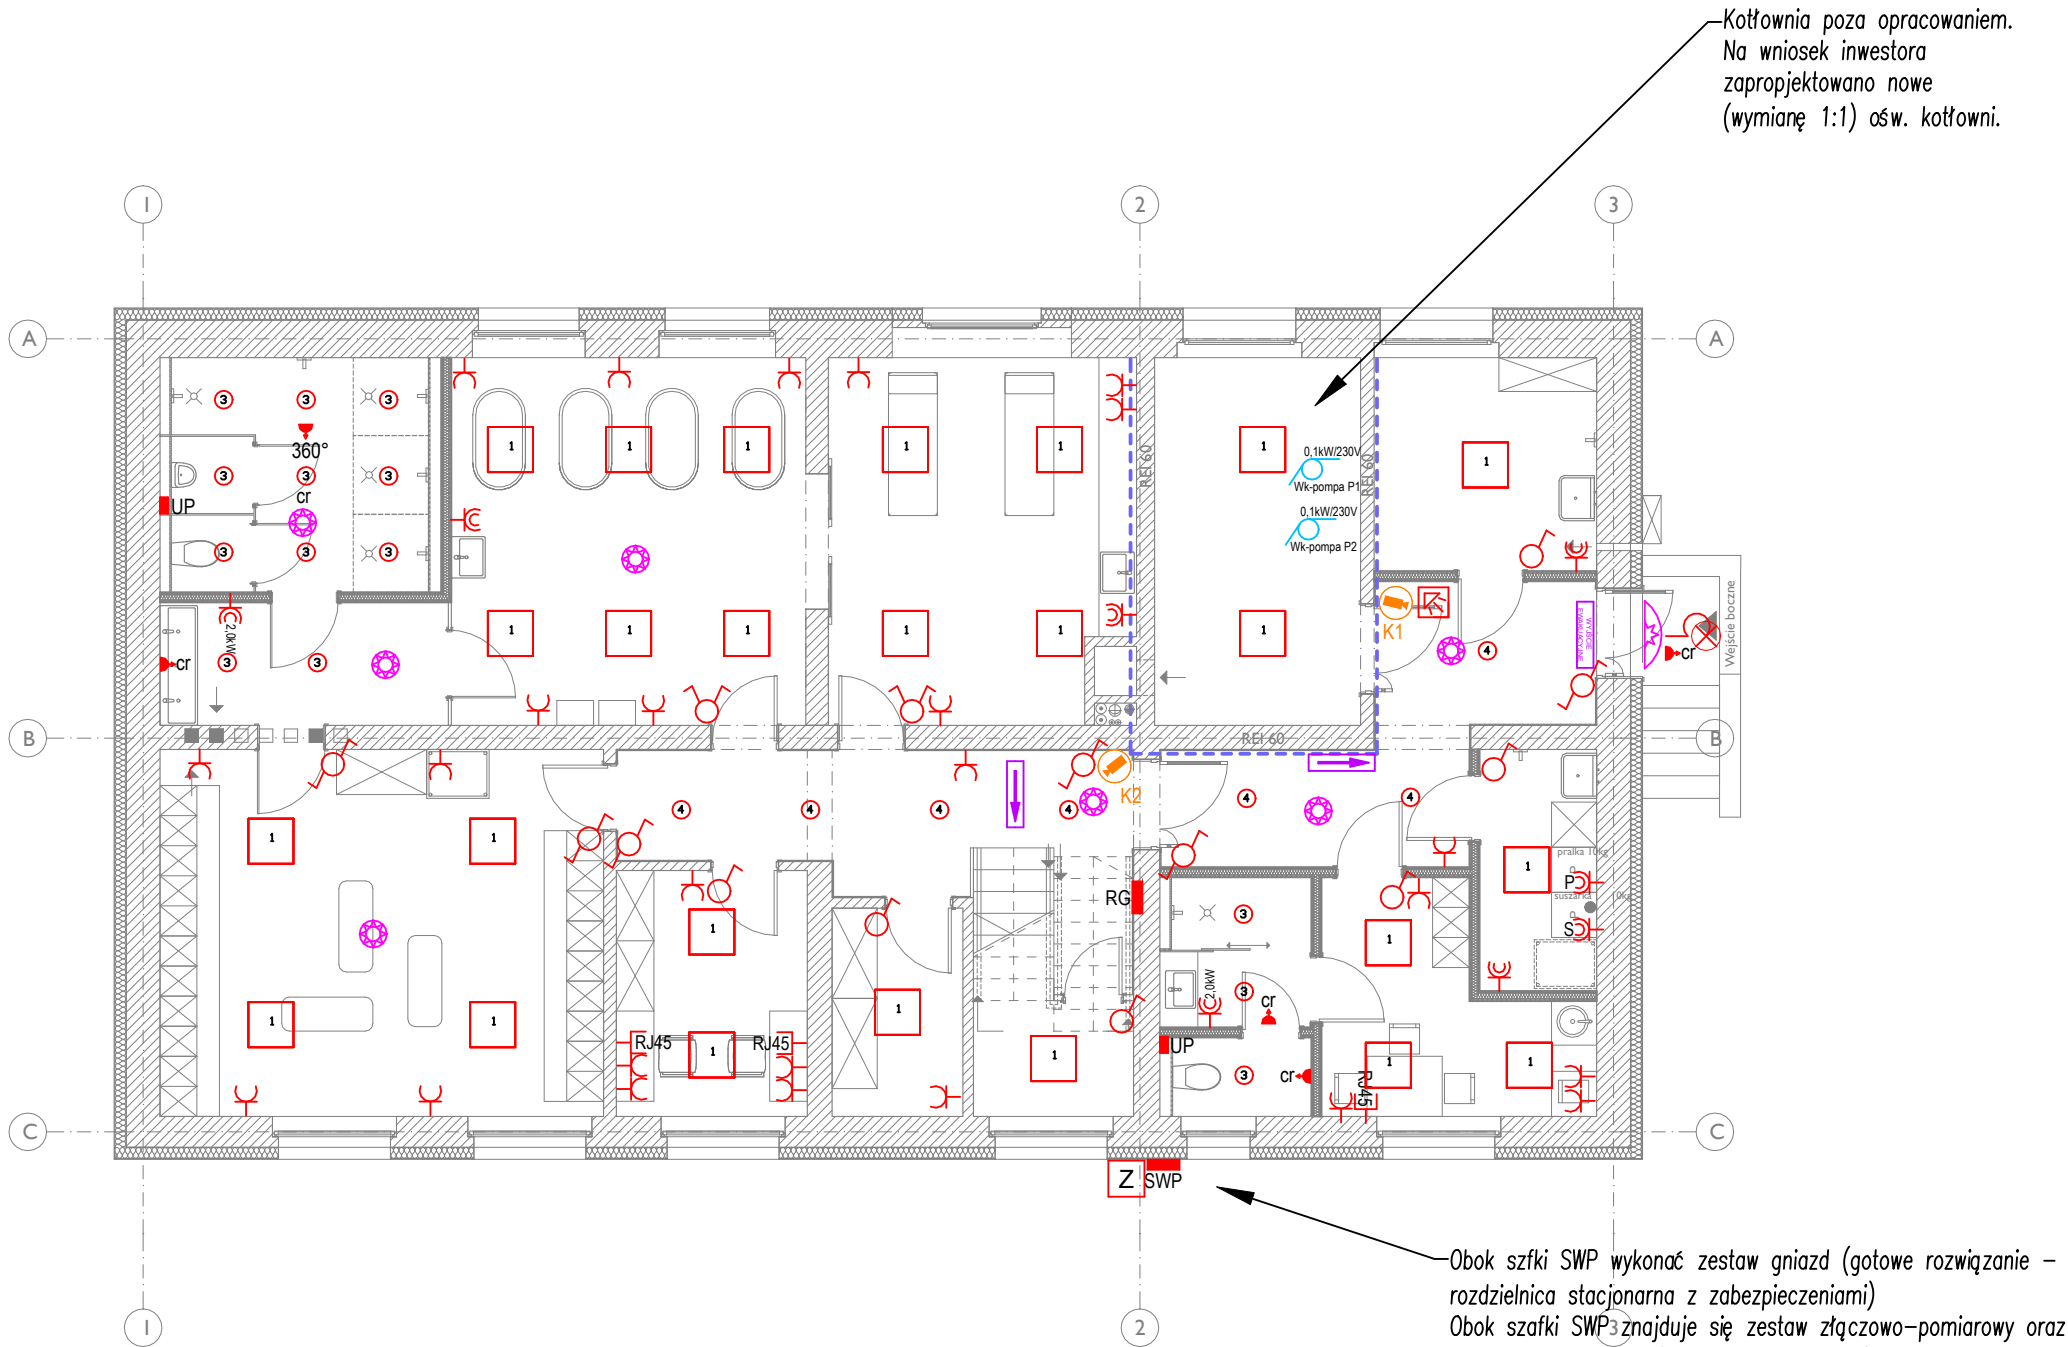

- Wpoż.
- SD** — szafa dystrybucyjna (GPD - gł. pkt. dystrybucyjny)
- Wp.** — wyłącznik pożarowy
- T...** — tablica bezpiecznikowa
- 360°** — oprawa ścienna - kinkiet IP44
- 120°** — oprawa ścienna - kinkiet, szczelna min IP65
- 3f** — łącznik świecznikowy
- 3f** — łącznik schodowy
- 3f** — łącznik pojedynczy
- 3f** — łącznik krzyżowy
- 360°** — czujka ruchu (360° monaż do stropu)
- 120°** — czujka ruchu (120° montaż do ściany)
- K** — kamera CCTV
- PIR** — czujka PIR
- Z** — zestaw gniazd w rozdzielnicy stacjonarnej z zabezpieczeniami: 1xgn. CEE 16A 5P 400V, 3xGS 16A 250V
- P/S** — gniazdo pojedyncze lub dwa gniazda pojedyncze w jednej ramce pralka/suszarka
- L** — gn. lodówka
- o** — pochłaniacz
- 2,0kW** — gniazdo dedykowane
- 2,0kW** — gniazdo szczelne - dedykowane (szuszkarka do rąk)
- 2,0kW** — gniazdo szczelne IP44
- RJ45** — gniazdo RJ45
- 3f** — wypust kablowy 3P+N+PE
- 1P** — wypust kablowy 1P+N+PE
- UP** — miejscowa szyna połączeń wyrównawczych
- 1P/3P+N+PE** — wypust kablowy 1P/3P+N+PE (wentylacja)
- 2W** — oprawa 2W, ścienna/zwieszana, z cert. dop. CNBOP (piktogram dobrać na obiekcie)
- 1W** — oprawa 1W, nastropowa/wstropowa, z cert. dop. CNBOP
- 5W** — oprawa 5W, ścienna, IP65, + grzałka z cert. dopuszczenia CNBOP
- 3W** — oprawa LED 3W, ścienna z opcją doświetlenia powierzchni z cert. dop. CNBOP
- 1** — Oprawa nastropowa LED, 600x600, 4100lm, 26W, 4000K, kolor obudowy czarny
- 3** — Oprawa wstropowa LED 2016lm 18,9W 4000K
- 4** — Oprawa nastropowa LED, 3077lm, 22W, 4000K, kolor obudowy czarny
- 6** — Oprawa wstropowa LED 3600lm 31W 4000K

PROJEKT TECHNICZNY

Branża: ELEKTRYCZNA

Opracowanie:	nr upr.	specjalność	podpis
mgr inż. Alina Faliszewska	220/92/UW	elektryczna	
Sprawdzający:	nr upr.	specjalność	podpis
mgr inż. Barbara Majchrzak	98/88/UW	elektryczna	
Współpraca:	nr upr.	specjalność	podpis
mgr inż. Maciej Faliszewski			

PROJEKTPLUSARCHITEKCI
Sp. z o.o.

Plac Krakowski 10, 41-800 Zabrze
tel./fax +48 32 235 22 99, 271 24 32, projektplus.pl
NIP: 648 265 54 57, REGON 240835434



Nazwa inwestycji:
„Remont pomieszczeń w budynku zaplecza szatniowego Stadionu Miejskiego przy ul. Dworcowej 28 w Knurowie na działce nr 2141/59, obręb ewid. Knurow 0001 ”

Inwestor:
Gmina Knurow
Miejski Ośrodek Sportu i Rekreacji w Knurowie
ul. Górnicza 2, 44-193 Knurow

Adres inwestycji:
ul. Dworcowa 28
44-190 Knurow

Nr działki:
2141/59

Nazwa rysunku:
RZUT POZIOM - I - inst. elektryczne i teletechniczne

Data:
grudzień 2024r.

Skala:
1:100

Nr Rys.:
E02

Kopiowanie, powielanie i dokonywanie zmian w projekcie bez zgody autora zabronione. (Ustawa o prawie autorskim i prawach pokrewnych z dn. 04.02.1994r.) Udostępnianie tylko jako wydruk w kolorze.