

PROJEKT TECHNICZNY

Branża: ELEKTRYCZNA

Opracowanie:	nr upr.	specjalność	podpis
mgr inż. Alina Faliszewska	220/92/UW	elektryczna	
Sprawdzający:	nr upr.	specjalność	podpis
mgr inż. Barbara Majchrzak	98/88/UW	elektryczna	
Współpraca:	nr upr.	specjalność	podpis
mgr inż. Maciej Faliszewski			

PROJEKTPLUSARCHITEKCI
Sp. z o.o.

Plac Krakowski 10, 41-800 Zabrze
tel./fax +48 32 235 22 99, 271 24 32, projektplus.pl
NIP: 648 265 54 57, REGON 240835434



Nazwa inwestycji:
„Remont pomieszczeń w budynku zaplecza szatniowego Stadionu Miejskiego przy ul. Dworcowej 28 w Knurowie na działce nr 2141/59, obręb ewid. Knurów 0001 ”


Inwestor:
Gmina Knurów
Miejski Ośrodek Sportu i Rekreacji w Knurowie
ul. Górnicza 2, 44-193 Knurów

Adres inwestycji: ul. Dworcowa 28 44-190 Knurów	Nr działki: 2141/59
---	------------------------

Nazwa rysunku:
RZUT I PIĘTRA - inst. elektryczne i teletechniczne

Data: grudzień 2024r.	Skala: 1:100	Nr Rys.: E04
--------------------------	------------------------	------------------------

Kopiowanie, powielanie i dokonywanie zmian w projekcie bez zgody autora zabronione. (Ustawa o prawie autorskim i prawach pokrewnych z dn. 04.02.1994r.) Udostępnianie tylko jako wydruk w kolorze.

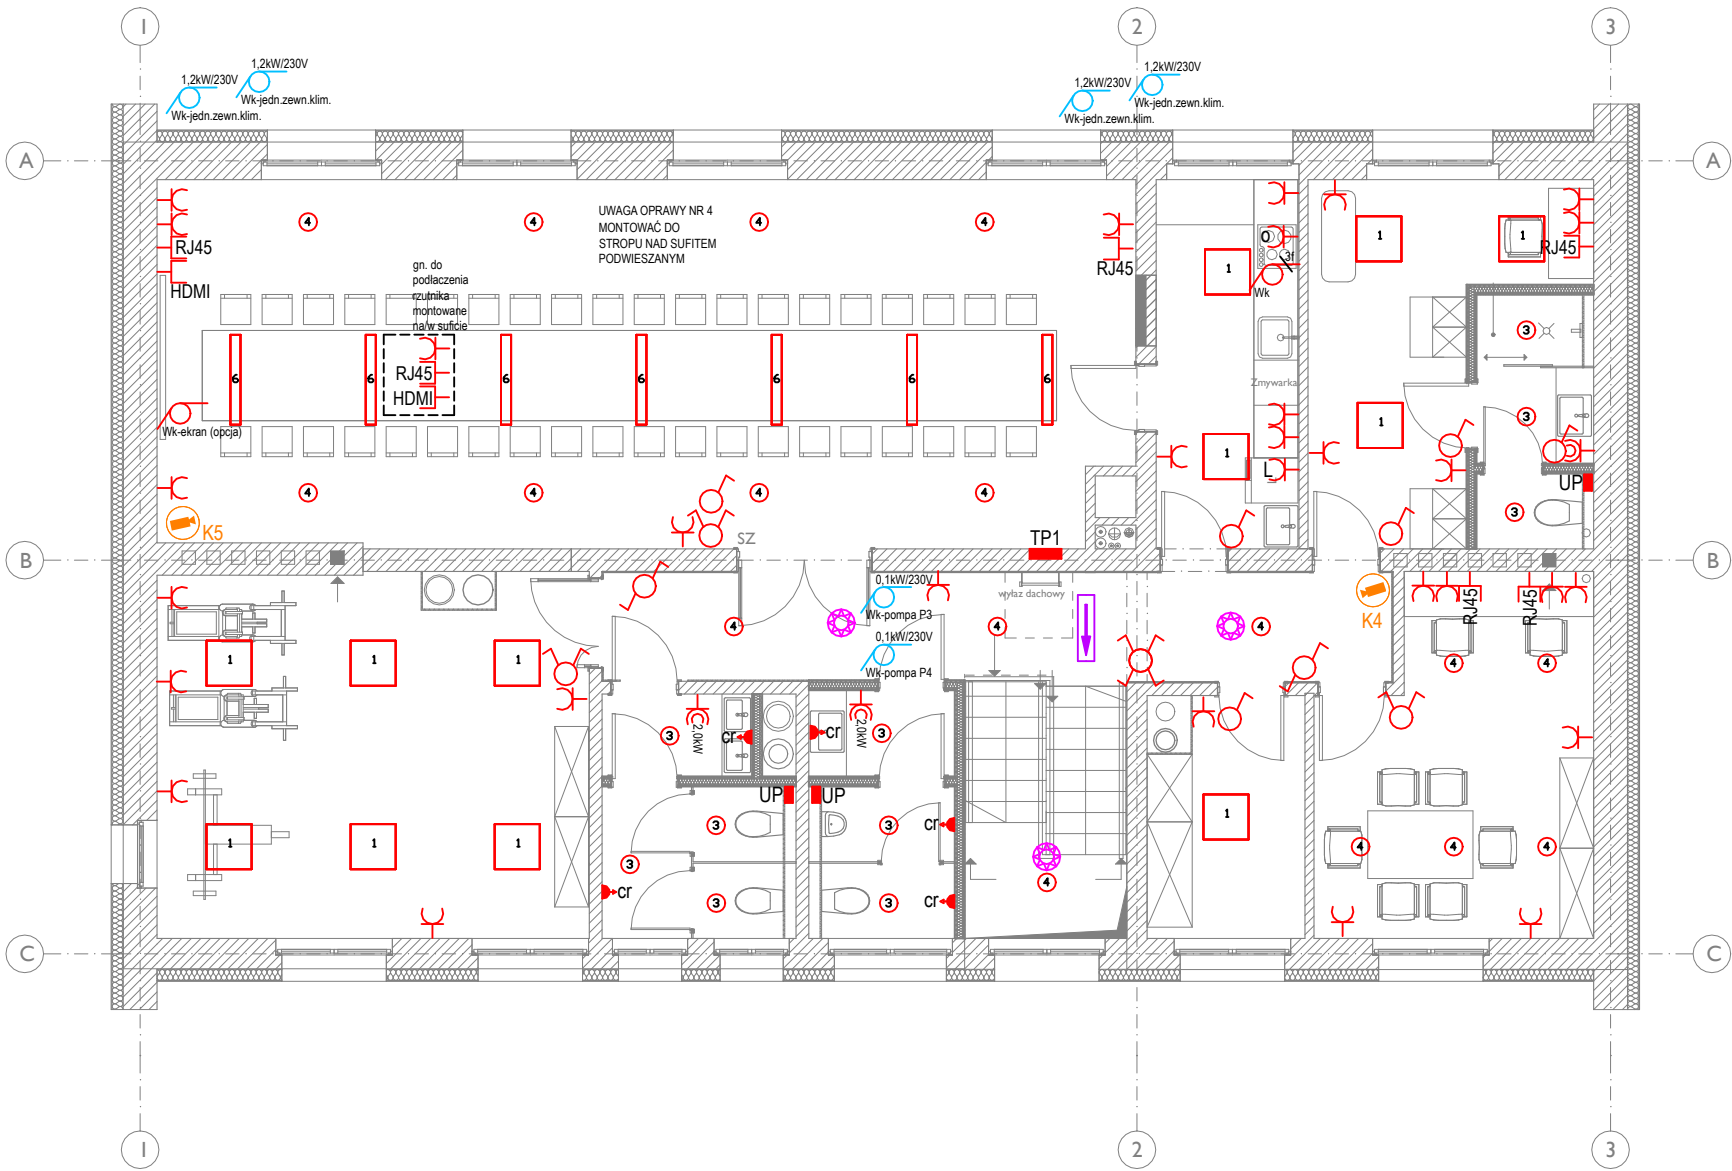

- | | | | |
|--|--|---|---|
| Wpoż. | SD — szafa dystrybucyjna (GPD - gł. pkt. dystrybucyjny) | — gniazdo pojedyncze lub dwa gniazda pojedyncze w jednej ramce | 1 — Oprawa nastropowa LED, 600x600, 4100lm, 26W, 4000K, kolor obudowy czarny |
| — wyłącznik pożarowy | — wył. pożarowy | — pralka/suszarka | 3 — Oprawa wstropowa LED 2016lm 18,9W 4000K |
| — tablica bezpiecznikowa | — tablica bezpiecznikowa | — gn. lodówka | 4 — Oprawa nastropowa LED, 3077lm, 22W, 4000K, kolor obudowy czarny |
| — oprawa ścienna - kinkiet IP44 | — oprawa ścienna - kinkiet IP44 | — pochłaniacz | 6 — Oprawa wstropowa LED 3600lm 31W 4000K |
| — oprawa ścienna - kinkiet, szczelna min IP65 | — oprawa ścienna - kinkiet, szczelna min IP65 | — gniazdo dedykowane | |
| — łącznik ścienny | — łącznik ścienny | — gniazdo dedykowane | |
| — łącznik schodowy | — łącznik schodowy | — gniazdo dedykowane | |
| — łącznik pojedynczy | — łącznik pojedynczy | — gniazdo dedykowane | |
| — łącznik krzyżowy | — łącznik krzyżowy | — gniazdo RJ45 | |
| — czujka ruchu (360° monaż do stropu) | — czujka ruchu (360° monaż do stropu) | — wypust kablowy 3P+N+PE | |
| — czujka ruchu (120° monaż do ściany) | — czujka ruchu (120° monaż do ściany) | — wypust kablowy 1P+N+PE | |
| — kamera CCTV | — kamera CCTV | — miejscowa szyna połączeń wyrównawczych | |
| — czujka PIR | — czujka PIR | — wypust kablowy 1P/3P+N+PE (wentylacja) | |
| — zestaw gniazd w rozdzielni stacjonarnej z zabezpieczeniami: 1xgn. CEE 16A 5P 400V, 3xGS 16A 250V | — zestaw gniazd w rozdzielni stacjonarnej z zabezpieczeniami: 1xgn. CEE 16A 5P 400V, 3xGS 16A 250V | — oprawa 2W, ścienna/zwieszana, z cert. dop. CNBOP (piktogram dobrać na obiekcie) | |
| | | — oprawa 1W, nastropowa/wstropowa, z cert. dop. CNBOP | |
| | | — oprawa 5W, ścienna, IP65, + grzałka z cert. dopuszczenia CNBOP | |
| | | — oprawa LED 3W, ścienna z opcją doświetlenia powierzchni z cert. dop. CNBOP | |
| | | — HYDRANT | |