


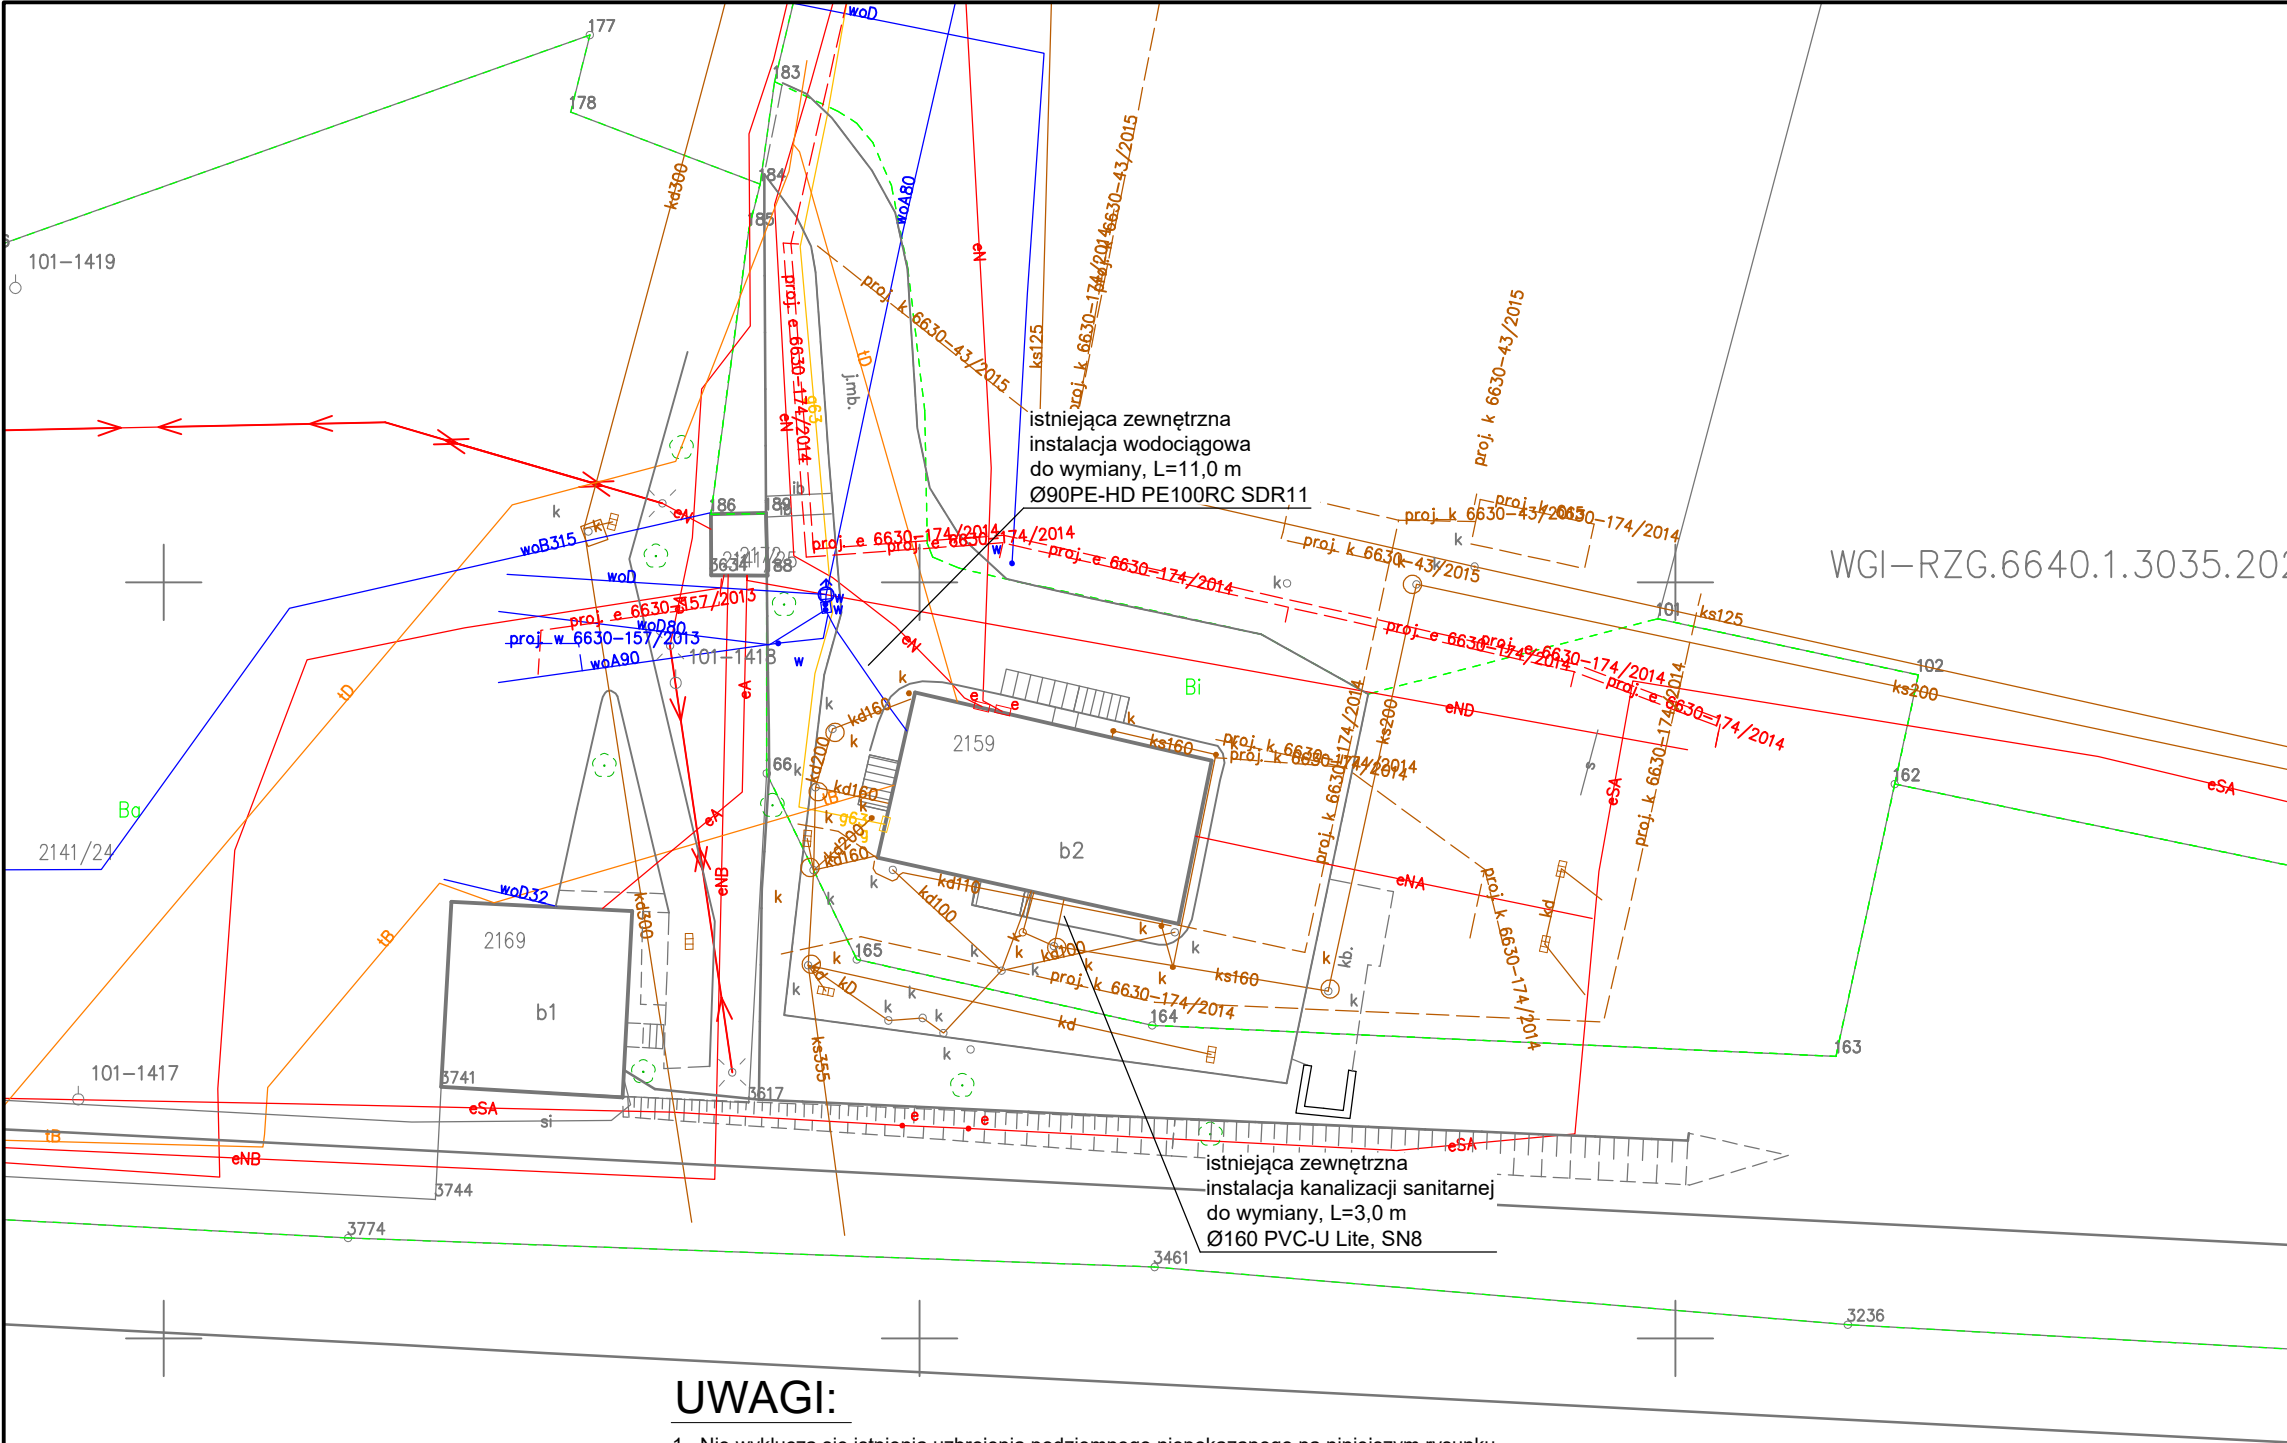

UWAGI:

- Nie wyklucza się istnienia uzbrojenia podziemnego niepokazanego na niniejszym rysunku. Przed przystąpieniem do prac wykonać przekop kontrolny w celu ustalenia rzeczywistego stanu uzbrojenia podziemnego. Prace w tym rejonie należy prowadzić ręcznie pod nadzorem odpowiednich służb. Istniejące sieci zabezpieczyć na okres prowadzonych prac.
- Podczas prowadzonych prac wykopowych należy zwrócić szczególną uwagę na istniejące uzbrojenie podziemne oraz nadziemne. Podczas prac ziemnych na bieżąco monitorować lokalizację uzbrojenia podziemnego. Istniejące sieci zabezpieczyć na okres prowadzonych prac.
- Przed wykonaniem projektowanego uzbrojenia terenu należy zweryfikować rzędne niwelety terenu, rzędne istniejącej sieci uzbrojenia terenu oraz rzędne projektowanych przewodów, a w razie konieczności dokonać ewentualnych korekt zagłębienia i spadków projektowanych przewodów.
- Projektowane przewody wodociągowe wykonać z rur PE-HD PE100RC SDR11.
- Projektowane przewody kanalizacji grawitacyjnej należy wykonać z rur PVC-U Lite SN8 kielichowych z uszczelką gumową z wydłużonym kielichem.
- Minimalna grubość przykrycia rur kanalizacyjnych nie powinna być mniejsza niż 1,0 m. Minimalna grubość przykrycia przewodów wodociągowych nie powinna być mniejsza niż 1,5 m.
- Na istniejącym/projektowanym wodociągu (gazociągu) założyć rury ochronne w miejscach skrzyżowania z istniejącym/projektowanym uzbrojeniem terenu, gdy odległość pionowa między przewodami w "świecie" będzie mniejsza niż 0,5 m (woda) oraz 0,20 m (gaz). Dobór rur ochronnych uzależniać od rzeczywistej głębokości posadowienia istniejącej sieci uzbrojenia terenu.
- Założyć rury ochronne dwudzielne PE na istniejących kablach telekomunikacyjnych i energetycznych w miejscu skrzyżowani z projektowanymi przewodami.
- Odtworzyć nawierzchnie terenu zgodnie z opisem technicznym.
- Wszystkie prace wykonać zgodnie z opisem technicznym, warunkami technicznymi oraz wytycznymi producentów urządzeń.

LEGENDA:

- | | |
|---|---------------------------------|
| e | - istn. kable energetyczne |
| t | - istn. kable telekomunikacyjne |
| w | - istn. przewody wodociągowe |
| k | - istn. przewody kanalizacyjne |
| g | - istn. przewody gazowe |
| | - istn. granice działek |

Uwaga:
Wszystkie wymiary i ilości sprawdzić na placu budowy


PROJEKT TECHNICZNY

Branża: instalacje sanitarne

Projektował:	nr upr.	specjaln.	podpis
mgr inż. Sławomir PODESZWA	SLK/3529/ POOS/11	IS	
mgr inż. Mariusz SMOLEŃ	SLK/5820/ PWBS/16	IS	
Opracowanie:			

PROJEKTPLUSARCHITEKCI
Sp. z o.o.

Plac Krakowski 10, 41-800 Zabrze
tel/fax +48 32 235 22 99, 271 24 32, projektplus.pl
NIP: 648 265 54 57, REGON 240835434

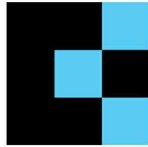

CAD: Archicad 25/PPA
Licencja nr 3-3904922

Nazwa inwestycji:
„Remont pomieszczeń w budynku zaplecza
szatniowego Stadionu Miejskiego przy
ul. Dworcowej 28 w Knurowie na działce
nr 2141/59, obręb ewid. Knurow 0001”

Inwestor:
Gmina Knurow - Miejski Ośrodek Sportu i Rekreacji w Knurowie
ul. Górnicza 2, 44-193 Knurow

Adres inwestycji: ul. Dworcowa 28 44-190 Knurow	Nr działki: 2141/59
---	------------------------

Nazwa rysunku:
ZAGOSPODAROWANIE TERENU

Data: GRUDZIEŃ 2024 r. Format druku: -	Skala: 1:500	Nr Rys.: 2
--	------------------------	----------------------

Kopiowanie, powielanie i dokonywanie zmian w projekcie bez zgody autora zabronione. (Ustawa o prawie autorskim i prawach pokrewnych z dn. 04.02.1994r.) Udostępnianie tylko jako wydruk w kolorze.