


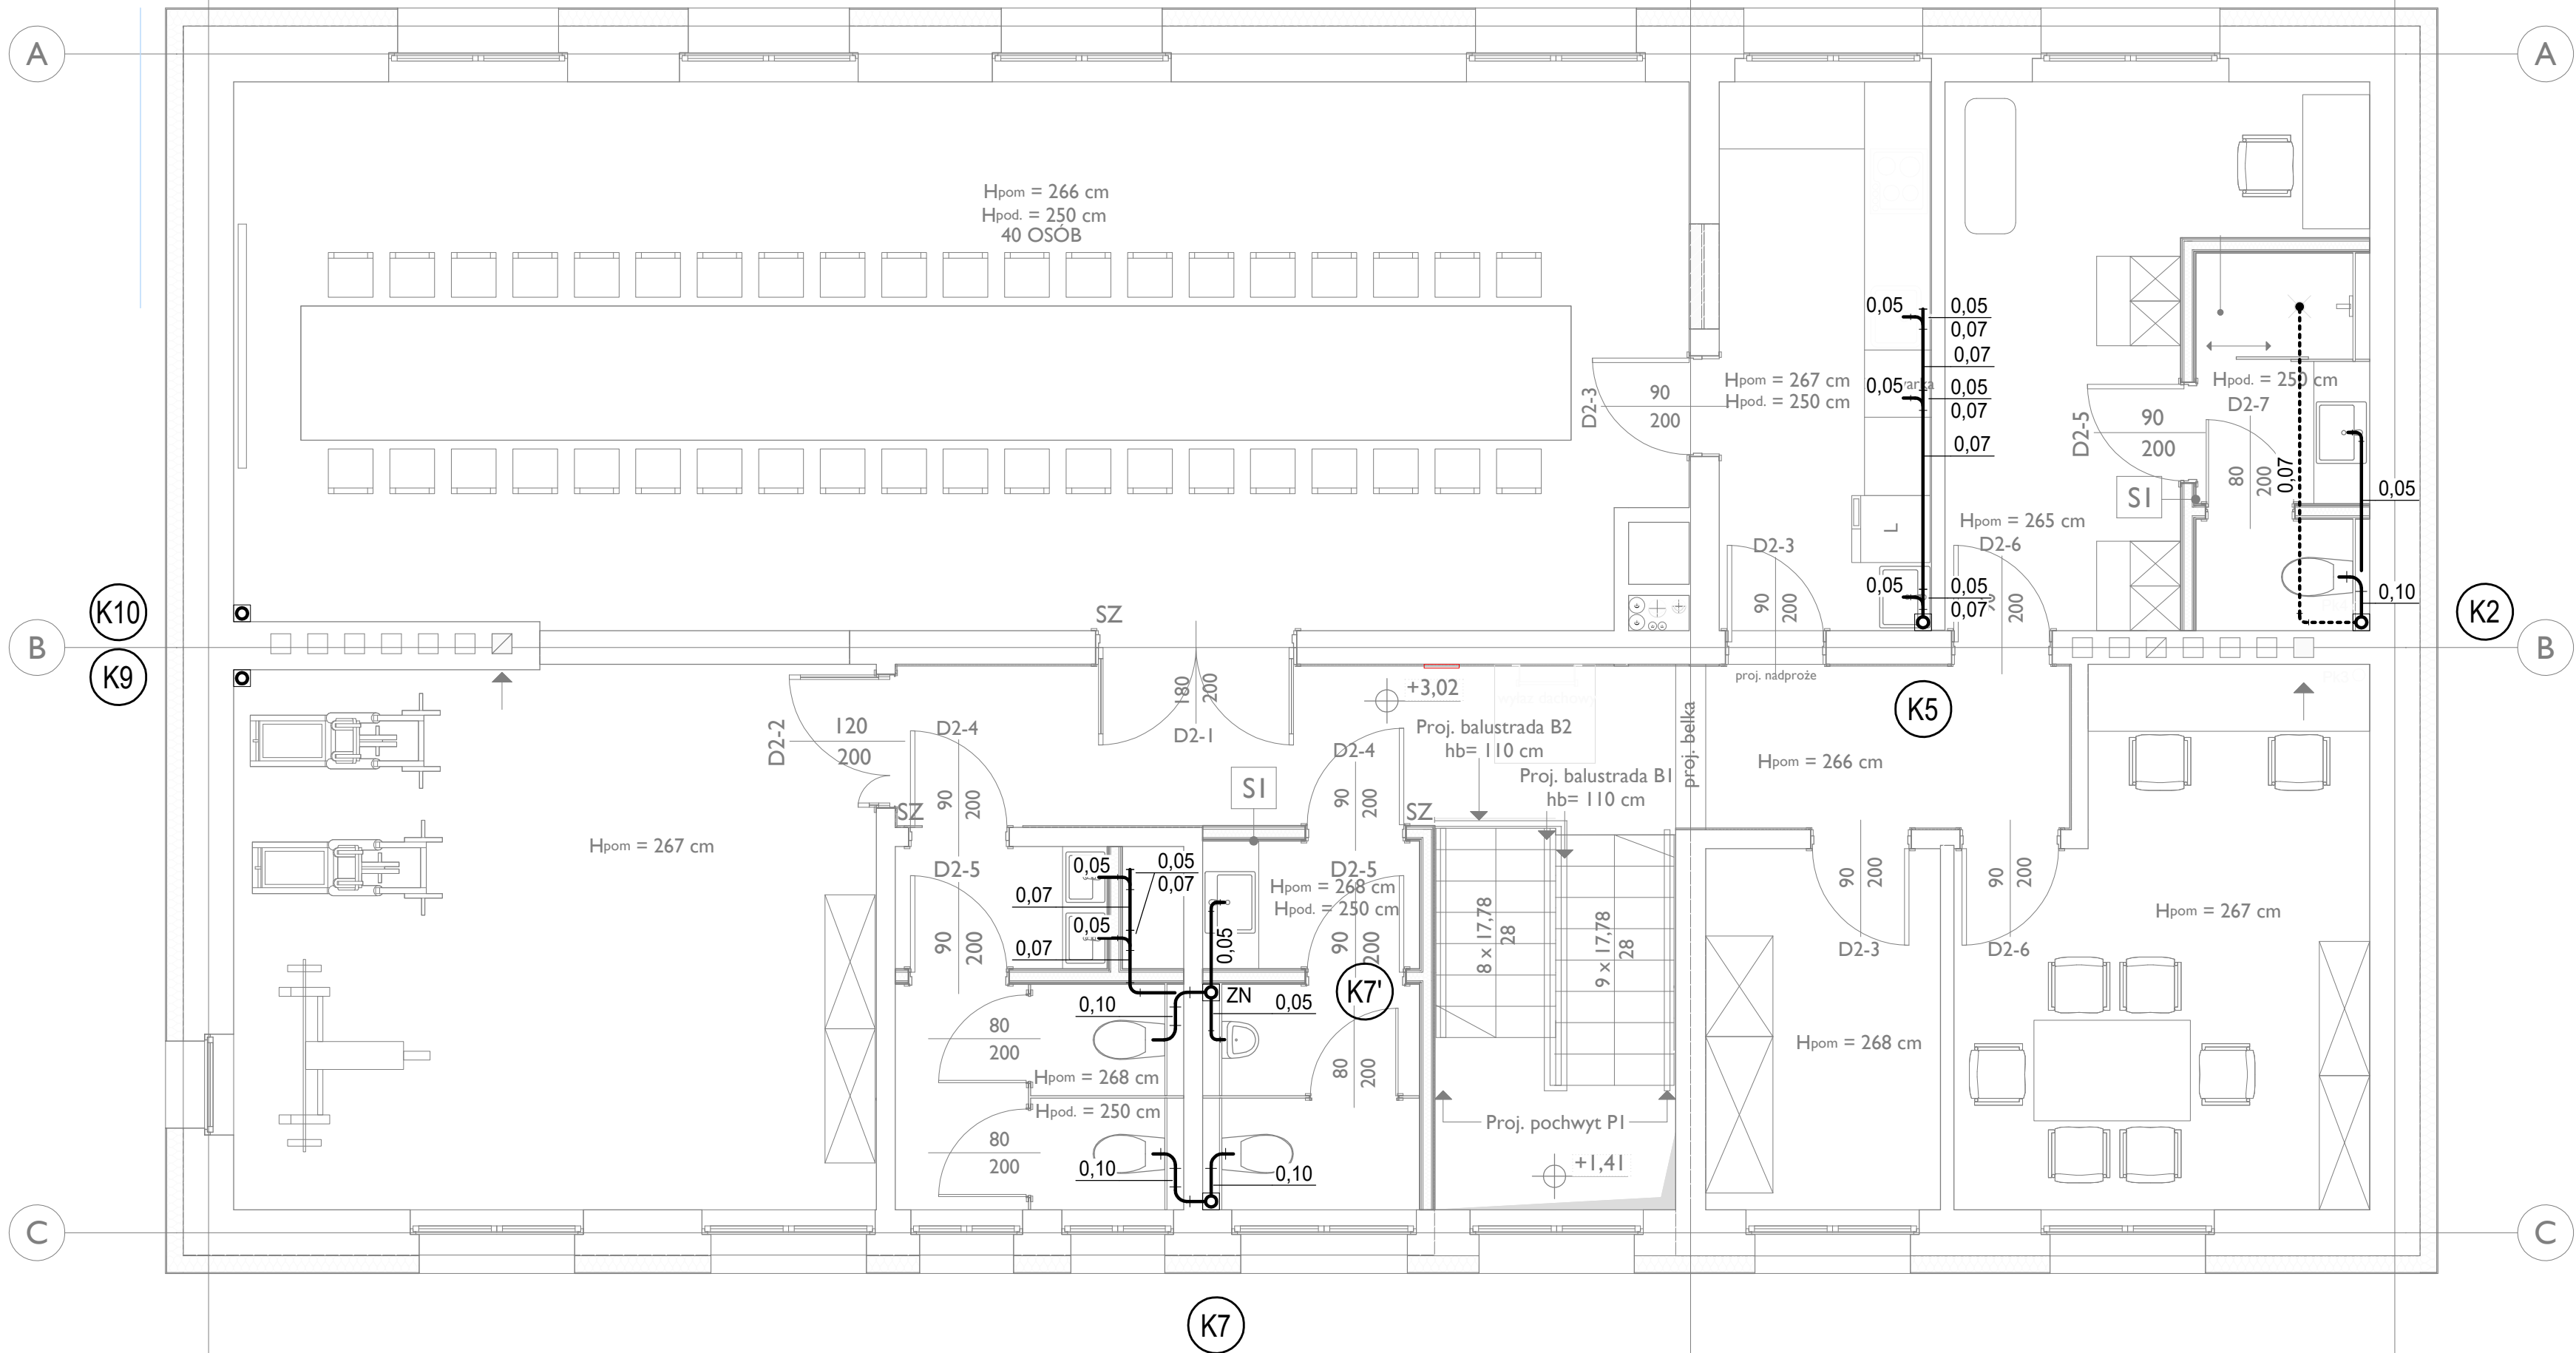

LEGENDA:

- Numer pionu projektowanego inst. kanalizacji sanitarnej
- Proj. przewody kanalizacji sanitarnej grawitacyjnej [m]
- Proj. przewody kanalizacji sanitarnej grawitacyjnej [m] prowadzone pod stropem niższej kondygnacji
- Przegroda budowlana i rura ochronna

UWAGI:

- Projektowane przewody wewnętrznej instalacji kanalizacji sanitarnej wykonać z rur PP (Astalanu) kielichowych z uszczelką gumową o średnicach jak na rysunkach. Projektowane przewody instalacji kan. sanitarnej układane w gruncie wykonać z rur PVC-U Lite SN8 kielichowych z uszczelką gumową z wydłużonym kielichem o średnicach jak na rysunkach.
- Projektowane przewody skroplin należy wykonać z rur PVC-U klejonych. Przewody prowadzić pod stropem pomieszczeń oraz po ścianach budynku z zachowaniem odpowiednich spadków. Zmianę trasy o kąt 90° wykonać 2 kolanami 45°.
- Przewody odprowadzające skropliny włączyć do kanalizacji sanitarnej z zastosowaniem syfonów, do których należy zapewnić dostęp serwisowy.
- Piony wyprowadzić ponad dach i zakończyć rurą wywiewną.
- Przy przejściach przewodów przez stropy, ściany, ławy fundamentowe zastosować rury ochronne.
- Przejścia przewodów przez przegrody budowlane (ściany i stropy) pomiędzy pomieszczeniami przynależnymi do różnych stref ochrony p.pożarowej zabezpieczyć stosując na rurach z tworzyw sztucznych zabezpieczenia klasy odporności ogniowej EI, stosownie do wymagań ochrony p.pożarowej przegrody oraz średnic przewodów prowadzonych przez przegrody budowlane.
- Piony oraz podejścia pod urządzenia sanitarne prowadzić w bruzdach ściennych.
- Piony i przewody prowadzone po ścianach budynku obudować płytami gipsowo-kartonowymi GKF i wykończyć stosownie do wykończenia pomieszczenia. Zapewnić dostęp do czyszczaków (rewizji) poprzez zabudowanie w obudowach płyt gipsowych drzwiczek rewizyjnych.
- Ścieki z projektowanych przyborów sanitarnych należy odprowadzić do istniejącej instalacji kanalizacji sanitarnej.
- Należy zapewnić odprowadzenie skroplin z klimatyzatorów oraz central wentylacyjnych. Skropliny należy odprowadzić do projektowanej kanalizacji sanitarnej przewodami, które należy prowadzić wewnątrz budynku (z zachowaniem odpowiednich spadków).
- Podczas wykonywania robót budowlanych należy zwrócić szczególną uwagę na istniejące uzbrojenie oraz instalacje.
- Wszystkie prace wykonać zgodnie z opisem technicznym, wymaganiami technicznymi oraz wytycznymi producentów urządzeń.
- Przed zamówieniem przewodów / urządzeń należy sprawdzić wymiary w miejscu montażu.
- Wykonawca powinien wyposażyć wszelkie urządzenia projektowanej instalacji w niezbędne akcesoria umożliwiające prawidłową pracę urządzeń oraz instalacji.
- Wykonawca powinien na bieżąco koordynować bieg instalacji aby wykluczyć powstanie ewentualnych kolizji.
- Pozostałe oznaczenia:
 - R - rewizja
 - 1 - punkty charakterystyczne
 - ZN - zawór napowietrzający

Uwaga:
Wszystkie wymiary i ilości sprawdzić na placu budowy

PROJEKT TECHNICZNY

Branża: instalacje sanitarne

Projektował:	nr upr.	specjaln.	podpis
mgr inż. Sławomir PODESZWA	SLK/3529/ POOS/11	IS	
Sprawdzający:			
mgr inż. Mariusz SMOLEŃ	SLK/5820/ PWBS/16	IS	
Opracowanie:			

PROJEKTPLUSARCHITEKCI
Sp. z o.o.

Plac Krakowski 10, 41-800 Zabrze
tel./fax +48 32 235 22 99, 271 24 32, projektplus.pl
NIP: 648 265 54 57, REGON 240835434

CAD: Archicad 25/PPA
Licencja nr 3-3904922

Nazwa inwestycji:
„Remont pomieszczeń w budynku zaplecza szatniowego Stadionu Miejskiego przy ul. Dworcowej 28 w Knurowie na działce nr 2141/59, obręb ewid. Knurow 0001”

Inwestor:
Gmina Knurow - Miejski Ośrodek Sportu i Rekreacji w Knurowie
ul. Górnicza 2, 44-193 Knurow

Adres inwestycji: ul. Dworcowa 28 44-190 Knurow	Nr działki: 2141/59
---	------------------------

Nazwa rysunku:
RZUT PIĘTRA
INSTALACJA KAN. SANITARNEJ

Data: GRUDZIEŃ 2024 r. Format druku: -	Skala: 1:50	Nr Rys.: 4.3
--	-----------------------	------------------------

Kopировanie, powielanie i dokonywanie zmian w projekcie bez zgody autora zabronione. (Ustawa o prawie autorskim i prawach pokrewnych z dn. 04.02.1994r.) Udostępnianie tylko jako wydruk w kolorze.