


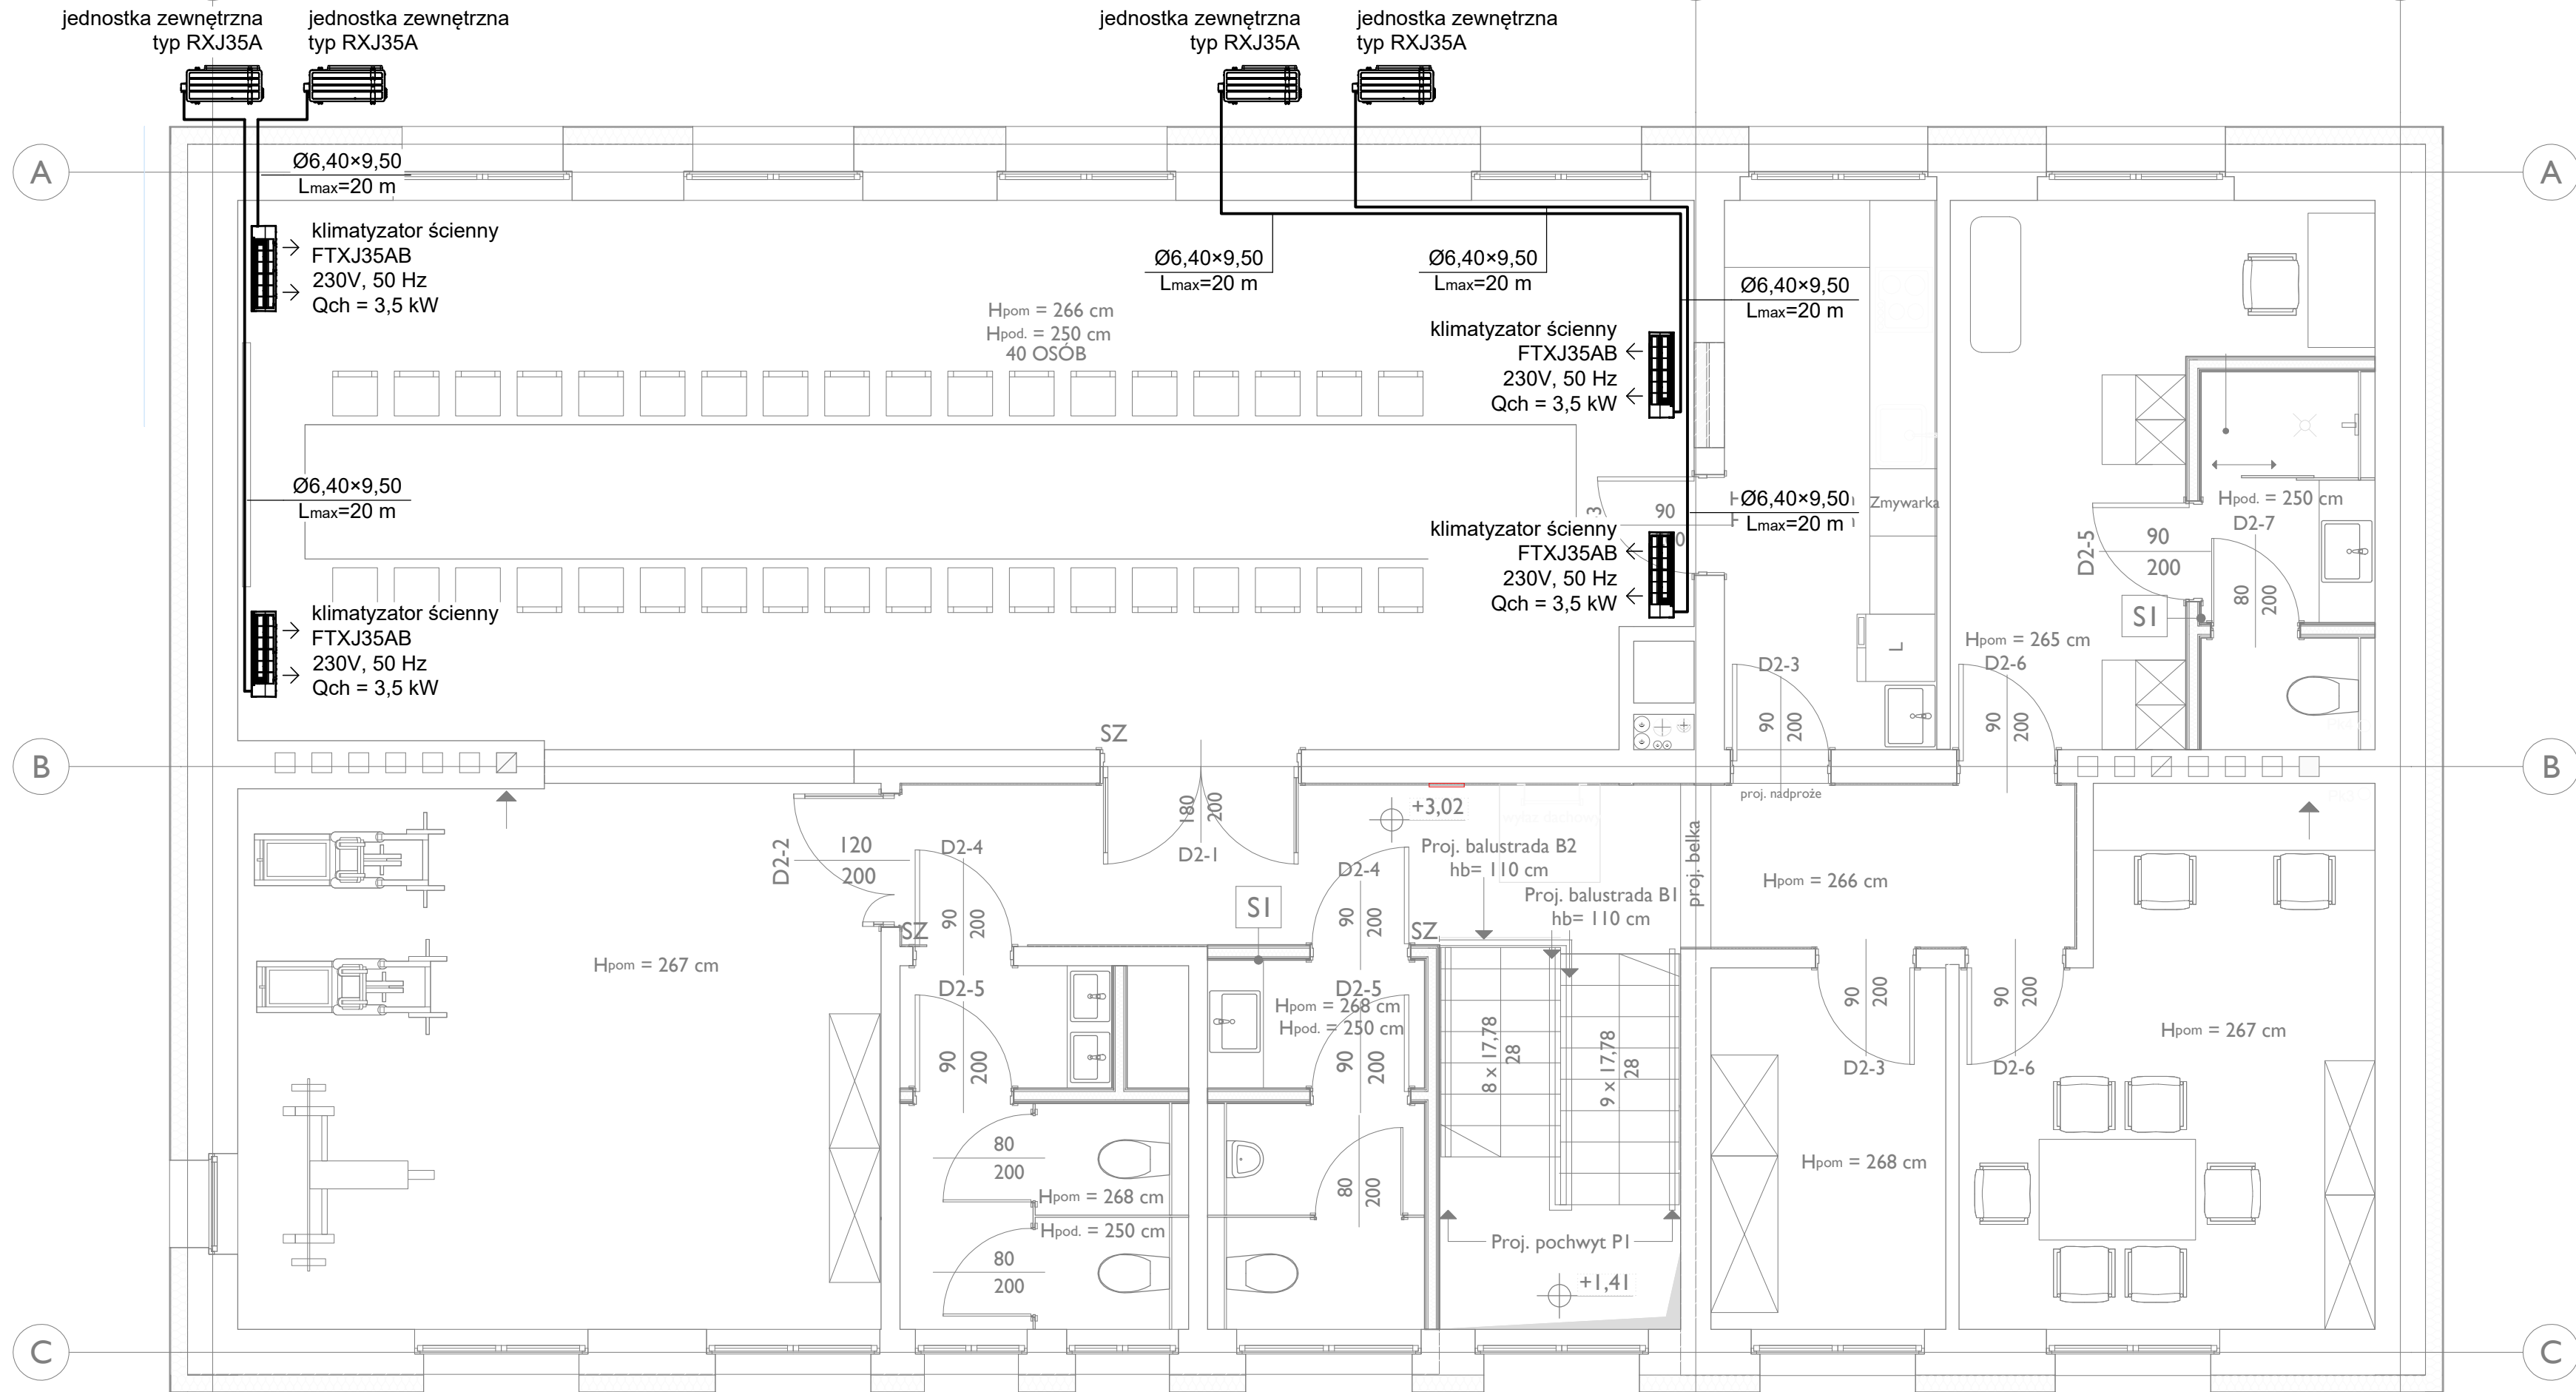

LEGENDA:

- Ø 6,4x9,5 - Proj. przewód instalacji freonowej z rur miedzianych preizolowanych
- Przegroda budowlana i rura ochronna

UWAGI:

- Przewody instalacji freonowej należy wykonać z rur miedzianych preizolowanych łączonych lutem twardym, spełniające wymagania normy PN-EN 12735-1/2010.
- Przewody rozprzewadzające należy prowadzić pod stropem pomieszczeń oraz po ścianach budynku w systemowych korytkach instalacyjnych.
- Wszystkie przewody należy prowadzić w izolacji ciepłochronnej.
- Przejścia przewodów przez ściany, stropy i dylatacje wykonać w rurach ochronnych.
- Przejścia przewodów przez przegrody budowlane (ściany i stropy) pomiędzy pomieszczeniami przynależnymi do różnych stref ochrony p.poż. zabezpieczyć stosując na ich przejściach osłony o odporności ogniowej stosownie do wymaganej ochrony p.poż przegrody oraz średnic przewodów i rodzaju materiału, z którego przewody są wykonane.
- Podczas wykonywania robót budowlanych należy zwrócić szczególną uwagę na istniejące uzbrojenie oraz instalacje.
- W razie konieczności należy dokonać korekty trasy / lokalizacji projektowanych przewodów / urządzeń, lub dokonać przebudowy istniejących instalacji sanitarnych.
- Wykonać kompensację wydłużeń liniowych przewodów.
- Wszystkie prace wykonać zgodnie z opisem technicznym, wymaganiami technicznymi oraz wytycznymi producentów urządzeń.
- Przed zamówieniem przewodów / urządzeń należy sprawdzić wymiary w miejscu montażu.
- Wykonawca powinien wyposażyć wszelkie urządzenia projektowanej instalacji w niezbędne akcesoria umożliwiające prawidłową pracę urządzeń oraz instalacji.
- Wykonawca przed zamówieniem elementów łączących urządzenia z instalacją powinien sprawdzić wymiar króćców przyłączeniowych w urządzeniu.
- Wykonawca powinien na bieżąco koordynować bieg instalacji aby wykluczyć powstanie ewentualnych kolizji.
- Lokalizację klimatyzatorów należy dostosować / skoordynować z układem sufitu podwieszanego, lokalizacją punktów oświetleniowych oraz lokalizacją elementów instalacji wentylacji mechanicznej nawiewno-wywiewnej.

Uwaga:
Wszystkie wymiary i ilości sprawdzić na placu budowy

PROJEKT TECHNICZNY

Branża: instalacje sanitarne

Projektował:	nr upr.	specjaln.	podpis
mgr inż. Sławomir PODESZWA	SLK/3529/POOS/11	IS	
Sprawdzający:			
mgr inż. Mariusz SMOLEŃ	SLK/5820/PWBS/16	IS	
Opracowanie:			

PROJEKTPLUSARCHITEKCI
Sp. z o.o.

Plac Krakowski 10, 41-800 Zabrze
tel./fax +48 32 235 22 99, 271 24 32, projektplus.pl
NIP: 648 265 54 57, REGON 240835434

CAD: Archicad 25/PPA
Licencja nr 3-3904922

Nazwa inwestycji:
„Remont pomieszczeń w budynku zaplecza szatniowego Stadionu Miejskiego przy ul. Dworcowej 28 w Knurowie na działce nr 2141/59, obręb ewid. Knurów 0001”

Inwestor:
Gmina Knurów - Miejski Ośrodek Sportu i Rekreacji w Knurowie
ul. Górnicza 2, 44-193 Knurów

Adres inwestycji:
ul. Dworcowa 28
44-190 Knurów

Nr działki:
2141/59

Nazwa rysunku:
RZUT PIĘTRA
INSTALACJA KLIMATYZACJI

Data: GRUDZIEŃ 2024 r. Skala: 1:50
Format druku: -

Nr Rys.: 6.1