


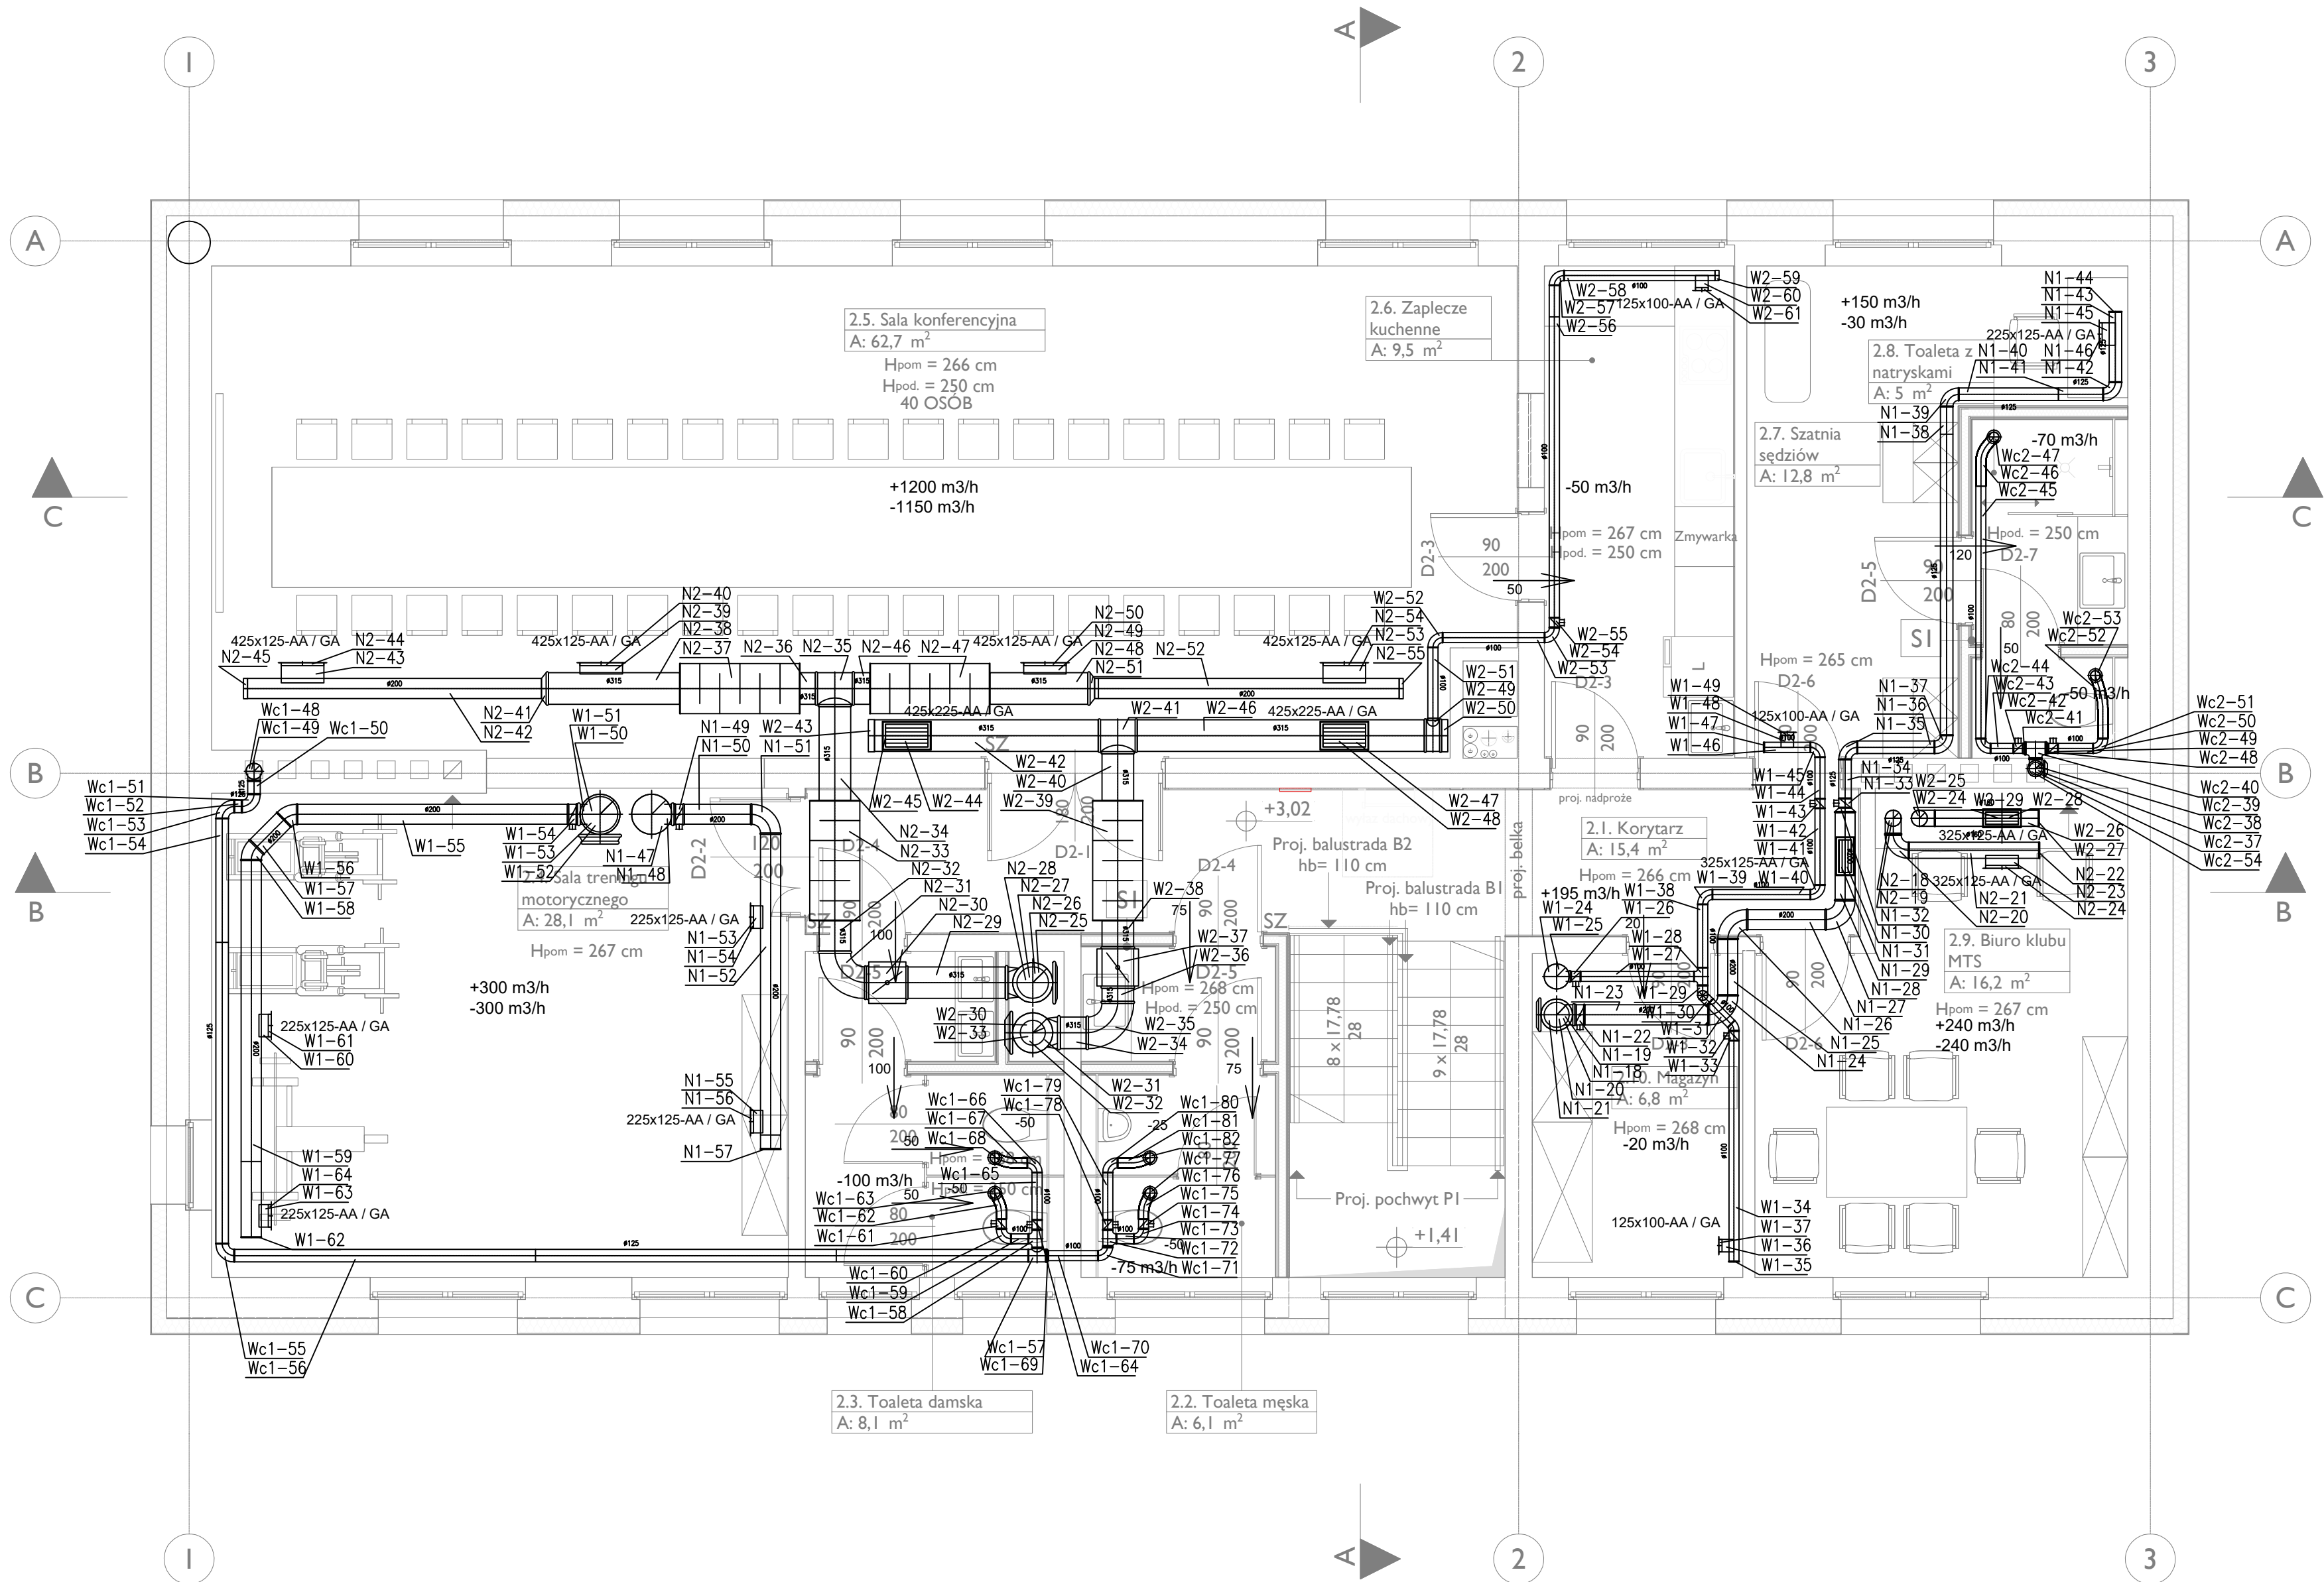

Uwaga:
Wszystkie wymiary i ilości sprawdzić na placu budowy

PROJEKT TECHNICZNY

Branża: instalacje sanitarne

Projektował:	nr upr.	specjaln.	podpis
Projektant: mgr inż. Sławomir PODESZWA	SLK/3529/ POOS/11	IS	
Sprawdzający: mgr inż. Mariusz SMOLEN	SLK/5820/ PWBS/16	IS	
Opracowanie:			

PROJEKTPLUSARCHITEKCI
Sp. z o.o.

Plac Krakowski 10, 41-800 Zabrze
tel./fax +48 32 235 22 99, 271 24 32, projektplus.pl
NIP: 648 265 54 57, REGON 240835434

CAD: Archicad 25/PPA
Licencja nr 3-3904922

Nazwa inwestycji:
„Remont pomieszczeń w budynku zaplecza szatniowego Stadionu Miejskiego przy ul. Dworcowej 28 w Knurowie na działce nr 2141/59, obręb ewid. Knurów 0001”

Inwestor:
Gmina Knurów - Miejski Ośrodek Sportu i Rekreacji w Knurowie
ul. Górnicza 2, 44-193 Knurów

Adres inwestycji:
ul. Dworcowa 28
44-190 Knurów

Nr działki:
2141/59

Nazwa rysunku:
**RZUT PIĘTRA
INSTALACJA WENTYLACYJNA**

Data: GRUDZIEŃ 2024r.
Format druku:
594x420

Skala:
1:50

Nr Rys.:
8.3

Kopировanie, powielanie i dokonywanie zmian w projekcie bez zgody autora zabronione. (Ustawa o prawie autorskim i prawach pokrewnych z dn. 04.02.1994r.) Udostępnianie tylko jako wydruk w kolorze.