


UWAGI!

1. W pobliżu istniejącego uzbrojenia terenu wykopy poprzedzić przekopem kontrolnym, a prace prowadzić ręcznie pod nadzorem
2. W przypadku stwierdzenia uzbrojenia terenu lub kolizji z obiektami nie wykazanymi na mapie przerwać prace i uzgodnić kolizję z właściwymi służbami technicznymi.
3. Przestrzegać zapisów zawartych w uzgodnieniach i wytycznych.

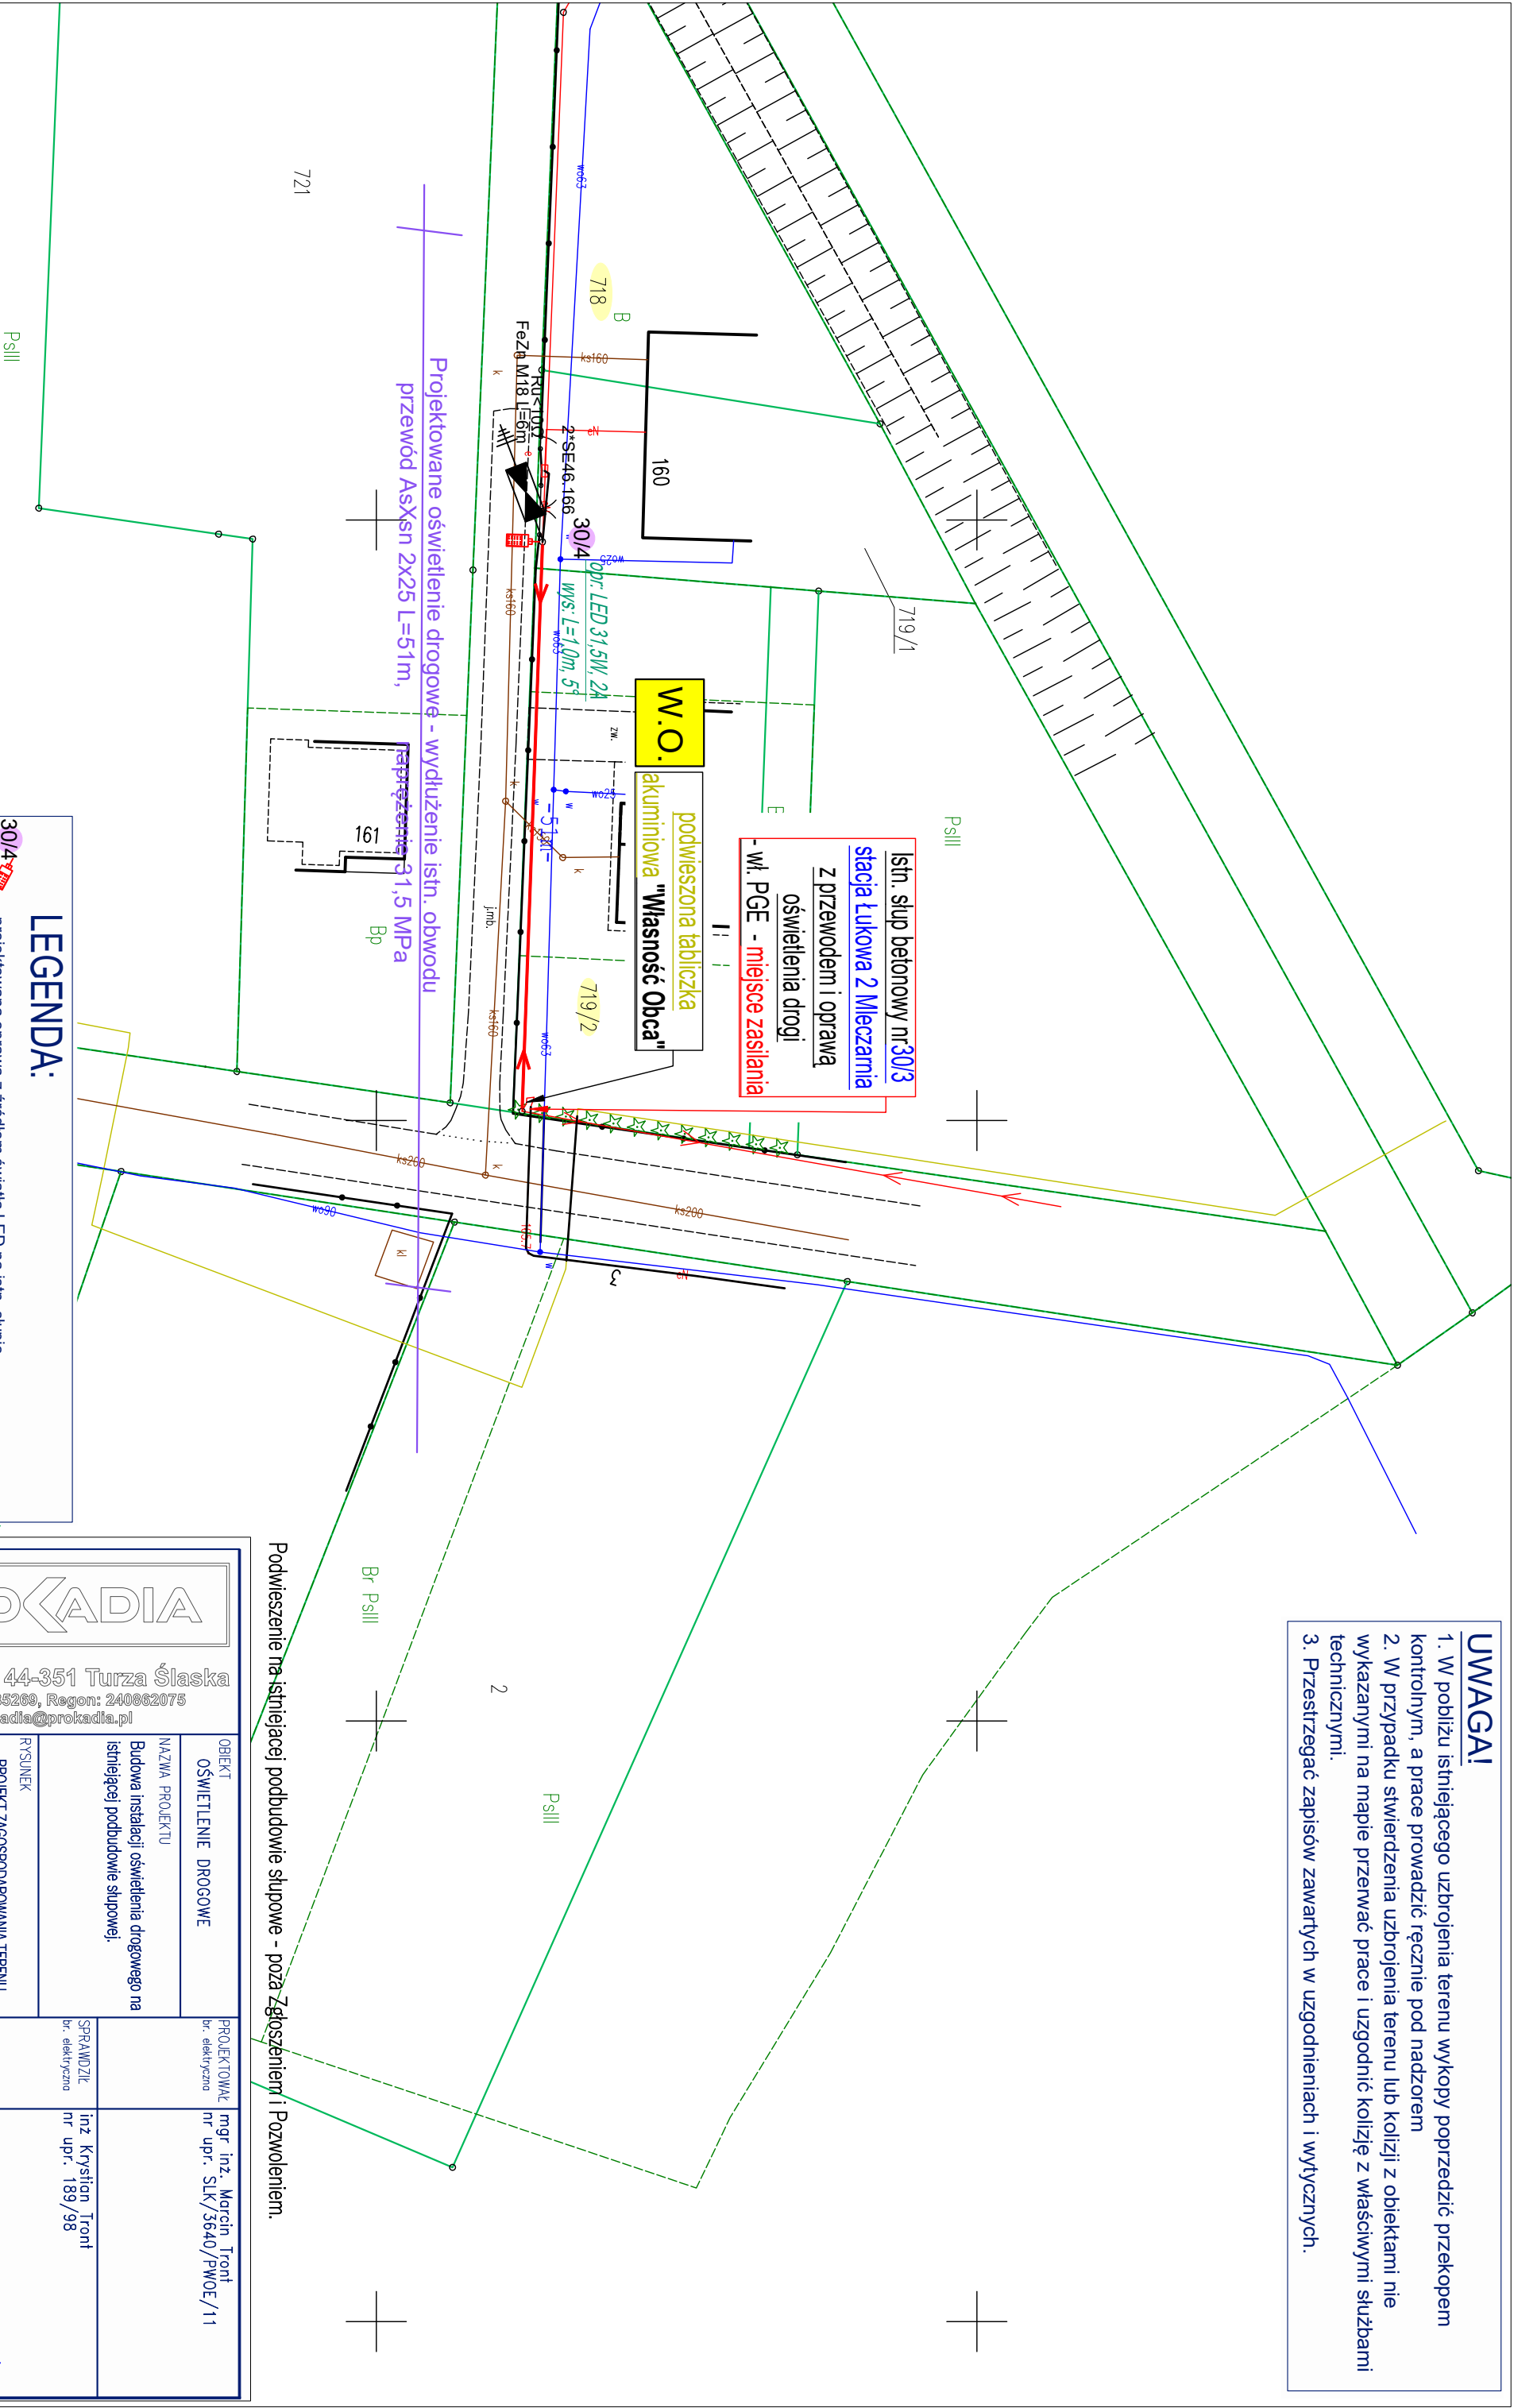

Podwieszenie na istniejącej podbudowie słupowe - poza Zgłoszeniem i Pozwoleniem.

PROKADIA			
Ligonia 3H, 44-351 Turza Śląska			
NIP: 9930385269, Regon: 240862075			
prokadia@prokadia.pl			
OBIEKT OŚWIETLENIE DROGOWE		PROJEKTOWAŁ br. elektryczno	
mgr inż. Marcin Tront nr upr. SLK/3640/PWOE/11			
NAZWA PROJEKTU Budowa instalacji oświetlenia drogowego na istniejącej podbudowie słupowej.		mgr inż. Krystian Tront nr upr. 189/98	
RYSUNEK PROJEKT ZAGOSPODAROWANIA TERENU		P4/Z7	
INWESTOR Gmina Nowa Sarzyna, ul. M. Kopernika 1, 37-310 Nowa Sarzyna			
LOKALIZACJA Ruda Łanęcka, dr. gminna 37-310; działki: 718, 719/2 – obręb 0001.			
SKALA: 1:500		DATA: 1.09.2025	
NR RYSUNKU: E-02			