


Jacek Zelmanowicz
i Geodezyjno-Kartograficzne
47-220 Kędzierzyn-Koźle
Al. Jana Pawła II 36
tel. 533 869 999
461899131 REGON: 161466825


nej za złożenie fałszywych oświadczeń. Oświadczam,
ty prac geodezyjnych w wyniku których powstał
wynik weryfikacji.

ych	GK.6642.1.880.2024
at	Starosta TOMASZOWSKI
	USŁUGI GEODEZYJNO-KARTOGRAFICZNE JACEK ZELMANOWICZ 47-220 KĘDZIERZYN-KOŹLE AL. JANA PAWŁA II 36
cacji	GK.6642.1.880.2024_1 z dnia 07.05.2024 r.
	KRZYSZTOF MATYS Nr uprawnień 22271 zakres 1.2

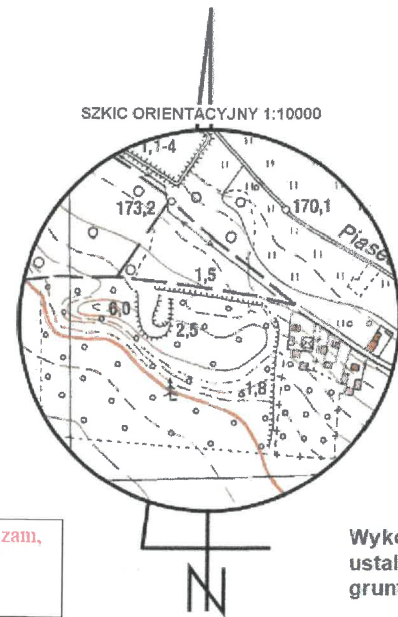

Wykonanie niniejszej mapy było poprzedzone
ustaleniami dotyczącymi ewentualnych służebności
gruntowych obciążających przedmiotową działkę - BRAK

Nie wyklucza się istnienia w terenie innych nie wykazanych
na mapie urządzeń podziemnych, które nie były zgłoszone
do Inwentaryzacji lub o których brak jest informacji w
Instytucjach branżowych

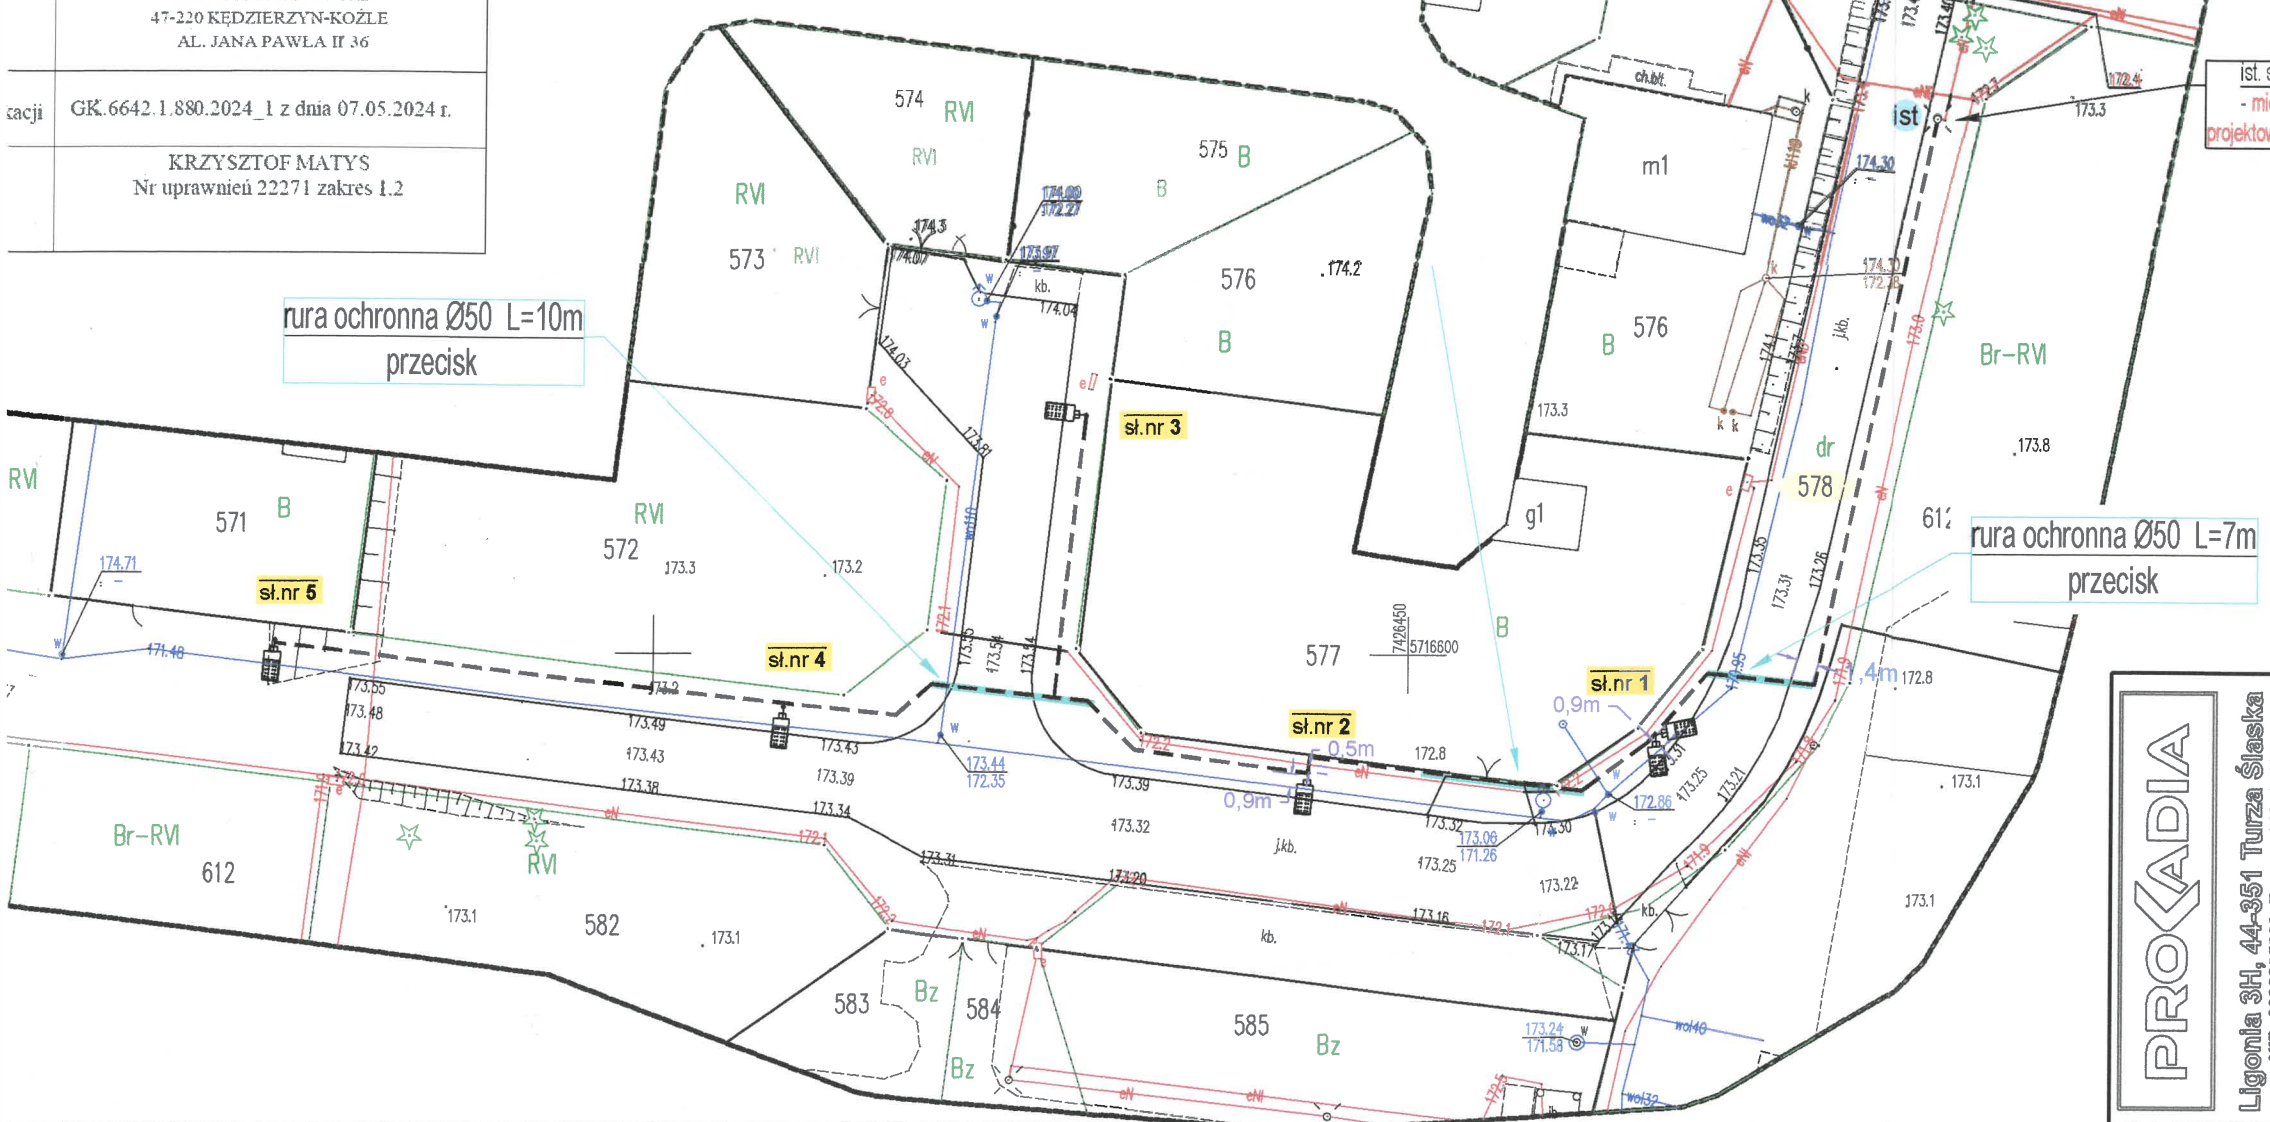

PODPIS ZAUFANY
KRZYSZTOF
MATYS
09.05.2024 07:39:32 [GMT+2]
Dokument podpisany elektronicznie
podpisem zaufanym

- ### LEGENDA:
- proj. słup stalowy z oprawą drogową z źródłem światła LED
 - projektowany kabel sieci oświetlenia drogowego na całej długości w rurze ochronnej
 - sl.nr 1 - nr proj. słupa stalowego i oprawy LED
 - 578 - nr działki przez którą przechodzi inwestycja
 - ist - istniejący słup z oprawą oświetlenia drogowego - miejsce zasilania (majątek gmina Ujazd)

- ### UWAGA!
1. W pobliżu istniejącego uzbrojenia terenu wykopy poprzedzić przekopem kontrolnym, a prace prowadzić ręcznie pod nadzorem
 2. W przypadku stwierdzenia uzbrojenia terenu lub kolizji z obiektami nie wykazanymi na mapie przerwać prace i uzgodnić kolizję z właściwymi służbami technicznymi.
 3. Przestrzegać zapisów zawartych w uzgodnieniach i wytycznych.
 4. Kabel układać na całej długości w rurze ochronnej np. DVK a pod wjazdami, drogami np. SRS.
 5. Równoległe do kabla ułożyć w wykopie bednarke FeZn.
 6. W każdym słupie przewód PEN połączony ze słupem. Słupy skrajne, odgałęźne i co 500 m w obwodzie winny być uziemione.

Burmistrz Ujazdu

Załącznik do uzgodnienia znak:
RPG 7230.18.2024.K-2

z dnia 12.07.2024 r.

Burmistrz
Artur Pawlak

Za zgodność z oryginałem
dnia 5.07.2024 r.
Tront Macin

PROCADIA Ligonia 3H, 44-351 Turza Śląska NIP: 893038209, Regon: 240962075 procadia@procadia.pl	OBIEKT Oświetlenie drogowe		PROJEKTOWAŁ br. elektryczna mgr inż. Marcin Tront nr upr. SLK/3640/PWOE/11
	NAZWA PROJEKTU Przebudowa drogi w ramach zadania pn: "Budowa oświetlenia ulicznego w miejscowości Sangrodz ul. Słonecznikowa"		mgr inż. Marcin Tront nr upr. 189/98
	RYSUNEK Projekt Zagospodarowania Terenu		mgr inż. Krystian Tront nr upr. 189/98
	INWESTOR Gmina Ujazd, Plac Kościuszki 6, 97-225 Ujazd		mgr inż. Krystian Tront nr upr. 189/98
LOKALIZACJA Sangrodz, ul. Słonecznikowa, gm.Ujazd 97-225, działka nr: 578.		SPRAWDZIŁ br. elektryczna mgr inż. Krystian Tront nr upr. 189/98	
SKALA: 1 : 500		DATA: 2. 07. 2024	NR RYSUNKU: E-02