


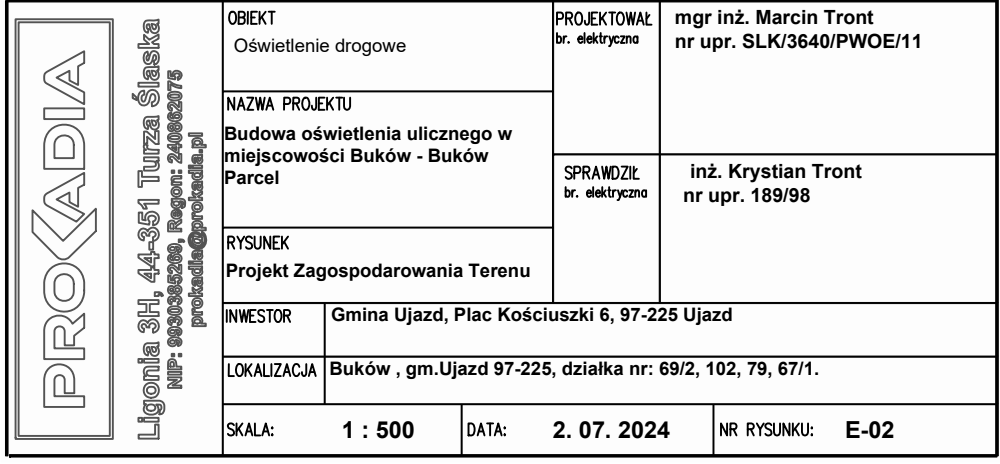

ing. inż. Maciej Mironiuk
Instytut Budowlany nr SLK/3540/PWOE/13
dla projektowania i tworzenia
robotami budowlanymi
w spec. instalacyjnej w zakresie sieci,
instalacji i urządzeń elektrycznych
i elektroenergetycznych bez ograniczeń

Wykonne mniejsze były poprzedzone
ustaleniami dotyczącymi ewentualnych założeń
dotyczących obciążenia przedsiębiorstwa - brak
nie wykaza się istnieniem w terenie innych nie wykazanych
na mapie urządzeń podziemnych, które nie były wskazane
na inwestycji lub o których brak jest informacji w
istniejących branżowych

MAPA DO CELÓW PROJEKTOWYCH
SKALA 1:500

LEGENDA:

-  - projektowany ship z oprawą oświetlenia ulicy z źródłem światła LED
-  - projektowany przewód napowietrzny sieci oświetlenia ulicznego AxShn
-  - nr pol. shipa
-  - nr zlinki przez kłosa przeciwnozi inwestycja
-  - istniejący ship z oprawą oświetlenia drogowego - miejsce zastąpienia

1. W pobliżu istniejącego uzbrojenia terenu wykop, poprowadzić przekopem kontynuim, a prace prowadzić ręcznie pod nadzorem
2. W przypadku stwierdzenia uzbrojenia terenu lub kół z obciążen nie wykazywanych na mapie przebieg, pionu i zgodności kół z właściwym służbom technicznymi.
3. Przeszczepić zapow. zawarty w zgodności z wytycznymi.