

- LEGENDA:
- przewód gazowy
- teren projektowany
- teren istniejący

UWAGA:

Rzędne prowadzenia istniejącego uzbrojenia przyjęto orientacyjnie.


W obrębie istniejącego uzbrojenia prace ziemne prowadzić ręcznie z zachowaniem szczególnej ostrożności.

Przed przystąpieniem do wykonywania robót sprawdzić rzędne:
- terenu posadowienia budynku, osi istniejącego gazociągu jak również ich lokalizację,

Trasę przewodu wytyczyć geodezyjnie, a wykonany (przed zasypaniem wykopu) zainwentaryzować przez służby geodezyjne

Całość robót wykonać ściśle w/g "INSTRUKCJI WYKONANIA I ODBIORU ROBÓT" producenta rur

Podsypkę i zasypkę rur wykonać z zgodnie z aktualnymi normami i instrukcją producenta rur

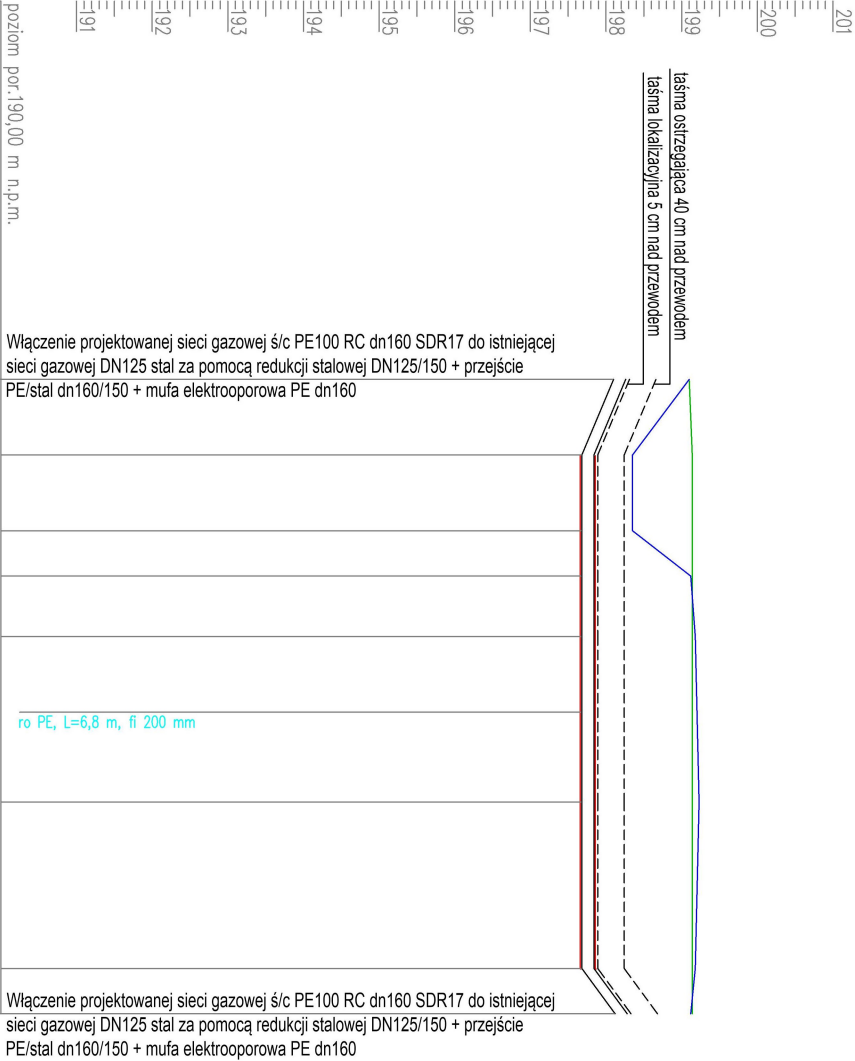

Węzeł 1										2									
Rzędna terenu [m n.p.m.]										Rzędna terenu [m n.p.m.]									
Rzędna osi rury [m n.p.m.]										Rzędna osi rury [m n.p.m.]									
Zagłębienie dna [m]										Zagłębienie dna [m]									
Materiał, Średnica/Spodek [%]										Materiał, Średnica/Spodek [%]									
Długość [m]										Długość [m]									
Odległość [m]										Odległość [m]									
Opis terenu										Opis terenu									
Rzędna terenu proj. [m n.p.m.]										Rzędna terenu proj. [m n.p.m.]									
Mezr										Mezr									
Skala Y: 1:100										Skala X: 1:100									

 MIS Instalacje Sanitarne ul. Skromna 5/P3, 20-704 Lublin NAZWA I ADRES OBIEKTU: Przebudowa sieci gazowej w związku z planowaną przebudową drogi wewnętrznej w miejscowości Niedzwica Duża ul. Bednarzówka			INWESTOR: Gmina Niedzwica Duża ul. Lubelska 30 24-220 Niedzwica Duża			NAZWA RYSUNKU: Profil podłużny sieci gazowej - odcinek 23--27		
PROJEKTANT: mgr inż. MICHAŁ JARZĄBKOWSKI upr. LUB/0060/PWBS/18			mgr inż. DAWID DOBRZYŃSKI upr. LUB/0306/PWBS/19			SPRAWDZĄŁ: mgr inż. DAWID DOBRZYŃSKI		
FAZA: Projekt techniczny			DATA: 04.2026			SKALA: 1:100/100		
			NR RYS: 2					