


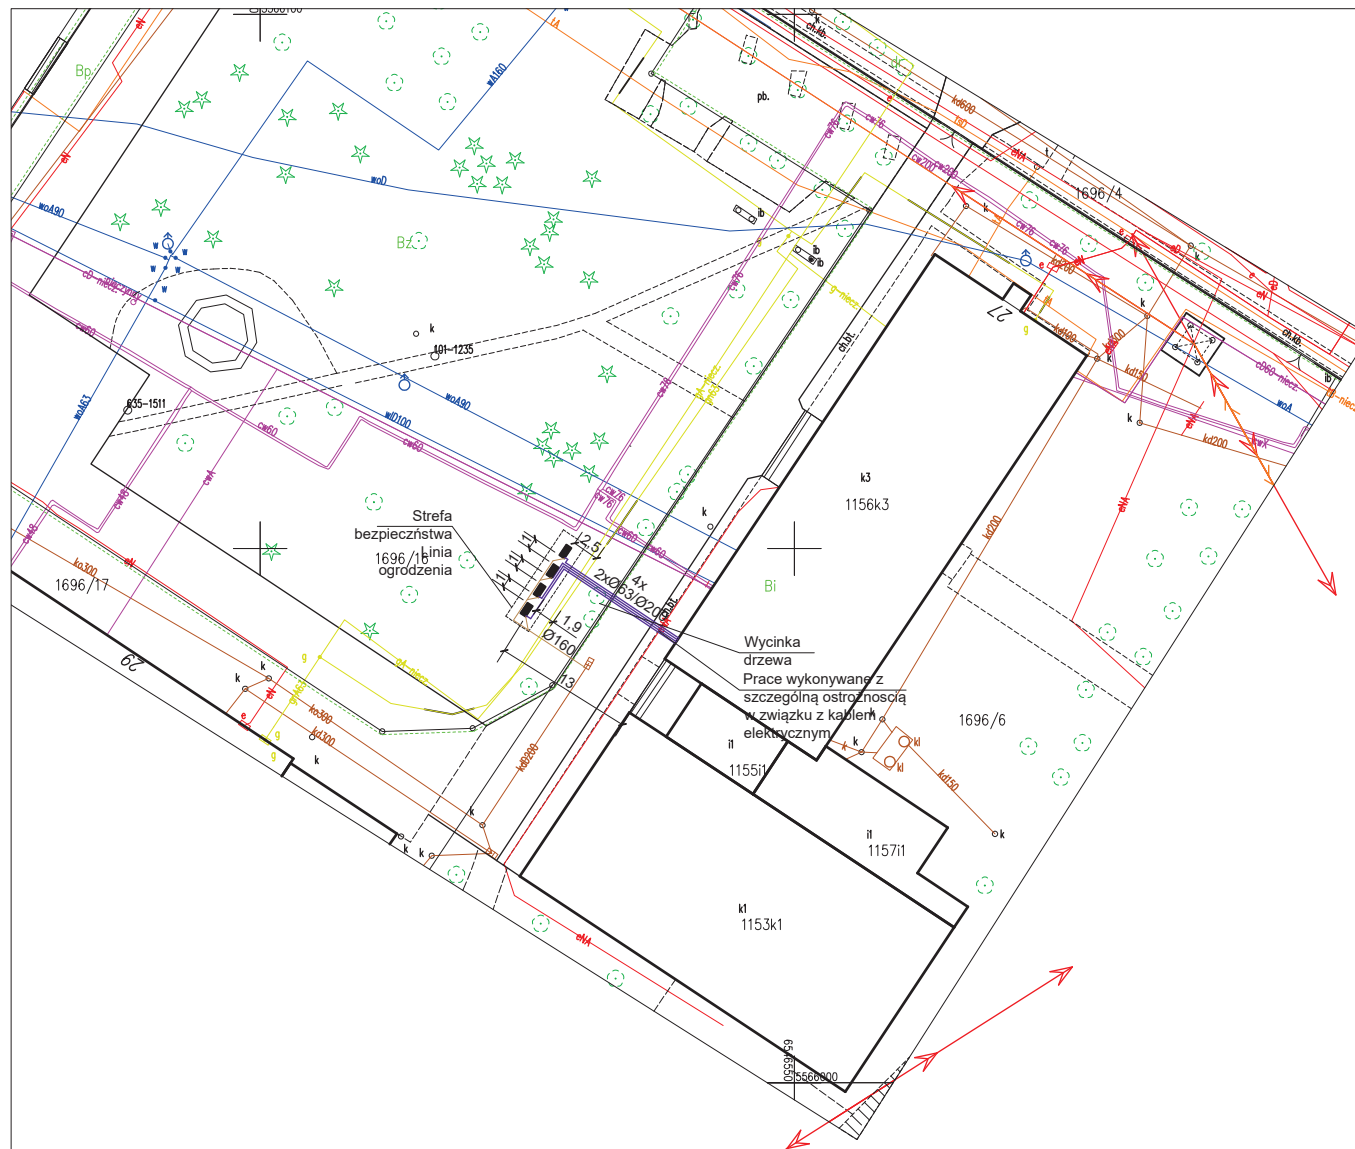

LEGENDA:

- Instalacja grzewcza pompy ciepła (obieg glikolowy)
- Pompa ciepła powietrze/woda typu monoblok
- Strefa bezpieczeństwa

UWAGI:

- Odprowadzenie skroplin z pompy ciepła do najbliższej studni kanalizacyjnej.
- Rurociągi grzewcze do budynku prowadzić na głębokości ok. 1,4m.
- Pompy ciepła zlokalizować na fundamencie zgodnie z projektem konstrukcji.
- Odległość pionowa przewodów grzewczych i elektrycznych od ścianki gazociągu nie może być mniejsza niż 0,2m.

KOPIA MAPY ZASADNICZEJ

SKALA 1:500
Ukt. wsp.: 2000 s.6

L. dz.: WGI.6642.1.185.2026

Województwo: śląskie

Powiat: gliwicki

Jedn. ew.: 240501_1, Knurów

Obr. ew.: 0001, Knurów

Sekcja: 6.129.26.25.1.1; 6.129.26.20.3.3

STAROSTA GLIWICKI

Powiatowy Ośrodek Dokumentacji Geodezyjnej i Kartograficznej

identyfikator ewidencyjny materiału z zasobu P.2405.2005.1720

nazwa materiału zasobu: mapa zasadnicza

Niniejsza mapa obejmuje obszar
objęty wpływami eksploatacji górniczej

Gliwice, dnia: 2026.01.29

Gliwice dn. 29.01.2026
Sporządził(a) wyrys: Andrzej Żyzak

INWESTOR Powiat Gliwicki ul. Zygmunta Starego 17; 44-100 Gliwice NIP: 631-26-08-158		
JEDNOSTKA PROJEKTOWA EKO-ON Sp. z o.o Góra Libertowska 47, 30-444 Libertów		
TEMAT OPACOWANIA Modernizacja instalacji grzewczej w budynku Zespołu Szkół Zawodowych nr 2 w Knurowie ze szczególnym uwzględnieniem montażu pomp ciepła. W ramach zadania: „Wdrożenie OZE w jednostkach organizacyjnych Powiatu Gliwickiego”		
PROJEKTANT mgr inż. Wojciech Rykowski SLK/5450/PWOS/14		
OPACOWANIE mgr inż. Karolina Kamyczek		
NAZWA RYSUNKU Plan zagospodarowania terenu - lokalizacja pomp ciepła		
DATA 02.2026	NR RYSUNKU IS-01	SKALA 1:500