


RZUT PRZYZIEMIA

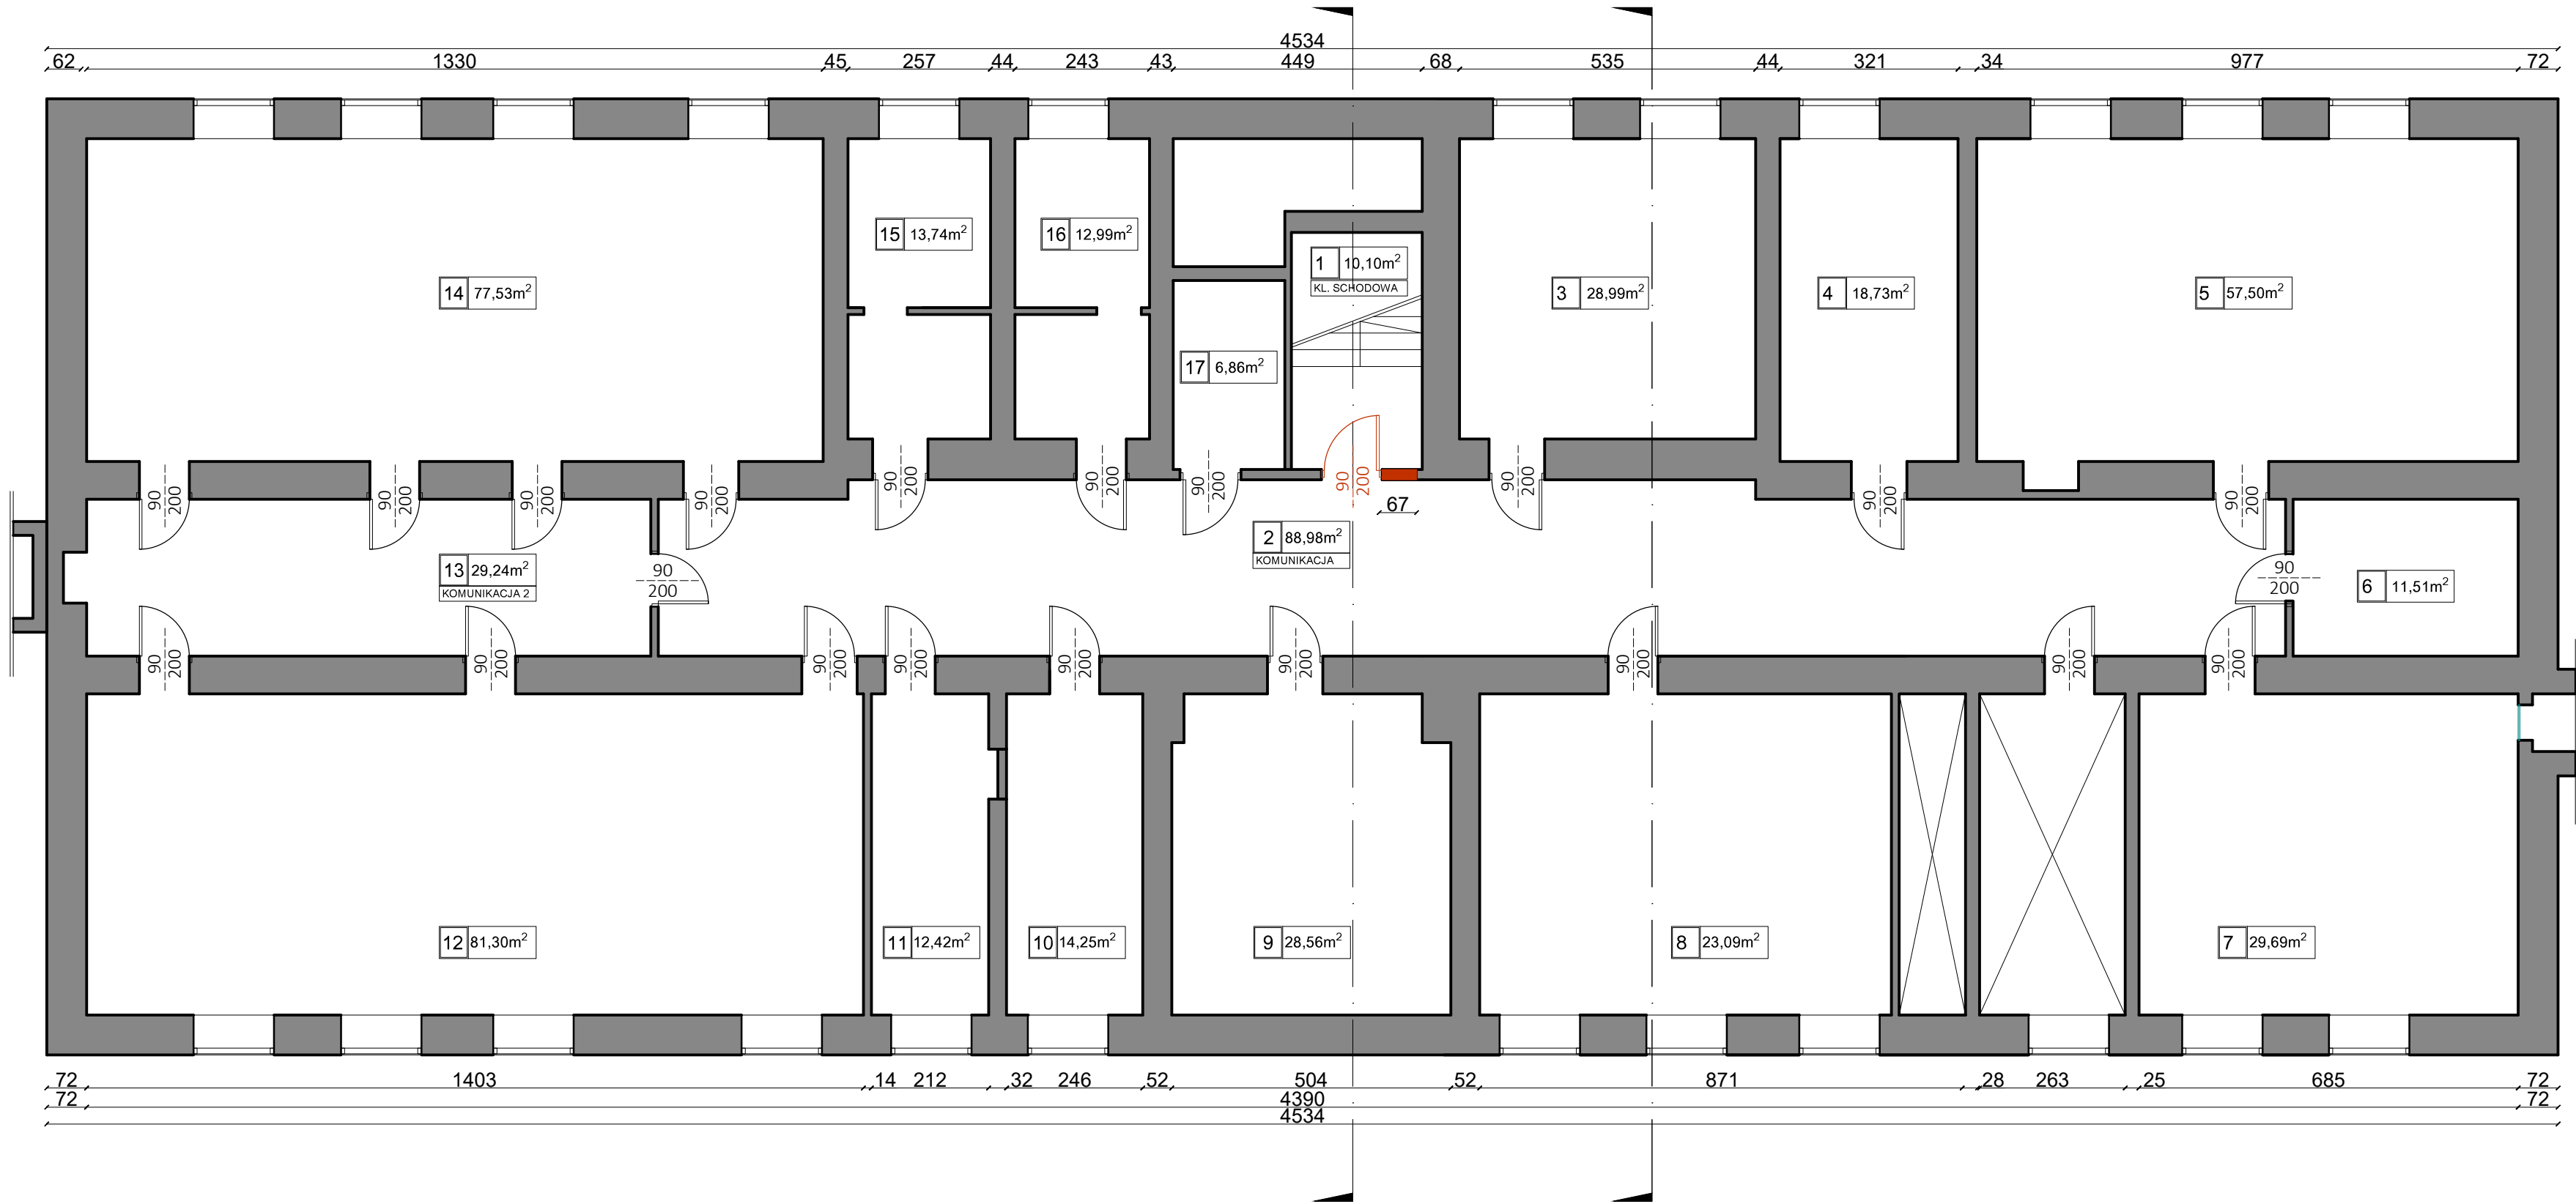


ZESTAWIENIE POMIESZCZEŃ PIWNIC		
NR	POMIESZCZENIE	POWIERZCHNIA UŻYTKOWA [m²]
POWIERZCHNIE UŻYTKOWE POMIESZCZEŃ		
1	KLATKA SCHODOWA	10,10
2	KOMUNIKACJA	88,98
3	POM. TECHNICZNE	28,99
4	POM. TECHNICZNE	18,73
5	POM. TECHNICZNE	57,50
6	POM. TECHNICZNE	11,51
7	POM. TECHNICZNE	29,69
8	POM. TECHNICZNE	23,09
9	POM. TECHNICZNE	28,56
10	POM. TECHNICZNE	14,25
11	POM. TECHNICZNE	12,42
12	POM. TECHNICZNE	81,30
13	KOMUNIKACJA 2	29,24
14	POM. TECHNICZNE	77,53
15	POM. TECHNICZNE	13,74
16	POM. TECHNICZNE	12,99
17	POM. TECHNICZNE	6,86
SUMA POWIERZCHNI UŻYTKOWEJ:		545,48

ELEMENTY DO DEMONTAŻU/ ROZBIÓRKI

Inwestor: Powiat Gliwicki, ul. Zygmunta Starego 17, 44-100 Gliwice			
Temat: RZUT PRZYZIEMIA - INWENTARYZACJA			
Opis: Przebudowa - wydzielenie klatki schodowej w budynku szkoły. W ramach zadania: Wykonanie instalacji elektrycznej i niskoprądowej w Zespole Szkół Zawodowych Nr 2 w Knurowie			Stadium: P.B.W.
Adres: Knurów ul. Szpitalna ul. Szpitalna 29			Skala: 1:100
Projektant: mgr inż. arch. Witold GAŃKO	Nr uprawnień: 72/SLDK/2017II	Podpis:	Data: październik 2025r
Opracowujący: inż. arch. Kinga PAJĄK	Nr uprawnień:	Podpis:	Nr rys.: INW_1

RZUT PARTERU

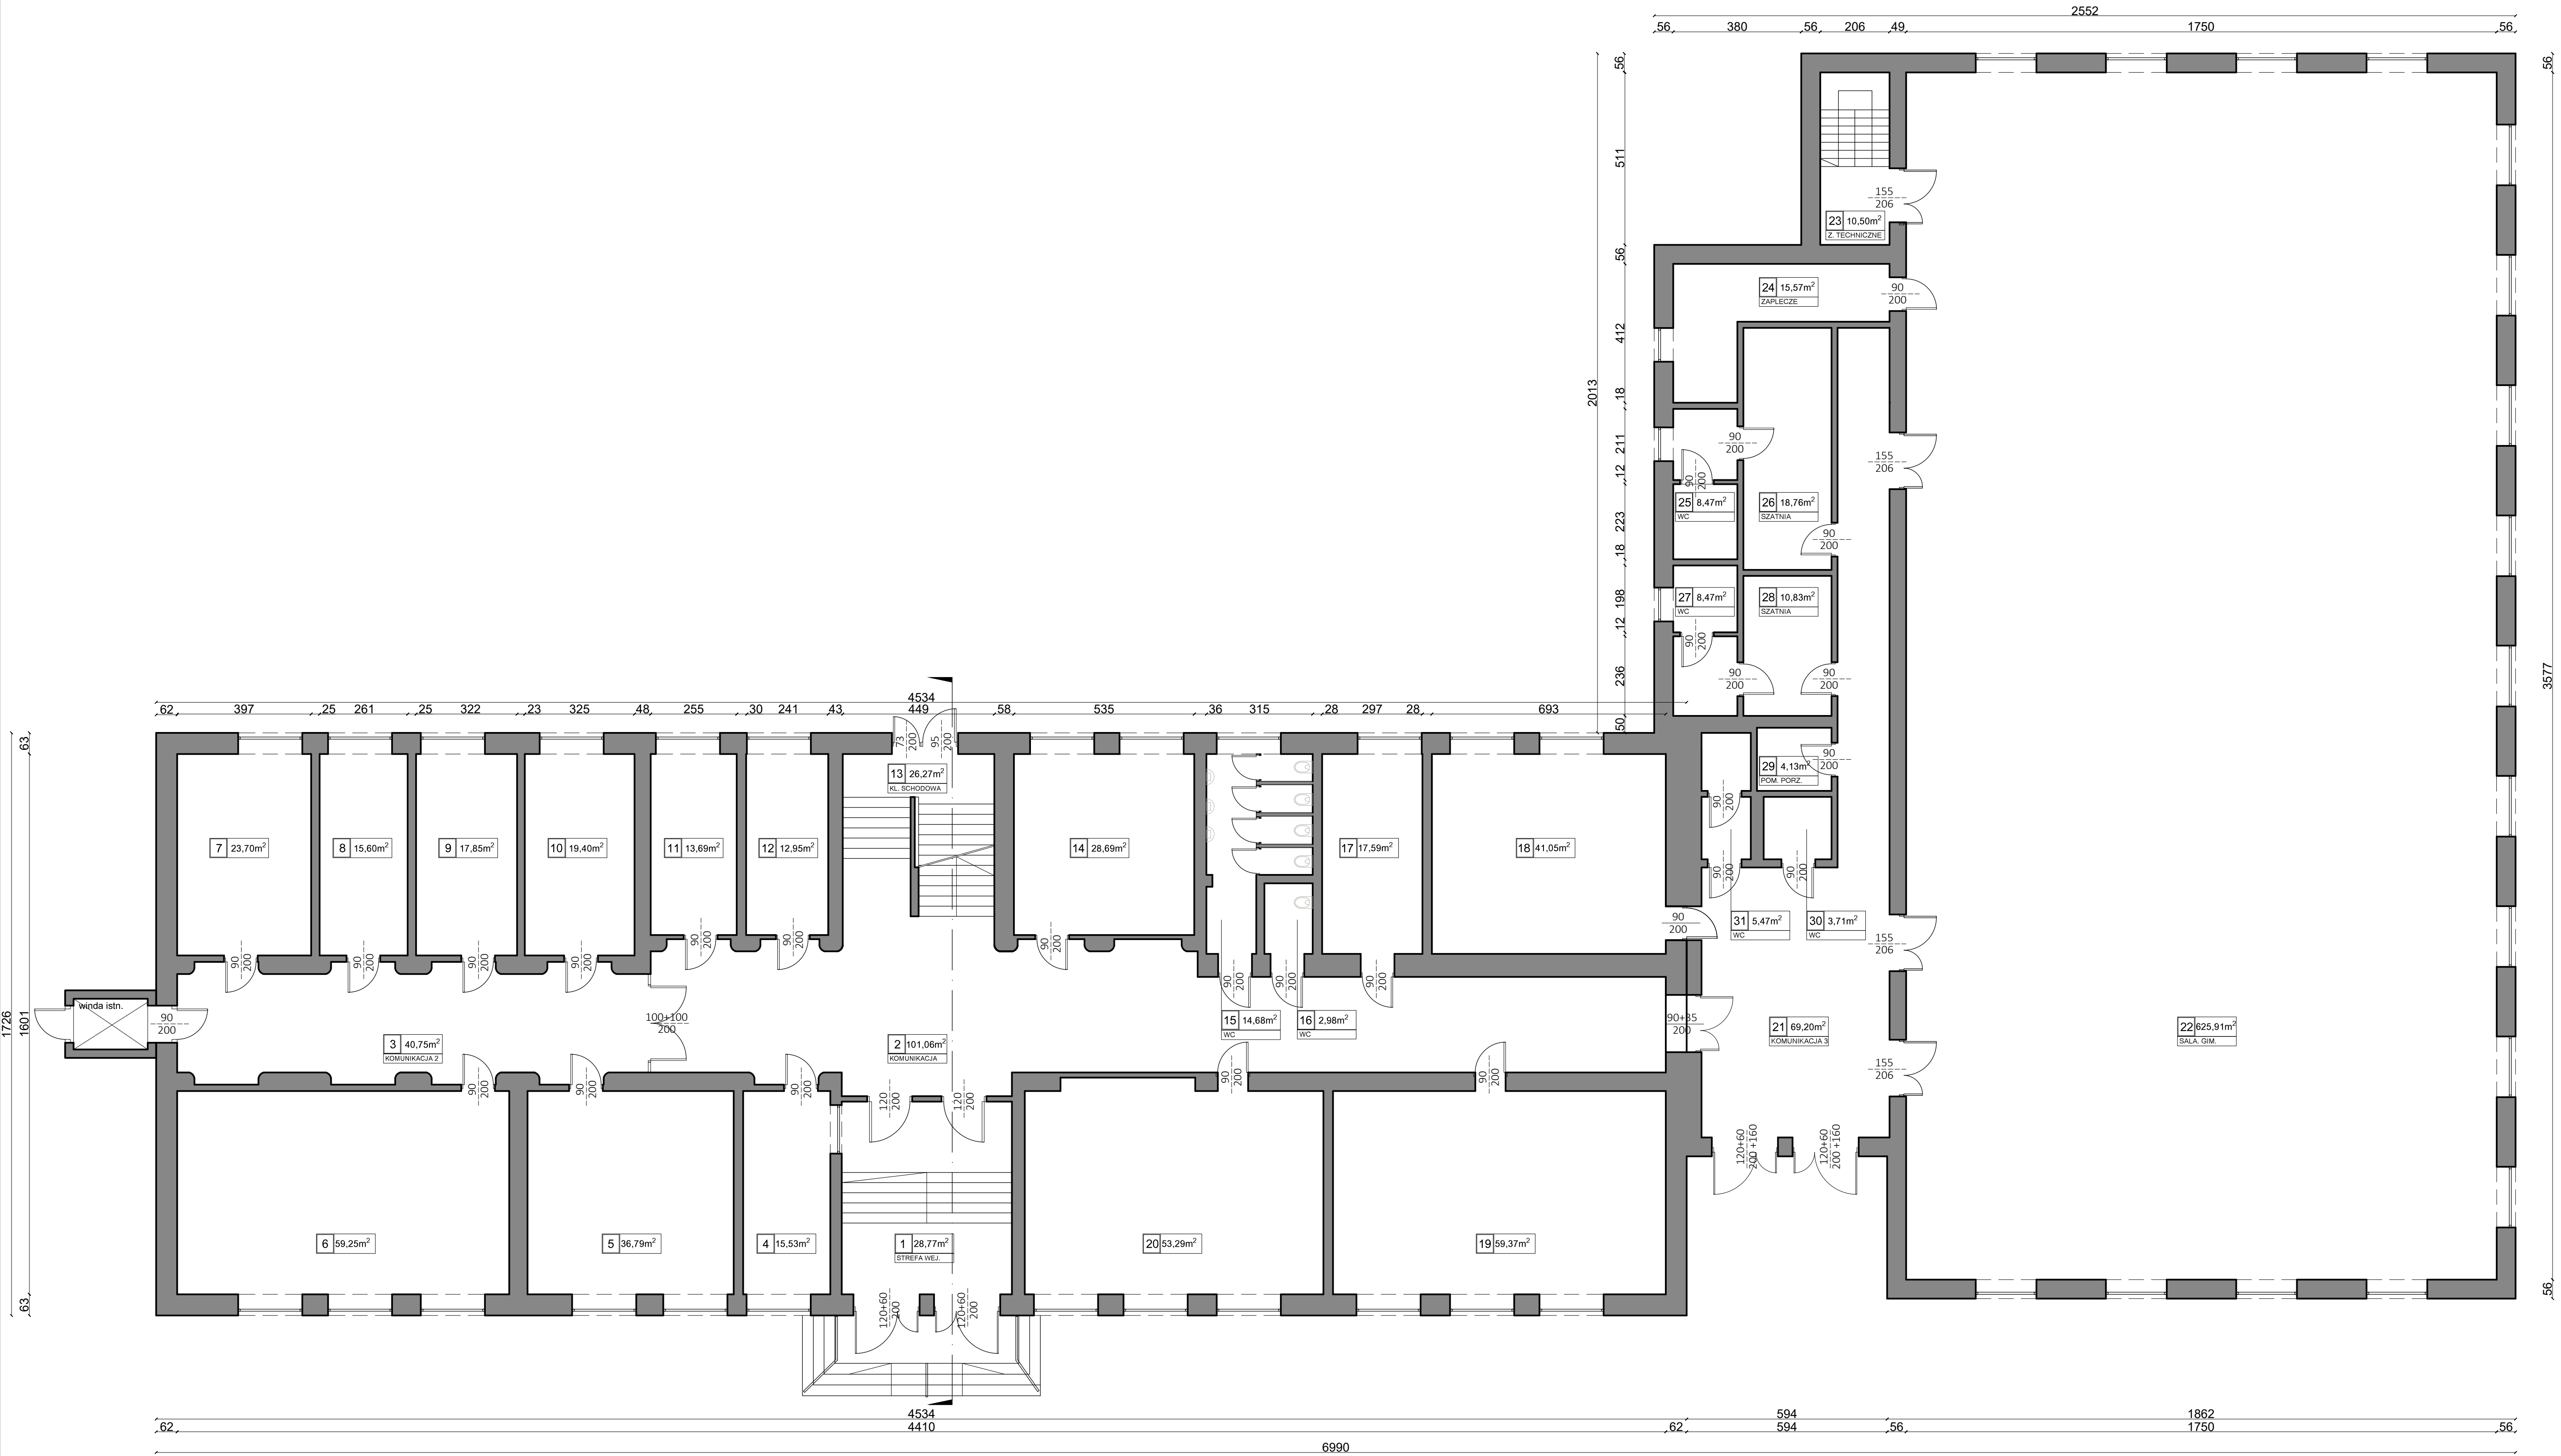


ZESTAWIENIE POMIESZCZEŃ PARTERU		
NR	POMIESZCZENIE	POWIERZCHNIA UŻYTKOWA [m²]
POMIESZCZENIA UŻYTKOWE POMIESZCZEŃ		
1	STREFA WEJŚCIOWA	28,77
2	KOMUNIKACJA	101,06
3	KOMUNIKACJA 2	40,75
4	WOZNIARKA	15,53
5	SALA LEKCYJNA	36,79
6	SALA LEKCYJNA	59,25
7	KSIĘGOWOŚĆ	23,70
8	BABINET ZICY DR	15,60
9	SEKRETARIAT	17,85
10	GABINET DR	19,40
11	GABINET PEDAGOGA	13,69
12	GABINET PSYCHOLOGA	12,95
13	KŁATKA SCHODOWA	26,27
14	SALA LEKCYJNA	28,69
15	WC	14,68
16	WC	2,98
17	GABINET PEDAGOGA SPECJALNEGO	17,59
18	E-STRZELNICA	41,05
19	SALA LEKCYJNA	59,37
20	SALA LEKCYJNA	53,29
21	KOMUNIKACJA 3	69,20
22	SALA GIMNASTYCZNA	625,91
23	ZEJŚCIE TECHNICZNE	10,50
24	ZAPLECZE	15,57
25	WC	8,47
26	SZATNIA	18,76
27	WC	8,47
28	SZATNIA	10,83
29	POMIESZCZENIE PORZĄDKOWE	4,13
30	WC	3,71
31	WC	5,47
SUMA POWIERZCHNI UŻYTKOWEJ:		1410,28

ELEMENTY DO DEMONTAŻU/ ROZBİGIRKI

Inwestor: Powiat Gliwicki, ul. Zygmunta Starego 17, 44-100 Gliwice			
Temat: RZUT PARTERU - INWENTARYZACJA			
Opis: Przebudowa - wydzielenie klatki schodowej w budynku szkoły. W ramach zadania: Wykonanie instalacji elektrycznej i niskoprądowej w Zespole Szkół Zawodowych Nr 2 w Knurowie			Skala: P.B.W. 1:100
Lokalizacja: Knurów ul. Szpitalna ul. Szpitalna 29			
Projektant: mgr inż. arch. Wiesław Oleksiak	Przebieg: 70/SL/001/2017/1	Podpis: [signature]	Data: październik 2016
Opis: [signature]	Przebieg: [signature]	Podpis: [signature]	INW_2

RZUT I PIĘTRA

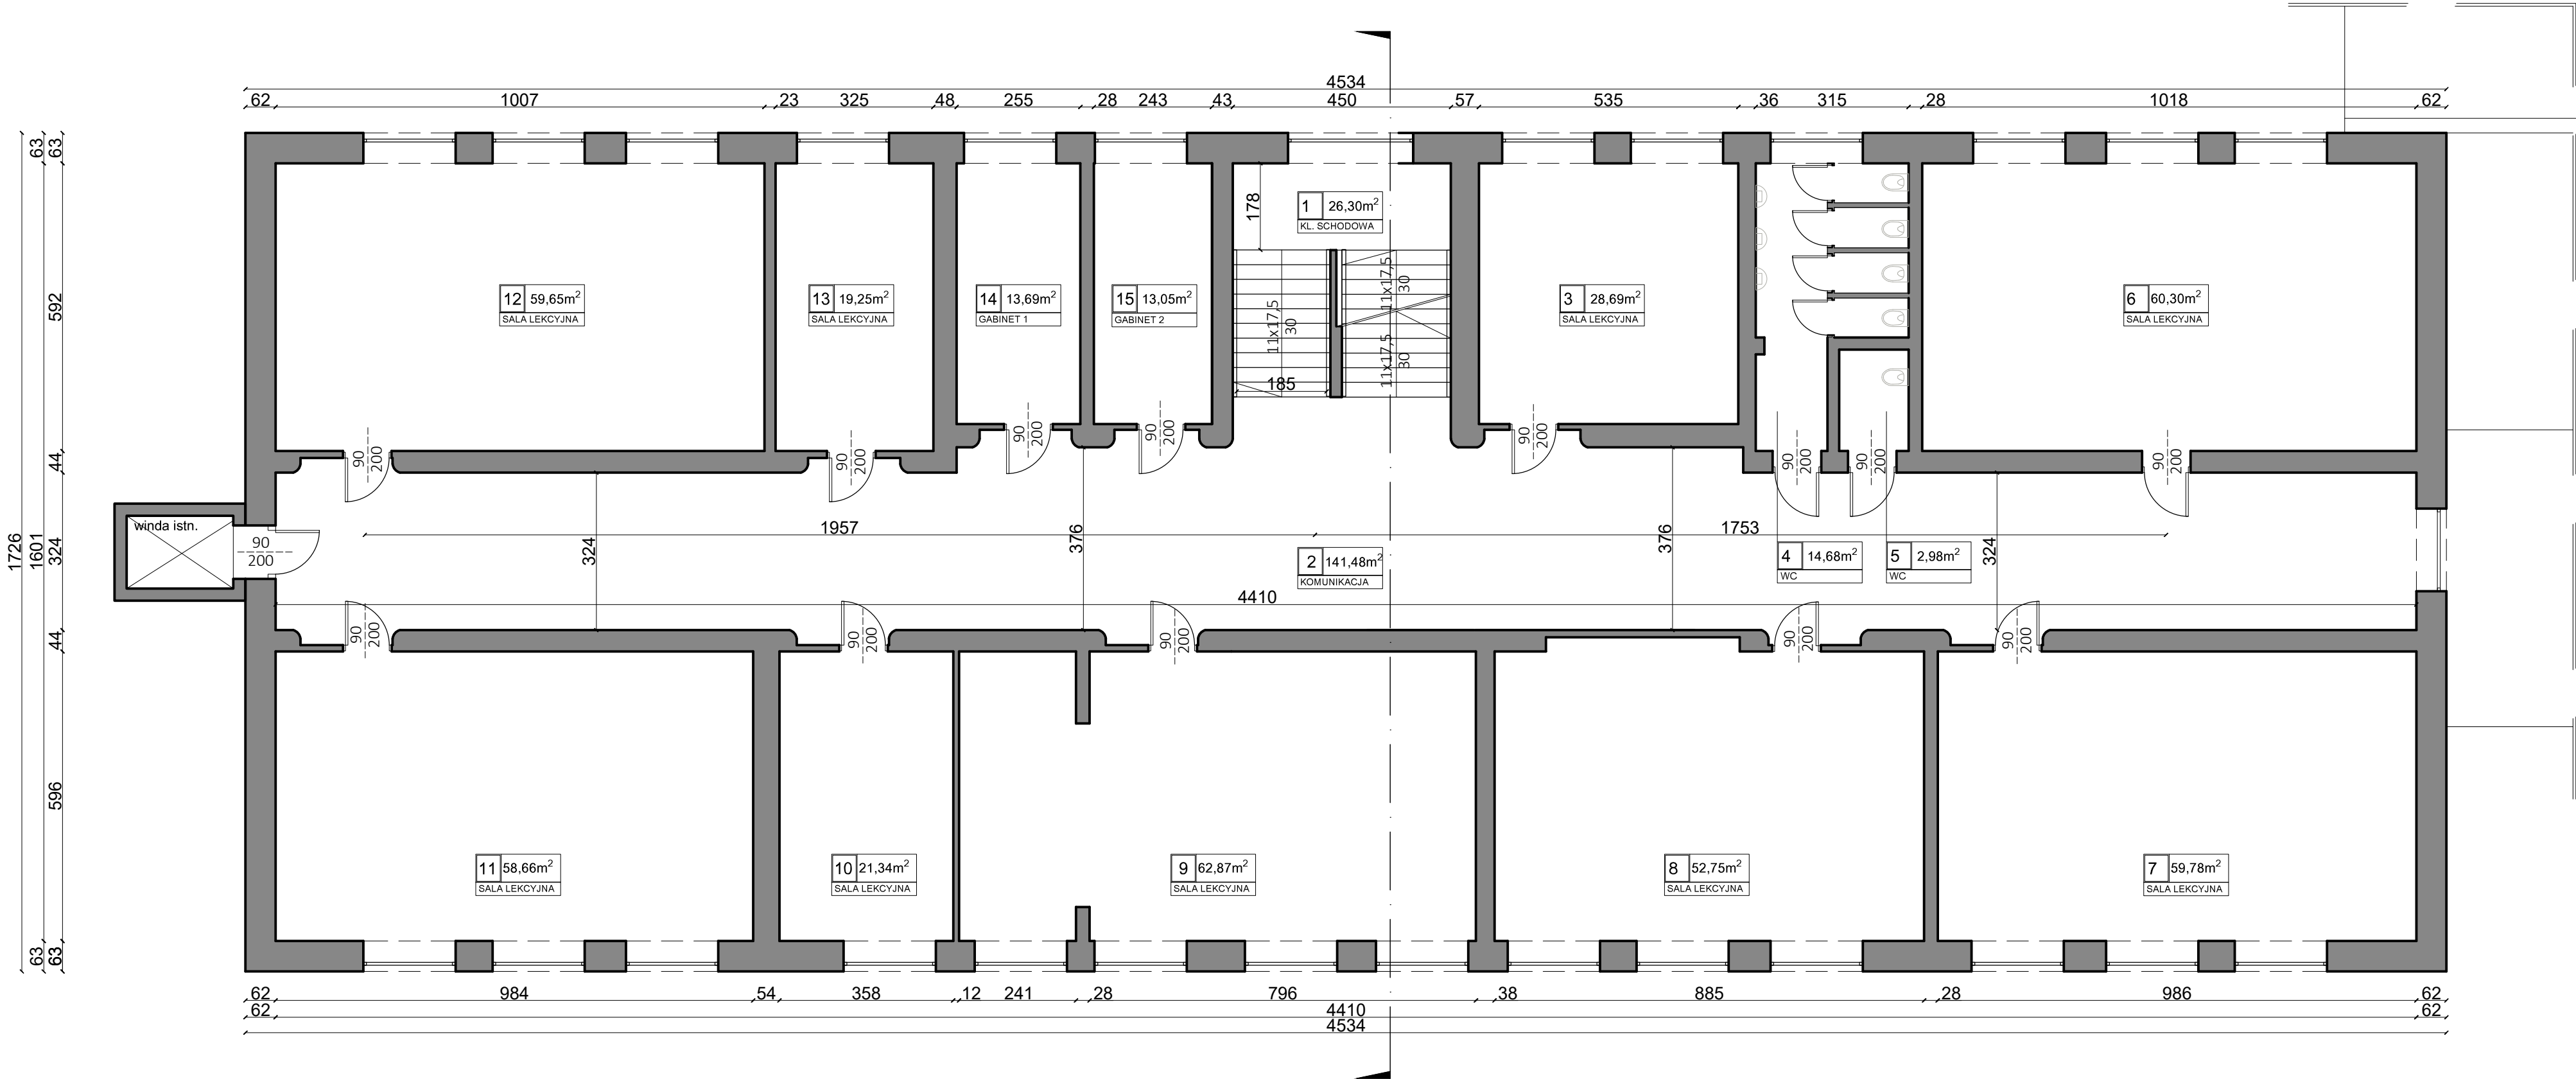


ZESTAWIENIE POMIESZCZEŃ I PIĘTRA		
NR	POMIESZCZENIE	POWIERZCHNIA UŻYTKOWA [m²]
POWIERZCHNIE UŻYTKOWE POMIESZCZEŃ		
1	KLATKA SCHODOWA	26,30
2	KOMUNIKACJA	141,48
3	SALA LEKCYJNA	28,69
4	WC	14,68
5	WC	2,98
6	SALA LEKCYJNA	60,30
7	SALA LEKCYJNA	59,78
8	SALA LEKCYJNA	53,75
9	SALA LEKCYJNA	62,87
10	SALA LEKCYJNA	21,34
11	SALA LEKCYJNA	58,66
12	SALA LEKCYJNA	59,65
13	SALA LEKCYJNA	19,25
14	GABINET 1	13,69
15	GABINET 2	13,05
SUMA POWIERZCHNI UŻYTKOWEJ:		636.47

ELEMENTY DO DEMONTAŻU/ ROZBIÓRKI

Inwestor: Powiat Gliwicki, ul. Zygmunta Starego 17, 44-100 Gliwice			
Temat: RZUT I PIĘTRA - INWENTARYZACJA			
Opis: Przebudowa - wydzielenie klatki schodowej w budynku szkoły. W ramach zadania: Wykonanie instalacji elektrycznej i niskoprądowej w Zespole Szkół Zawodowych Nr 2 w Knurowie		Skala: P.B.W.	1:100
Adres: Knurów ul. Szpitalna ul. Szpitalna 29			
Projektant: mgr inż. arch. Witold GAŃKO	Nr uprawnień: 72/SLDK/2017II	Podpis:	Data: październik 2025r
Opracowujący: inż. arch. Kinga PAJĄK	Nr uprawnień:	Podpis:	Nr rys.: INW_3

RZUT II PIĘTRA

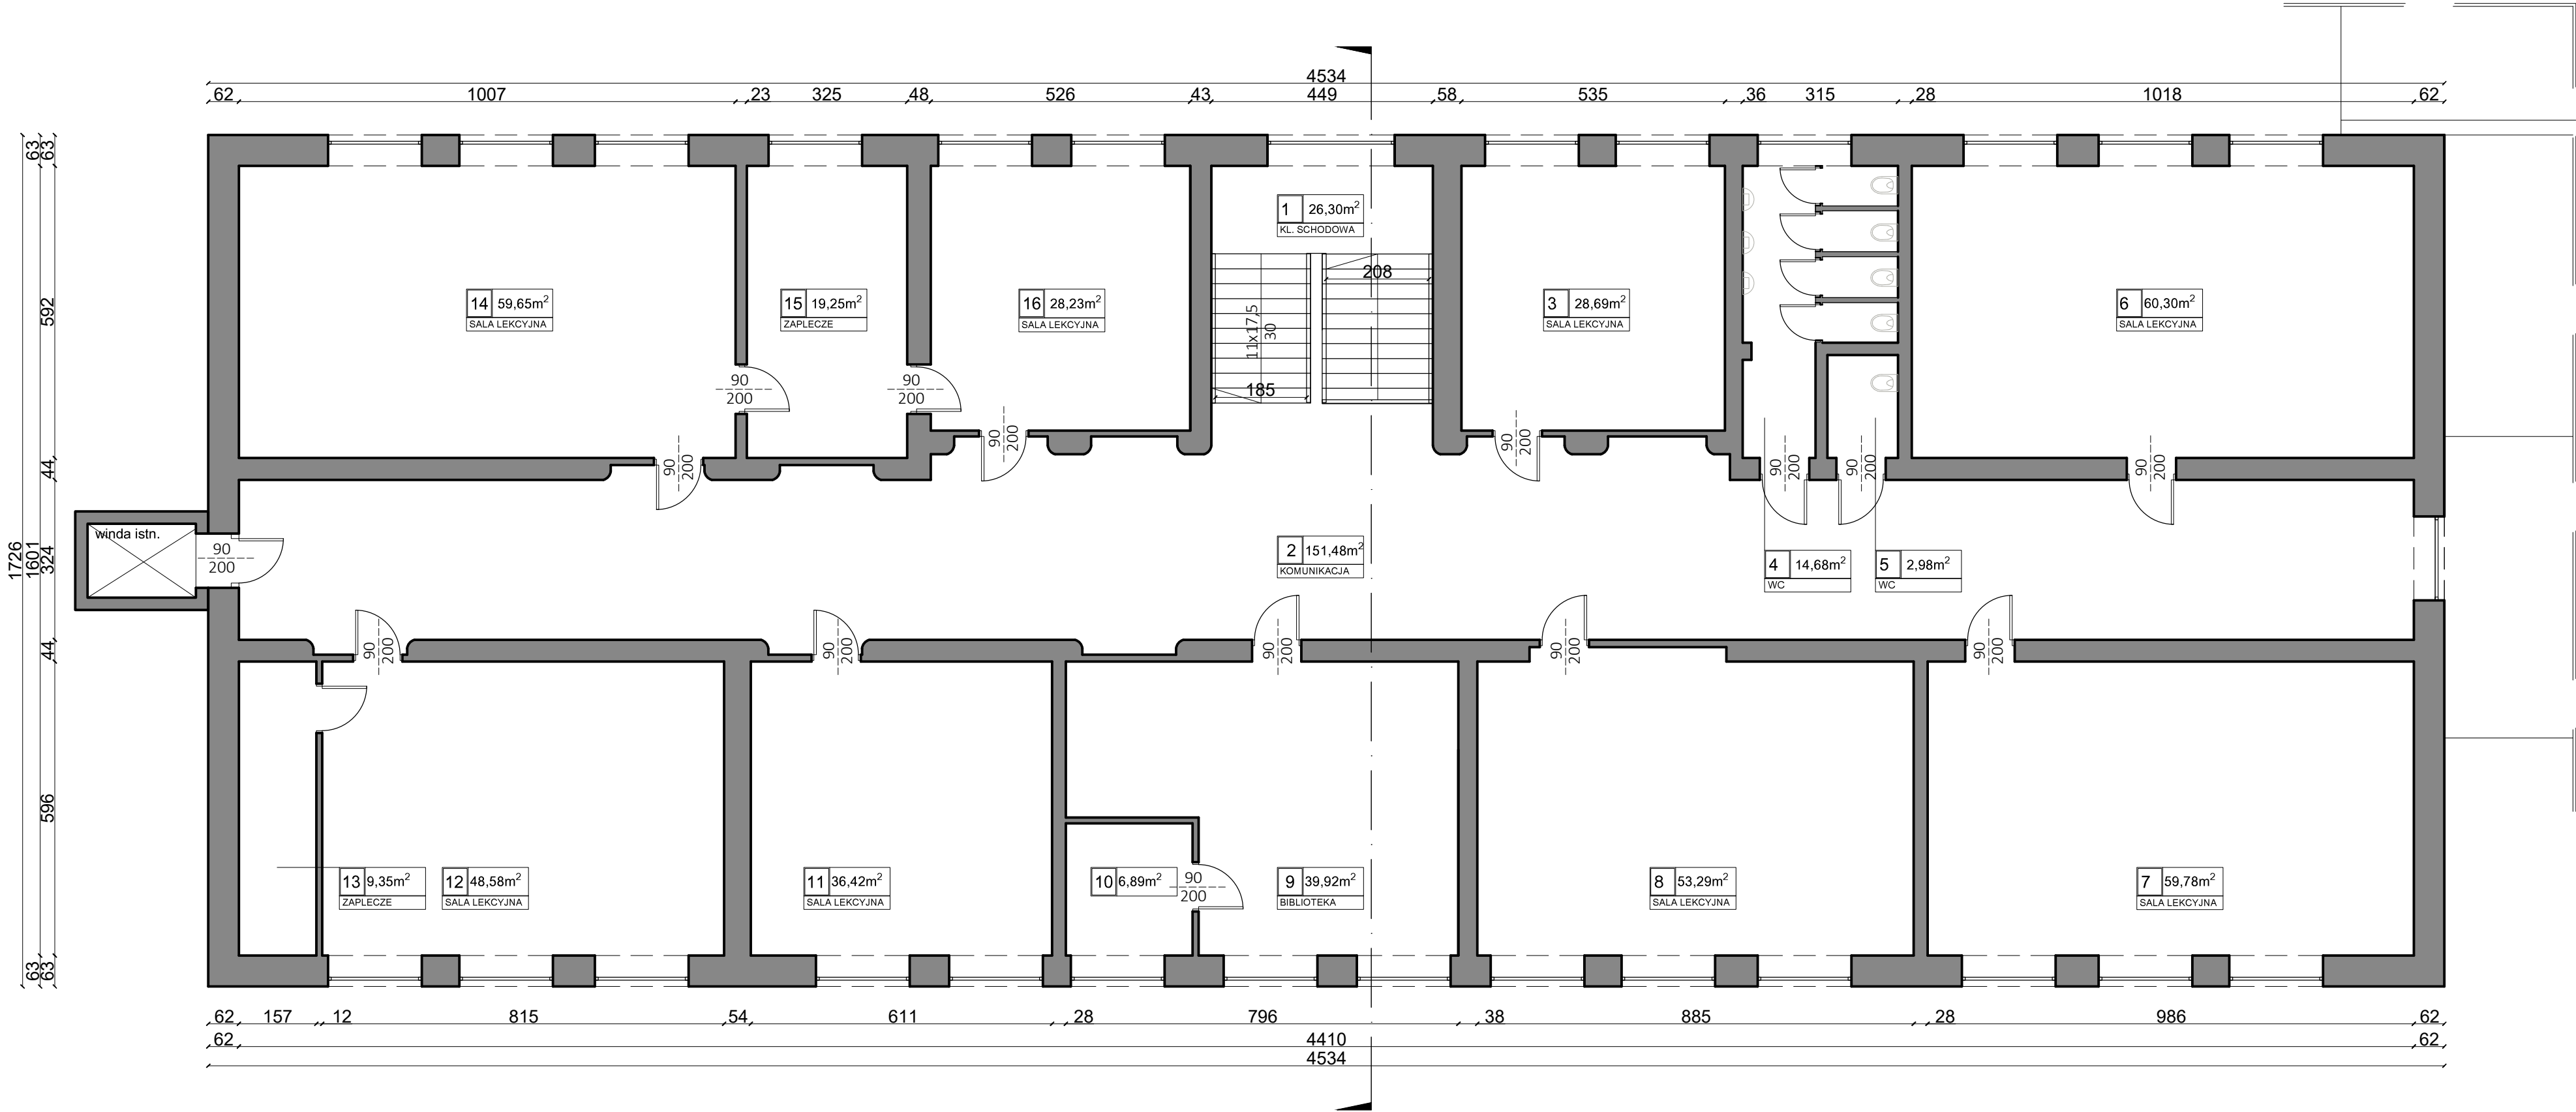


ZESTAWIENIE POMIESZCZEŃ II PIĘTRA		
NR	POMIESZCZENIE	POWIERZCHNIA UŻYTKOWA [m²]
POWIERZCHNIE UŻYTKOWE POMIESZCZEŃ		
1	KLATKA SCHODOWA	26,30
2	KOMUNIKACJA	151,38
3	SALA LEKCYJNA	14,68
4	WC	14,68
5	WC	2,98
6	SALA LEKCYJNA	60,30
7	SALA LEKCYJNA	59,78
8	SALA LEKCYJNA	53,29
9	BIBLIOTEKA	39,92
10	ZAPLECZE	6,89
11	SALA LEKCYJNA	36,42
12	SALA LEKCYJNA	48,58
13	ZAPLECZE	9,35
14	SALA LEKCYJNA	59,65
15	ZAPLECZE	19,25
16	SALA LEKCYJNA	28,23
SUMA POWIERZCHNI UŻYTKOWEJ:		631.68

ELEMENTY DO DEMONTAŻU/ ROZBIÓRKI

Inwestor: Powiat Gliwicki, ul. Zygmunta Starego 17, 44-100 Gliwice			
Tytuł: RZUT II PIĘTRA - INWENTARYZACJA			
Opis: Przebudowa - wydzielenie klatki schodowej w budynku szkoły. W ramach zadania: Wykonanie instalacji elektrycznej i niskoprądowej w Zespole Szkół Zawodowych Nr 2 w Knurowie		Skala: P.B.W.	1:100
Adres: Knurów ul. Szpitalna 29			
Projektant: mgr inż. arch. Witold GAŃKO	Nr uprawnień: 72/SLDK/2017II	Podpis:	Data: październik 2025r
Opracowujący: inż. arch. Kinga PAJĄK	Nr uprawnień:	Podpis:	Nr rys.: INW_4


PRZEKRÓJ A-A

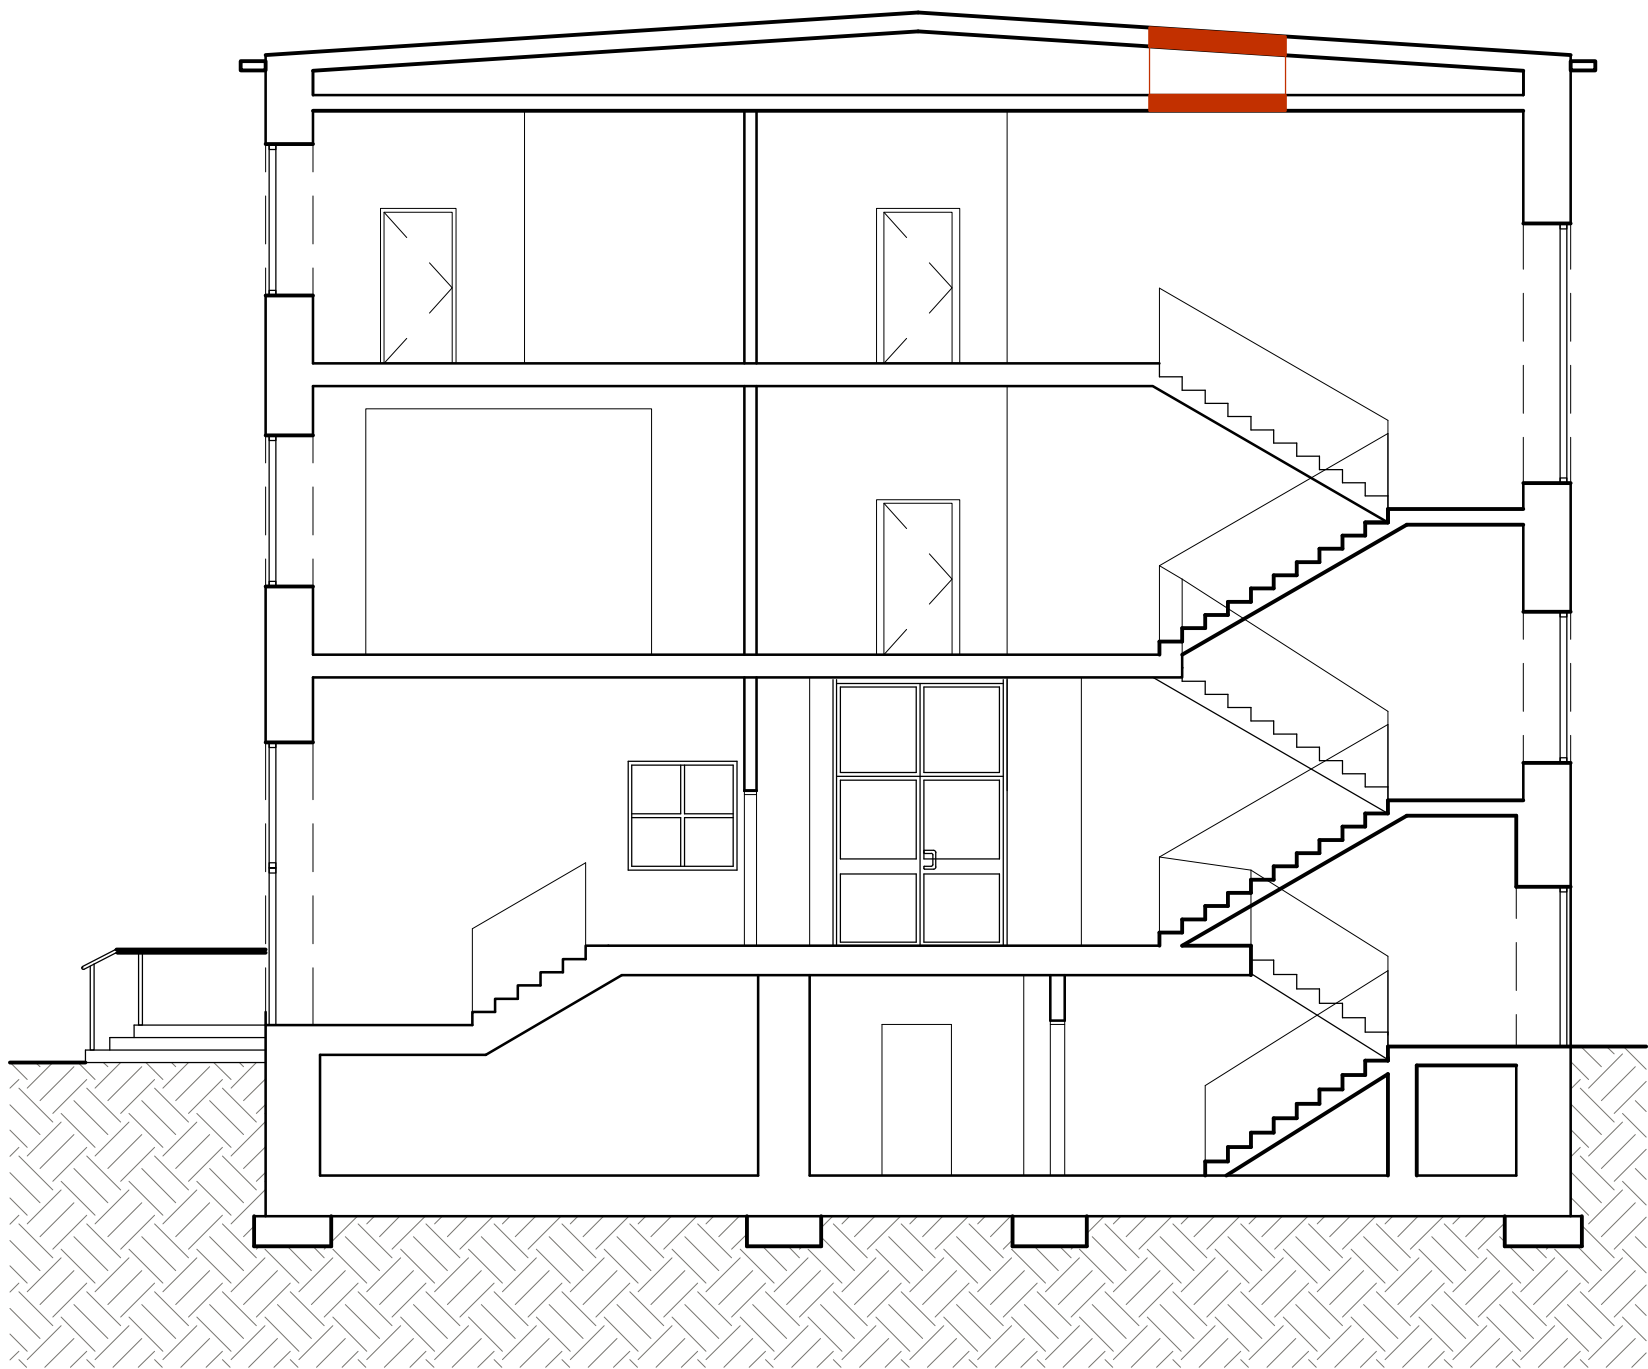

ELEMENTY DO DEMONTAŻU/ ROZBIÓRKI

Inwestor: Powiat Gliwicki, ul. Zygmunta Starego 17, 44-100 Gliwice			
Tytuł: PRZEKRÓJ A-A - INWENTARYZACJA			
Opis: Przebudowa - wydzielenie klatki schodowej w budynku szkoły. W ramach zadania: Wykonanie instalacji elektrycznej i niskoprądowej w Zespole Szkół Zawodowych Nr 2 w Knurowie			Stadium: P.B.W.
Adres: Knurów ul. Szpitalna ul. Szpitalna 29			Skala: 1:100
Projektant: mgr inż. arch. Witold GAŃKO	Nr uprawnień: 72/SLDKK/2017II	Podpis:	Data: październik 2025r.
Opracowujący: Inż. arch. Kinga PAJĄK	Nr uprawnień:	Podpis:	Nr rys.: INW_5


RZUT PRZYZIEMIA

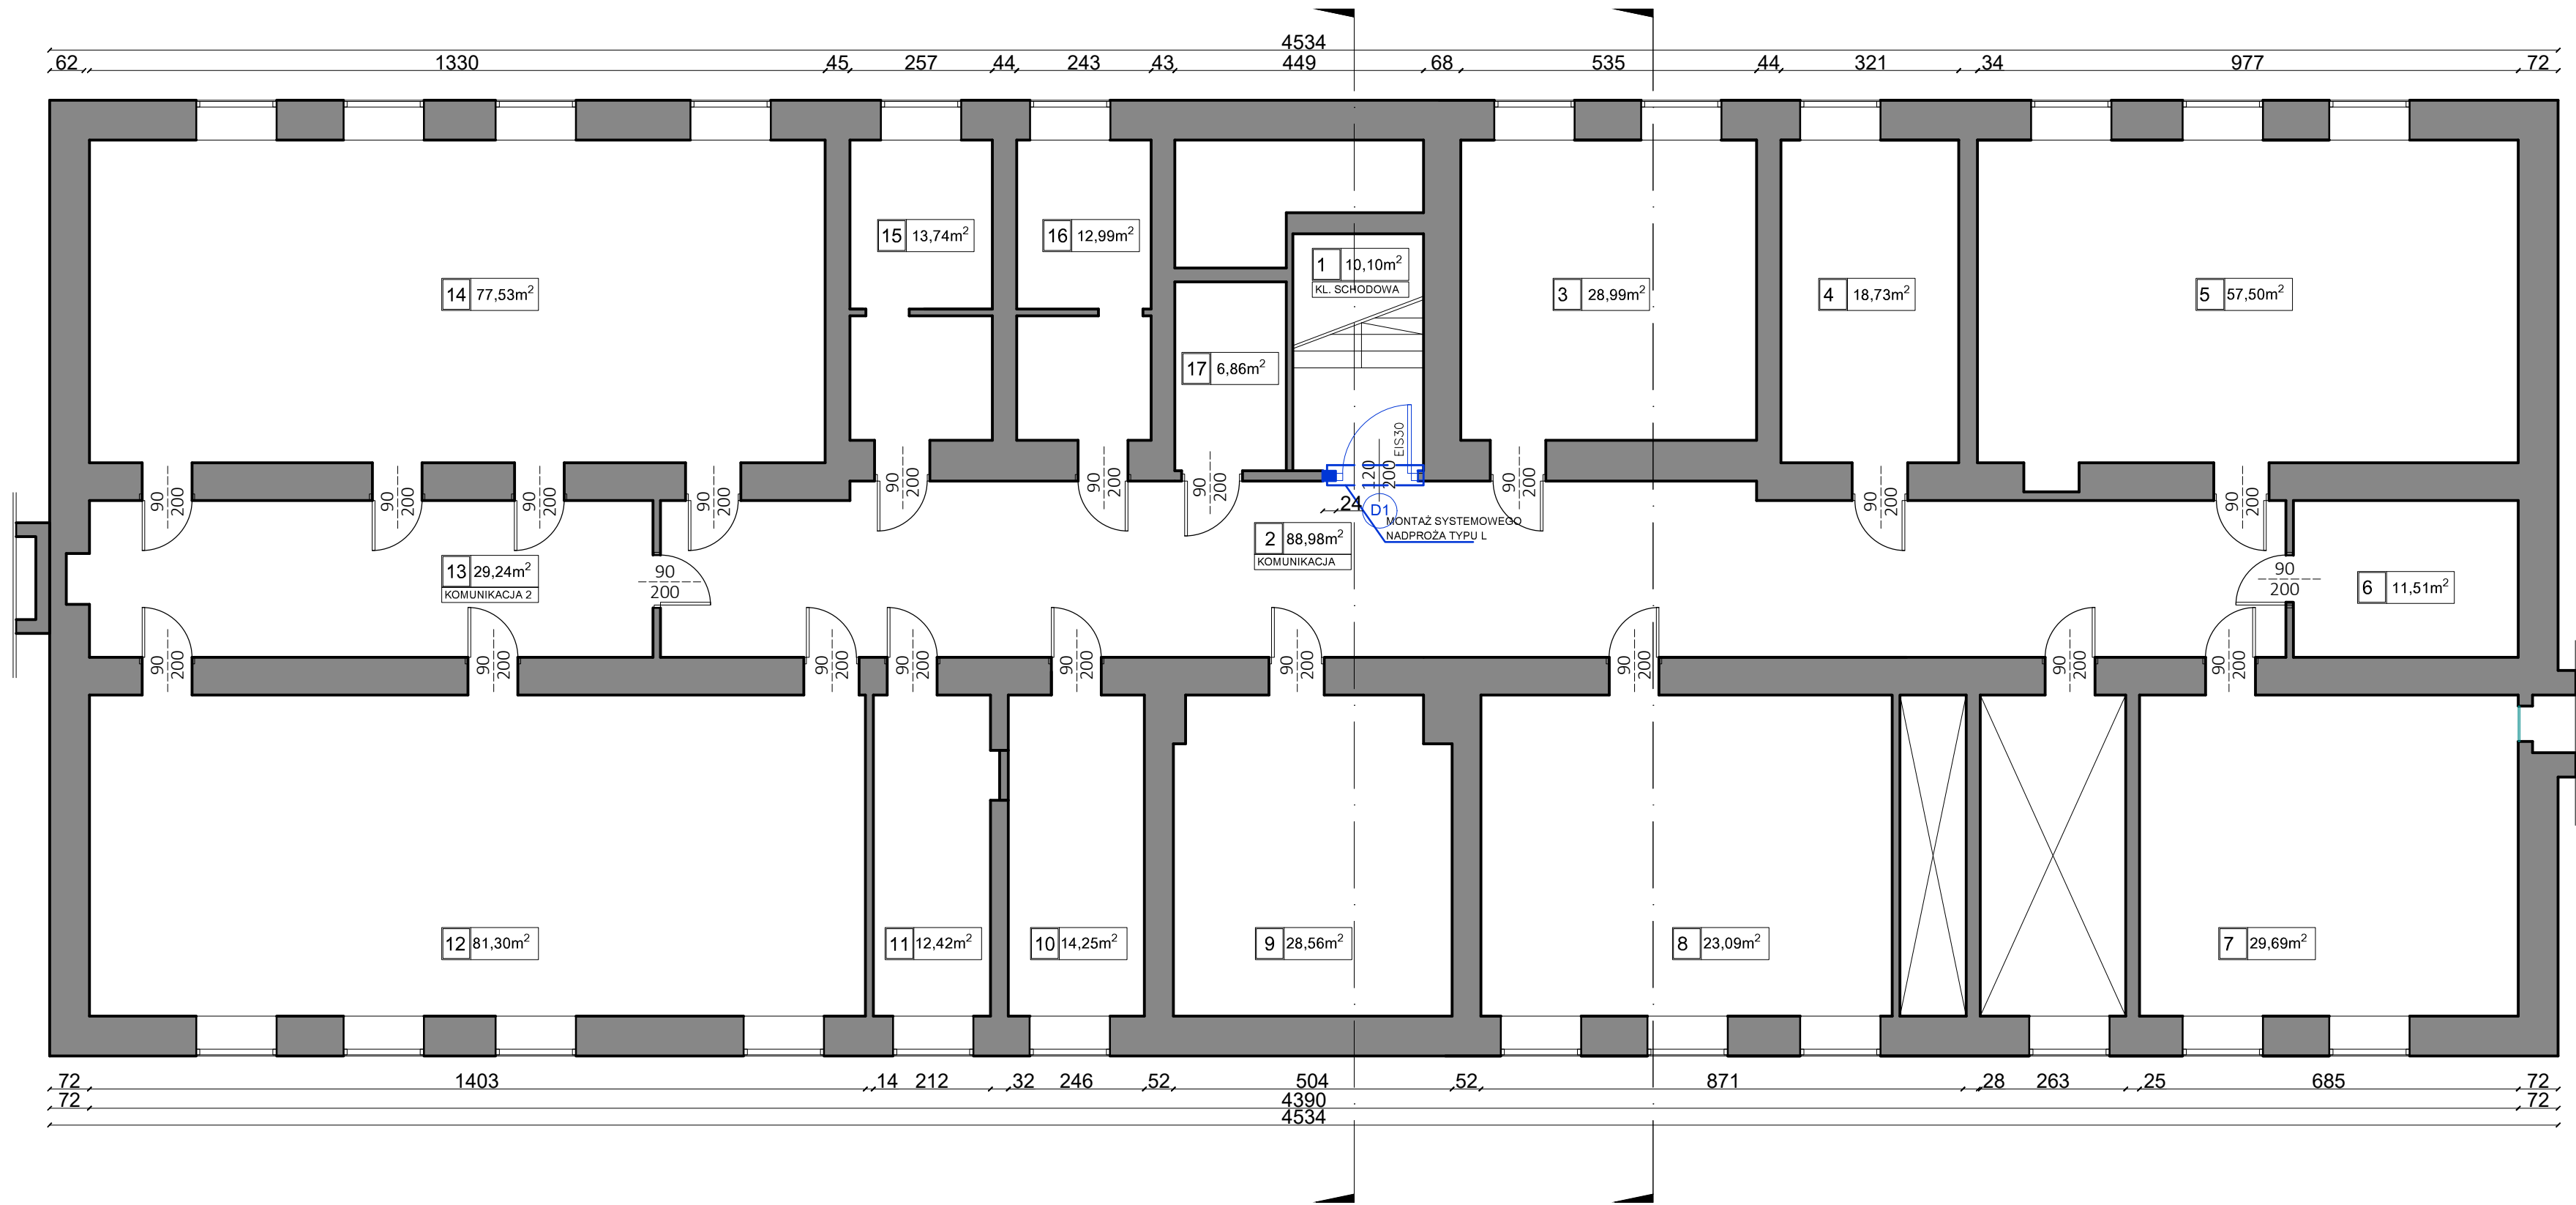

ZESTAWIENIE POMIESZCZEŃ PRZYZIEMIA		
NR	POMIESZCZENIE	POWIERZCHNIA UŻYTKOWA [m²]
POWIERZCHNIE UŻYTKOWE POMIESZCZEŃ		
1	KLATKA SCHODOWA	10,10
2	KOMUNIKACJA	88,98
3	POM. TECHNICZNE	28,99
4	POM. TECHNICZNE	18,73
5	POM. TECHNICZNE	57,50
6	POM. TECHNICZNE	11,51
7	POM. TECHNICZNE	29,69
8	POM. TECHNICZNE	23,09
9	POM. TECHNICZNE	28,56
10	POM. TECHNICZNE	14,25
11	POM. TECHNICZNE	12,42
12	POM. TECHNICZNE	81,30
13	KOMUNIKACJA 2	29,24
14	POM. TECHNICZNE	77,53
15	POM. TECHNICZNE	13,74
16	POM. TECHNICZNE	12,99
17	POM. TECHNICZNE	6,86
SUMA POWIERZCHNI UŻYTKOWEJ:		545,48

ELEMENTY PROJEKTOWANE

Inwestor: Powiat Gliwicki, ul. Zygmunta Starego 17, 44-100 Gliwice			
Tytuł: RZUT PRZYZIEMIA - STAN PROJEKTOWANY			
Opis: Przebudowa - wydzielenie klatki schodowej w budynku szkoły. W ramach zadania: Wykonanie instalacji elektrycznej i niskoprądowej w Zespole Szkół Zawodowych Nr 2 w Knurowie			Stadium: P.B.W.
Adres: Knurów ul. Szpitalna ul. Szpitalna 29			Skala: 1:100
Projektant: mgr inż. arch. Witold GAŃKO	Nr uprawnień: 72/SLDK/2017II	Podpis:	Data: październik 2025r
Opracowujący: inż. arch. Kinga PAJUK	Nr uprawnień:	Podpis:	Nr rys.: A_1

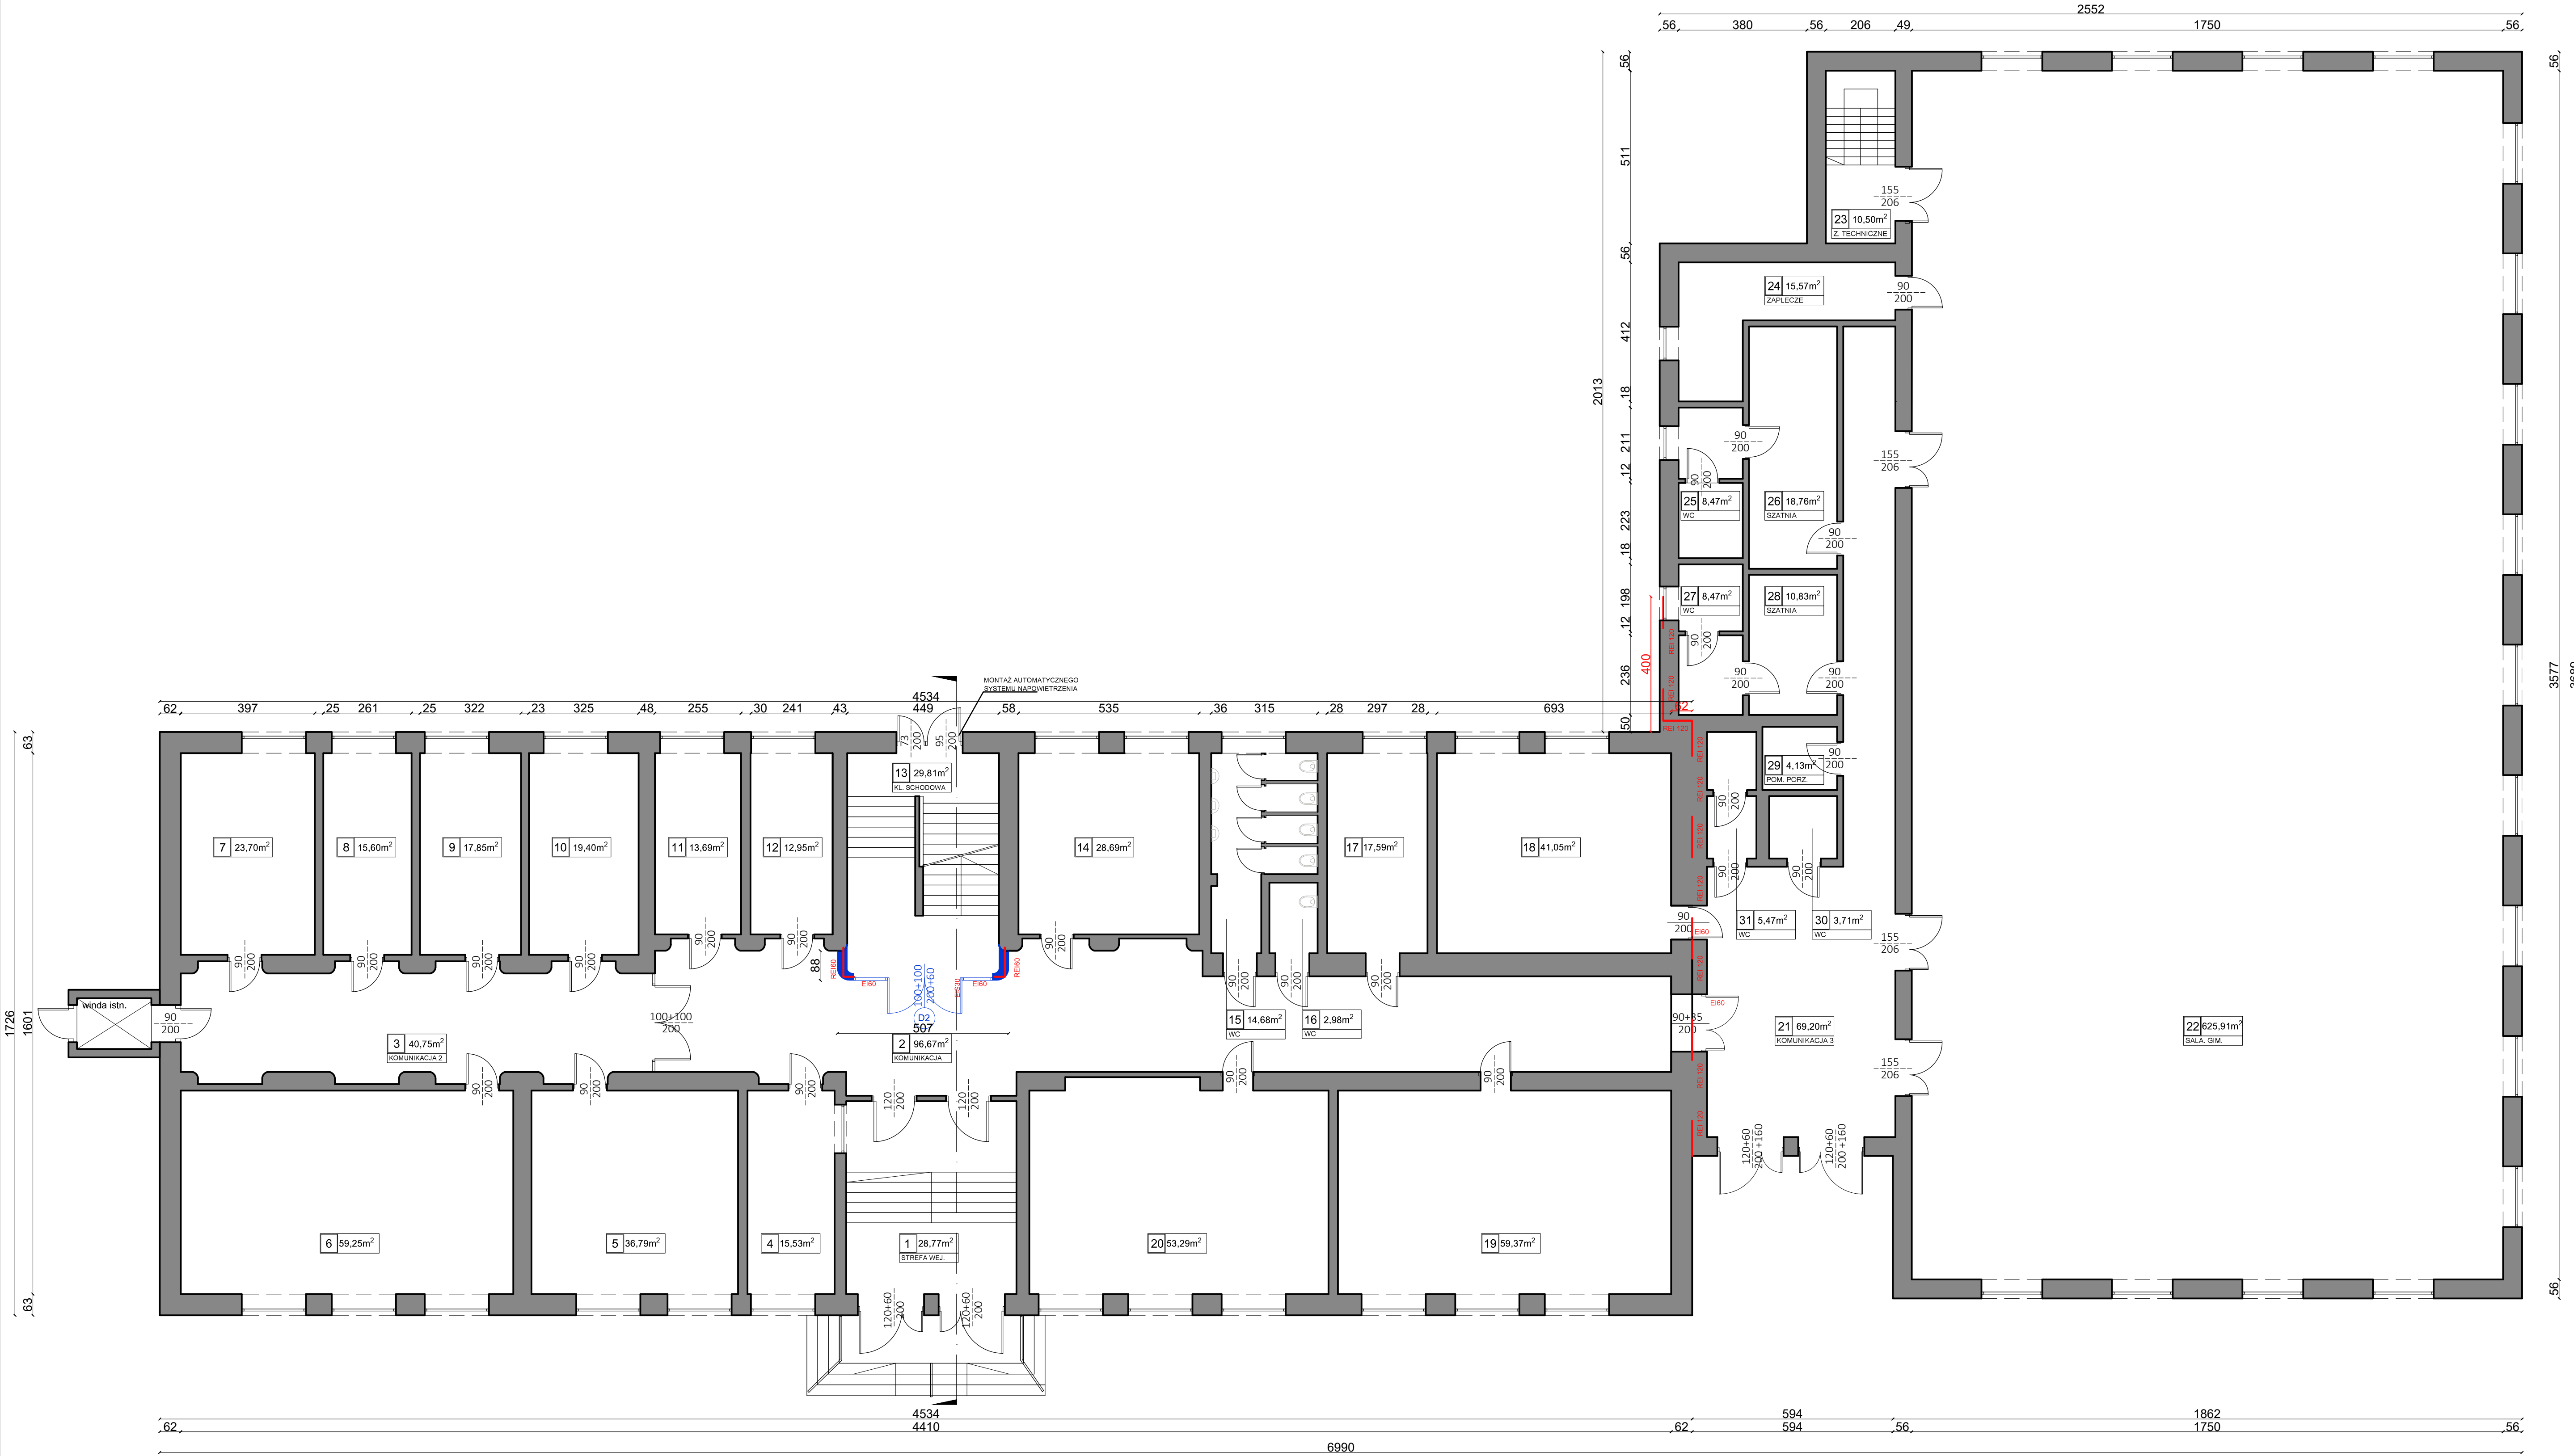


ZESTAWIENIE POMIESZCZEŃ PARTERU		
NR	POMIESZCZENIE	POWIERZCHNIA UŻYTKOWA [m²]
POWIERZCHNIE UŻYTKOWE POMIESZCZEŃ		
1	STREFA WEJŚCIOWA	28.77
2	KOMUNIKACJA	96.67
3	KOMUNIKACJA 2	40.75
4	WOŻNIARKA	15.53
5	SALA LEKCYJNA	36.79
6	SALA LEKCYJNA	59.25
7	KSIĘGOWOŚĆ	23.70
8	BABINET ZICY DR	15.60
9	SEKRETARIAT	17.85
10	GABINET DR	19.40
11	GABINET PEDAGOGA	13.89
12	GABINET PSYCHOLOGA	12.95
13	KŁATKA SCHODOWA	29.81
14	SALA LEKCYJNA	28.69
15	WC	14.68
16	WC	2.98
17	GABINET PEDAGOGA SPECJALNEGO	17.59
18	E-STRZELNICA	41.05
19	SALA LEKCYJNA	59.37
20	SALA LEKCYJNA	53.29
21	KOMUNIKACJA 3	69.20
22	SALA GIMNASTYCZNA	625.91
23	ZEJŚCIE TECHNICZNE	10.50
24	ZAPLECZE	15.57
25	WC	8.47
26	SZATNIA	18.76
27	WC	8.47
28	SZATNIA	10.83
29	POMIESZCZENIE PORZĄDKOWE	4.13
30	WC	3.71
31	WC	5.47
SUMA POWIERZCHNI UŻYTKOWEJ:		1409.43

ELEMENTY PROJEKTOWANE

Inwestor: Powiat Gliwicki, ul. Zygmunta Starego 17, 44-100 Gliwice			
Temat: RZUT PARTERU - STAN PROJEKTOWANY			
Opis: Przebudowa - wydzielenie klatki schodowej w budynku szkoły. W ramach zadania: Wykonanie instalacji elektrycznej i niskoprądowej w Zespole Szkół Zawodowych Nr 2 w Knurowie			Stadium: P.B.W. Skala: 1:100
Lokalizacja: Knurów ul. Szpitalna ul. Szpitalna 29			
Projektant: mgr inż. arch. Wiesław Górecki	Nr uprawnień: 70/SL/06/2017/II	Podpis: [Podpis]	Data: październik 2020
Opracowanie: inż. arch. Michał PŁĄK	Nr uprawnień: [Pusty]	Podpis: [Pusty]	Nr rysu: A_2

RZUT I PIĘTRA

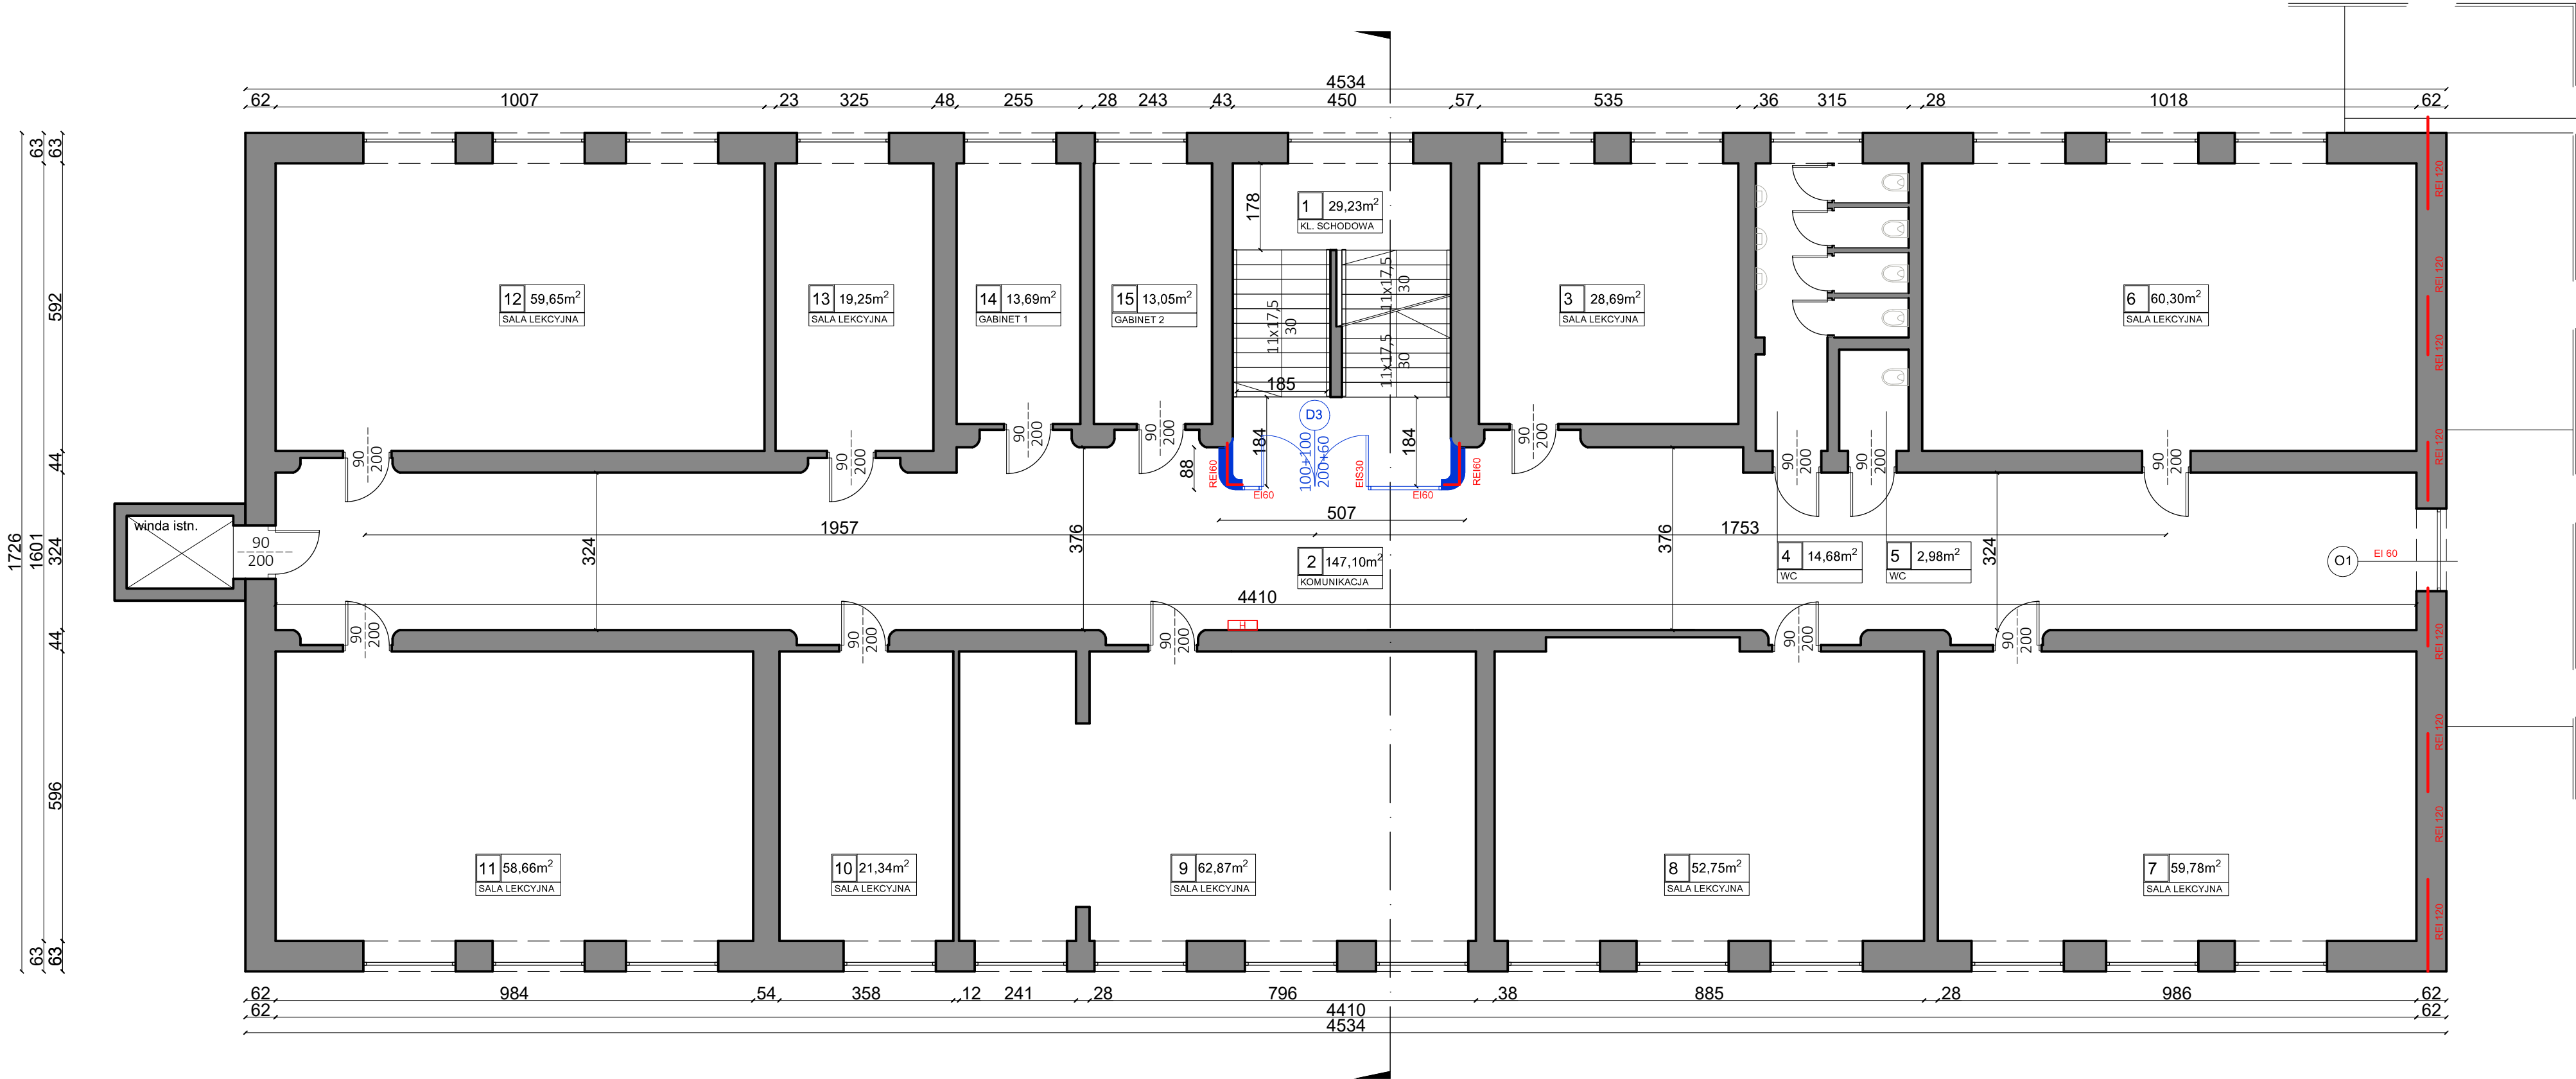


ZESTAWIENIE POMIESZCZEŃ I PIĘTRA		
NR	POMIESZCZENIE	POWIERZCHNIA UŻYTKOWA [m²]
POWIERZCHNIE UŻYTKOWE POMIESZCZEŃ		
1	KLATKA SCHODOWA	29,23
2	KOMUNIKACJA	147,10
3	SALA LEKCYJNA	28,69
4	WC	14,68
5	WC	2,98
6	SALA LEKCYJNA	60,30
7	SALA LEKCYJNA	59,78
8	SALA LEKCYJNA	53,75
9	SALA LEKCYJNA	62,87
10	SALA LEKCYJNA	21,34
11	SALA LEKCYJNA	58,66
12	SALA LEKCYJNA	59,65
13	SALA LEKCYJNA	19,25
14	GABINET 1	13,69
15	GABINET 2	13,05
SUMA POWIERZCHNI UŻYTKOWEJ:		645.02

ELEMENTY PROJEKTOWANE

Inwestor:		Powiat Gliwicki, ul. Zygmunta Starego 17, 44-100 Gliwice	
Temat:		RZUT I PIĘTRA - STAN PROJEKTOWANY	
Opis:		Przebudowa - wydzielenie klatki schodowej w budynku szkoły. W ramach zadania: Wykonanie instalacji elektrycznej i niskoprądowej w Zespole Szkół Zawodowych Nr 2 w Knurowie	Stadium: P.B.W. Skala: 1:100
Adres:		Knurów ul. Szpitalna 29	
Projektant:	Nr uprawnień:	Podpis:	Data:
mgr inż. arch. Witold GAŃKO	72/SLDK/2017II		październik 2025r.
Opracowujący:	Nr uprawnień:	Podpis:	Nr rysu:
inż. arch. Krzysztof PAJĄK			A_3

RZUT II PIĘTRA

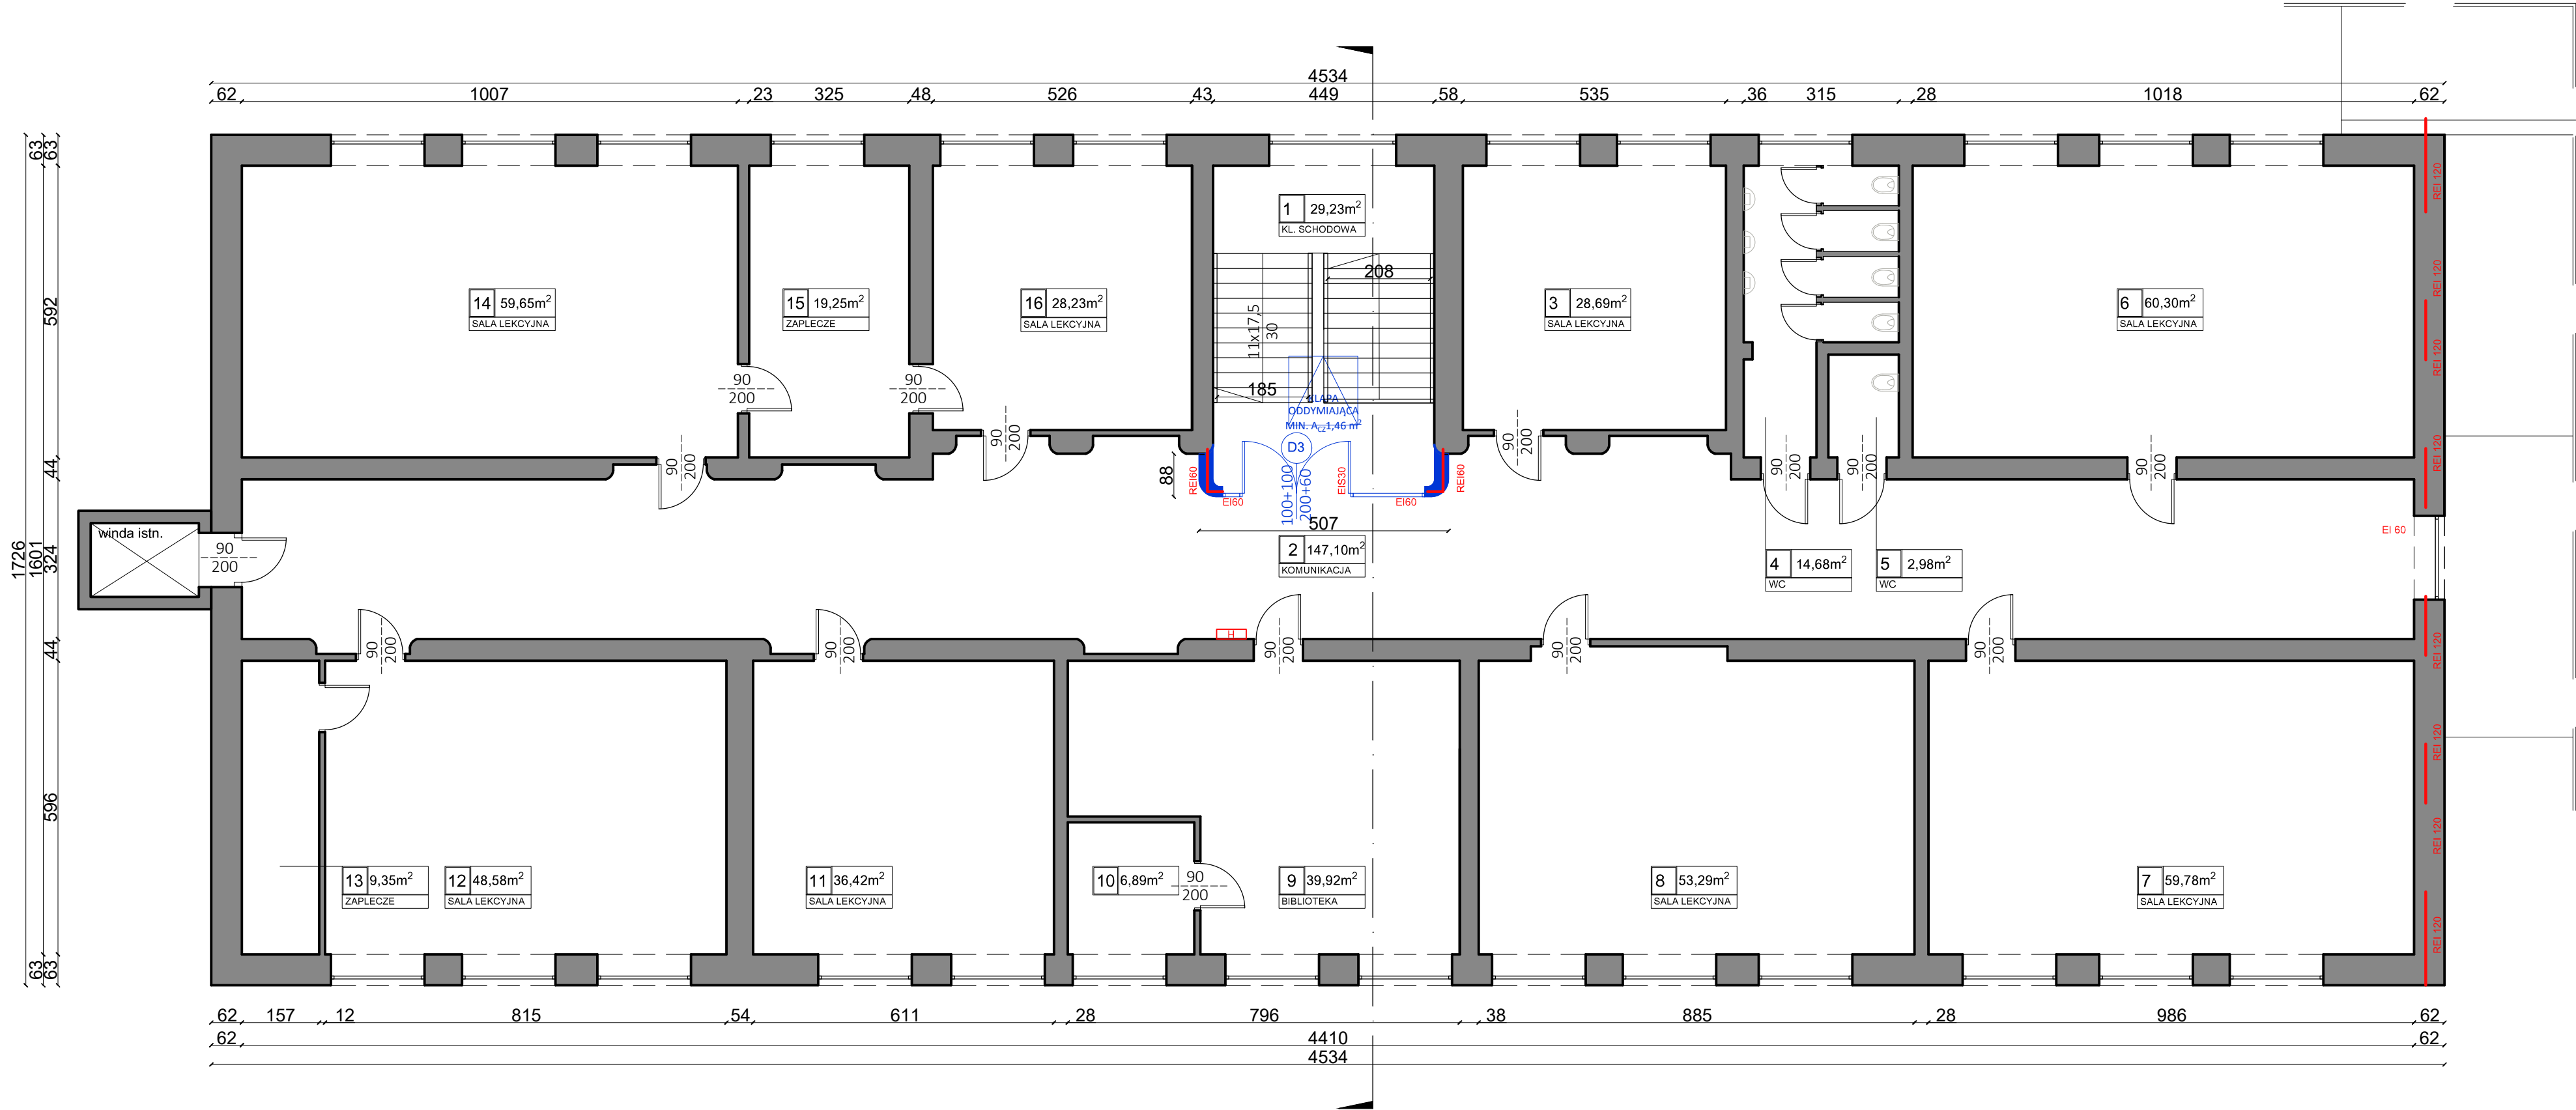


ZESTAWIENIE POMIESZCZEŃ II PIĘTRA		
NR	POMIESZCZENIE	POWIERZCHNIA UŻYTKOWA [m²]
POWIERZCHNIE UŻYTKOWE POMIESZCZEŃ		
1	KLATKA SCHODOWA	29,23
2	KOMUNIKACJA	147,10
3	SALA LEKCYJNA	14,68
4	WC	14,68
5	WC	2,98
6	SALA LEKCYJNA	60,30
7	SALA LEKCYJNA	59,78
8	SALA LEKCYJNA	53,29
9	BIBLIOTEKA	39,92
10	ZAPLECZE	6,89
11	SALA LEKCYJNA	36,42
12	SALA LEKCYJNA	48,58
13	ZAPLECZE	9,35
14	SALA LEKCYJNA	59,65
15	ZAPLECZE	19,25
16	SALA LEKCYJNA	28,23
SUMA POWIERZCHNI UŻYTKOWEJ:		630.33

ELEMENTY PROJEKTOWANE

Inwestor: Powiat Gliwicki, ul. Zygmunta Starego 17, 44-100 Gliwice		Stadium: P.B.W.	
Temat: RZUT II PIĘTRA - STAN PROJEKTOWANY		Skala: 1:100	
Opis: Przebudowa - wydzielenie klatki schodowej w budynku szkoły. W ramach zadania: Wykonanie instalacji elektrycznej i niskoprądowej w Zespole Szkół Zawodowych Nr 2 w Knurowie		Data: październik 2025r	
Adres: Knurów ul. Szpitalna 29		Data: październik 2025r	
Projektant: mgr inż. arch. Witold GAŃKO	Nr uprawnień: 72/SLDK/2017II	Podpis: [Signature]	Data: październik 2025r
Opracowujący: inż. arch. Kinga PAJĄK	Nr uprawnień: [Blank]	Podpis: [Signature]	Nr rys.: A_4







PRZEKRÓJ A-A

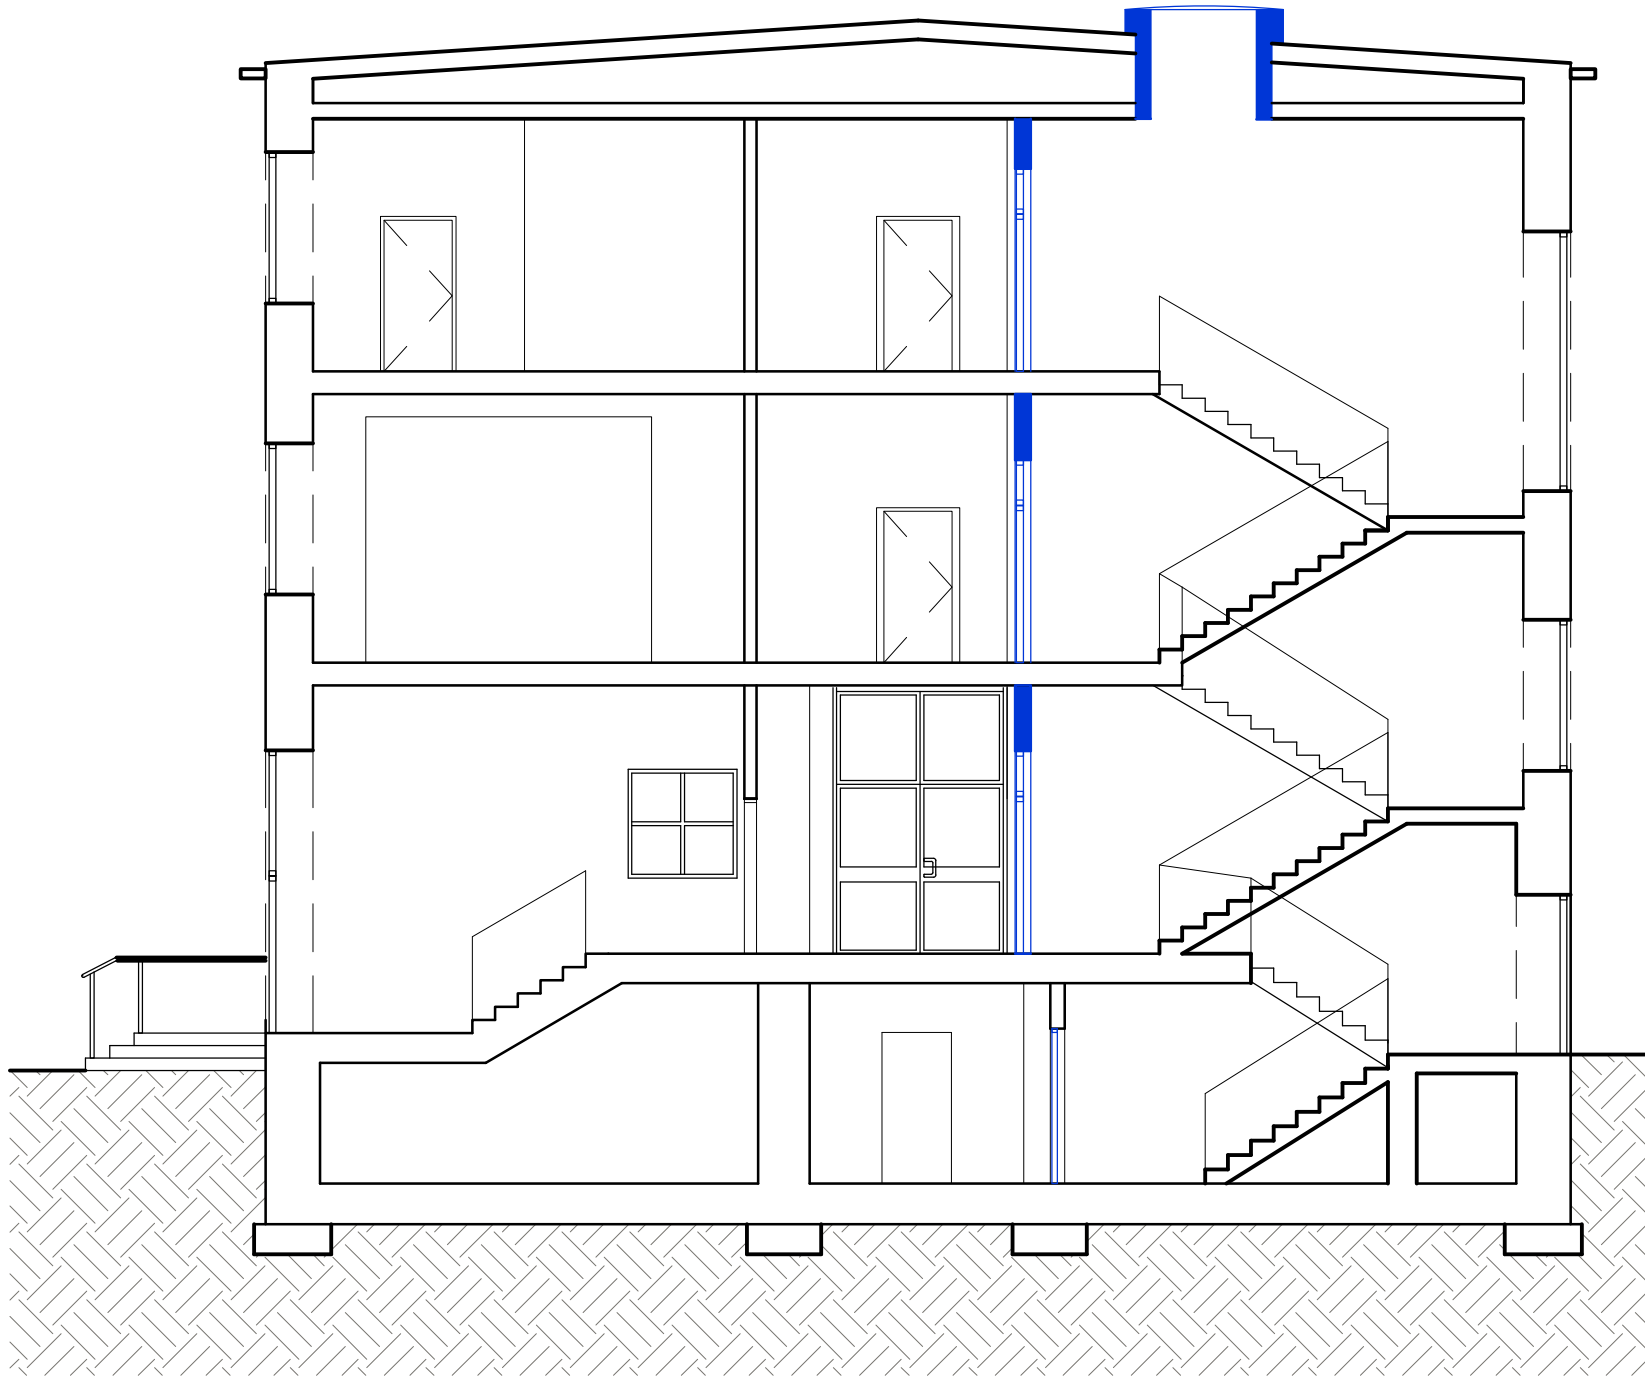

ELEMENTY PROJEKTOWANE

Inwestor: Powiat Gliwicki, ul. Zygmunta Starego 17, 44-100 Gliwice			
Tytuł: PRZEKRÓJ A-A - STAN PROJEKTOWANY			
Opis: Przebudowa - wydzielenie klatki schodowej w budynku szkoły. W ramach zadania: Wykonanie instalacji elektrycznej i niskoprądowej w Zespole Szkół Zawodowych Nr 2 w Knurowie			Stadium: P.B.W.
Adres: Knurów ul. Szpitalna ul. Szpitalna 29			Skala: 1:100
Projektant: mgr inż. arch. Witold GAŃKO	Nr uprawnień: 72/SLDKK/2017II	Podpis:	Data: październik 2025r.
Opracowujący: Inż. arch. Kinga PAJĄK	Nr uprawnień:	Podpis:	Nr rys.: A_5

 ZESTAWIENIE STOLARKI

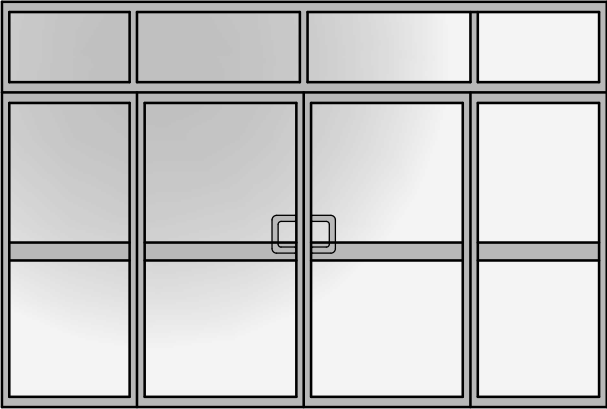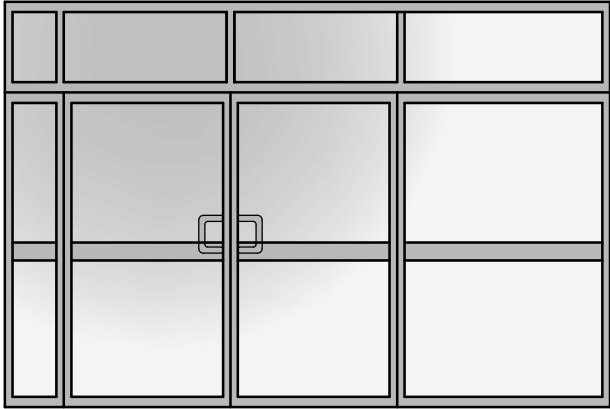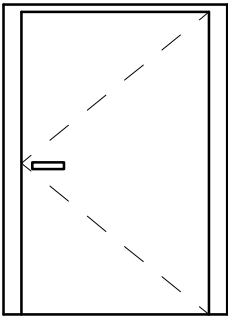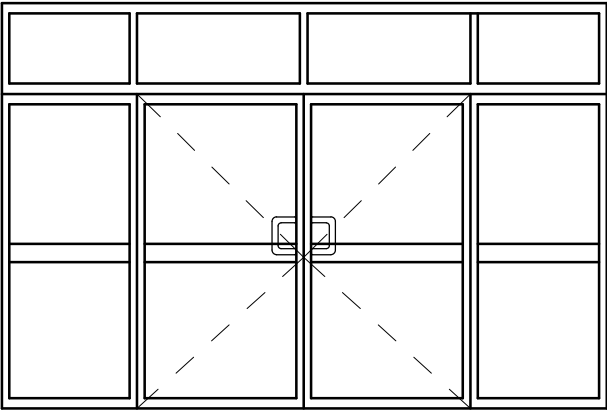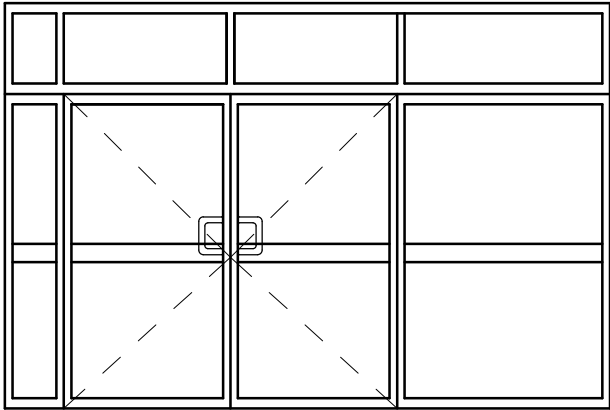ZESTAWIENIE STOLARKI DRZWIOWEJ	OZN.	D1	D2	D3
	WIDOK			
	SCHEMAT			
	WYMIAR	120 x 200cm	100 + 100 x 200 cm + NAŚWIETLA BOCZNE I GÓRNE	100 + 100 x 200 cm + NAŚWIETLA BOCZNE I GÓRNE
	TYP	WEWNĘTRZNE	WEWNĘTRZNE	WEWNĘTRZNE
	KOLOR	O: CIEMNY SZARY S: JASNO SZARY	JASNY POPIEL	JASNY POPIEL
	IŁOŚĆ	1	1	2
	SKRZYDŁO	LEW + SAMOZAMYKACZ	DWUSKRZYDŁOWE + SAMOZAMYKACZ I NAŚWIETLA FIX	DWUSKRZYDŁOWE + SAMOZAMYKACZ I NAŚWIETLA FIX
	UWAGI	DRZWI PRZECIWPOŻAROWE: EIS30	DRZWI PRZECIWPOŻAROWE: EIS30 + NAŚWIETLA EI60	DRZWI PRZECIWPOŻAROWE: EIS30 + NAŚWIETLA EI60

Inwestor: Powiat Gliwicki, ul. Zygmunta Starego 17, 44-100 Gliwice			
Tytuł: ZESTAWIENIE STOLARKI			
Opis: Przebudowa - wydzielenie klatki schodowej w budynku szkoły. W ramach zadania: Wykonanie instalacji elektrycznej i niskoprądowej w Zespole Szkół Zawodowych Nr 2 w Knurowie		Stadium: P.B.W.	
Adres: Knurów ul. Szpitalna ul. Szpitalna 29		Skala: 1:100	
Projektant: mgr inż. arch. Witold GAŃKO	Nr uprawnień: 72/SŁKK/2017II	Podpis:	Data: październik 2025r
Opracowujący: inż. arch. Kinga PAJĄK	Nr uprawnień:	Podpis:	Nr rys.: A_6

WIDOKI ŚCIAN



 
MATERIAŁY
WYKOŃCZENIOWE:




PANEL ŚCIENNY CZARNY



PANEL ŚCIENNY BIAŁY



FARBA CERAMICZNA: BUTELKOWA ZIELEŃ

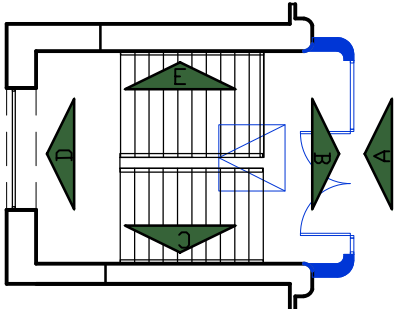

Inwestor: Powiat Gliwicki, ul. Zygmunta Starego 17, 44-100 Gliwice			
Tytuł: ARANŻACJA - ŚCIANY			
Opis: Przebudowa - wydzielenie klatki schodowej w budynku szkoły. W ramach zadania: Wykonanie instalacji elektrycznej i niskoprądowej w Zespole Szkół Zawodowych Nr 2 w Knurowie		Stadium: P.B.W.	Skala: 1:100
Adres: Knurów ul. Szpitalna ul. Szpitalna 29			
Projektant: mgr inż. arch. Witold GAŃKO	nr uprawnień: 72/SŁDKK/2017II	podpis:	data: październik 2025r
opracowujący: Inż. arch. Kinga PAJĄK	nr uprawnień:	podpis:	nr rys.: A_7