


Miejscowość: Leopoldów, Rososz
Woj. 06 lubelskie
Powiat: 0616 rycki
Jednostka ewid.: 061604_5 Ryki
Obręb: 061604_5.0008 Leopoldów
Ulica: Rosowska
Obręb: 061604_5.0024 Rososz
Dotyczy cz. działki numer ewid. 4842/4 i 842/3.

Oznaczn. Kancelaryjne GK.6640.677.2024
Układ współrzędnych 2000/7
Układ wysokości: EYRP2007

MAPA DO CELÓW PROJEKTOWYCH
Skala 1:500

Niniejszą mapę wykonano na podstawie załączników,
w których opisano zakresy robót projektowych,
wzajemnie na dzień 05.07.2024 r.
Nie wykonano się istnienia w terenie również urządzeń podziemnych, które nie zostały zgłoszone
do inwentaryzacji przed zasypaniem i nie zostały odnotowane w czasie inwentaryzacji powykonawczej.

Podkreślam, że niniejszy dokument został opracowany w wyniku prac geodezyjnych i kartograficznych, których rezultaty zawiera oparte techniczny poszytowa zarysowy, techniczne oszacowanie, że jestem świadomy odpowiedzialności karnej za złożenie fałszywego oświadczenia.	
Identyfikator zgłoszenia przez	GK.6640.677.2024
Organ służby geodezyjnej, który otrzymał zgłoszenie przez	STAROSTA RYCKI
Numer protokołu uwierzytelnienia	GK.6640.677.2024
Data wykonania protokołu uwierzytelnienia	15.07.2024
Wykonawca prac geodezyjnych	Urząd Geodezyjno i Kartograficzny Tribunał Opole
Imię, nazwisko, numer uprawnień oraz podpis wykonawcy prac geodezyjnych	GEODETA UPRAWNIENY Tribunał Opole Upr. MKP 1 B nr 060

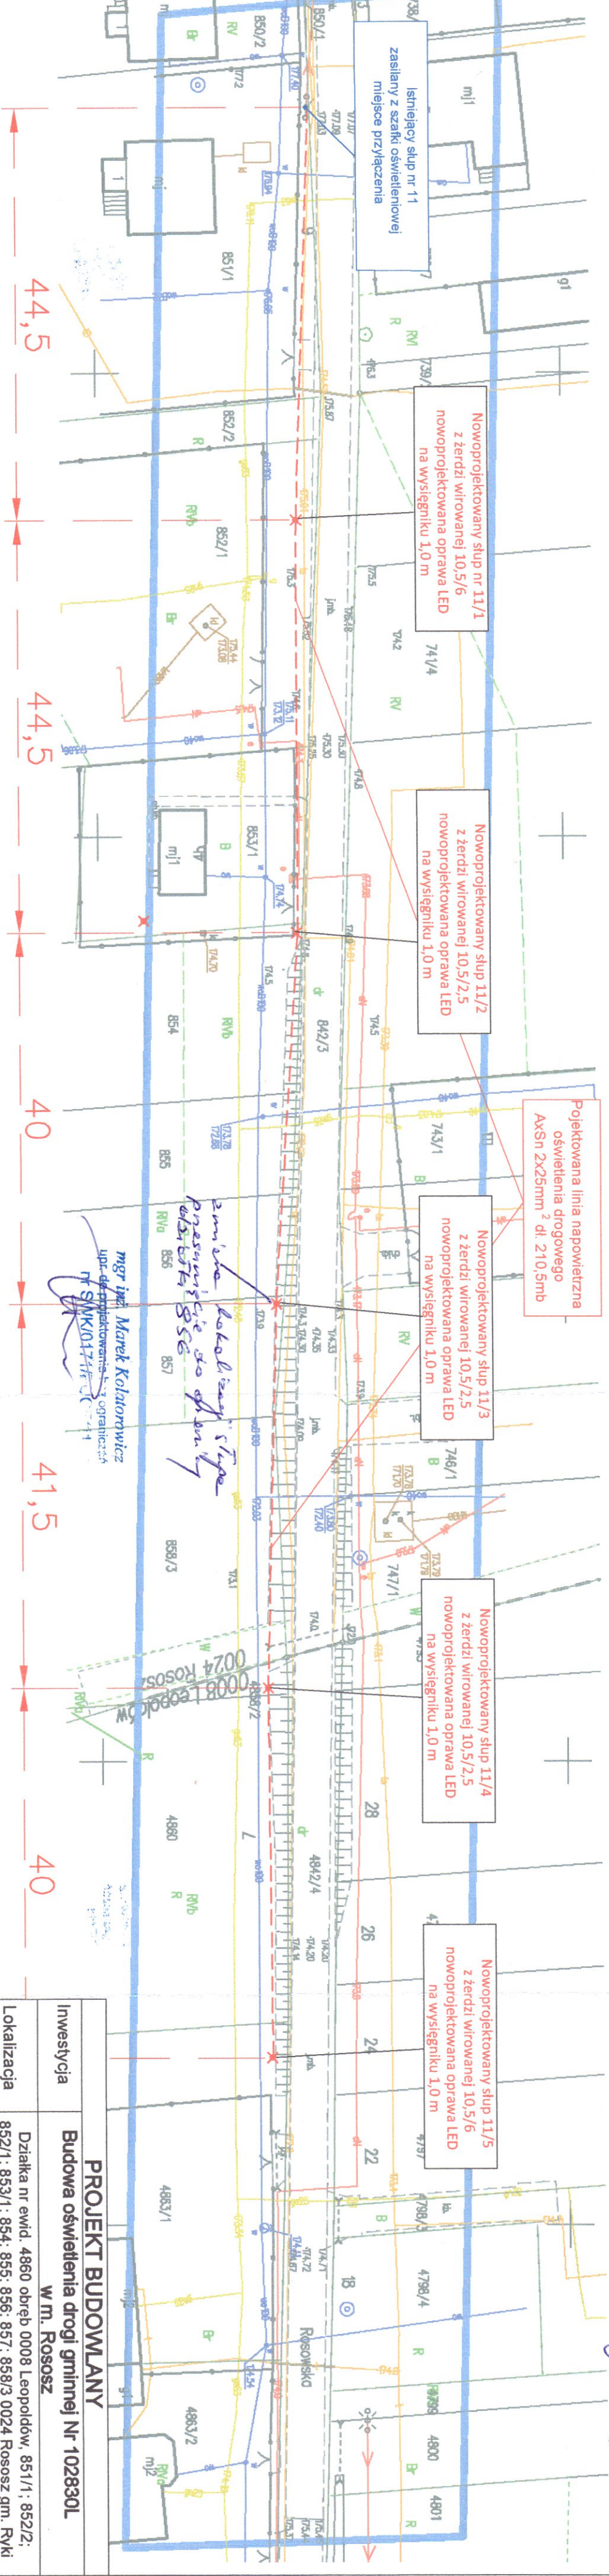

ZA ZGODNOŚĆ
Z ORYGINAŁEM
mgr inż. Marek Kolarowicz
upr. geodezyjna nr 0174/17
nr SWK0124/PWBE/17

PROJEKT BUDOWLANY	
Investycja	Budowa oświetlenia drogi gminnej Nr 102830L w m. Rososz
Lokalizacja	Działka nr ewid. 4860 obręb 0008 Leopoldów, 851/1; 852/2; 852/1; 853/1; 854; 855; 856; 857; 858/3 0024 Rososz gm. Ryki
Temat rys.	ZAGOSPODAROWANIE TERENU
Investor/ Opracował	Gmina Ryki ul. Karola Wojtyły 29 08-500 Ryki
Instalacje elektryczne	nr upr. PRB Consulting ul. Sandomierska 26A 27-400 Ostrowiec Św.
Projektował:	mgr inż. Marek Kolarowicz
Sprawdził:	mgr inż. Karol Kasilski