


UKŁAD SIECI TN-S
SAMOCZYNNNE WYŁĄCZENIE

Istniejąca rozdzielnica oddziałowa

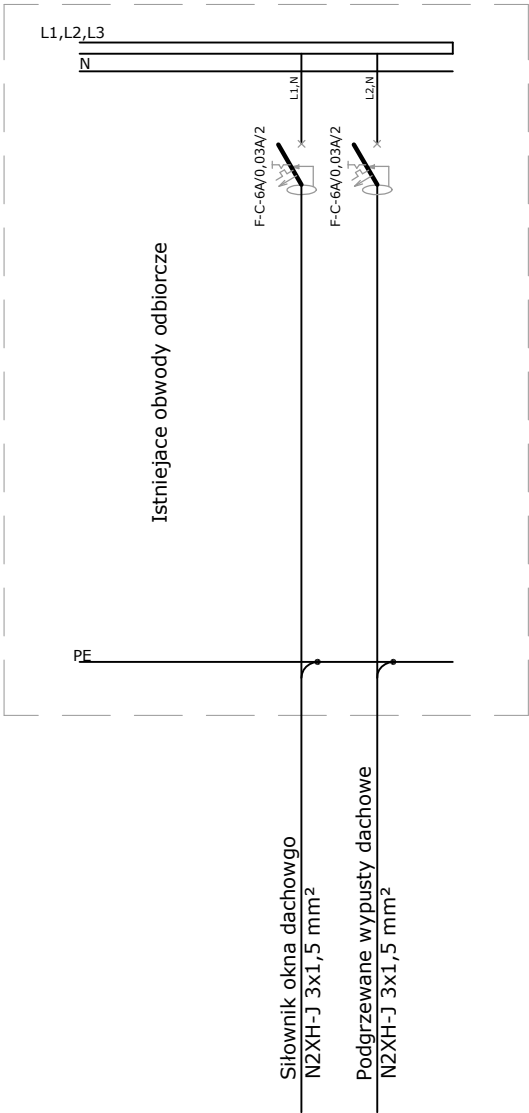

LEGENDA:



Wyłącznik nadprądowy
z członem różnicowo-prądowym

UWAGI

- Podgrzewane wypusty dachowe oraz siłowniki okien dachowych - zasilić z istniejących rozdzielnic oddziałowych poszczególnych segmentów.
- Rozdzielnice doposażyć - zgodnie ze schematem

uwagi ogólne:

- Wszystkie wymiary należy sprawdzić na budowie.
- Wszelkie nieścisłości z projektem należy niezwłocznie zgłosić do projektantów
- Nie skalować z rysunku

Główny Projektant

dwa

domagało wnuk architektki

domagało wnuk architektki

ul. Jarosławska 16 | 93-524 Łódź
tel. 42 23 66 313 | info@dwarchitektki.pl

Inwestor

Uniwersytet Radomski im. Kazimierza Pułaskiego
ul. Jacka Malczewskiego 29 26-600 Radom

Projekt

Remont i docieplenie pokrycia dachowego budynku
Wydziału Ekonomii i Finansów
w Radomiu przy ul. Chrobrego 31

Lokalizacja

Wydział Ekonomii i Finansów
ul. Króla Bolesława Chrobrego 31, 26-605 Radom
działki nr ewid. 77/12, 98/64, 99/3 obręb 0020 Gołębiów

Projektant

mgr inż.

WITOLD MAKÓWKA upr.bud. 177/86/Wt
specjalizacja: instalacje elektryczne

Podpis

Sprawdzający

inż.

EDWARD PAŁKA upr.bud. GP.II-460-35/76
specjalizacja: instalacje elektryczne

Podpis

Branża ELEKTRYCZNA

Data: maj 2026

Stadium PROJEKT WYKONAWCZY

Format

Skala
1:100

Rysunek

SCHEMAT ZASILANIA WYPUSTÓW I OKIEN DACHOWYCH

Nr Projektu

2604

Nr Rysunku

PW.E.S.TZ

Rewizja

00

Plik