


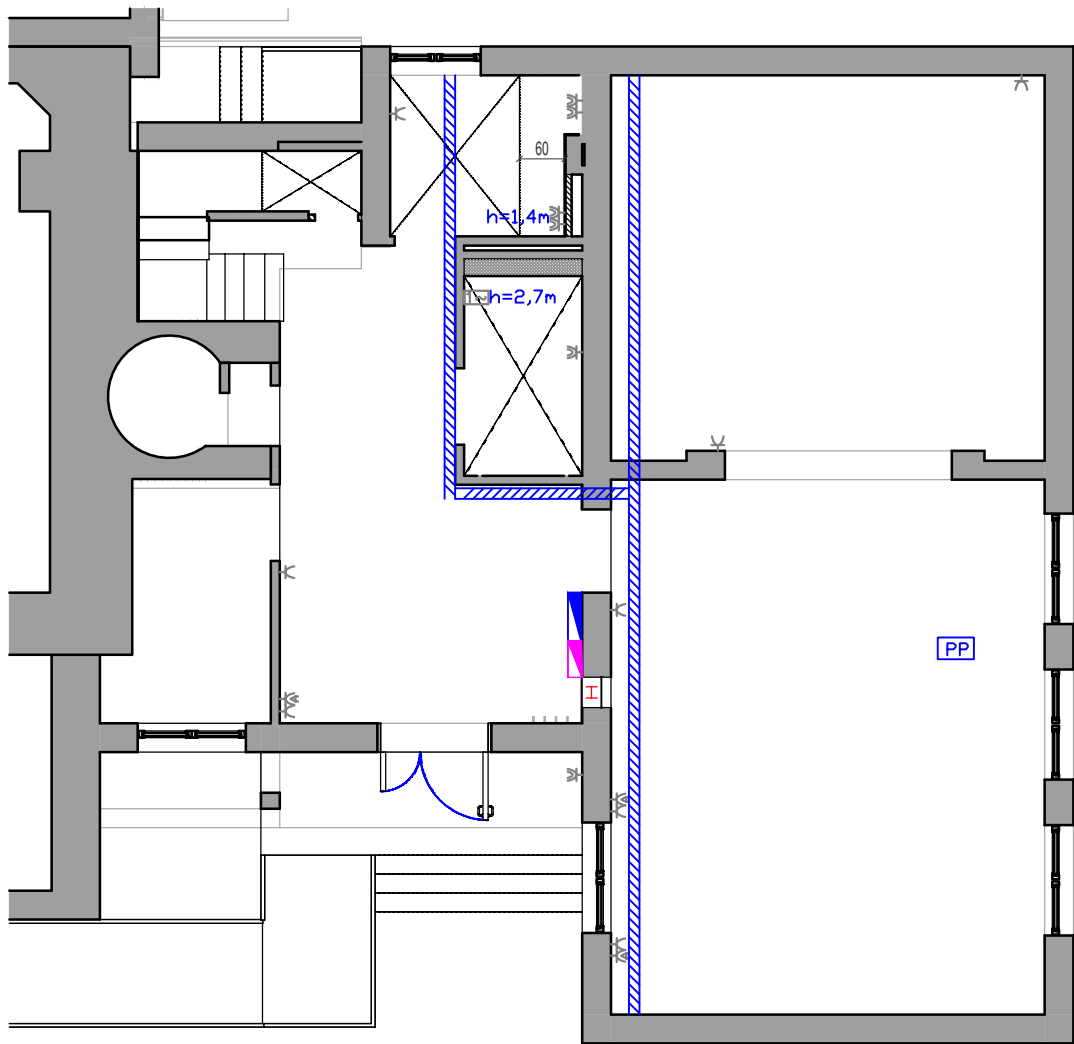

UWAGI ELEKTRYKA:

- Instalację oświetleniową, gniazd wtykowych oraz przyłączy wykonać przewodami typu YDY.450/750V.
- Instalację oświetleniową i gniazd prowadzić w trasach kablowych, w rurkach instalacyjnych n/t lub p/t.
- W pomieszczeniach wilgotnych stosować osprzęt szczelny o IP44.
- Ochrona przed porażeniem prądem elektrycznym – samoczynne wyłączenie zasilania.
- Gniazda pojedyncze obok siebie montować we wspólnej ramce dostosowanej do ilości gniazd wtykowych.
- Instalacja odbiorcza w układzie sieciowym TN-S.
- Do urządzeń wentylacyjnych i technologicznych przewidziano rezerwę w rozdzielni R1.

Szczegóły zasilania poza zakresem niniejszego opracowania. Sposób podłączenia i sterowania tych urządzeń oraz ich dokładna lokalizacja według projektów branżowych i DTR urządzeń.

LEGENDA:

- projektowana rozdzielnica elektryczna
- projektowana rozdzielnica teletechniczna
- gniazdo 1-fazowe
- gniazdo 1-fazowe szczelne IP44
- przyłącze 1-faz. 230V
- gniazdo IT - 2xRJ45, kat. 6a
- trasy kablowe elektryczne szerokość K100H60
- puszka podłogowa: 4x230V + 4xRJ45, kat. 6a

		I INSTALACJE MATEUSZ PATALAS ul. Piaskowa 5, 64-212 Siedlec tel. +48 501 467 166	
INWESTOR:	Centrum Kultury w Wielichowie ul. Pocztowa 16,64-050 Wielichowo		
PROJEKT:	OTWARTE DRZWI KULTURY –REMONT POMIESZCZEŃ BIBLIOTEKI W CENTRUM KULTURY W WIELICHOWIE		
FAZA:	Projekt techniczny	BRANŻA:	ELEKTRYCZNA
TYTUŁ:	Instalacja gniazd - rzut przyziemia		
PROJEKTOWAŁ:	mgr inż. Mateusz Patalas upr. nr WKP/0217/POOE/19		
OPRACOWAŁ:	...		
REWIZJA:	rew. 00	DATA REWIZJI -	DATA RYS.: czerwiec 2026
NR RYS.	E-01		SKALA: 1:100