


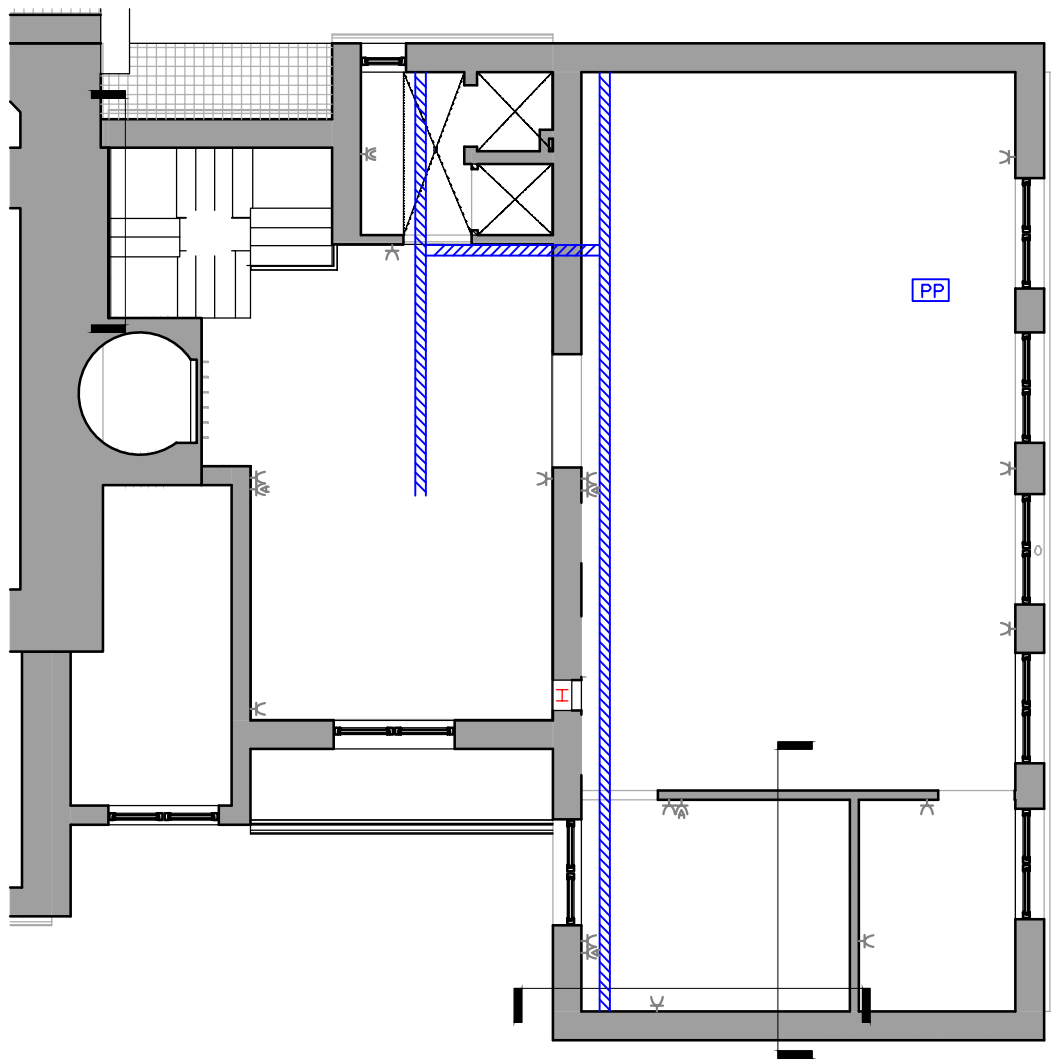

- UWAGI ELEKTRYKA:
1. Instalację oświetleniową, gniazd wtykowych oraz przyłączy wykonać przewodami typu YDY..450/750V.
 2. Instalację oświetleniową i gniazd prowadzić w trasach kablowych, w rurkach instalacyjnych n/t lub p/t.
 3. W pomieszczeniach wilgotnych stosować osprzęt szczelny o IP44.
 4. Ochrona przed porażeniem prądem elektrycznym – samoczynne wyłączenie zasilania.
 5. Gniazda pojedyncze obok siebie montować we wspólnej ramce dostosowanej do ilości gniazd wtykowych.
 6. Instalacja odbiorcza w układzie sieciowym TNS.
 7. Do urządzeń wentylacyjnych i technologicznych przewidziano rezerwę w rozdzielnic R1.
- Szczegóły zasilania poza zakresem niniejszego opracowania. Sposób podłączenia i sterowania tych urządzeń oraz ich dokładna lokalizacja według projektów branżowych i DTR urządzeń.

LEGENDA:

-  projektowana rozdzielnica elektryczna
-  projektowana rozdzielnica teletechniczna
-  gniazdo 1-fazowe
-  gniazdo 1-fazowe szczelne IP44
-  przyłącze 1-faz. 230V
-  gniazdo IT - 2xRJ45, kat. 6a
-  trasy kablowe eletryczne szerokość K100H60
-  puszka podłogowa: 4x230V + 4xRJ45, kat. 6a

				I INSTALACJE MATEUSZ PATALAS ul. Piaskowa 5, 64-212 Siedlec tel. +48 501 467 166	
INWESTOR:	Centrum Kultury w Wielichowie ul. Pocztowa 16,64-050 Wielichowo				
PROJEKT:	OTWARTE DRZWI KULTURY –REMONT POMIESZCZEŃ BIBLIOTEKI W CENTRUM KULTURY W WIELICHOWIE				
FAZA:	Projekt techniczny			BRANŻA:	ELEKTRYCZNA
TYTUŁ:	Instalacja gniazd - rzut piętro				
PROJEKTOWAŁ:	mgr inż. Mateusz Patalas upr. nr WKP/0217/POOE/19				
OPRACOWAŁ:	...				
REWIZJA:	rew. 00	DATA REWIZJI -	DATA RYS.: czerwiec 2026	SKALA: 1:100	
NR RYS.	E-02				