


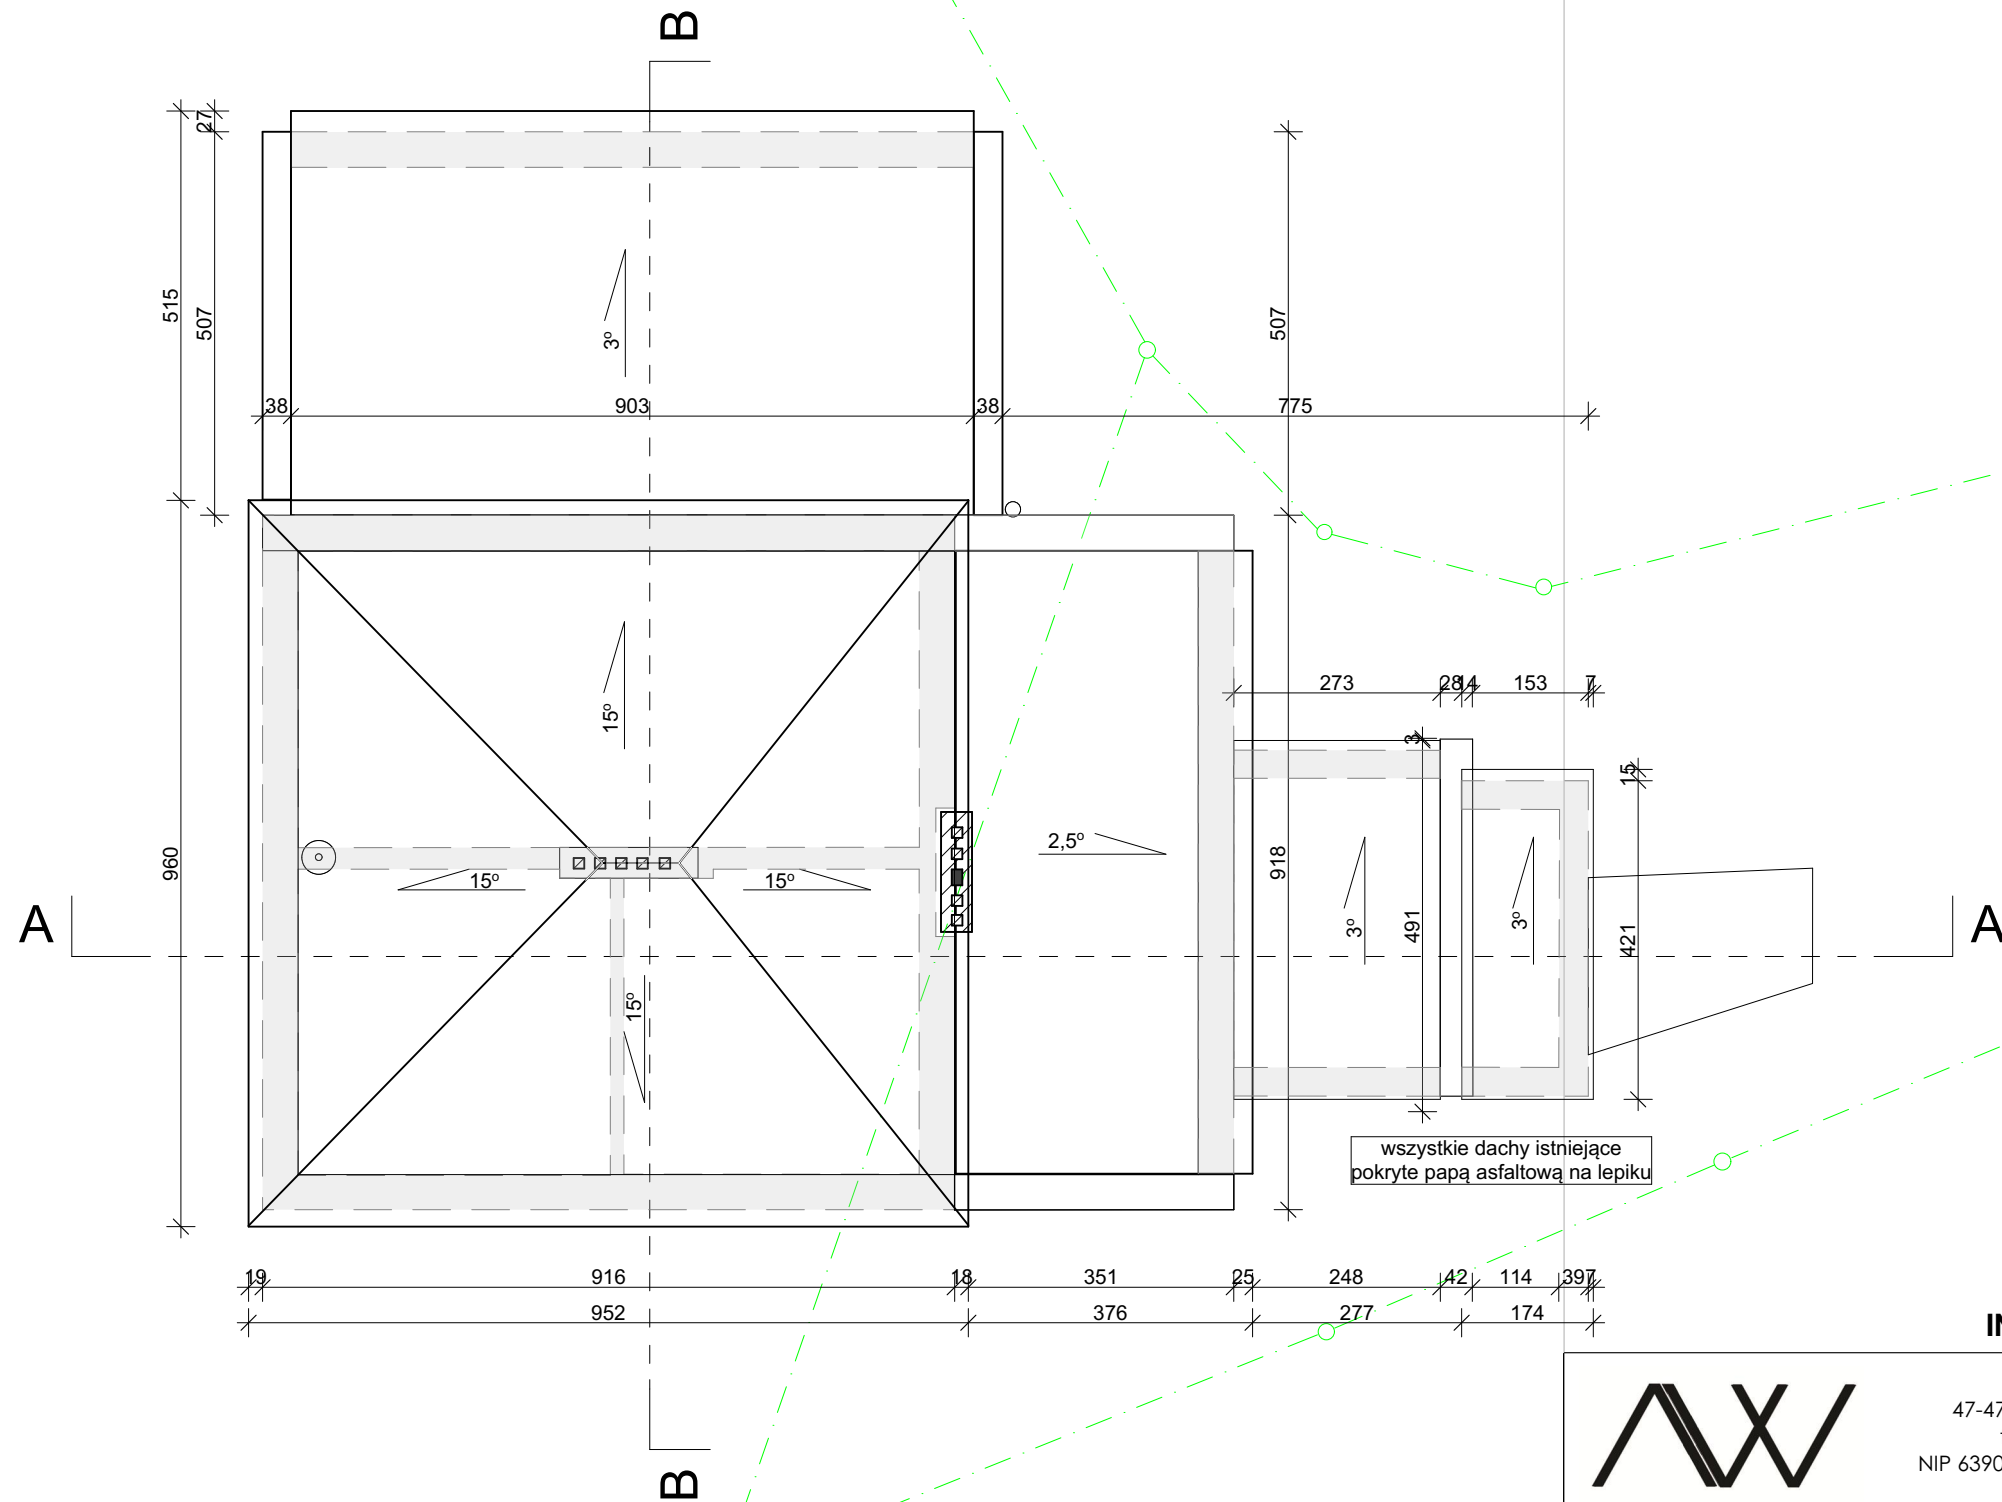

INWENTARYZACJA



Andrzej Woźniak
47-475 Wojnowice, ul. Rostka 28
tel. 601317156 / 691779787
NIP 6390007070; REGON 273021714
biuro@biuroarchiprjekt.pl

PROJEKT TERMOMODERNIZACJI OSP wraz z wymianą źródła ciepła

LOKALIZACJA:	ul. Borucka nr 3 Bojanów 47-470 dz. nr148 i 173	
INWESTOR:	GMINA KRZANOWICE ul. Morawska nr 5 KRZANOWICE 47-470	
PROJEKTANT:	mgr inż. arch. Henrieta Woźniak	
RYSUNEK: INWENTARYZACJA	RZUT DACHU	
SKALA: 1:100	DATA: styczeń 2026	NR. 5