


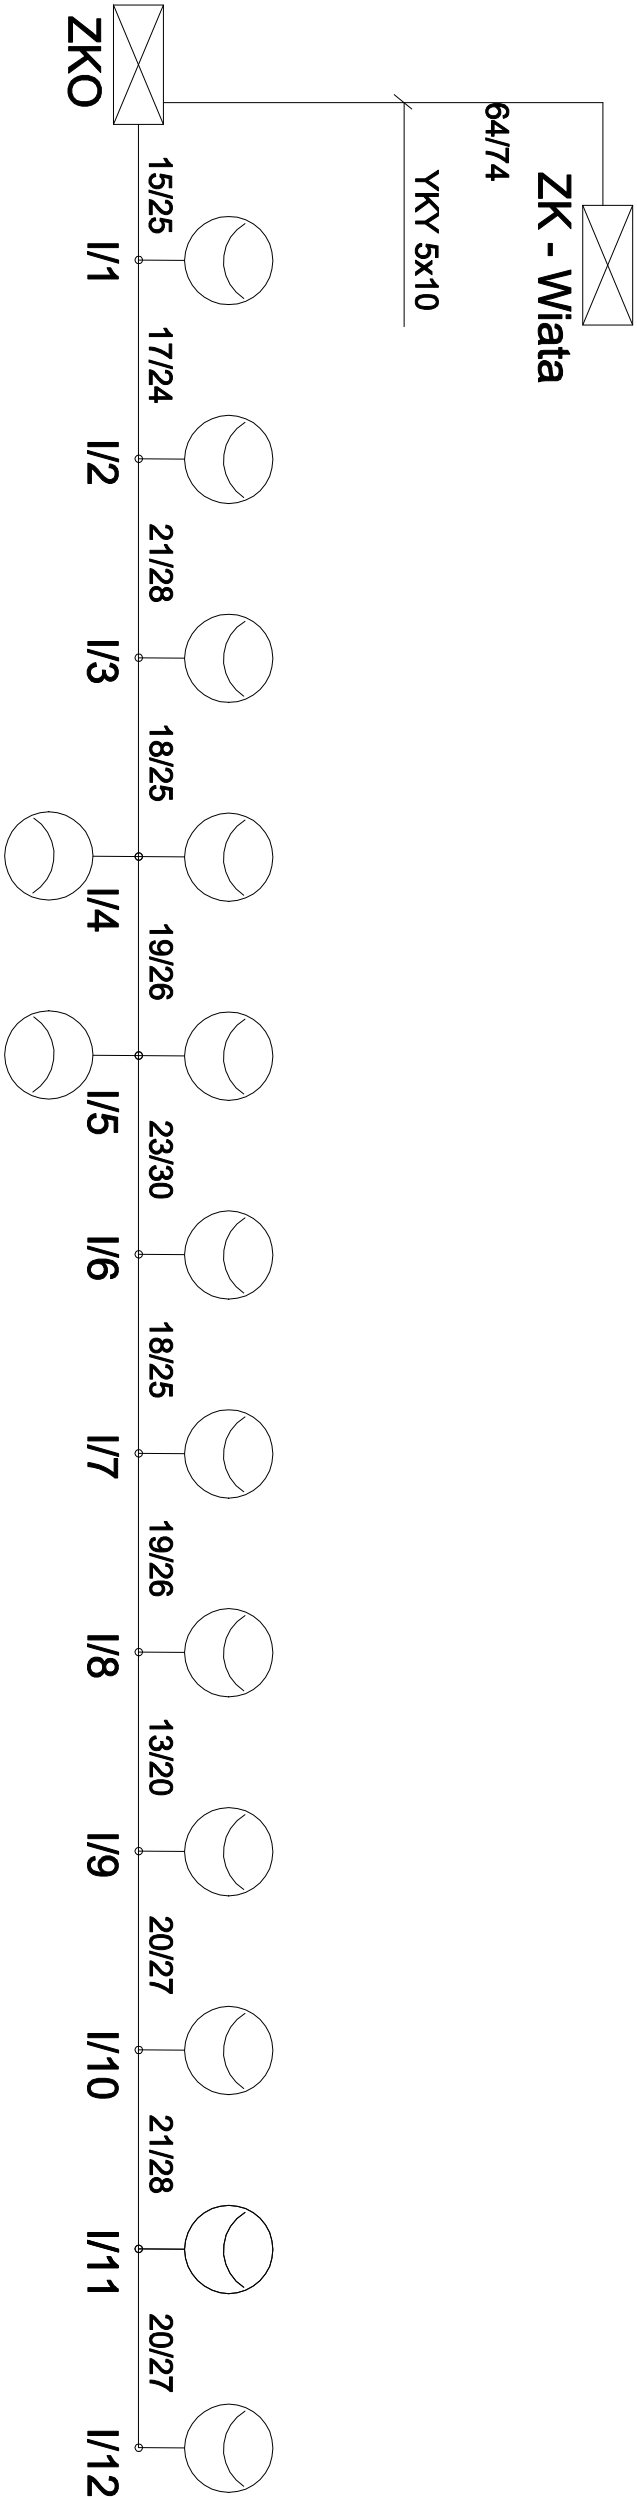

JEDNOSTKA PROJ. DESIGN UNIT	ARCHIFORMACJA SP Z O.O. ROMANA DMOWSKIEGO 22, 63-000 ŚRÓDA WLKP.		
INWESTOR INVESTOR	GMINA CHELMIEC PAPIESKA 2, 33-395 CHELMIEC		
OBIEKT OBJ.	ZAGOSPODAROWANIE OTOCZENIA JEZIORA ROŻNOWSKIEGO		
LOKALIZACJA LOCATION	33-394 KRASNE POTOCKIE NR EWID. DZIAŁKI: 235/4		
FAZA PROJEKTU PROJECT STATUS	PROJEKT TECHNICZNY		
BRANŻA BRANCH	INSTALACJE ELEKTRYCZNE		
PROJEKTANT DESIGNER	MGR INŻ. PAVEŁ SZAFRAŃSKI NR UPRAWNIEN WKP/0139/PROJ/13	PODPIS SIGNATURE	
TREŚĆ RYSUNKU CONTENT	OŚWIETLENIE TERENU SCHEMAT BLOKOWY	SKALA SCALE	
DATA DATE	03.2025	REWIZJA REVISION	
NUMER RYSUNKU DRAWING NUMBER	PZT/E/02		