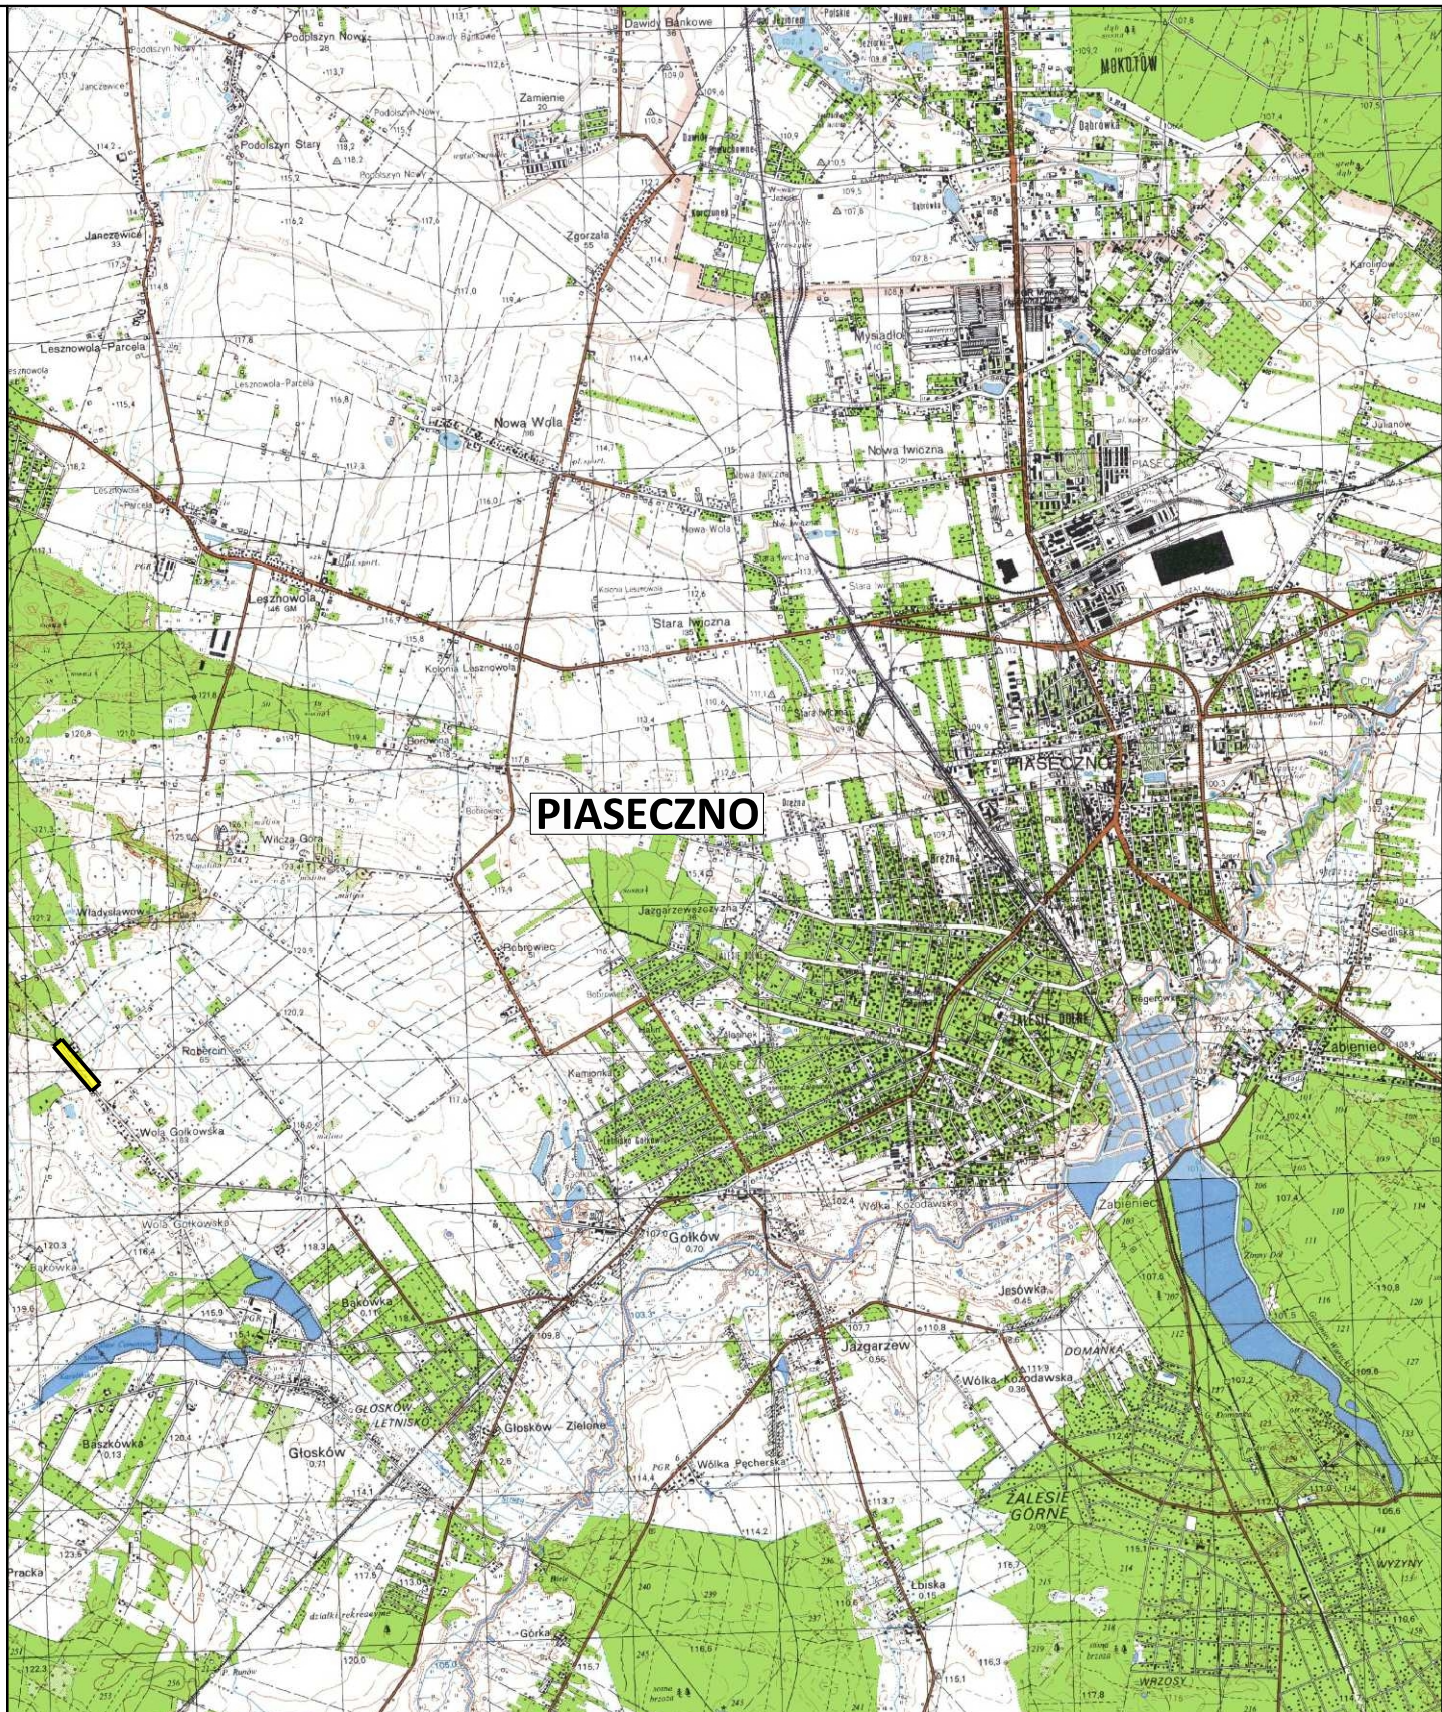


lokalizacja inwestycji

Autor: BIURO PROJEKTOWE
Marcin Zagojski
ul. Josepha Conrada 8 lok. 75
01-922 Warszawa

Inwestor:  Zarząd Powiatu Piaseczyńskiego
ul. Chylickowska 14
05-500 Piaseczno

Tytuł projektu: Rozbudowa drogi powiatowej nr 2839W
na odcinku od ronda z ul. Masztową do drogi ekspresowej S7

Faza opracowania: PROJEKT TECHNICZNY

Branża: SIECI ELEKTRYCZNE OŚWIETLENIOWE

Nazwa rysunku: Plan orientacyjny

Data: 05.2024 r.

Nr rysunku: PTEO.1

Skala: 1:50000

Branża	Stanowisko	Imię i nazwisko	Uprawnienia	Podpis
Instalacje elektryczne	Projektant	mgr inż. Robert Giez	MAZ/0511/PWBE/17	