
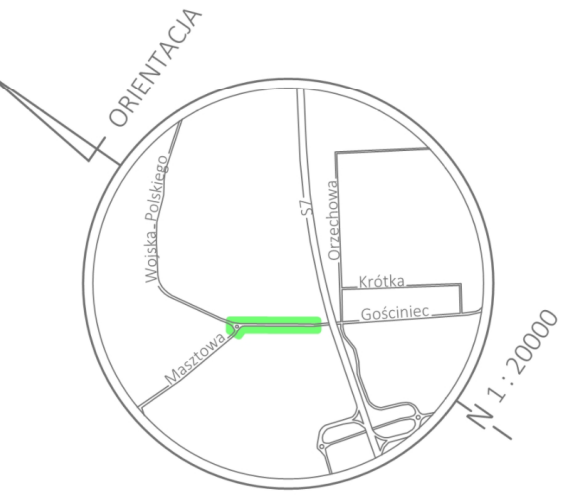


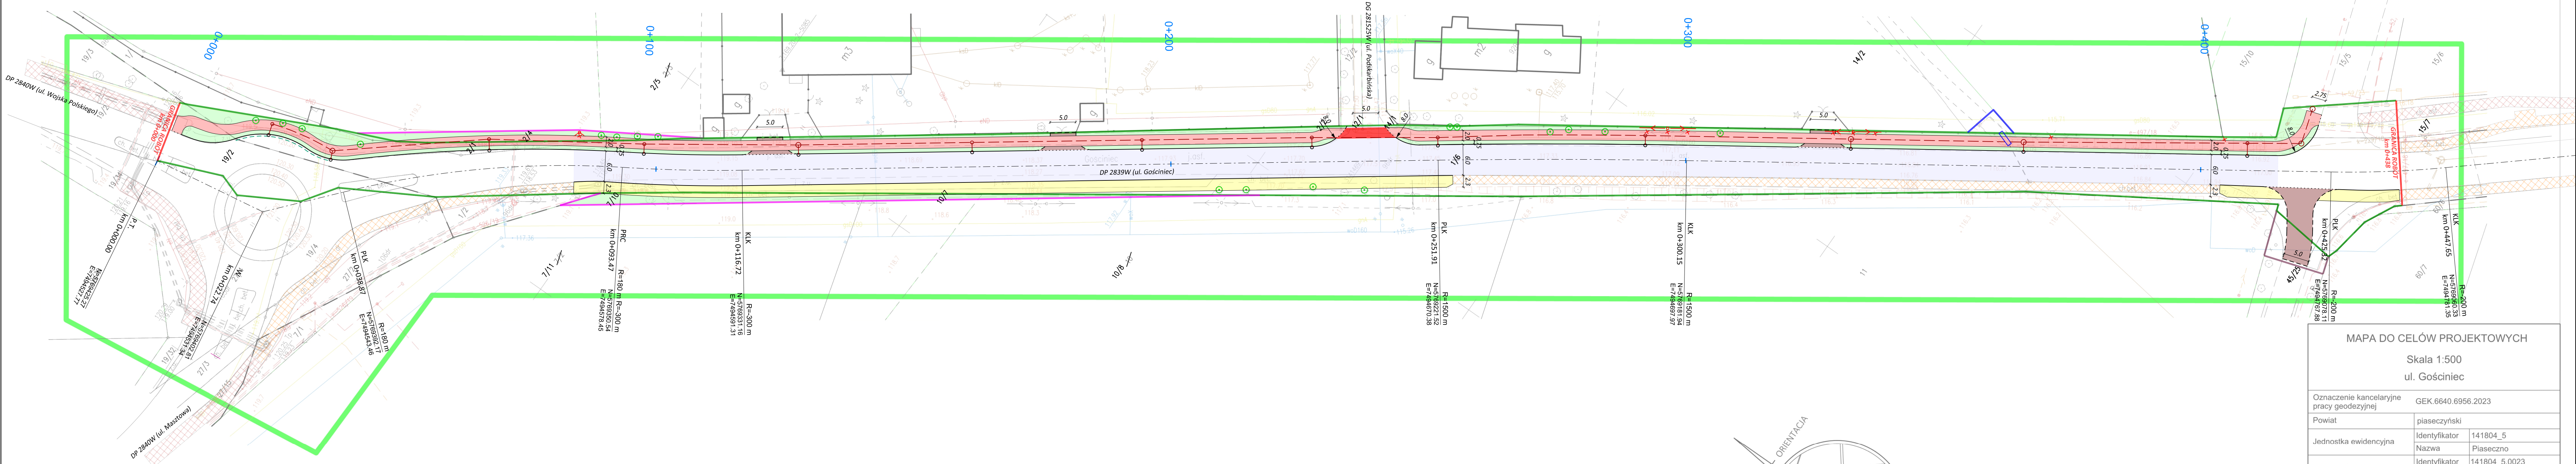

Świadomy odpowiedzialności karnej za działania łuczynowe świadcząc, na podstawie art. 133
ust. 5a ustawy Prawo Geodezyjne i Kartograficzne z dn. 17 maja 1999r. (Dz.U. z 2020r. poz.276) jako
członek zarządu uprawniony do reprezentacji wykonawcy prac geodezyjnych oświadczam, że
niniejszy dokument został opracowany w wyniku prac geodezyjnych i kartograficznych, których
rezultaty zawiera opisanie techniczne. Należy otrzymać pozytywny protokół weryfikacji.

Weryfikator zgłoszenia prac geodezyjnych	GEK.6640.6956.2023
Organ Skutku Geodezyjnej, który otrzymał zgłoszenie pracy	Starosta Piaseczyński Wydział Geodezji i Katastru ul. Chopina 20, 05-500 Piaseczno
Wykonawca prac geodezyjnych	GEODATA sp. z o.o. ul. Kolmekorska 12/1, 01-692 Warszawa NIP 5272705010, REGON 147080255 Protokół weryfikacji nr: GEK.6640.6956.2023.2 z dnia 25.01.2024r.
Numer oraz data sporządzenia dokumentu, zawierającego pozytywny wynik weryfikacji	
Imię i nazwisko oraz numer uprawnień zawodowych inżyniera prac geodezyjnych	GEODATA inż. Jarosław Mordoch upr. G-G-K nr 21824

MAPA DO CELÓW PROJEKTOWYCH		
Skala 1:500		
ul. Gościniec		
Oznaczenie kancelaryjne pracy geodezyjnej	GEK.6640.6956.2023	
Powiat	piaseczyński	
Jednostka ewidencyjna	Identyfikator	141804_5
	Nazwa	Piaseczno
Obręb ewidencyjny	Identyfikator	141804_5.0023
	Nazwa	Robercin
Układ współrzędnych	Prostokątnych	2000 strefa 7
	Wysokościowy	PL-EVRF2007-NH
Mapa została zaktualizowana w zakresie oznaczonym kolorem	zielonym	Dnia: 18.12.2023r.
	Nie badano	
Usiálenie obciażeń przedmiotowych działek służebnościami gruntowymi	BRAK	
Nie wyklucza się istnienia w terenie innych, nie wykazanych na niniejszej mapie urządzeń podziemnych, które nie były zgłoszone do inwentaryzacji, lub o których brak informacji w instytucjach branżowych		
Mapę wykonano w:		Geodeta
GEOcalpin sp. z o.o. ul. Kolektorska 12/1, 01-692 Warszawa- NIP 5272708810, REGON 147080255 tel. 22 259 07 08, www.geocalpin.pl		GEODATA inż. Jarosław Mordoch upr. G-G-K nr 21824

DROGI		SIECI ELEKTROENERGETYCZNE OŚWIETLENIOWE	
	ist. jezdnia do remontu		rozbiórka ist. sieci elektroenergetycznej oświetleniowej
	proj. ścieżka rowerowa		proj. słupy sieci elektroenergetycznej oświetleniowej
	ist. ścieżka rowerowa	SIECI SANITARNE	
	proj. chodnik		proj. wpust deszczowy sieci kanalizacji deszczowej
	ist. chodnik		proj. studnia sieci kanalizacji deszczowej
	proj. zjazd		proj. przykanalik sieci kanalizacji deszczowej
	proj. zieleniec		proj. kolektor sieci kanalizacji deszczowej
	proj. przejazd rowerowy (nawierzchnia w kolorze czerwonym)		
	proj. oś drogi		
	proj. krawężnik wystający		
	proj. krawężnik wystający ze ściekiem przykrawężnikowym		
	proj. krawężnik obniżony		
	proj. krawędź zjazdu		
	proj. krawędź ścieżki rowerowej / chodnika		
	ist. drzewo do wycinki		
	proj. przedłużenie ist. przepustu		
	proj. granica robót		
	ist. granica pasa drogowego DP 2839W		
	proj. linia rozgraniczająca teren rozbudowy DP 2839W		
	granica obszaru nieruchomości, z której korzystanie będzie ograniczone ze względu na przebudowę zjazdów		
	granica obszaru nieruchomości, z której korzystanie będzie ograniczone ze względu na przebudowę urządzeń wodnych		
Autor:		Inwestor:	
BIURO PROJEKTOWE Marcin Zagajski ul. Josepha Conrada 8 lok. 75 01-922 Warszawa		 Zarząd Powiatu Piaseczyńskiego ul. Chylickowska 14 05-500 Piaseczno	
Tytuł projektu:		Rozbudowa drogi powiatowej nr 2839W na odcinku od ronda z ul. Masztową do drogi ekspresowej S7	
Mapa przedstawiająca proponowany przebieg drogi, z zaznaczeniem terenu niezbędnego dla obiektów budowlanych oraz istniejące uzbrojenie terenu			