


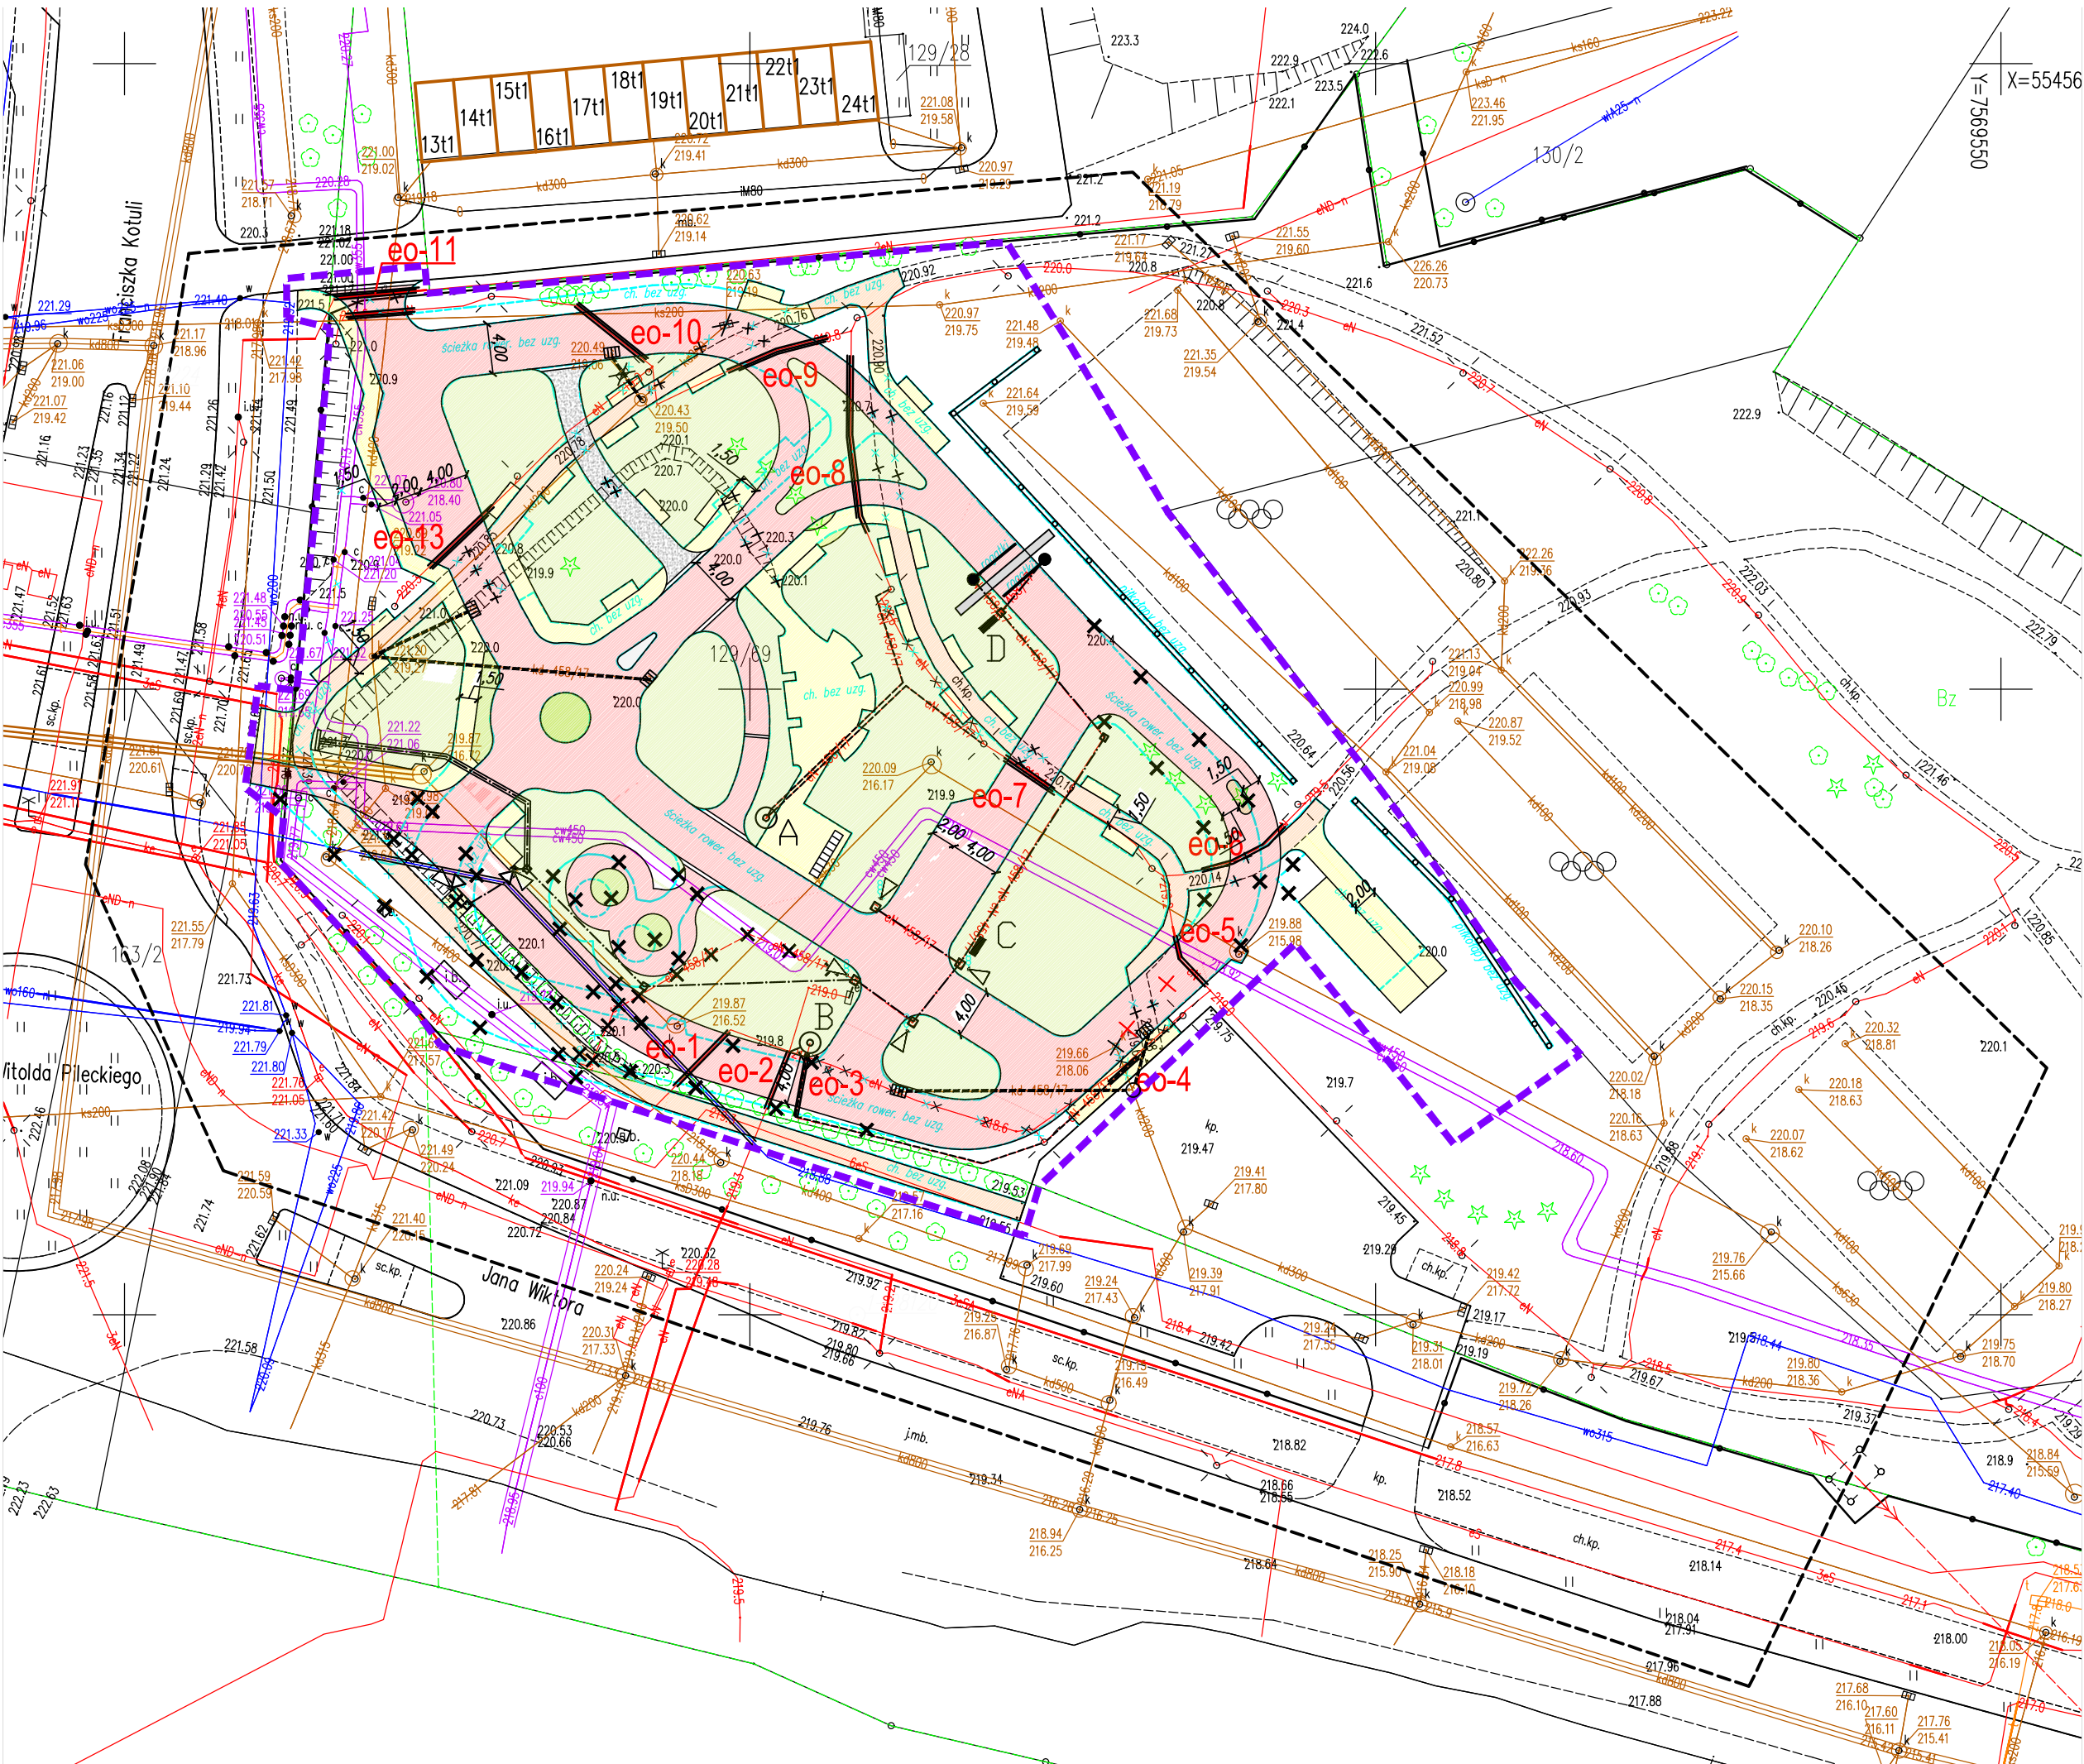

Poświadczam, że niniejszy dokument został opracowany w wyniku prac geodezyjnych i kartograficznych, których rezultaty zawiera operat techniczny pozytywnie zweryfikowany. Jednocześnie informuję, że jestem świadomy odpowiedzialności karnej za złożenie fałszywego oświadczenia.	
Identyfikator zgłoszenia prac	GE-O.6641.253.2022
Organ służby geodezyjnej, który otrzymał zgłoszenie	Prezydent Miasta Rzeszowa GODGiK w Rzeszowie
Wykonawca prac geodezyjnych	USŁUGI GEODEZYJNE Rafał Żurawski ul. Targowa 3, 35-064 Rzeszów tel. 606 927 235 NIP 688-124-00-77, Regon 180508061
Numer i data sporządzenia dokumentu zawierającego wynik pozytywnej weryfikacji	GE-O.6641.253.2022 z dnia 21.02.2022
Imię i nazwisko, nr upr. zaw. kierownika prac geodezyjnych	Lucyna Filanowska Geodeta Uprawniony Nr upr. MGPIB 13629 (podpisano podpisem elektronicznym)

MAPA DO CELÓW PROJEKTOWYCH

skala 1:500

Jednostka ewidencyjna: 186301_1 Rzeszów

Obręb ewidencyjny: 214 Staroniwa II

Arkusz: 7.125.29.24.1.4

Układ odniesienia poziomy: 2000s7

Układ odniesienia wysokościowy: Kronsztadt "86"


Rzeszów, L, Dz, Zam.; GE-O.6641.253.2022

Obszar aktualizacji oznaczono linją przerywaną,

Mapa aktualna w oznaczonym zakresie wg stanu

na dzień 11.02.2022

L, ks, rob.; 3/22

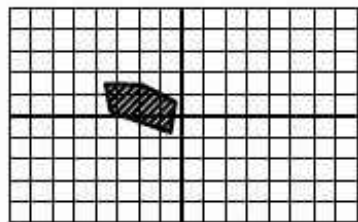

Arkusz:
7.125.29.24.1.4

Informacja o służebnościach gruntowych:

nle badano ze względu na charakter inwestycji

Wykonawca:

Rafał Żurawski

Lucyna Filanowska

Geodeta Uprawniony
Nr upr. MGPIB 13629
(podpisano podpisem elektronicznym)

USŁUGI GEODEZYJNE

Rafał Żurawski
ul. Targowa 3, 35-064 Rzeszów
tel. 606 927 235
NIP 688-124-00-77, Regon 180508061

Legenda:

Branża drogowa

Linie rozgraniczająca teren inwestycji
– obszar objęty pozwoleniem na budowę
Znak: AR.6730.53.29.2021.WR53

Projektowany krawężnik
Projektowane obrzeże
Projektowany krawężnik na płask

Proj. naw. drogi rowerowej z bet. asfaltowego

Proj. naw. chodnika z kostki betonowej

Proj. naw. chodnika z kostki betonowej do przełożenia

Proj. naw. zielenia

Proj. naw. wysp z kostki betonowej

Proj. naw. z kruszywa

istniejące elementy infrastruktury do likwidacji

projektowana rura ochronna Ø90

Korekta przebiegu tras poza ugodnieniem ZUDP
z dn. 17–18.05.2017, Znak: 66.30.U.458.2017

Korekta przebiegu trasy kanalizacji kablowej z kablami
do urządzeń sterowania ruchem, uzgodnionej
dn. 17–18.05.2017, Znak: 66.30.U.458.2017

Branża elektryczna

A ⊙ proj. słup "Parkowy"

B ⊙ istn. słup "Parkowy" do przestawienia

projektowane kable oświetleniowe

projektowana rura ochronna na kablach oświetleniowych

projektowana rura ochronna na istniejących kablach oświetleniowych eN

likwidacja istniejącego słupa oświetleniowego

likwidacja odcinka istniejącej sieci eN

projektowana kanalizacja kablowa do

zaciągnięcia kabli urządzeń sterowania ruchem

projektowane studzienki SK1

C,D ■ proj. szafka urządzeń sterowania ruchem

proj. sygnalizatory

Branża sanitarna

projektowana rura ochronna dwudzielną dn 400

MAPA ZGODNA Z ORYGINAŁEM
MAPY DO CELÓW PROJEKTOWYCH



Inwestor: GMINA MIASTO RZESZÓW 35 - 064 RZESZÓW, ul. RYNEK 1			
Wykonawca: USŁUGI PROJEKTOWE TOMASZ SWYNCZAK 35 - 064 RZESZÓW, ul. Słowackiego 24/5			
Rodzaj projektu:	PROJEKT ZAGOSPODAROWANIA TERENU	Umowa Nr:	Data: 06.2022
Objekt: BUDOWA MIASTECZKA RUCHU DROGOWEGO DOSTOSOWANEGO DO POTRZEB OSÓB NIEPEŁNOSPRAWNYCH, NA DZIAŁKACH NR: 129/69, 84/3, 163/7 OBR 214 PRZY UL. FRANCISZKA KOTULI I JANA WIKTORA W RZESZOWIE, PRZEBUDOWA UL. KOTULI I WIKTORA POPRZEC BUDOWĘ POŁĄCZENIA CIĄGÓW PIESZYCH I ROWEROWYCH			
Budowa: DROGA	Tytuł rysunku: PROJEKT ZAGOSPODAROWANIA TERENU	Nr rysunku: 1	Skala: 1:500
Funkcja:	Tytuł, Imię i Nazwisko	Nr Uprawnień	Data i Podpis
Branża:	DROGOWA		
Projektant:	mgr inż. Tomasz Swynczak	PDK/0091/POOD/07	
Branża:	ELEKTRYCZNA		
Projektant:	inż. Krzysztof Marczydło	E-204/87	
Branża:	SANITARNA		
Projektant:	mgr inż. Jacek Hajduk	PDK/0032/PWOS/09	