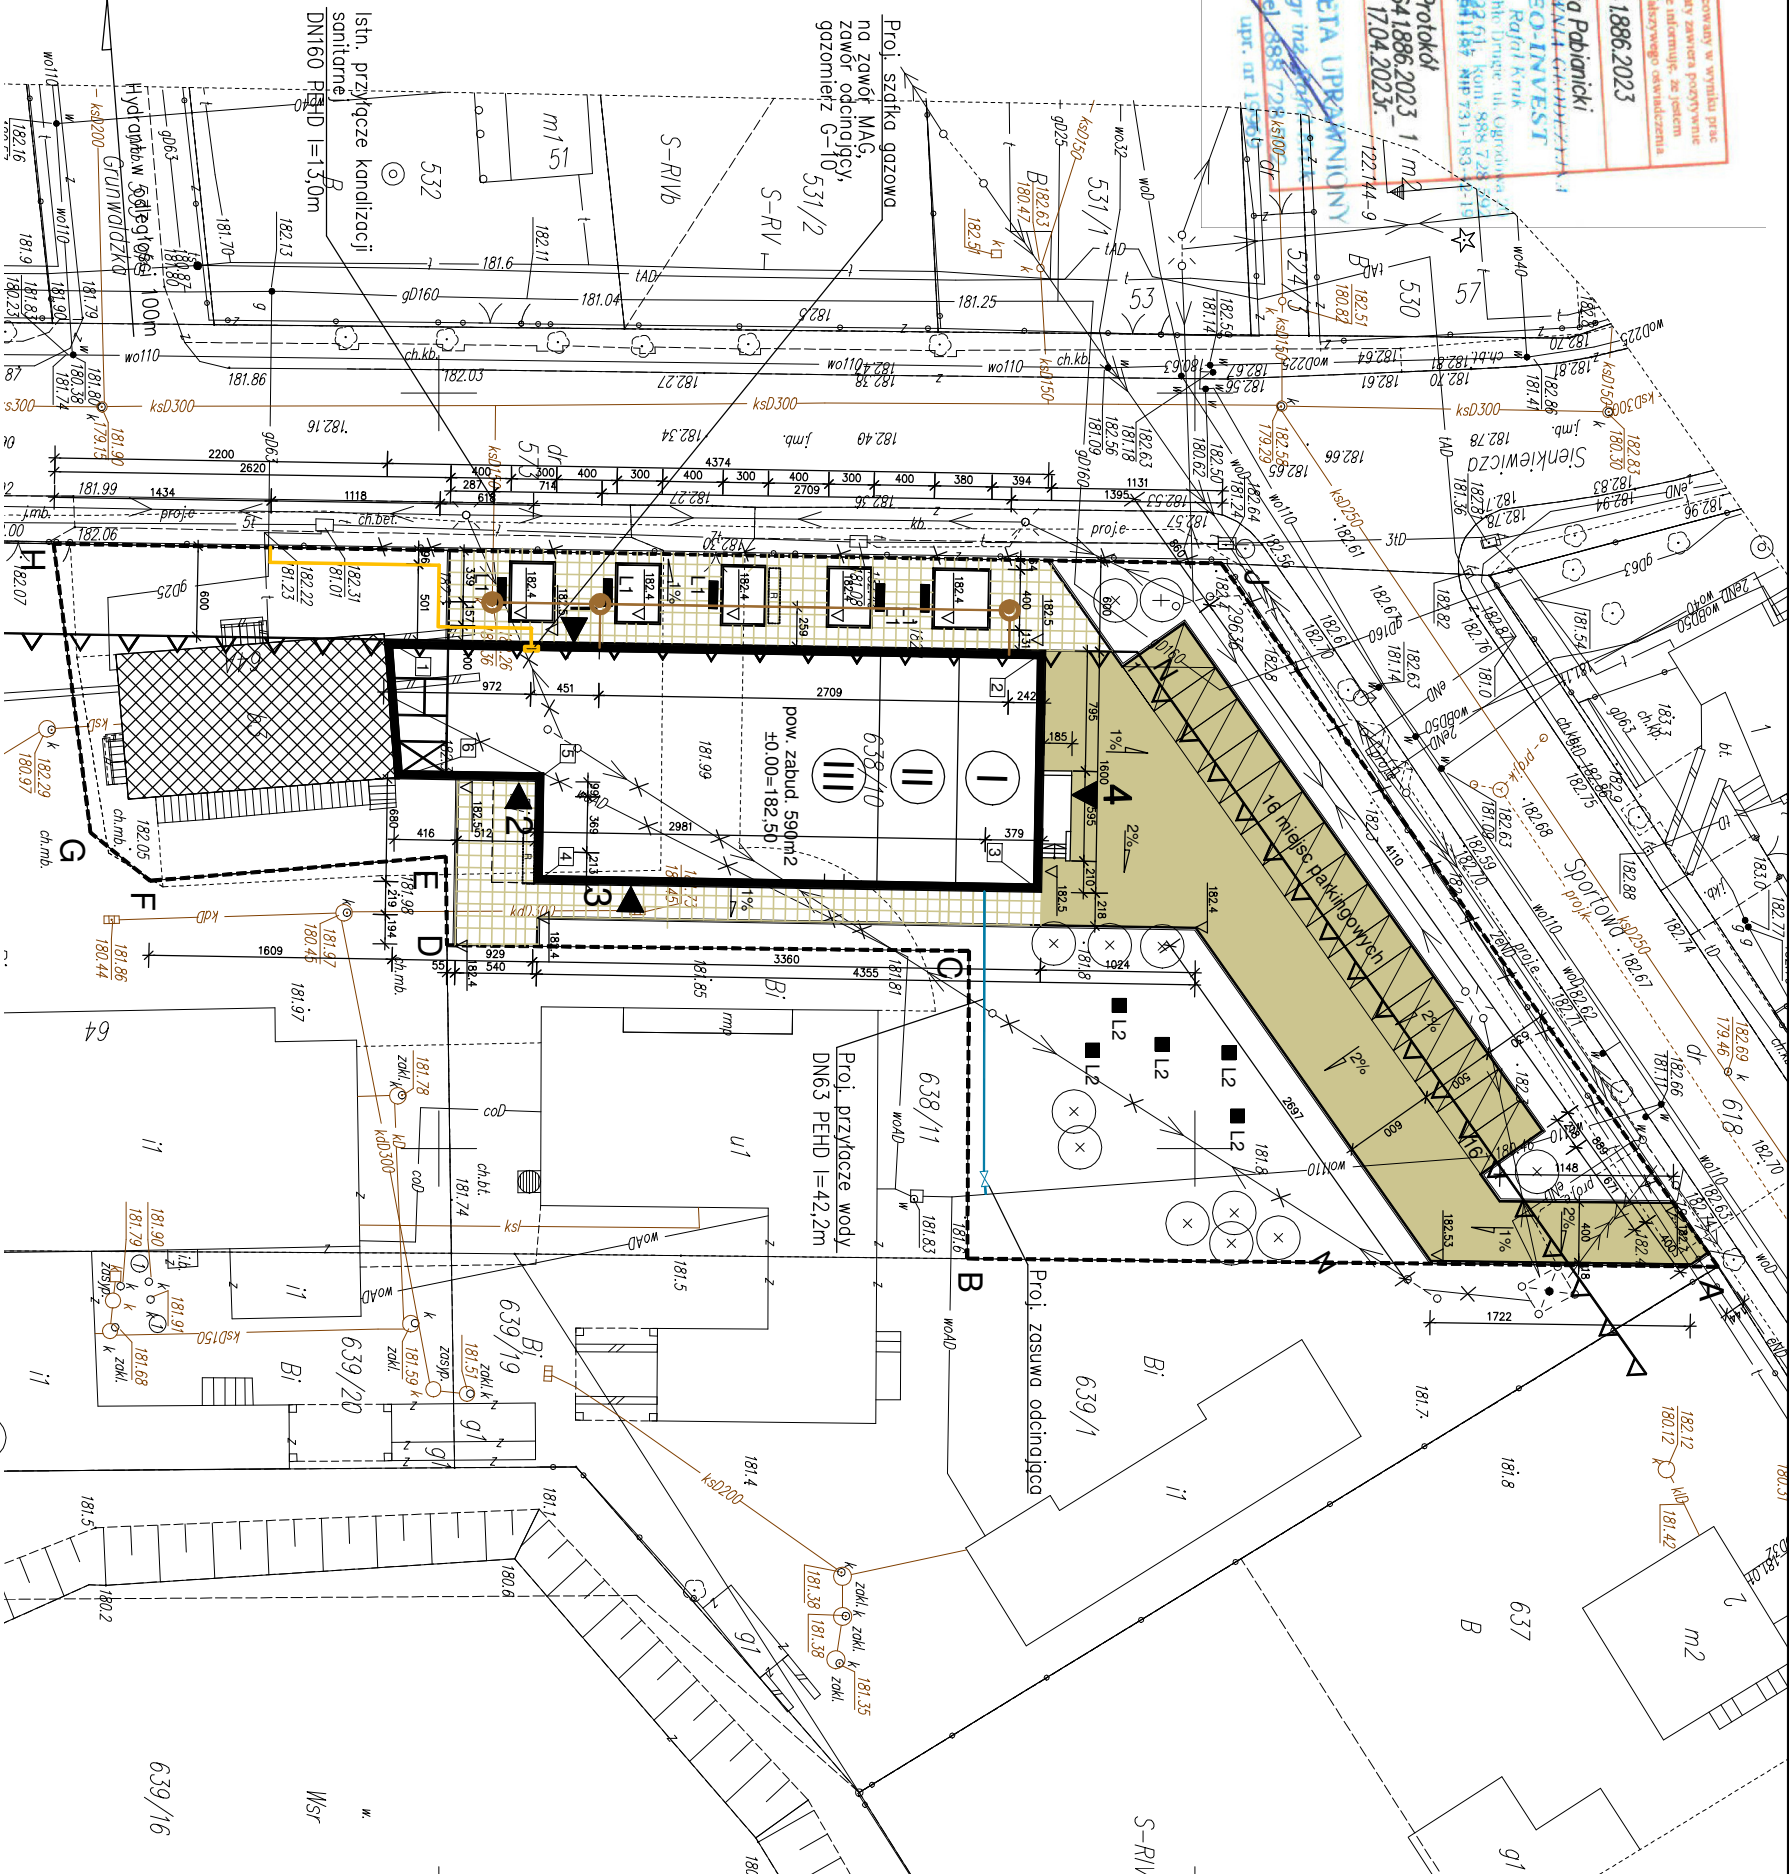


[illegible]

1 - Podłączenie do sieci nieznane.
Brak danych branżowych.
Proszę uważać przy pracach ziemnych.

woj. łódzkie
pow. pabianicki
gm. Dobroń
obr. Dobroń Poduchowny
id obr. 100804_2.0006
ul. Sienkiewicza 64, 644
dz. wg zakresu

MAPA DO CELÓW PROJEKTOWYCH
skala 1:500

Wykonawca:
PRACOWNIA GEODEZYJNA GEO-INWEST
Rafał Kruk
95-082 Chechoł Drużne ul. Ogrodowa 20
NIP 7311834219 REGON 100541187
tel.: 888 728 592
uprawnienia nr 19969
mgr inż. Rafał Kruk

Punkt	Y	X
Obiekt kubaturowy		
1	5723346.399	6586216.308
2	5723390.1346	6586217.0324
3	5723389.8697	6586233.0302
4	5723366.2743	6586232.4737
5	5723356.3869	6586225.6747
6	5723347.0976	6586225.5208

LEGENDA

- | | |
|---|--|
|  | - granica opracowania |
|  | - nieprzekraczalna linia zabudowy |
|  | - budynek istniejący |
|  | - budynek projektowany |
|  | - elementy istniejące do usunięcia |
|  | - wejście do budynku |
|  | - budynek projektowany nadwieszczenie |
|  | - opaska - krawężnik szer. 40cm |
|  | - płyta betonowa 80x80x8cm |
|  | - kostka betonowe 20x20x10cm |
|  | - zieleni niska trawa, otoczeki |
|  | - miejsca parkingowe |
|  | - miejsca parkingowe dla niepełnosprawnych |

- | | |
|---|---------------------------------------|
|  | - parking rowerowy |
|  | - ławki stalowo-drewniana z oparciem |
|  | - ławki stalowo-drewniana bez oparcia |
|  | - nowe nasadzenia drzew |
| 1 | - główne wejście do budynku |
| 2 | - wejście boczne |
| 3 | - wejście do śmietnika |
| 4 | - wejście do zaplecza |

- INSTALACJA WODNA
- KANALIZACJA SANITARNA
- ZEWNĘTRZNA INSTALACJA GAZU
- ZEWNĘTRZNA INSTALACJA ELEKTRYCZNA

Niniejsza mapa jest tożsąca z mapą do celów projektowych z załącznikiem nr 1 do uchwały nr 17/04/2023r. pod nr GK 6641/886/2023_1 obejmującą jednostkę ewidencyjną województwa łódzkie Powiat Pabianicki, Gmina Dobroń obręb Dobroń Poduchowiny dz. nr 638/10

PRZEDMIOT OPRACOWANIA

**PROJEKT BUDOWY BUDYNKU
DOBROŃSKIEGO CENTRUM KULTURY**

ADRES INWESTYCJI
ul. Sienkiewicza 64, 64A, 95-082 Dobroń
dz. nr 638/10 obręb Dobroń Poduchowny

INVESTO

Gmina Dobron
ul. 11 Listopada 9, 95-082 Dobron

GENERALNY PROJE

മി

ARCHIEK IURA KATAR SOKOLOWSKI
ul. Mokra 20/22 m. 59; 95-200 PABIANICE ; tel. 603591547; e-mail r

AUTOR PROJEKTU mgr inż. arch. Rafał Sokółowski ul. bud. nr 6/R-14/I.000A/10	BRANŻA ARCHITEKTURA
--	--------------------------------------

SPRAWDZAJĄCY	DATA
mgr inż. arch. Marcin Sztajnowski	12.2.2023
mgr inż. bud. arch. Andrzej Cichan	

uję. 000. III 1977-1991/0000	
TREŚĆ RYSUNKU Projekt zagospodarowania planu zbiornika	FORMAT 207Y/20

PIALISZA ZWIOLICA	231A420	1:00
-------------------	---------	------