
 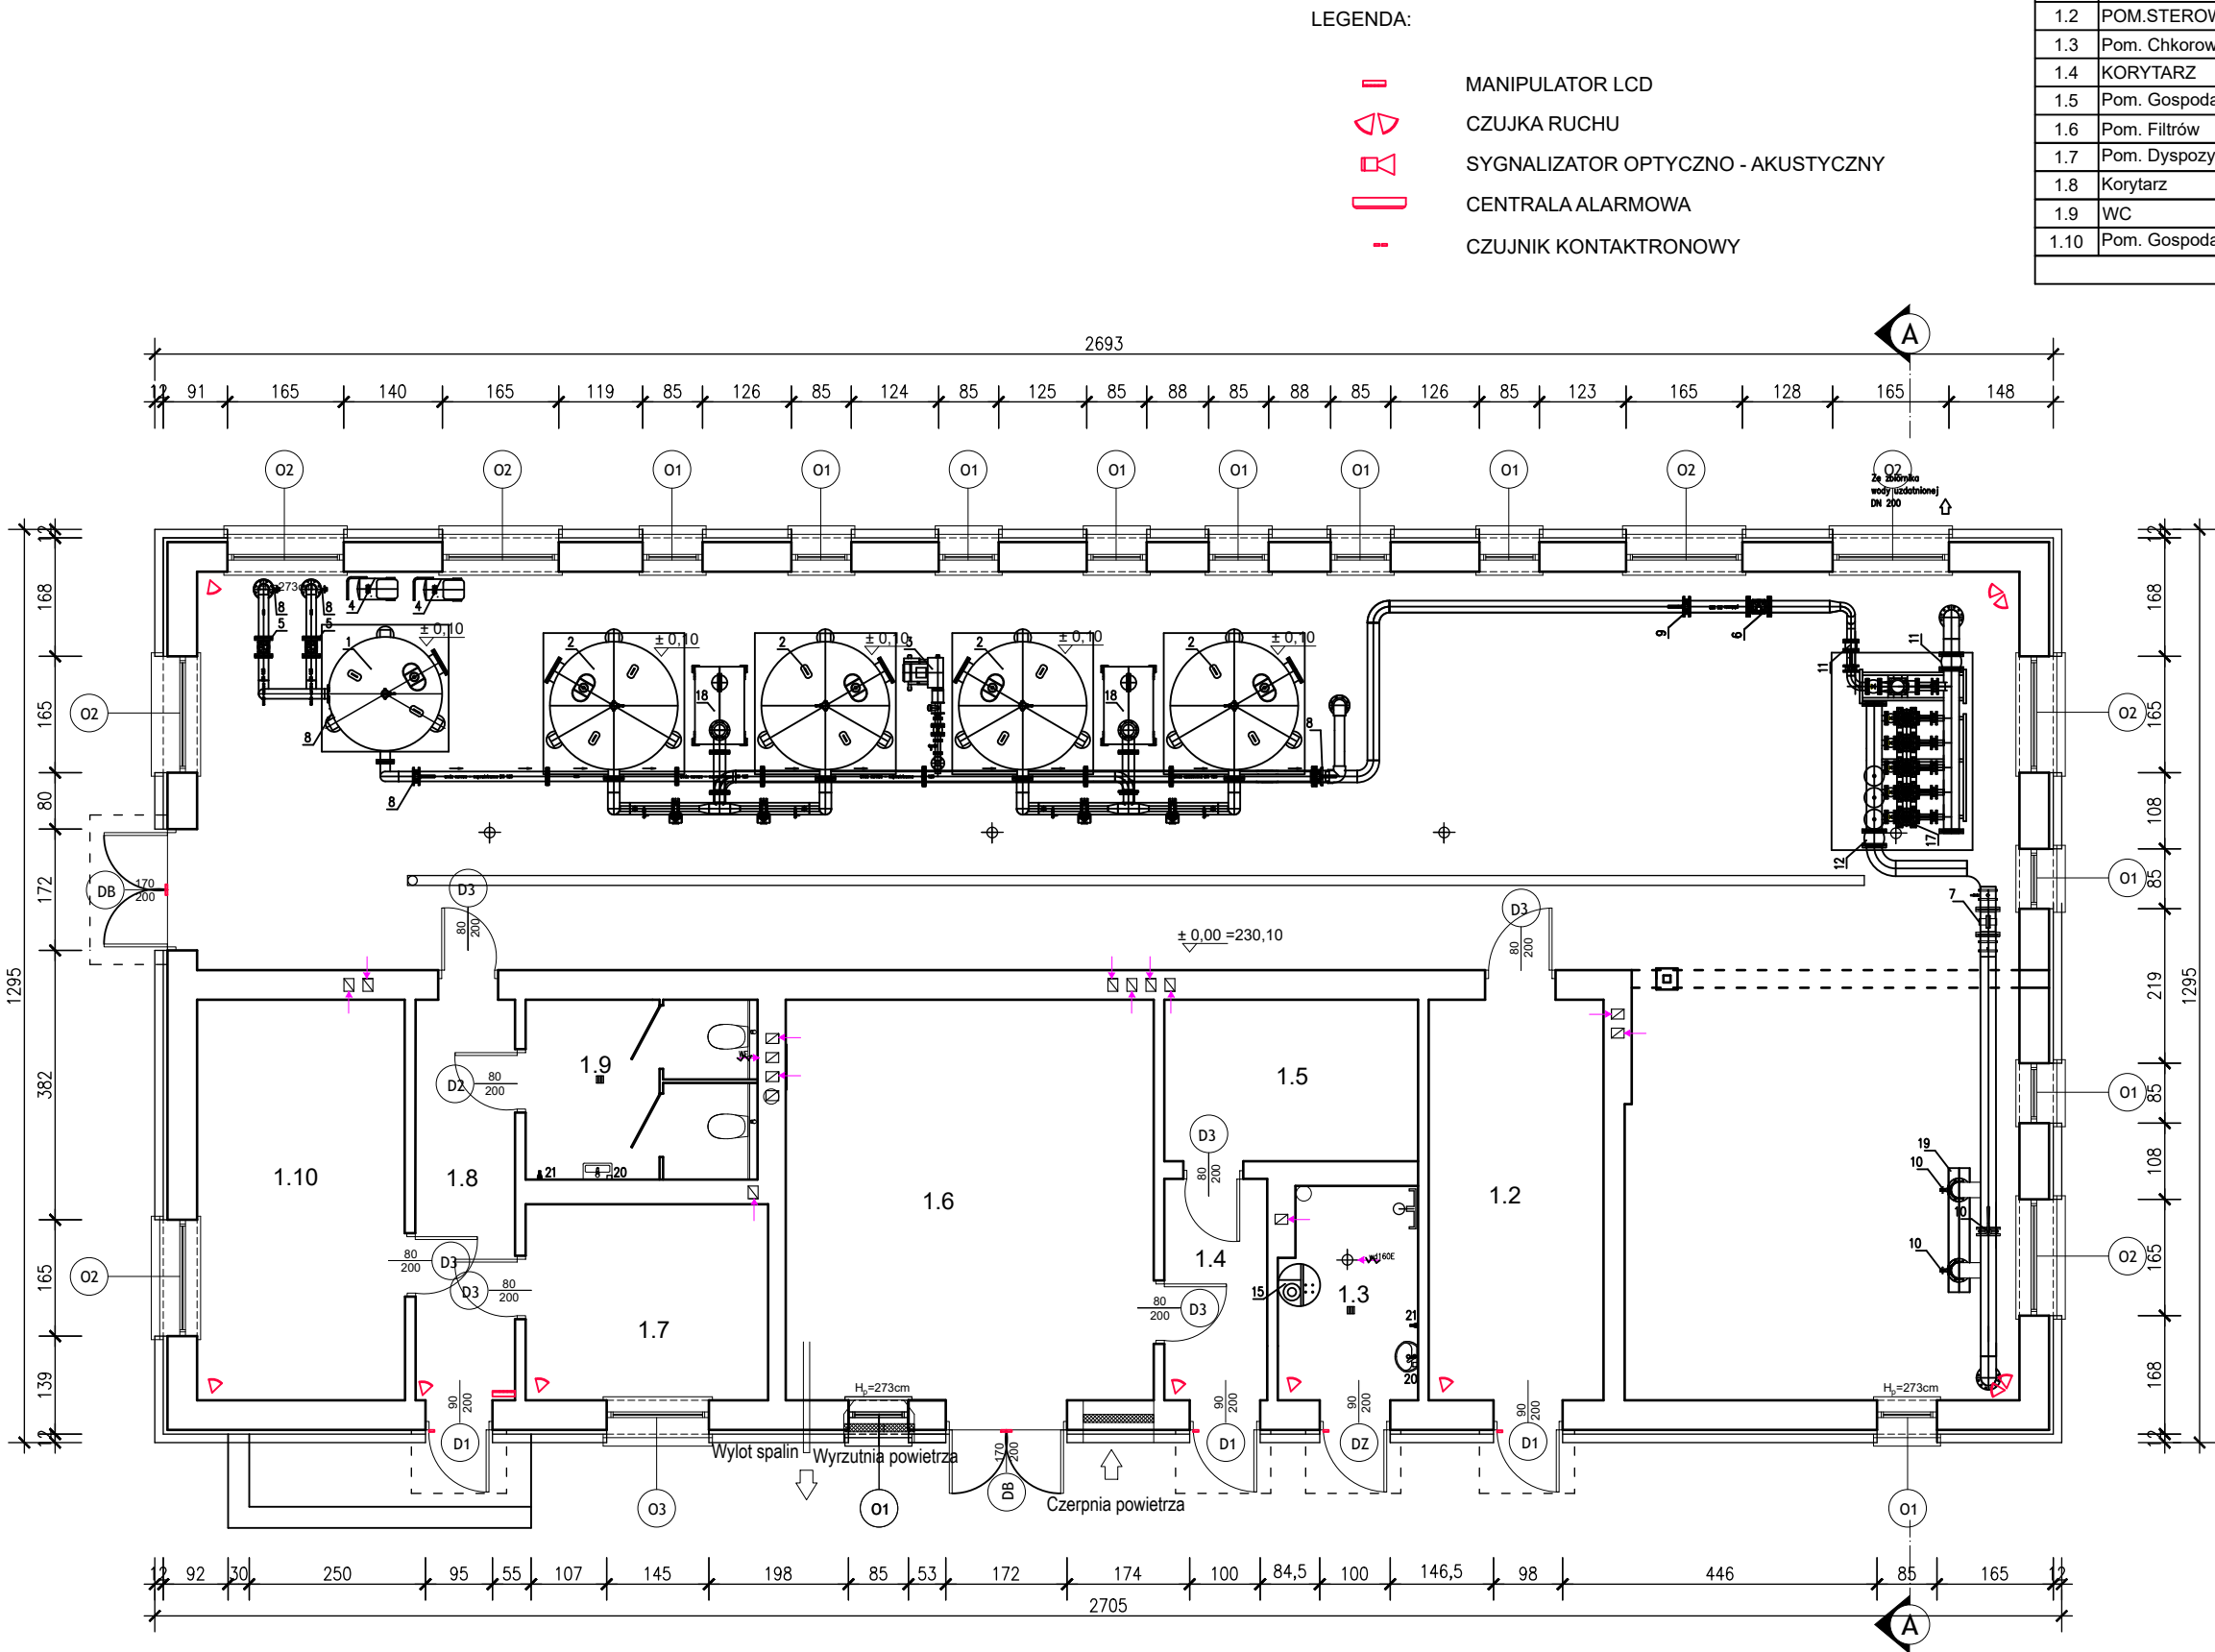


ZESTAWIENIE POMIESZCZEŃ				
Lp.	Nazwa pomieszczenia	Posadzka	Powierzchnia [m²]	
			podłogi	użytkowa
1.1	HALA FITRÓW	Beton	179,95	179,95
1.2	POM.STEROWNI	Lastryko	14,63	14,63
1.3	Pom. Chłorowni	Lastryko	5,82	5,82
1.4	KORYTARZ	Lastryko	5,02	5,02
1.5	Pom. Gospodarcze	Lastyrko	8,34	8,34
1.6	Pom. Filtrów	GRES	29,61	29,61
1.7	Pom. Dyspozytorni	PCV	10,03	10,03
1.8	Korytarz	PCV	9,32	9,32
1.9	WC	GRES	8,57	8,57
1.10	Pom. Gospodarcze	Lastryko	16,72	16,72
Razem			288,01	288,01



Program funkcjonalno-użytkowy (PFU) dla zadania inwestycyjnego pn.: Modernizacja ujęcia wody w Gorzkowicach, w tym stacji uzdatniania i infrastruktury do magazynowania i przesyłu wody do spożycia”			Gmina Gorzkowice ul. Szkolna 3 97-350 Gorzkowice		
Nazwa załącznika: Rzut parteru - skala 1:75 - projektowany plan instalacji SSWiN					
Imię i Nazwisko		Specjalność	Nr uprawnień	Podpis	Nr zał: E4
Projektował: mgr inż. Piotr Sokołowski		Elektryczna	WKP/0261/PWOE/15		
Stadium dokumentacji: P.F.U.			Data: 20.08.2024 r.		