
 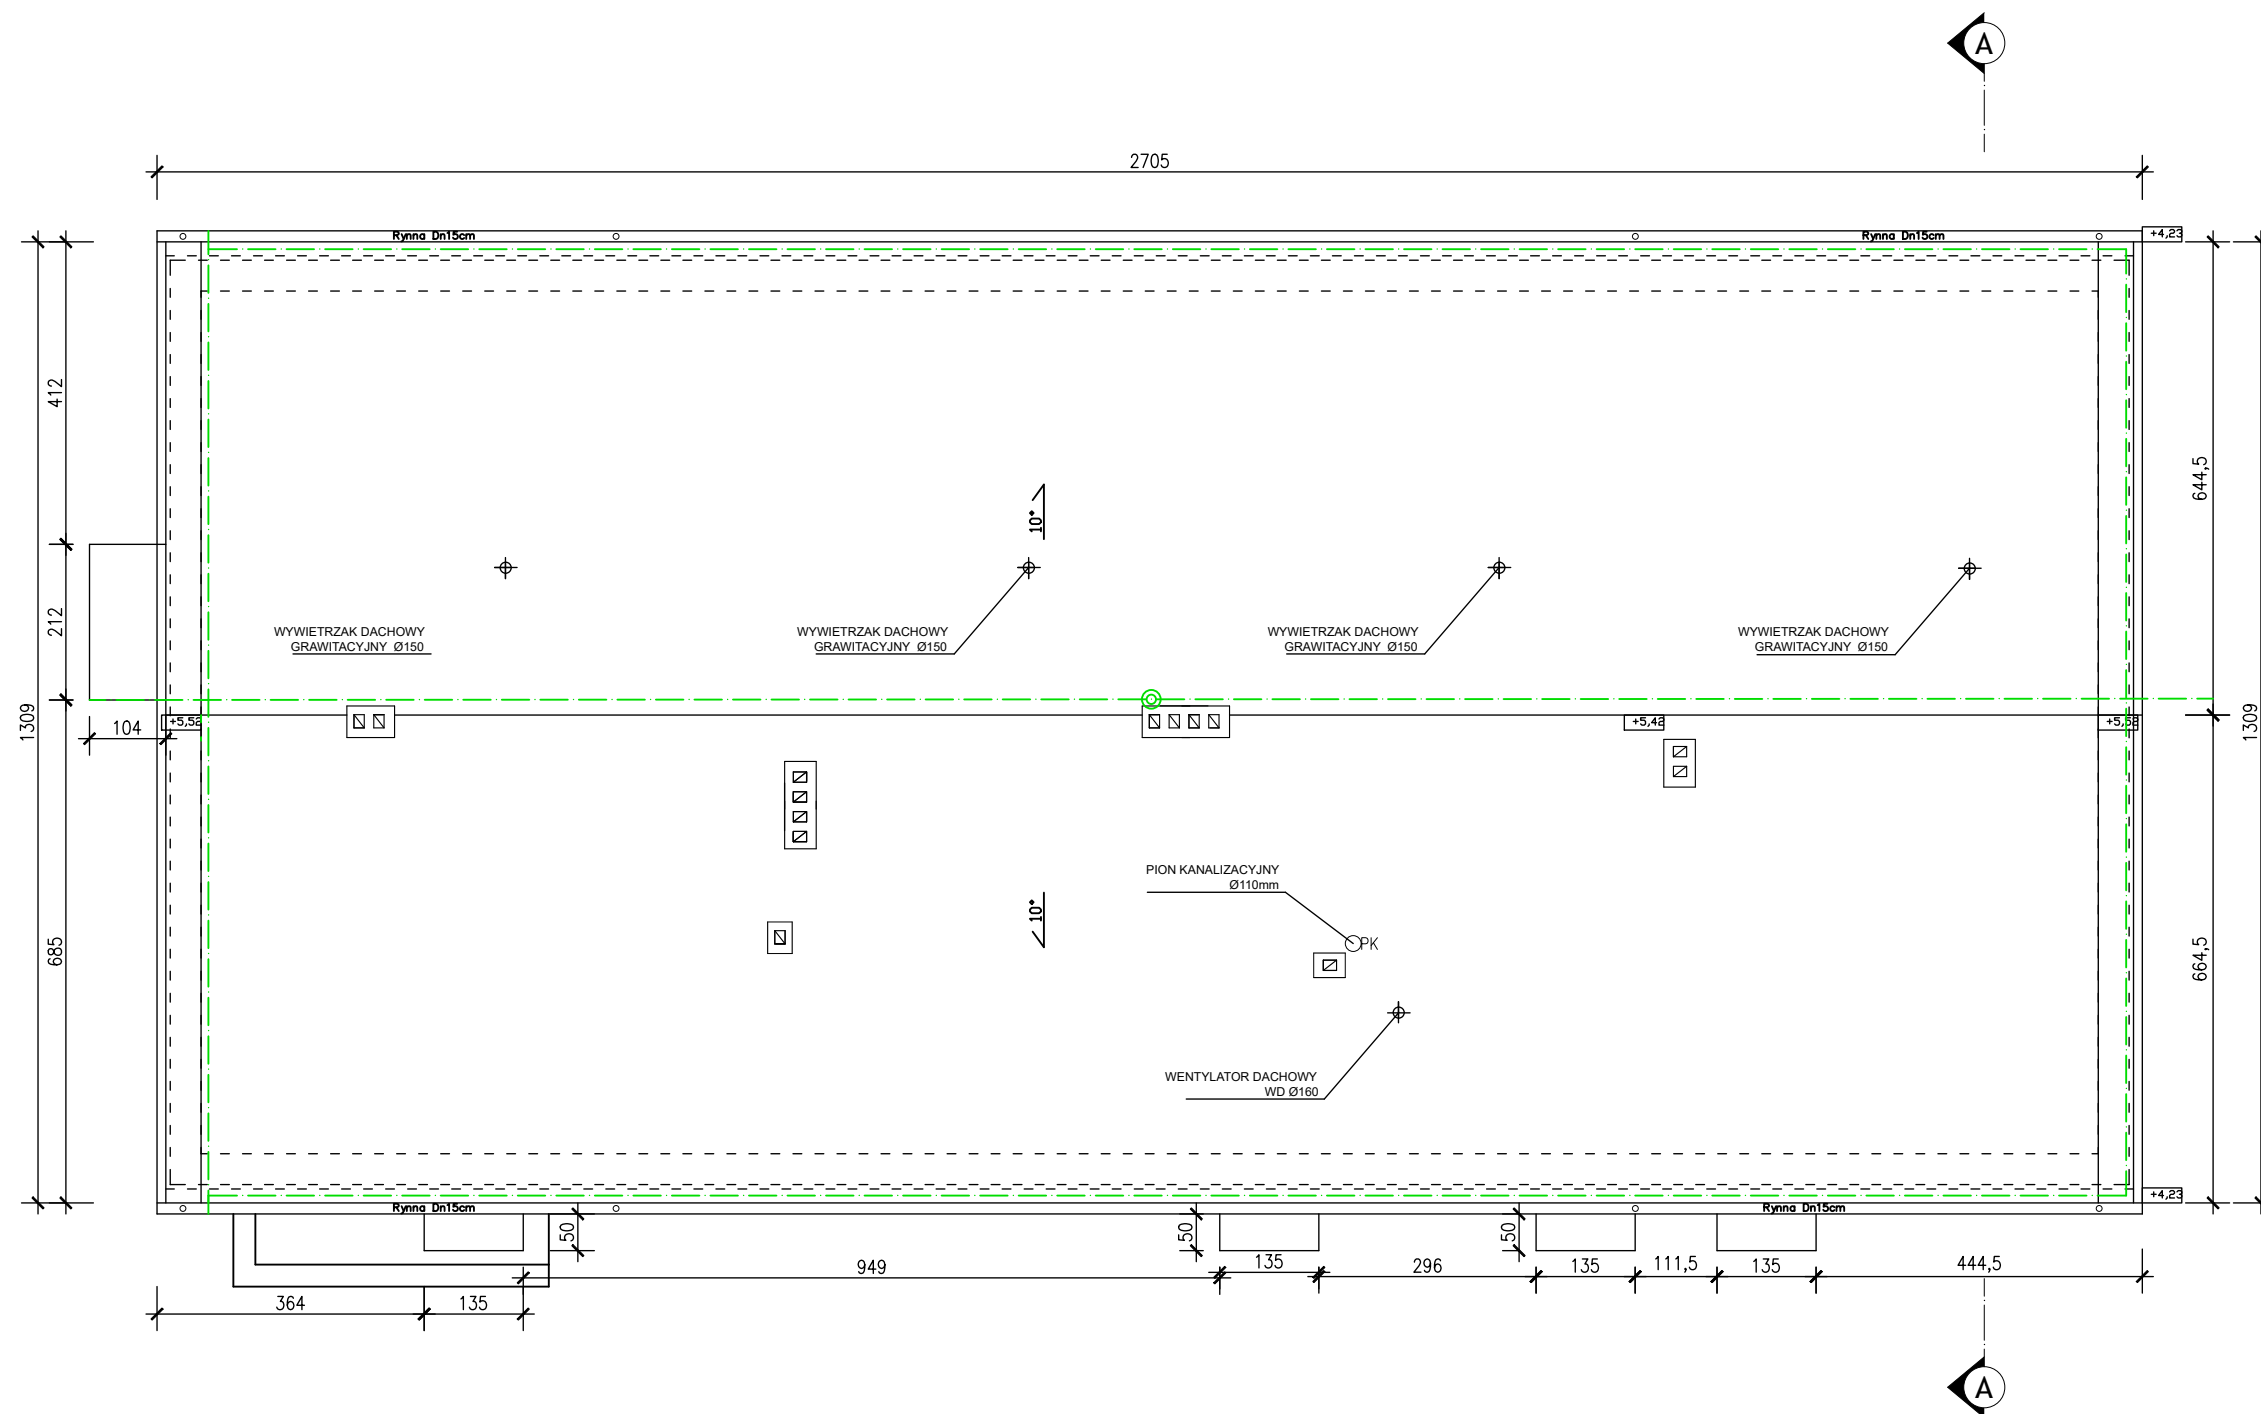




Program funkcjonalno-użytkowy (PFU) dla zadania inwestycyjnego pn.: Modernizacja ujęcia wody w Gorzkowicach, w tym stacji uzdatniania i infrastruktury do magazynowania i przesyłu wody do spożycia”			Gmina Gorzkowice ul. Szkolna 3 97-350 Gorzkowice		
Nazwa załącznika: Rzut dachu - skala 1:50 - projektowany plan instalacji odgromowej poziomej					
Imię i Nazwisko		Specjalność	Nr uprawnień	Podpis	Nr zał: E5
Projektował: mgr inż. Piotr Sokołowski		Elektryczna	WKP/0261/PWOE/15		
Stadium dokumentacji: P.F.U.			Data: 20.08.2024 r.		